

櫛引学校給食センター ボイラー更新工事 設計図


特記仕様書

A. 工事概要

- 1. 工事名 櫛引学校給食センター ボイラー更新工事
- 2. 工事場所 鶴岡市上山添字成田21番地4
- 3. 工事種目 管工事

B. 工事仕様

- 1. 共通仕様 特記仕様及び図面に記載されていない事項は、全て国土交通省大臣官房官庁営繕部設備課監修の機械設備工事標準仕様書（最新版）、電気設備工事標準仕様書（最新版）及び同大臣官房官庁営繕部設備課監修の機械設備工事標準図（最新版）、電気設備工事標準図（最新版）による。
金属同士の接合部は同等の材質とし、異種金属との接触がある場合は電蝕による腐食対策を講じる事とする。
- 2. 工事写真 国土交通省大臣官房官庁営繕部監修の営繕工事写真撮影要領（最新版）による。
- 3. 工事概要 櫛引学校給食センターのボイラーが更新時期になっていることから更新するもの。

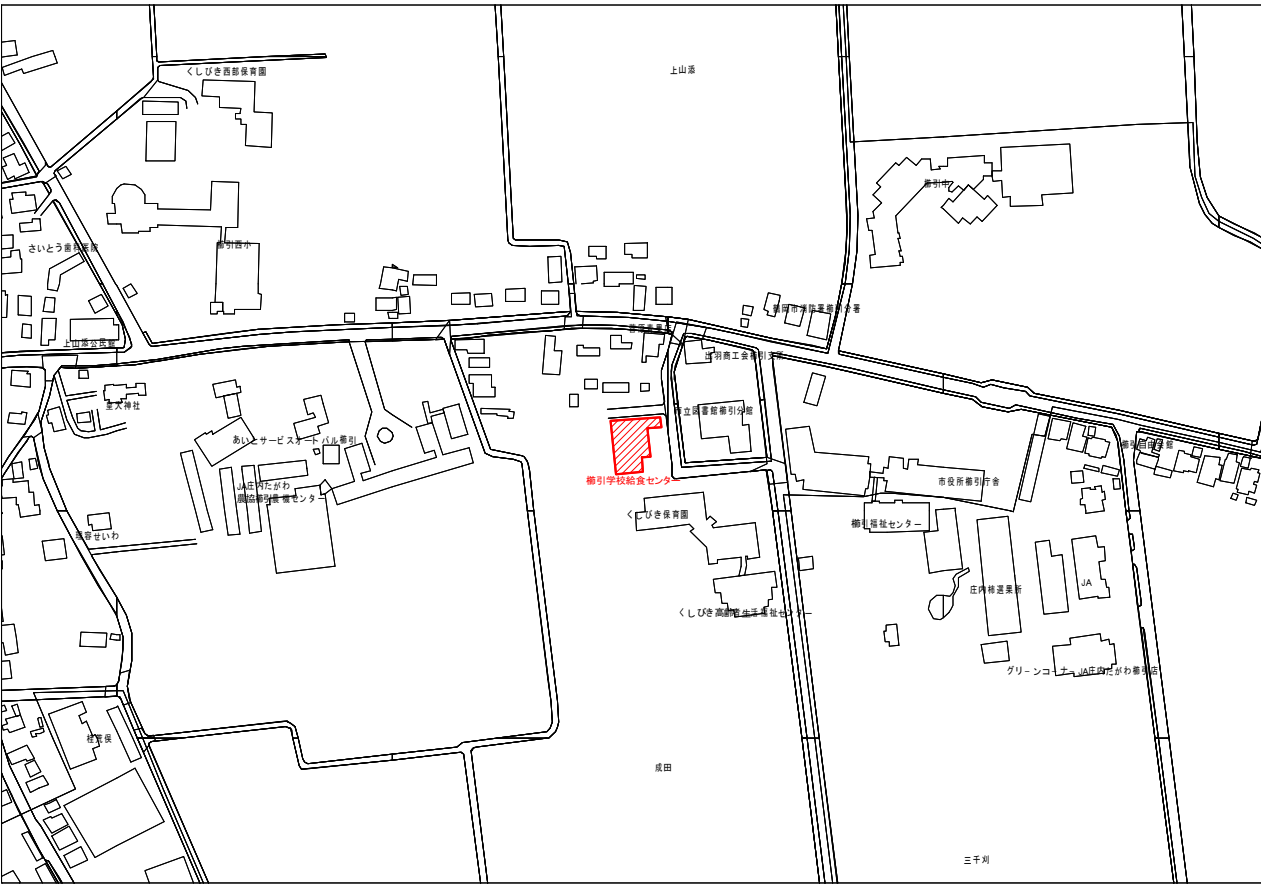

案内図



鶴岡市建設部建築課

製図 照査

特記

本工事に使用する材料・機器等はJIS、JAS、その他、市が認める認証を受けた製品とし、規格のないものについてはそれぞれ性能表を提出し承諾を受けること。

製図

7年 5月 日

工事名

櫛引学校給食センター ボイラー更新工事


図面番号

縮尺

NON

図面名

特記仕様書

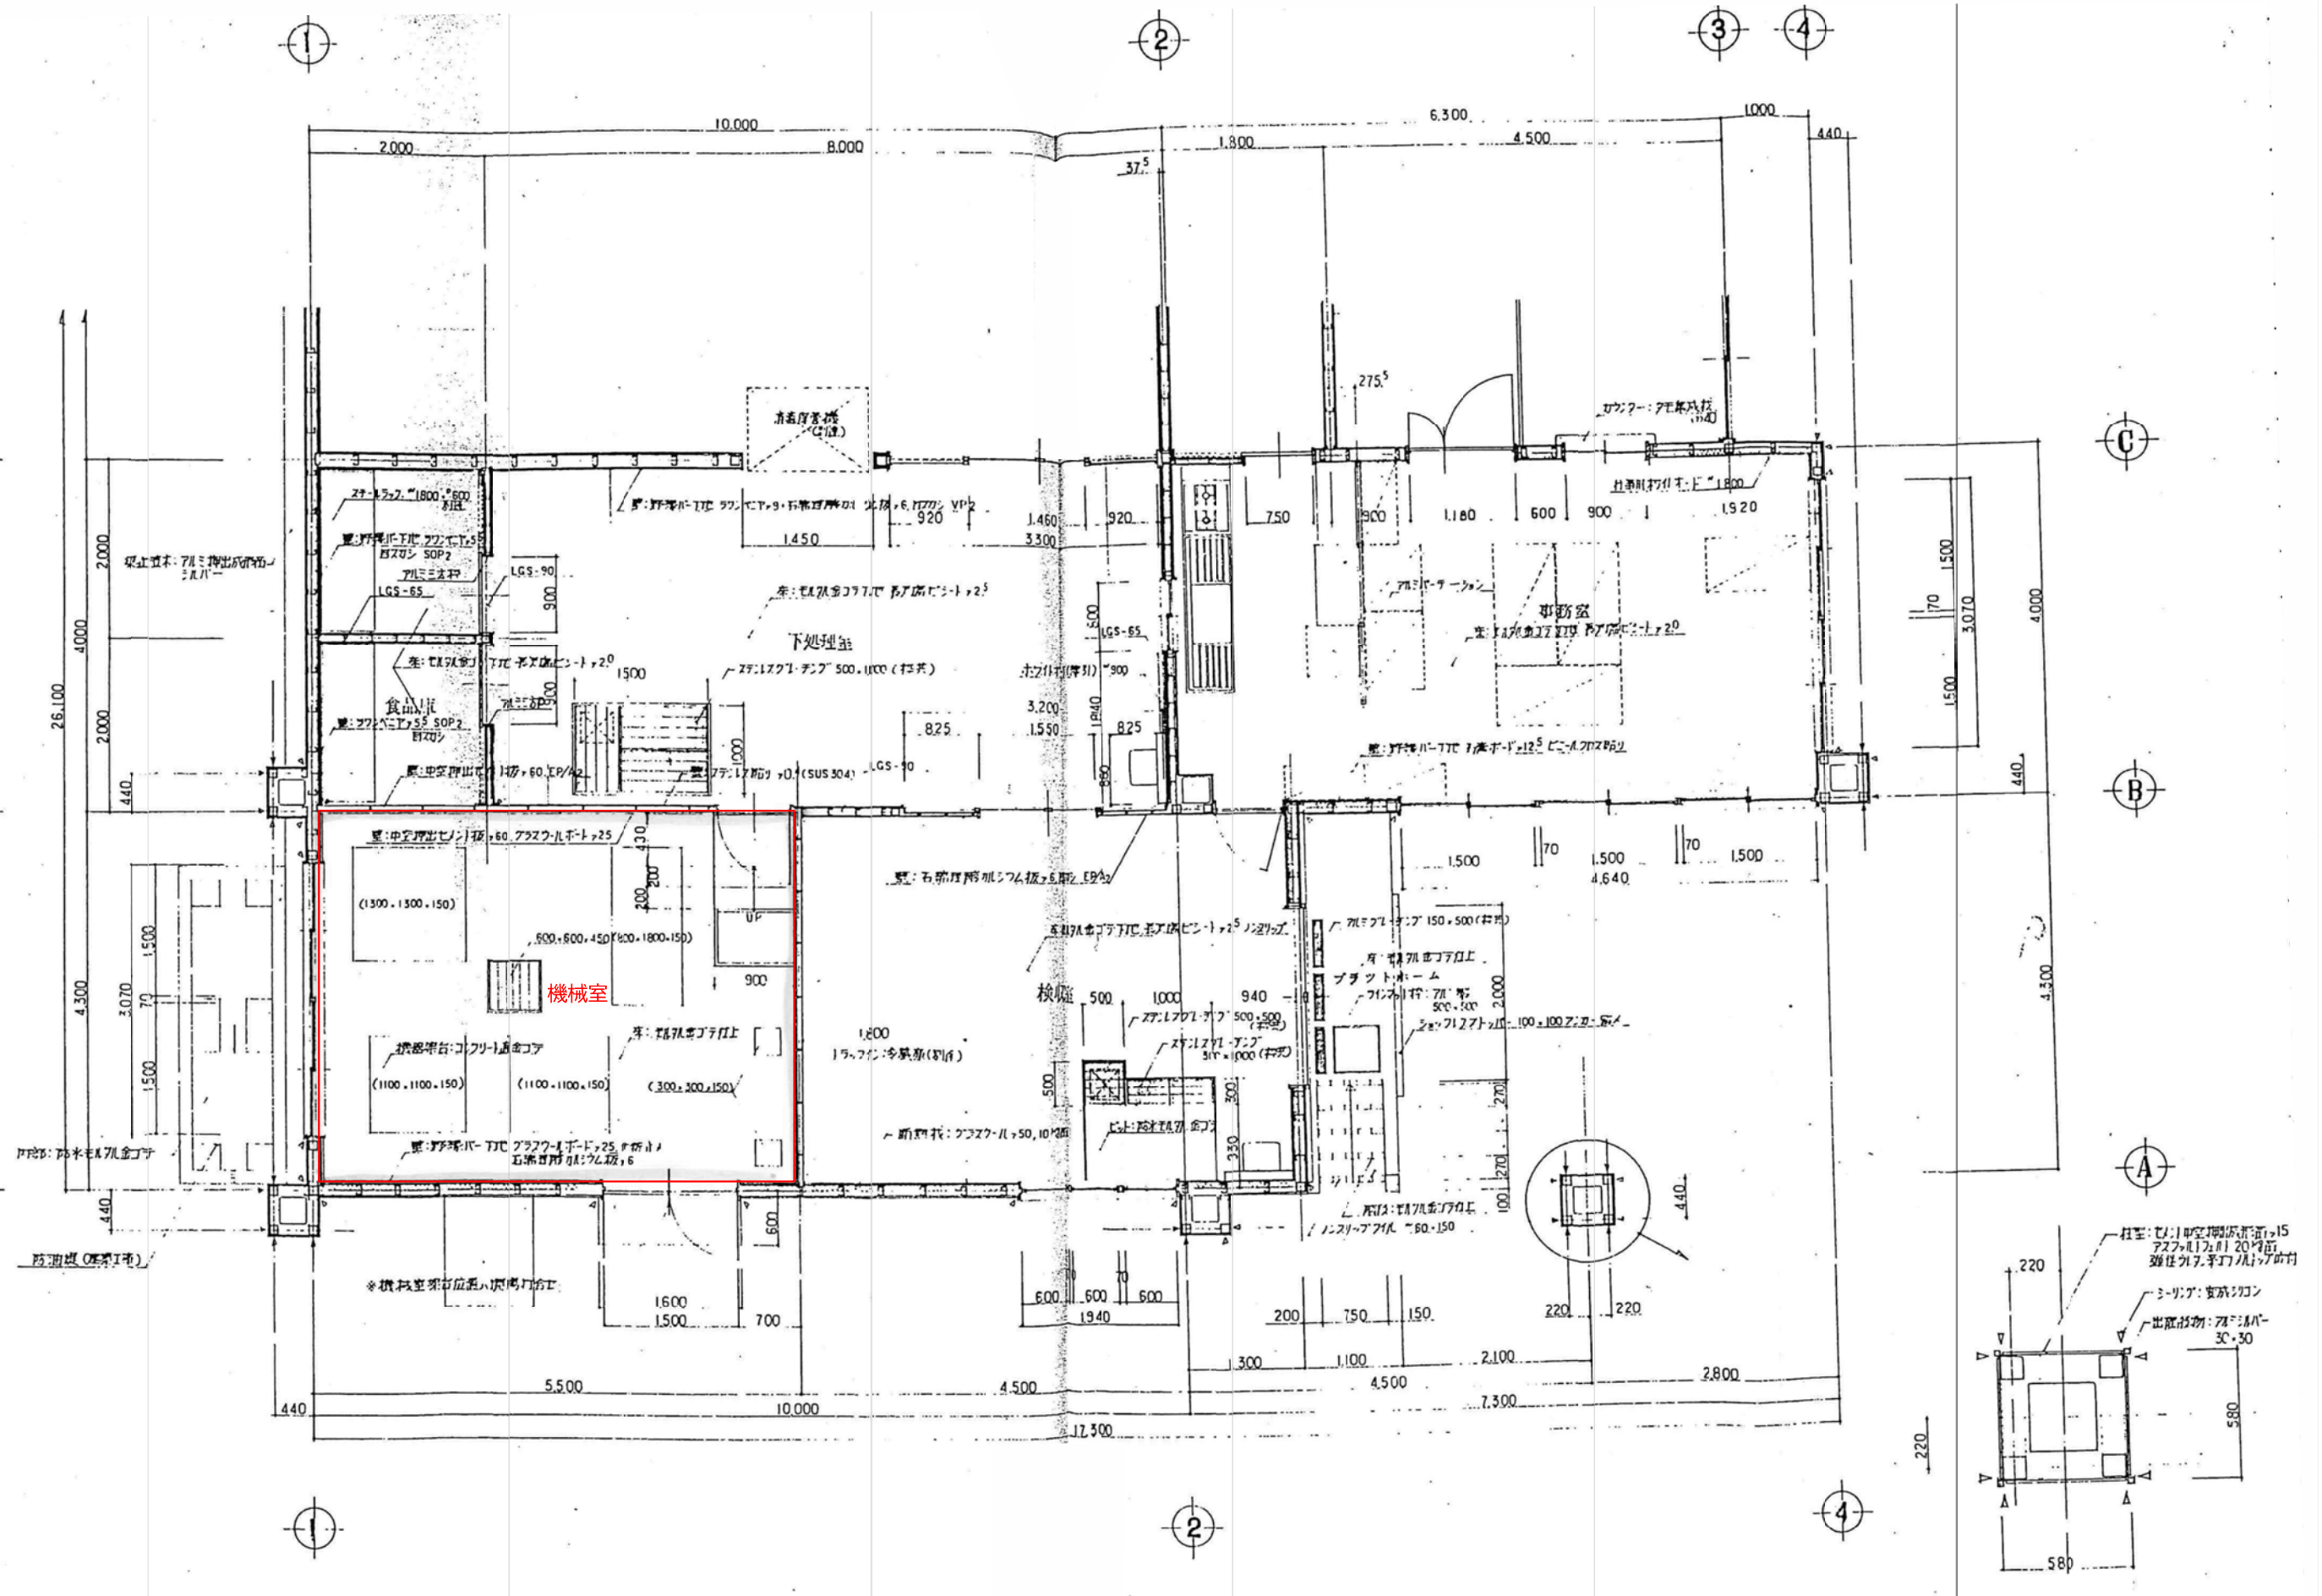

新潟市建設部建築課

製図 照査 特記

製図 7年 5月 日 工事名 櫛引学校給食センター ボイラー更新工事 図面番号

縮尺 NON 図面名 平面図 1

