

# 鶴岡市本庁舎排水配管更新工事

## 設計図

### 特記仕様書

#### A. 工事概要

1. 工事名
- 鶴岡市本庁舎排水配管更新工事
2. 工事場所
- 鶴岡市馬場町9番25号
3. 工事種目
- 管工事

#### B. 工事仕様

1. 共通仕様
- 特記仕様及び図面に記載されていない事項は、全て国土交通省大臣官房官庁営繕部監修の「公共建築工事標準仕様書建築、機械設備工事編」（最新年度版）及び「公共建築改修工事標準仕様書建築、機械設備工事編」（最新年度版）、同大臣官房官庁営繕部監修の「公共建築工事標準図建築、機械設備工事編」（最新年度版）による。
2. 工事写真
- 国土交通省大臣官房官庁営繕部監修の営繕工事写真撮影要領（最新年度版）による。
3. 工事概要
- 鶴岡市本庁舎の排水配管を更新するもの。

#### C. 施工条件

1. 配管更新範囲は衛生器具等の床下接続部から立管までの間とする。  
（衛生器具、床上掃除口、立管については更新対象外）
2. 通気管は更新対象外とするが、既設配管と同位置に繋ぎなおすこと。
3. 給湯室系統の排水管はHTVP管とする。
4. 作業にあたり必要な箇所に天井開口を設け、作業後に復旧すること。
5. トイレ・給湯室系統の配管更新は1階每行い、複数階で使用できなくなることが無いように対応すること。
6. 1階床下(地下機械室天井)の配管のうち、立管からの配管(150A2本)については閉庁日に作業を行うこと。(2～6階トイレに繋がるため)
7. 原則として9月及び12月の議会開催中は騒音・振動の発生する作業は行わないこと。
8. 作業日については施設管理者と協議のうえ決定すること。

#### 凡例

|                                                                                       |                   |
|---------------------------------------------------------------------------------------|-------------------|
|  | 雑排水配管 VP          |
|  | 雑排水配管(給湯室系統) HTVP |
|  | 污水配管 VP           |
|  | 更新対象外配管           |
|  | 通気管（更新対象外）        |




鶴岡市建設部建築課

製図 照 査

特 記

|    |           |     |                |      |
|----|-----------|-----|----------------|------|
| 製図 | 7 年 6 月 日 | 工事名 | 鶴岡市本庁舎排水配管更新工事 | 図面番号 |
| 縮尺 | A3:1/200  | 図面名 | 地下1階平面図        | 1    |

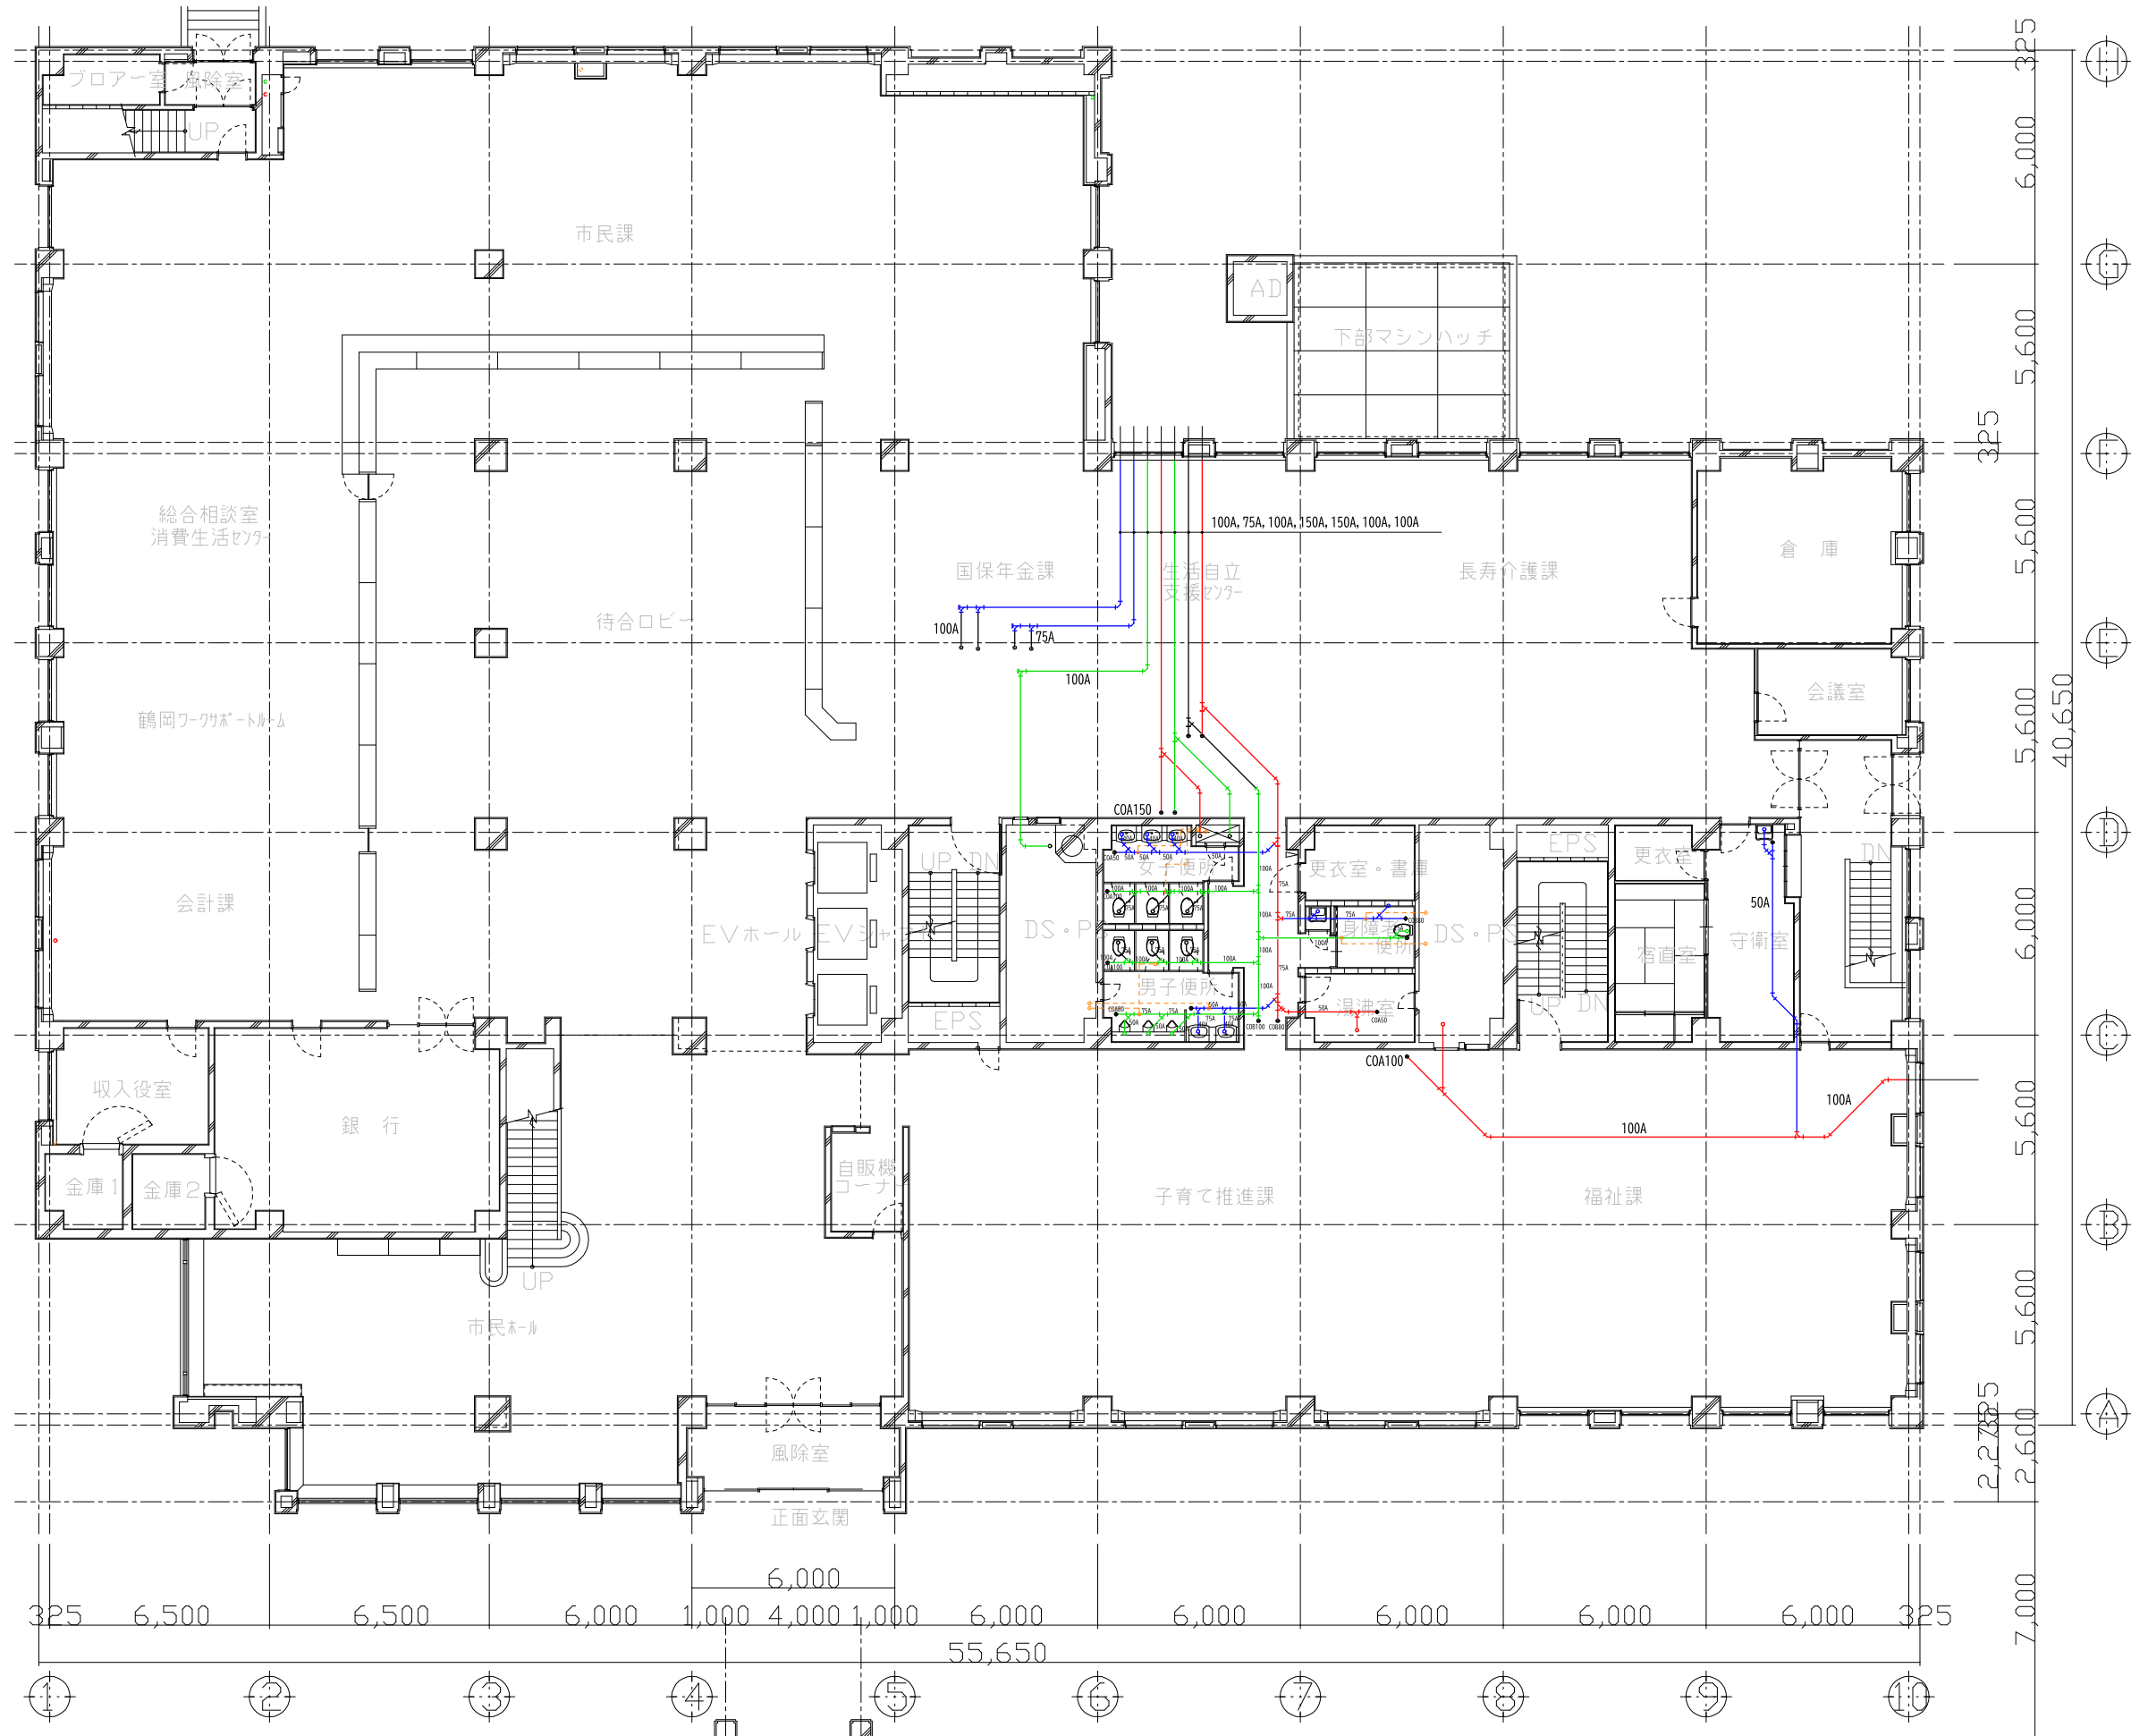

鶴岡市建設部建築課

製図 照査

特記

製図 7年 6月 日

工事名 鶴岡市本庁舎排水配管更新工事

図面番号

縮尺 A3:1/200

図面名

1階平面図

2



鶴岡市建設部建築課

製図 照査 特記

|  |  |  |  |
|--|--|--|--|
|  |  |  |  |
|--|--|--|--|

製図 7年 6月 日 工事名 鶴岡市本庁舎排水配管更新工事 図面番号

縮尺 A3:1/200 図面名 2階平面図 3



鶴岡市建設部建築課

製図 照 査

特 記

製図

7 年 6 月 日

工事名

鶴岡市本庁舎排水配管更新工事

図面番号

縮尺

A3:1/200

図面名

3階平面図

4



鶴岡市建設部建築課

製図 照査 特記

|  |  |  |  |
|--|--|--|--|
|  |  |  |  |
|--|--|--|--|

製図 7年 6月 日 工事名 鶴岡市本庁舎排水配管更新工事 図面番号

縮尺 A3:1/200 図面名 4階平面図 5





鶴岡市建設部建築課

製図 照 査

特 記

製図

7 年 6 月 日

工事名

鶴岡市本庁舎排水配管更新工事

図面番号

縮尺

A3:1/200

図面名

5階平面図

6





鶴岡市建設部建築課

製図 照査

特記

製図

7年 6月 日

工事名

鶴岡市本庁舎排水配管更新工事

図面番号

縮尺


A3:1/200

図面名


6階平面図

7



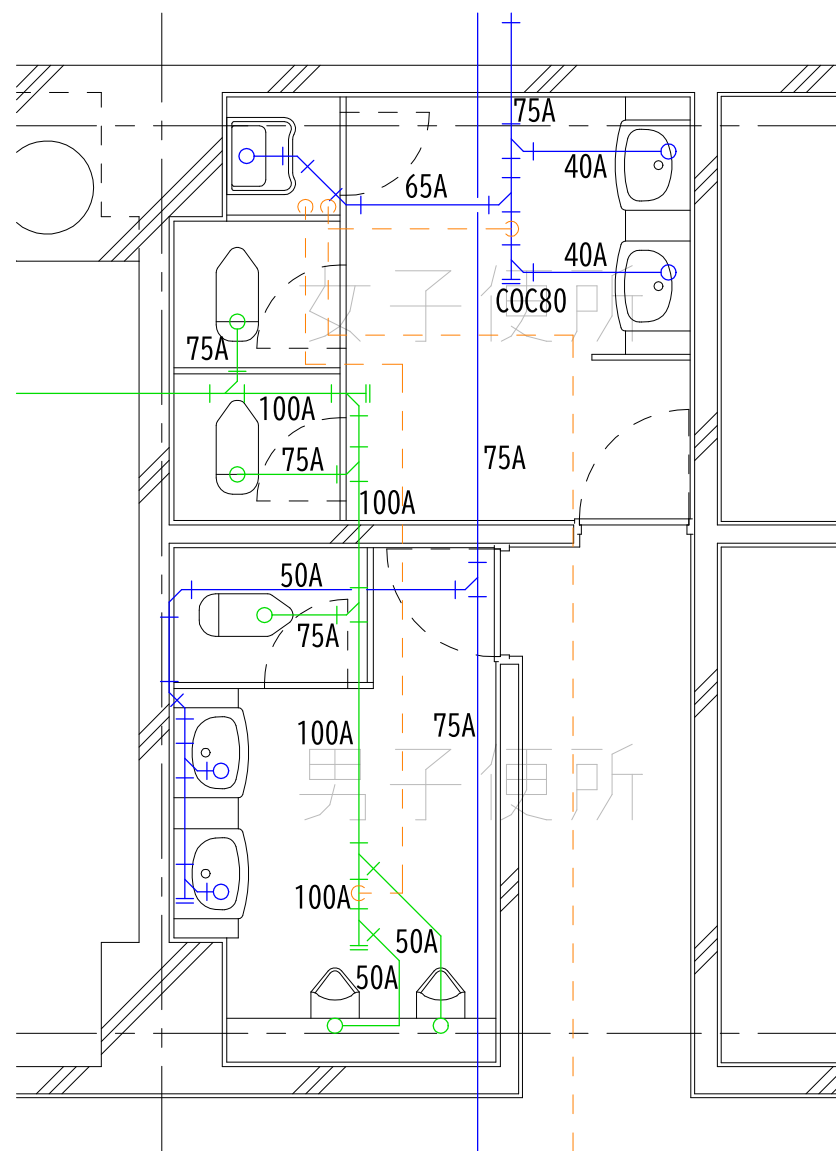

地下1階トイレ

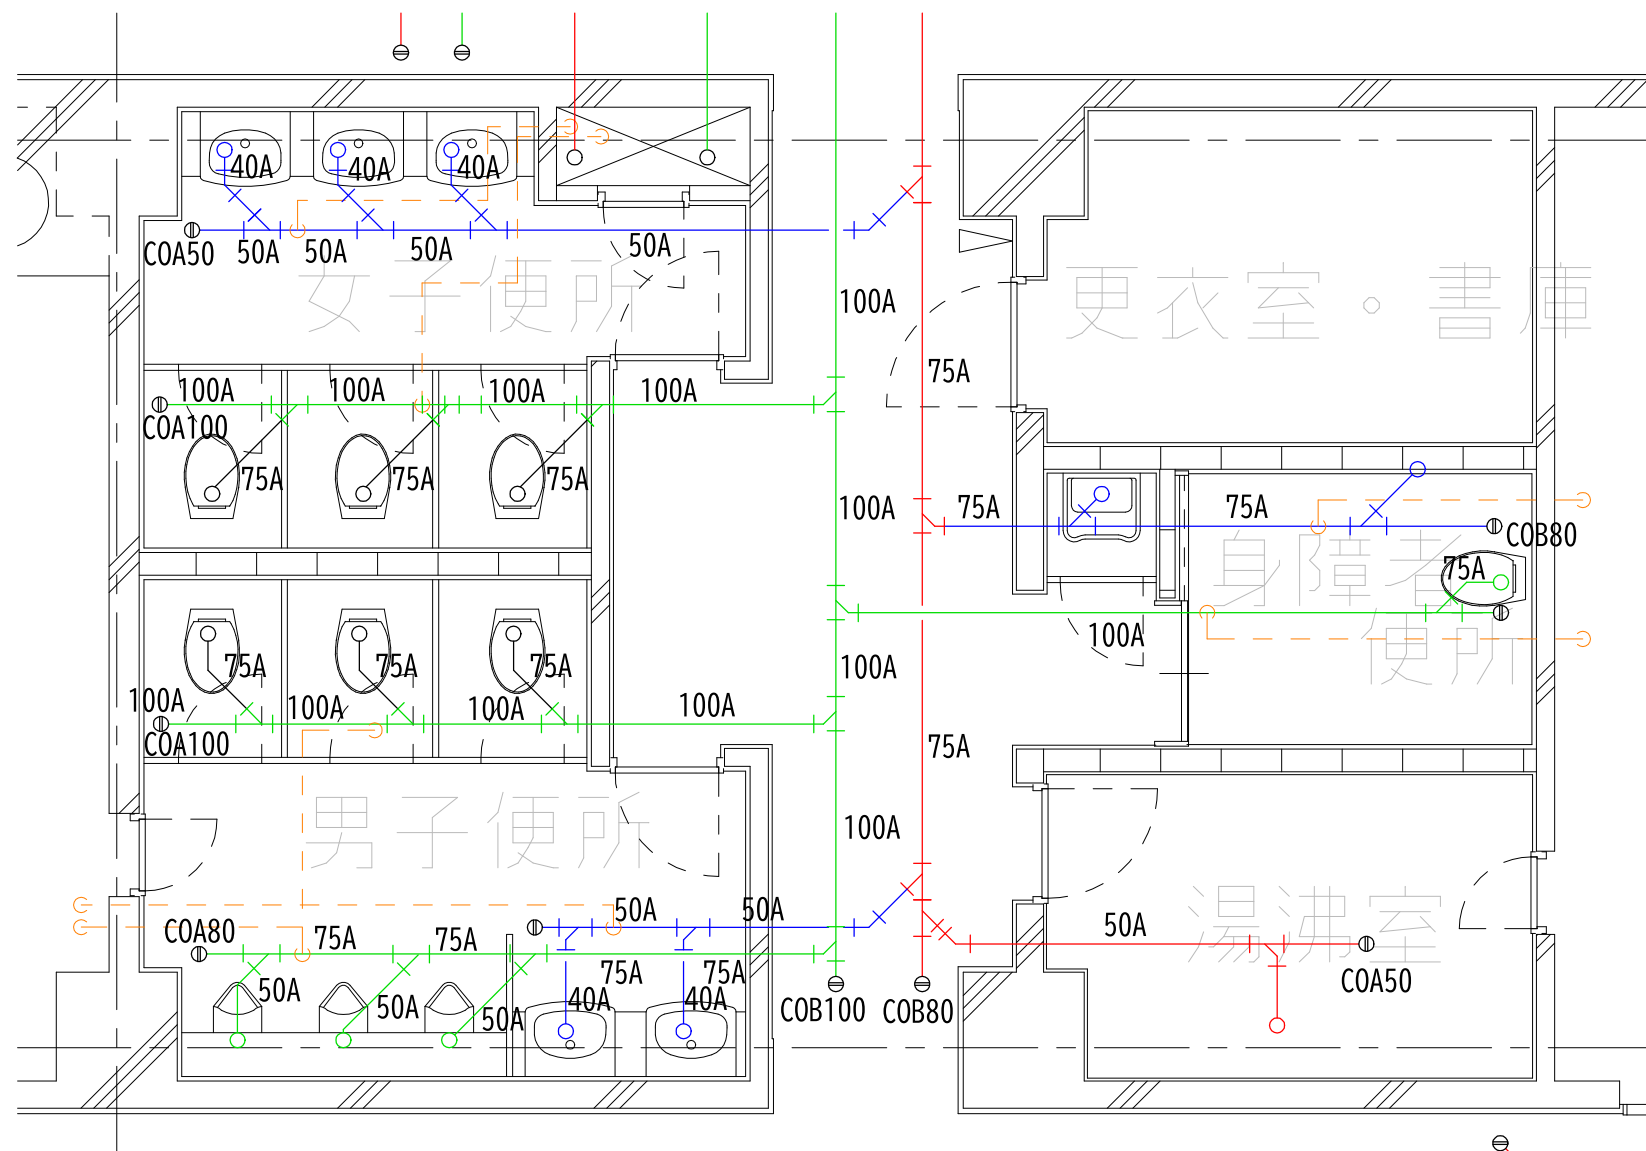

1階トイレ




鶴岡市建設部建築課


製図 照 査 特 記

製図 7 年 6 月 日 工事名 鶴岡市本庁舎排水配管更新工事 図面番号

縮尺 A3:1/50 図面名 地下1階・1階トイレ詳細図 8

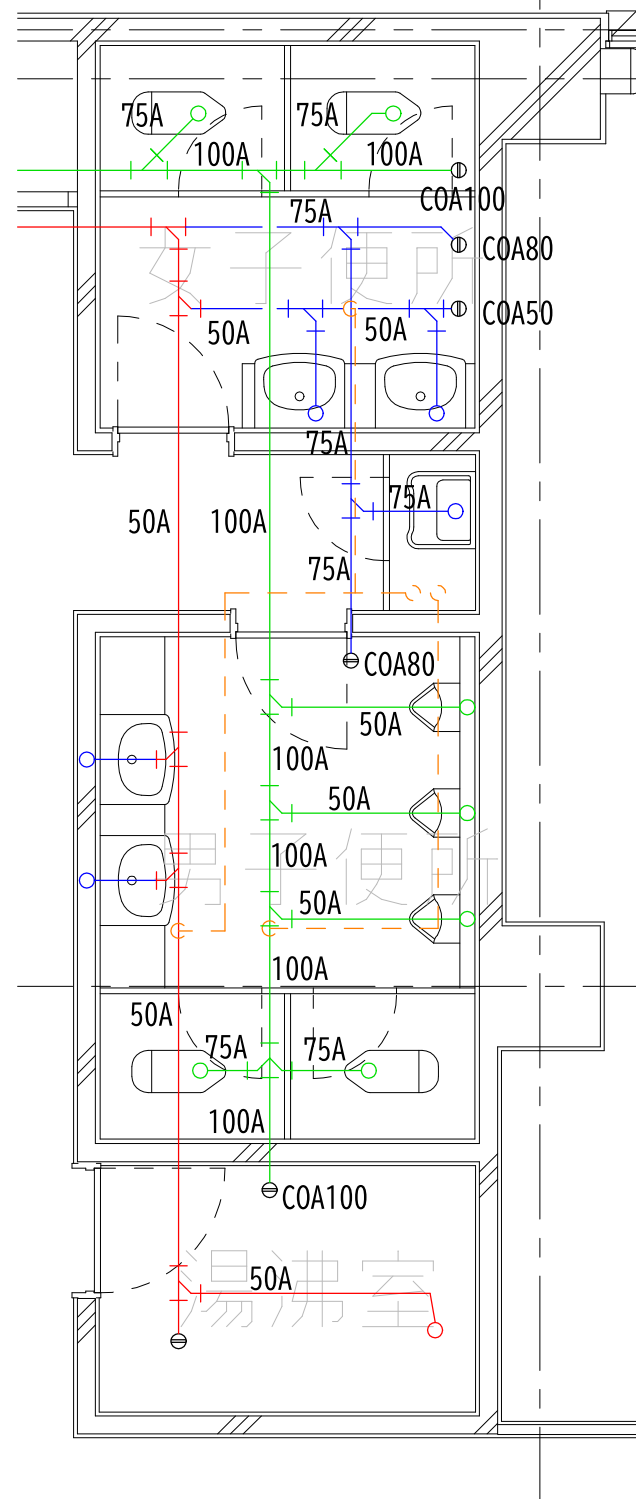

2階議員控室トイレ

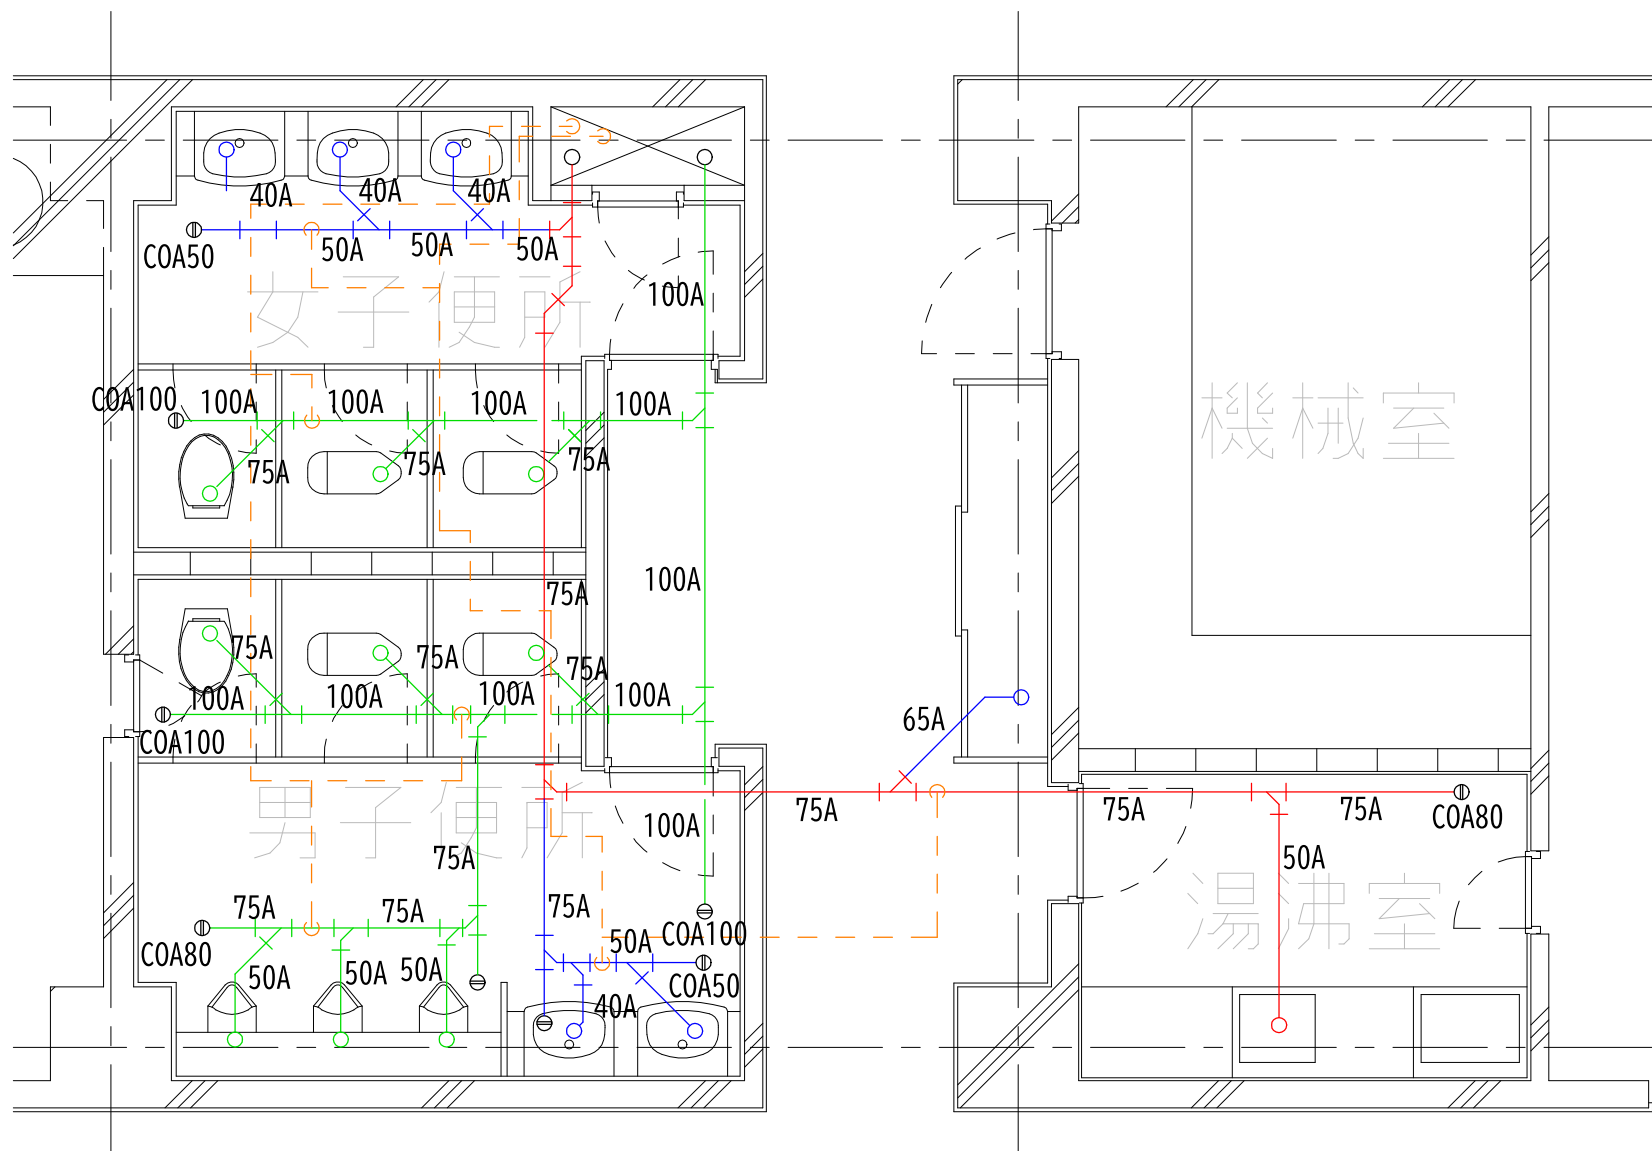

2・4・5・6階トイレ




鶴岡市建設部建築課


製図 照査 特記

製図 7年 6月 日 工事名 鶴岡市本庁舎排水配管更新工事 図面番号


縮尺 A3:1/50 図面名 2・4・5・6階トイレ詳細図 9

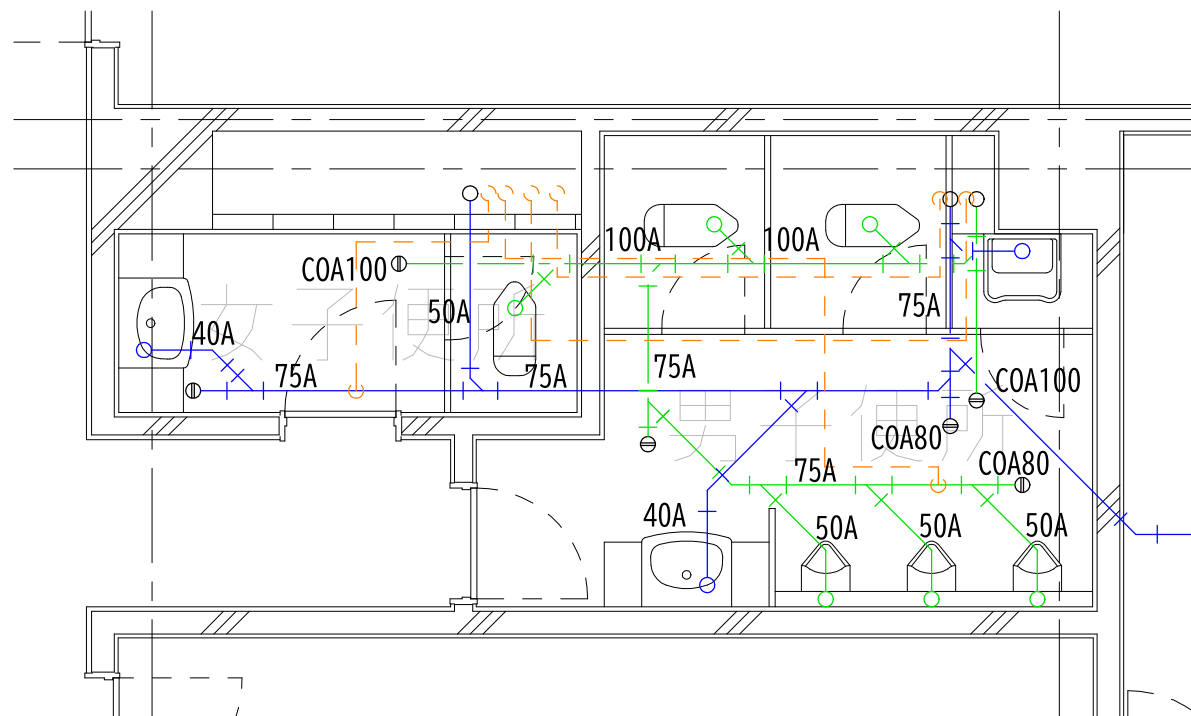

3階議場トイレ

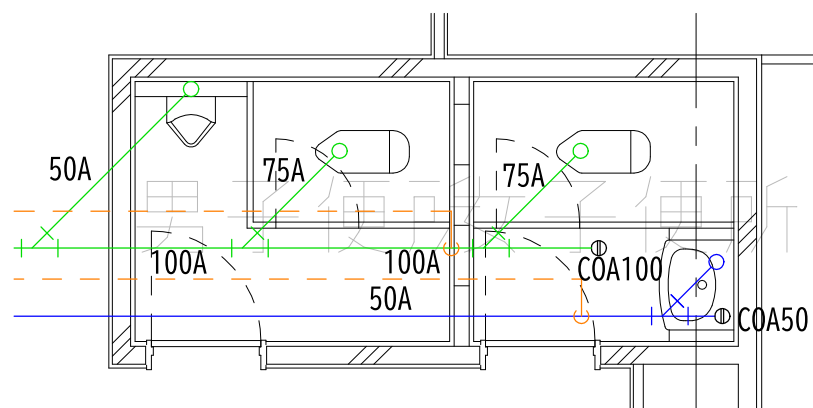

4階ロビートイレ

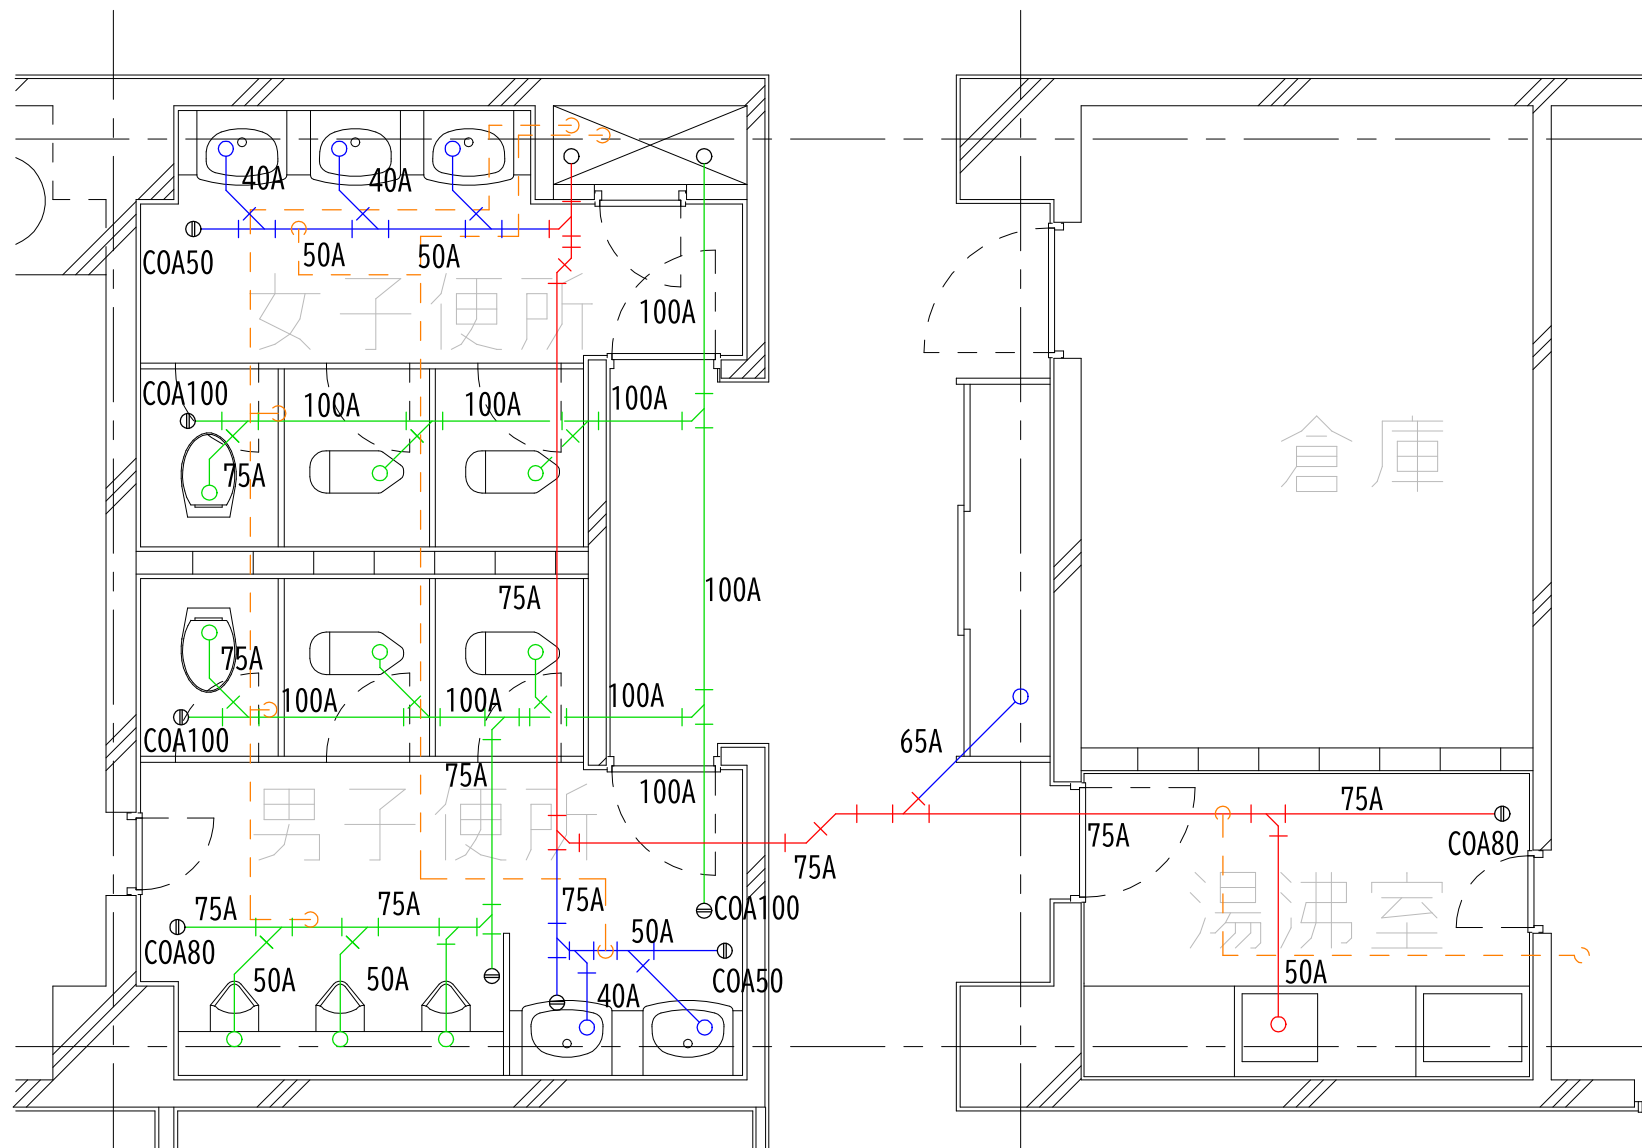

3階トイレ



鶴岡市建設部建築課

製図 照査 特記

製図 7年 6月 日 工事名 鶴岡市本庁舎排水配管更新工事 図面番号

縮尺 A3:1/50 図面名 3階・4階ロビートイレ詳細図 10