

やまぶし温泉ゆぽかサウナリニューアル工事

設計図


特記仕様書

A. 工事概要


1. 工事名
- やまぶし温泉ゆぽかサウナリニューアル工事
2. 工事場所
- 鶴岡市羽黒町後田字谷地田188
3. 工事種目
- 管工事


B. 工事仕様

1. 共通仕様
- 特記仕様及び図面に記載されていない事項は、全て国土交通省大臣官房官庁営繕部監修の「公共建築工事標準仕様書建築、機械、電気設備工事編」（最新年度版）及び「公共建築改修工事標準仕様書建築、機械、電気設備工事編」（最新年度版）、同大臣官房官庁営繕部監修の「公共建築工事標準図建築、機械、電気設備工事編」（最新年度版）による。
2. 工事写真
- 国土交通省大臣官房官庁営繕部監修の営繕工事写真撮影要領（最新版）による。
3. 工事概要
- やまぶし温泉ゆぽかのサウナ室(川側)のサウナストーブを乾式からロウリュ式に更新するもの。

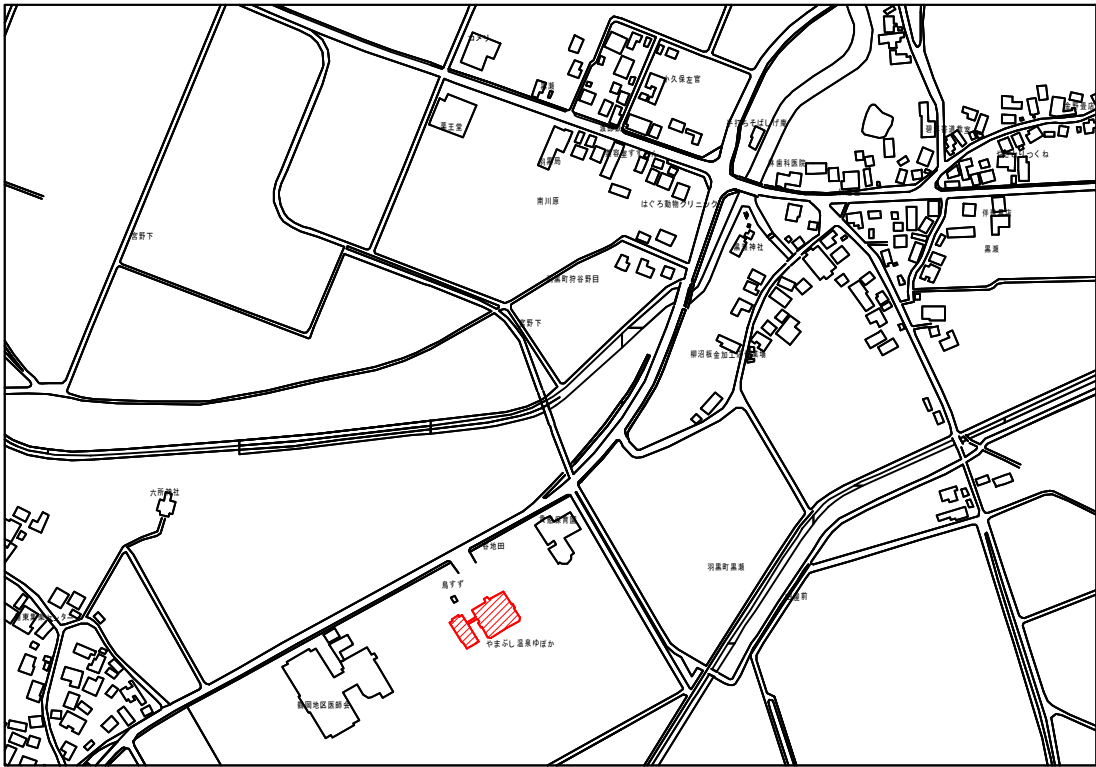

案内図

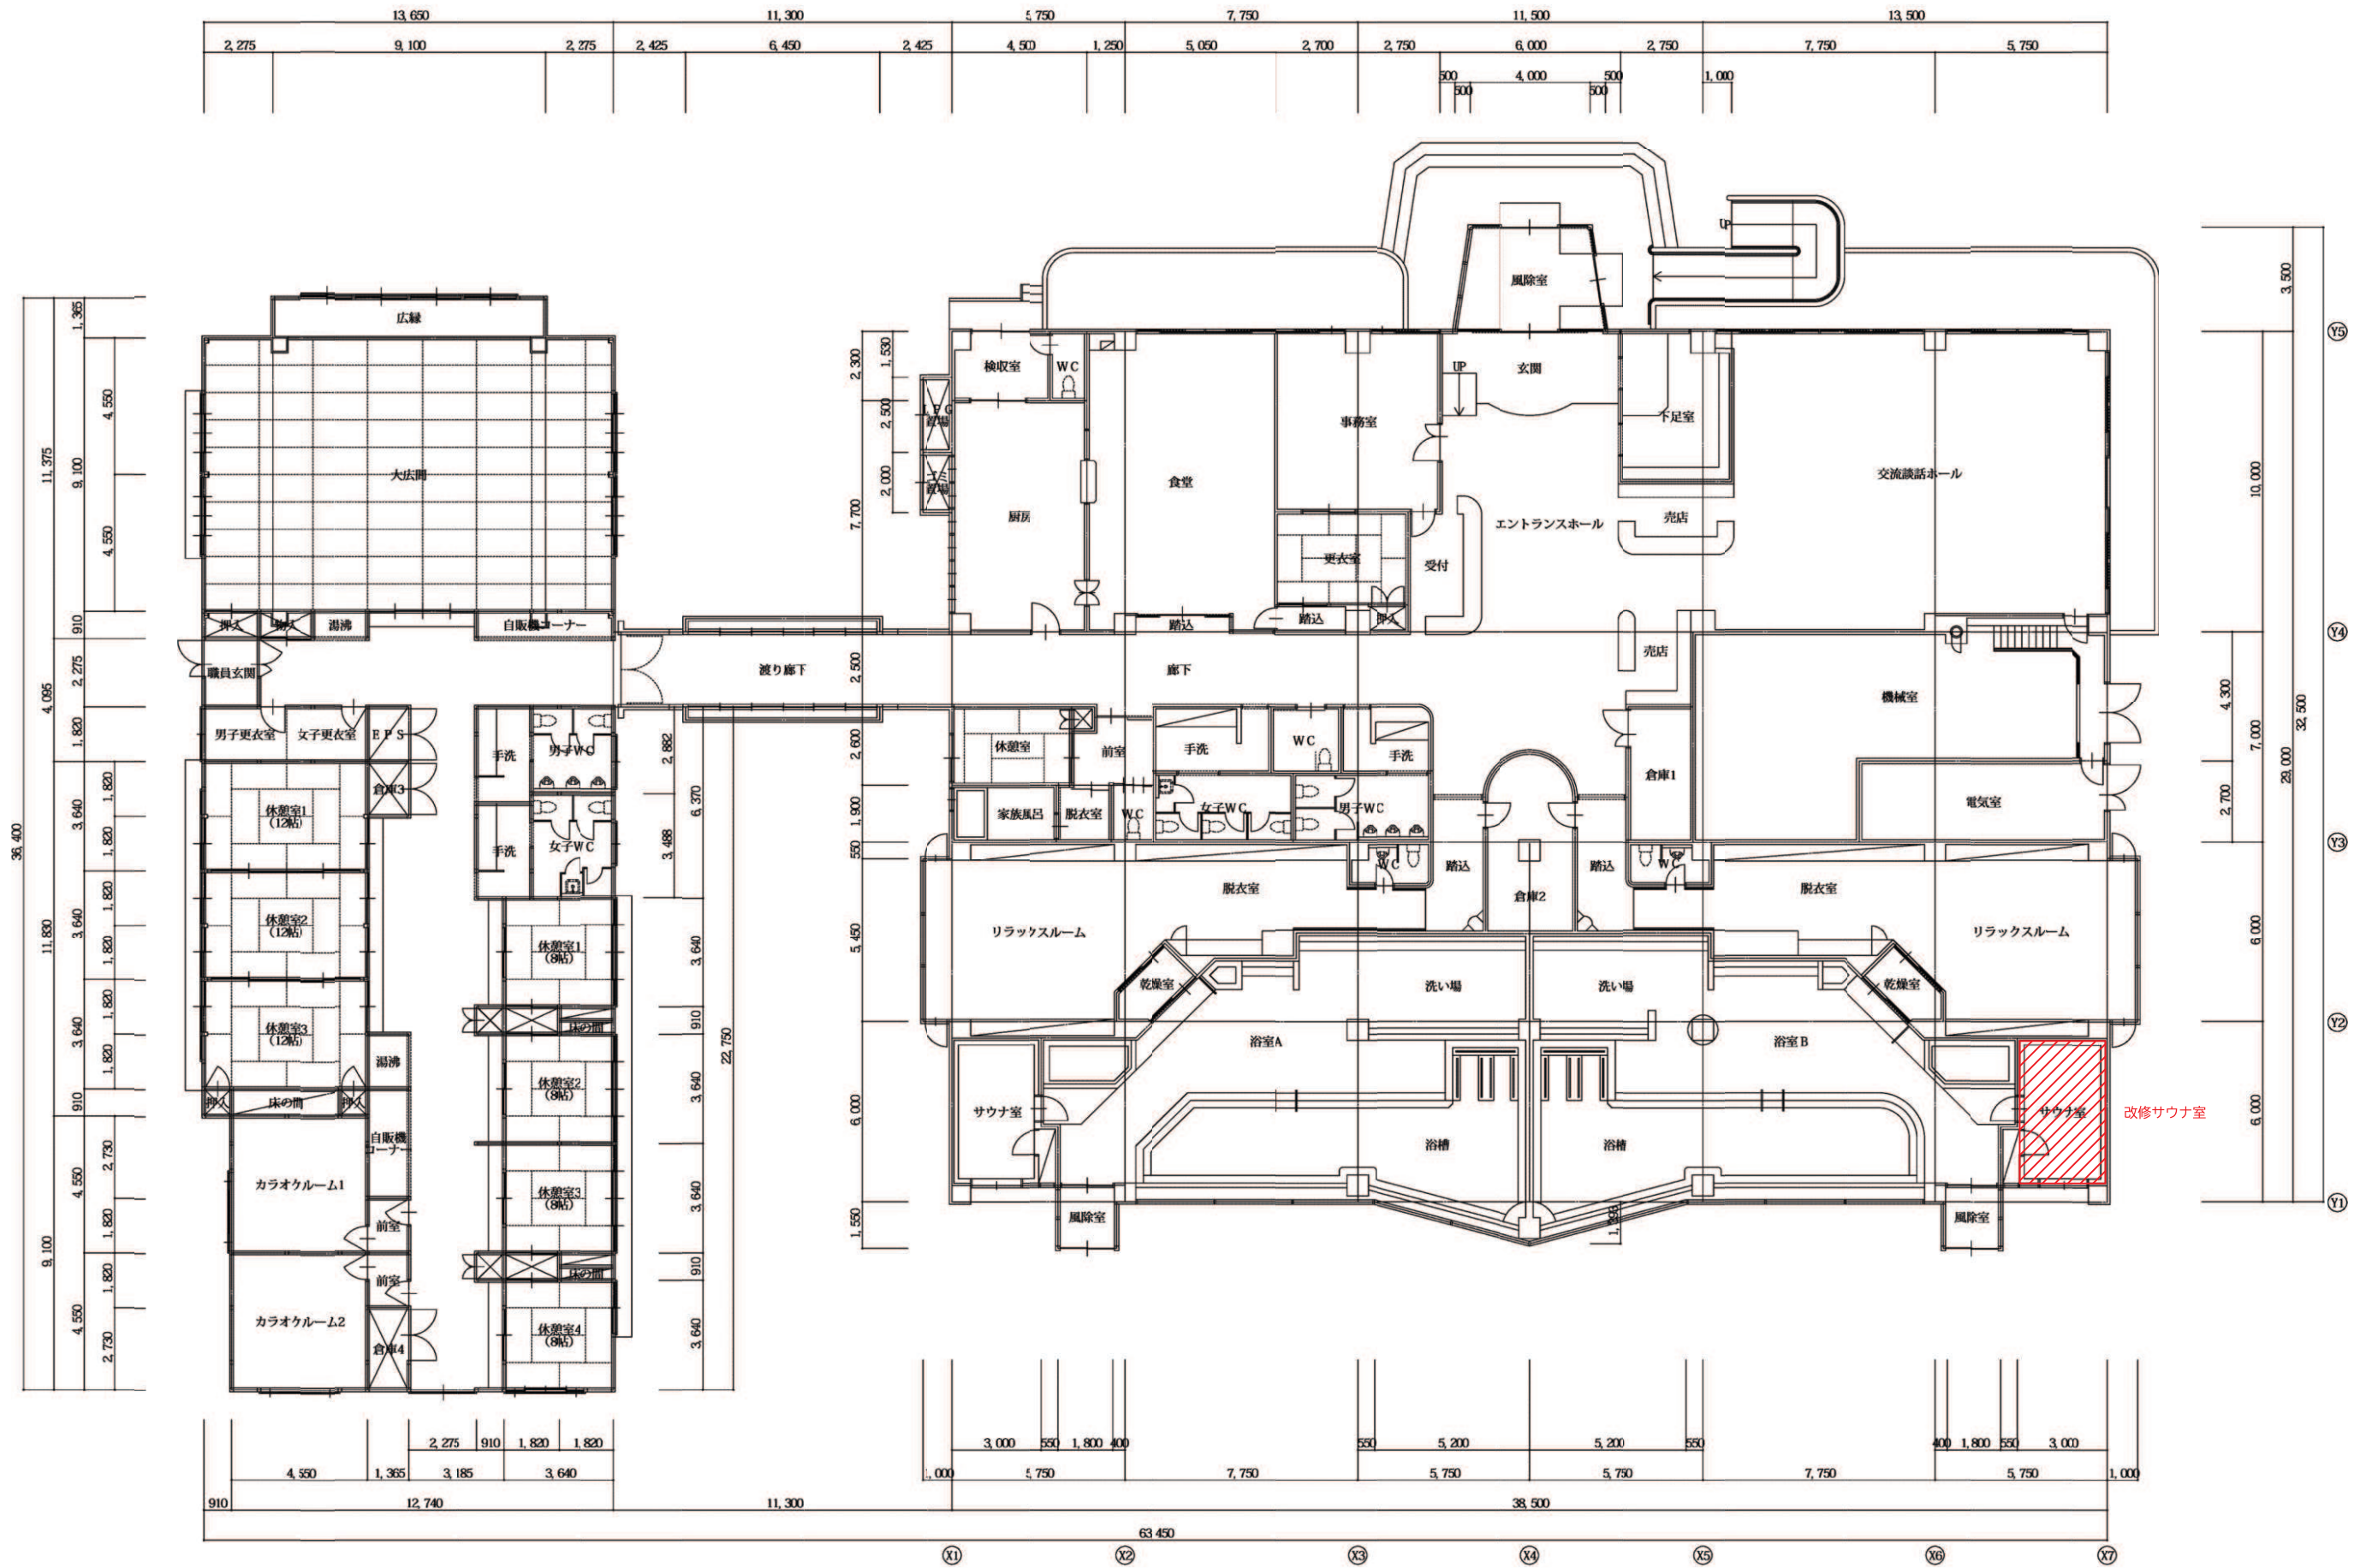

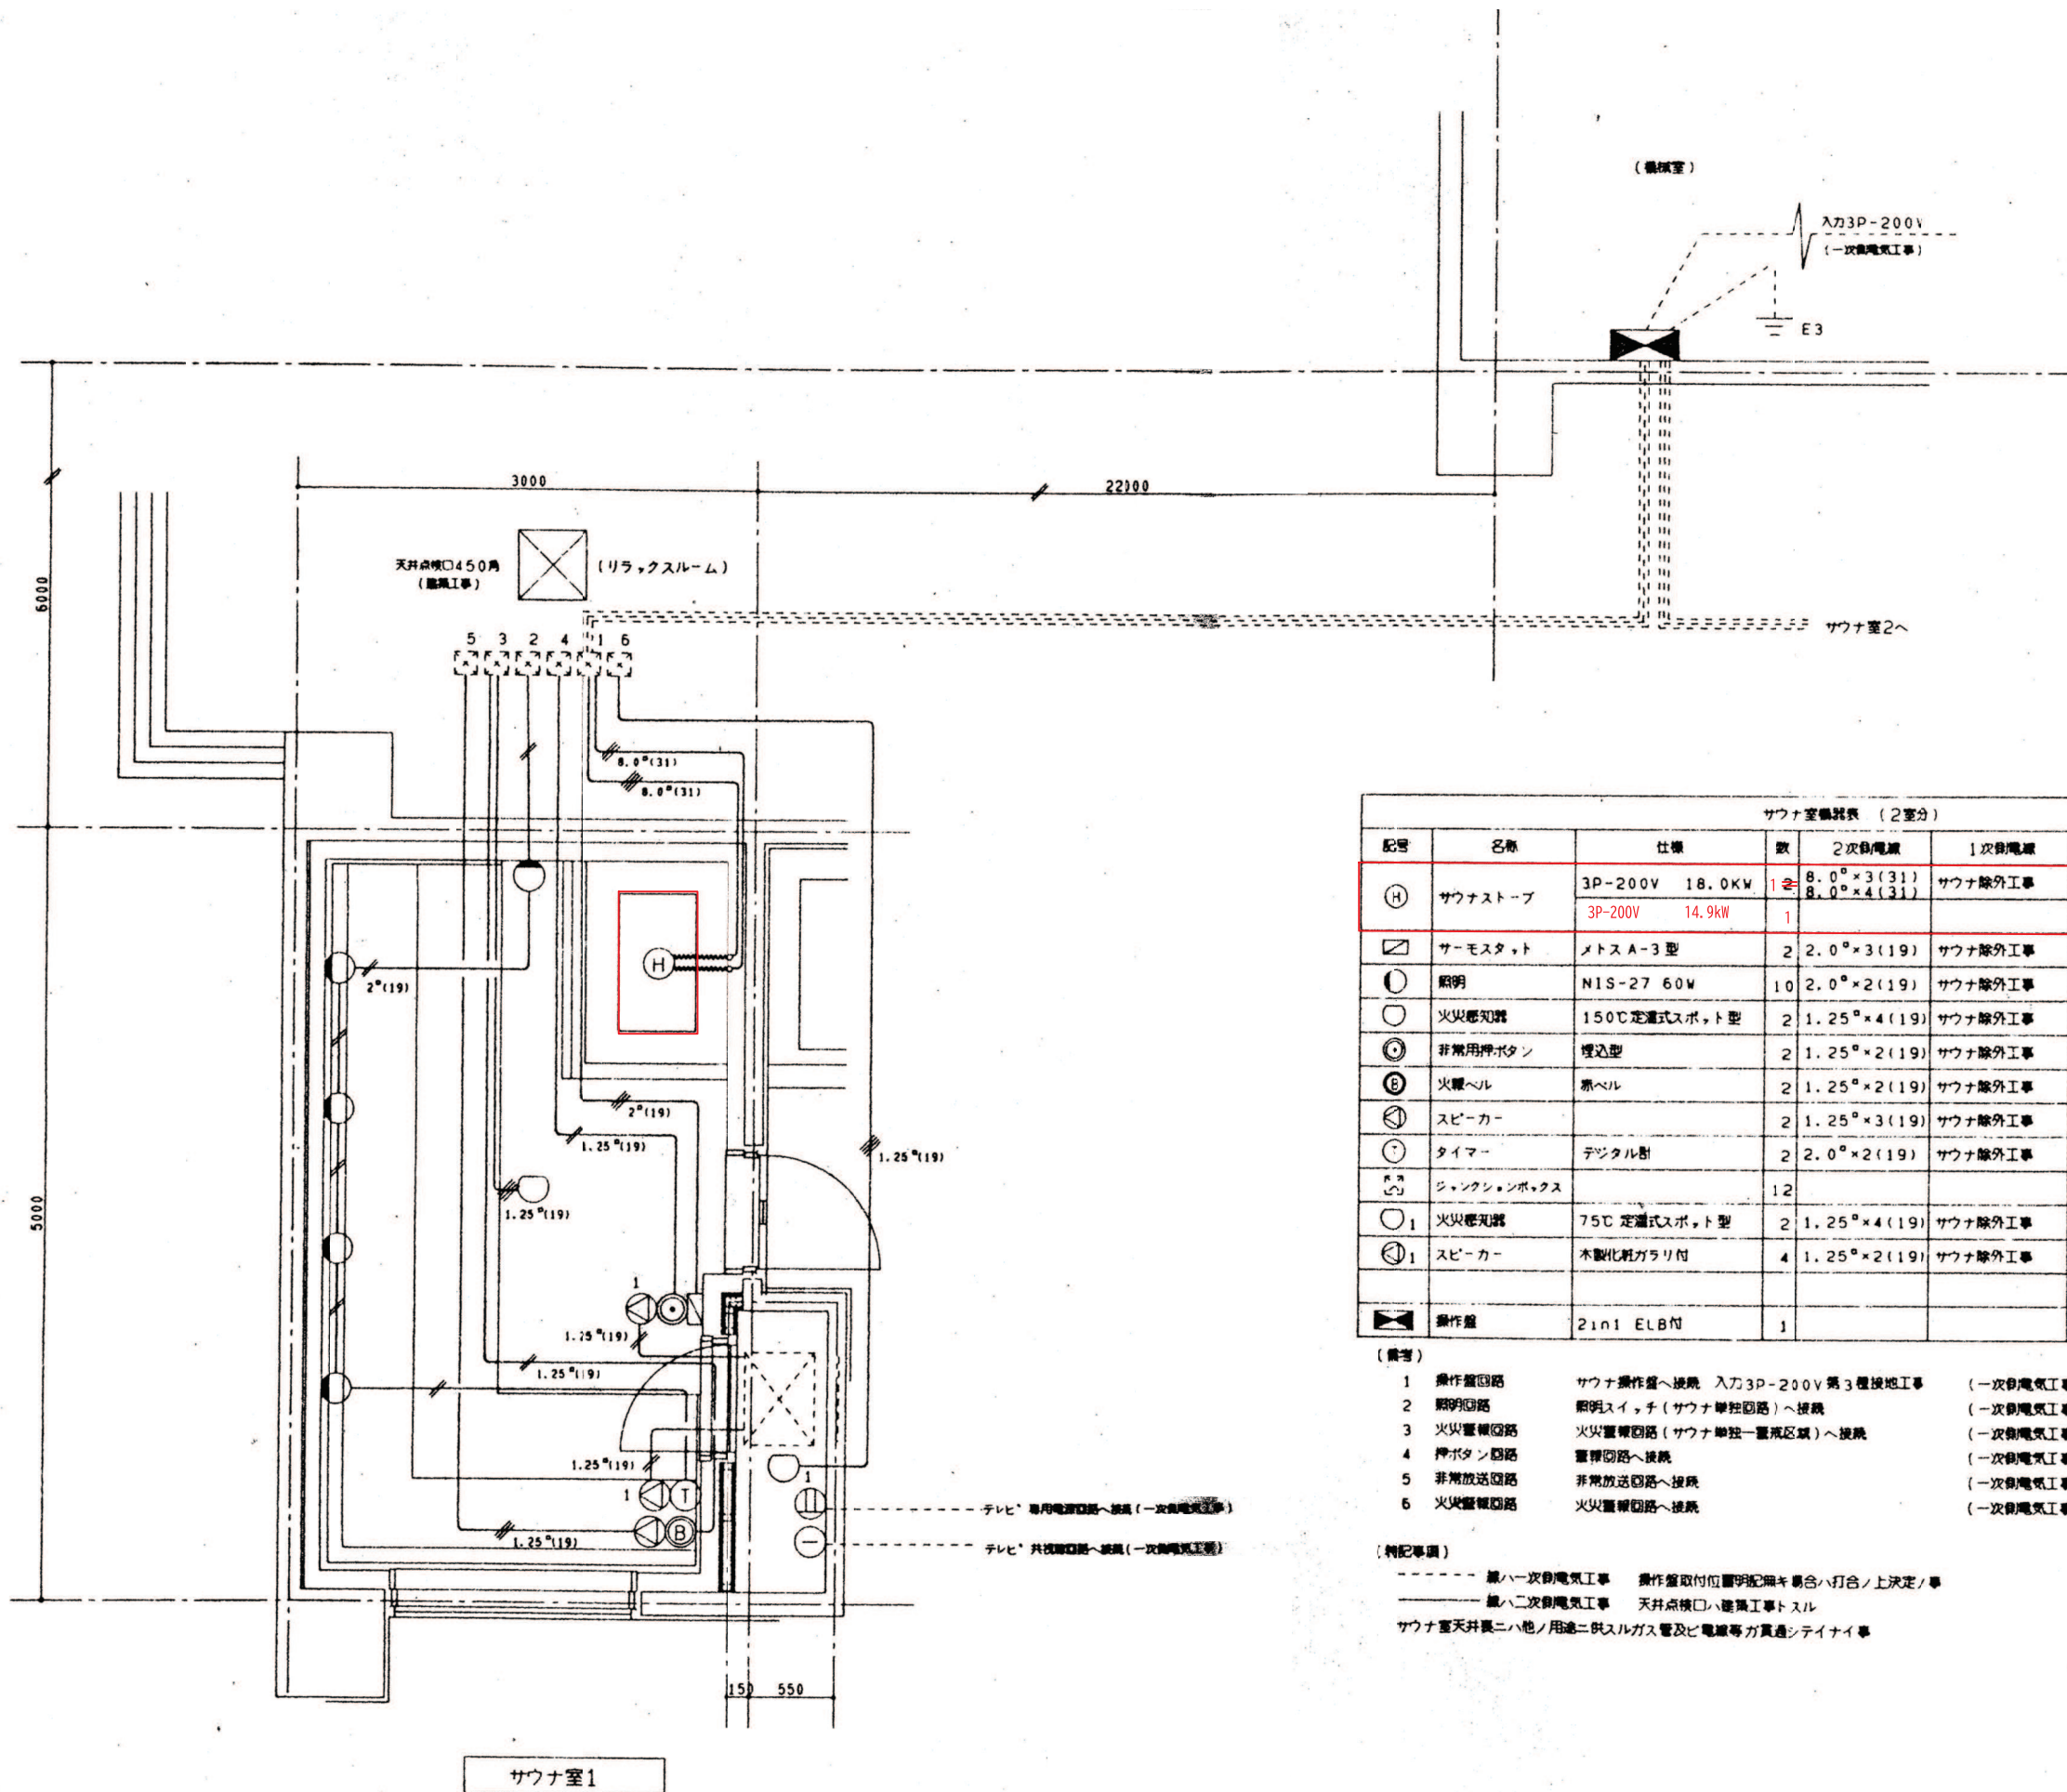

サウナ室機器表 (2室分)						
記号	名称	仕様	数	2次配電線	1次配電線	備考
Ⓜ	サウナストーブ	3P-200V 18.0KW	1	8.0φ×3(31) 8.0φ×4(31)	サウナ除外工事	F-180型 ZL-180(S)
Ⓜ	サーモスタット	メトス A-3 型	2	2.0φ×3(19)	サウナ除外工事	LKGB
Ⓜ	照明	NIS-27 60W	10	2.0φ×2(19)	サウナ除外工事	LKGB
Ⓜ	火災感知器	150℃定温式スポット型	2	1.25φ×4(19)	サウナ除外工事	耐熱電線
Ⓜ	非常用押ボタン	埋込型	2	1.25φ×2(19)	サウナ除外工事	LKGB
Ⓜ	火警ベル	ホベル	2	1.25φ×2(19)	サウナ除外工事	耐熱電線
Ⓜ	スピーカー		2	1.25φ×3(19)	サウナ除外工事	耐熱電線
Ⓜ	タイマー	デジタル計	2	2.0φ×2(19)	サウナ除外工事	LKGB
Ⓜ	ジャンクションボックス		12			一次側電気工事
Ⓜ	火災感知器	75℃定温式スポット型	2	1.25φ×4(19)	サウナ除外工事	TV室用
Ⓜ	スピーカー	木製化粧ガラリ付	4	1.25φ×2(19)	サウナ除外工事	TV室用
Ⓜ	操作盤	2in1 ELB付	1			(機庫室)

サウナストーブ1台撤去
ロウリュウ式サウナストーブ1台新設

- (備考)
- 1 操作盤回路 サウナ操作盤へ接続 入力3P-200V第3種接地工事 (一次側電気工事)
 - 2 照明回路 照明スイッチ(サウナ単独回路)へ接続 (一次側電気工事)
 - 3 火災警報回路 火災警報回路(サウナ単独一警報区域)へ接続 (一次側電気工事)
 - 4 押ボタン回路 警報回路へ接続 (一次側電気工事)
 - 5 非常放送回路 非常放送回路へ接続 (一次側電気工事)
 - 6 火災警報回路 火災警報回路へ接続 (一次側電気工事)

(特記事項)

- 第1次側電気工事 操作盤取付位置明記備考書合ハ打合ノ上決定ノ事
- 第2次側電気工事 天井点検口ハ建築工事トスル


サウナ室天井裏ニハ他ノ用途ニ供スルガス管及ビ電線等ガ貫通シテイナシ



鶴岡市建設部建築課

製図 照査 特記

製図	7年 5月 日	工事名	やまぶし温泉ゆぽかサウナリニューアル工事	図面番号
縮尺	NON	図面名	サウナ詳細図	2

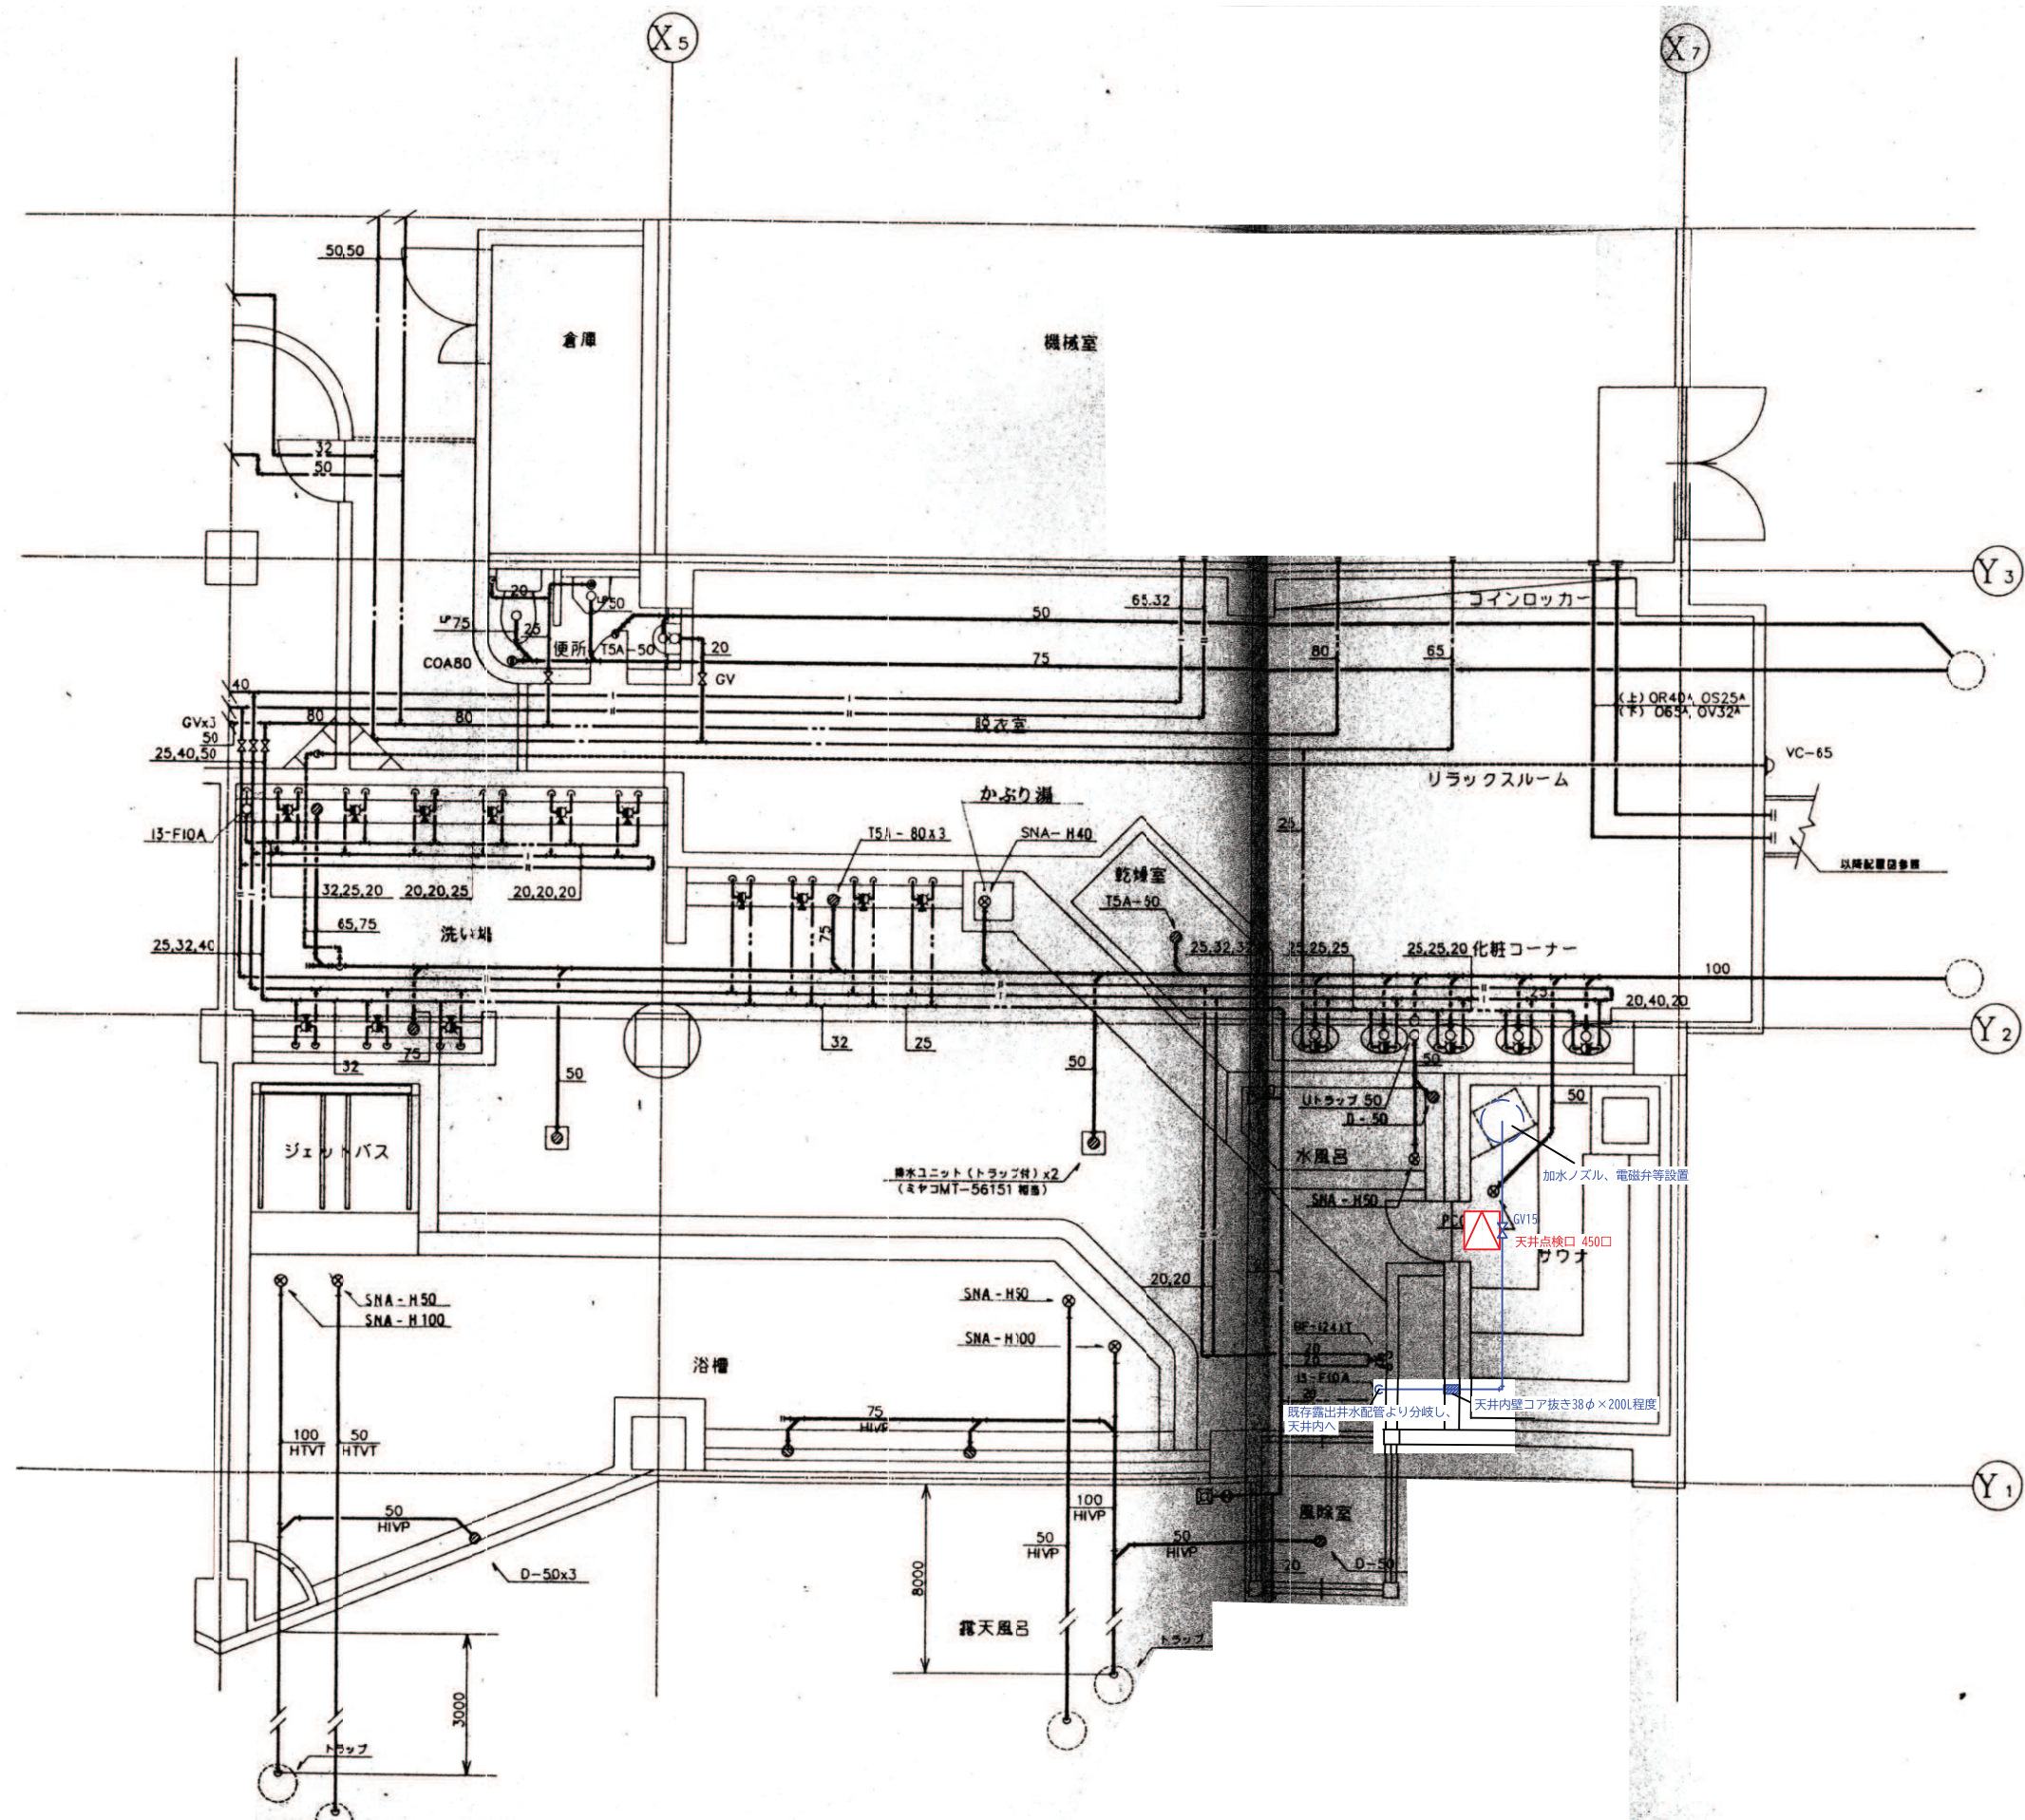


鶴岡市建設部建築課

製図 照査 特記

製図 7年 5月 日 工事名 やまぶし温泉ゆぽかサウナリニューアル工事 図面番号

縮尺 NON 図面名 配管図 3

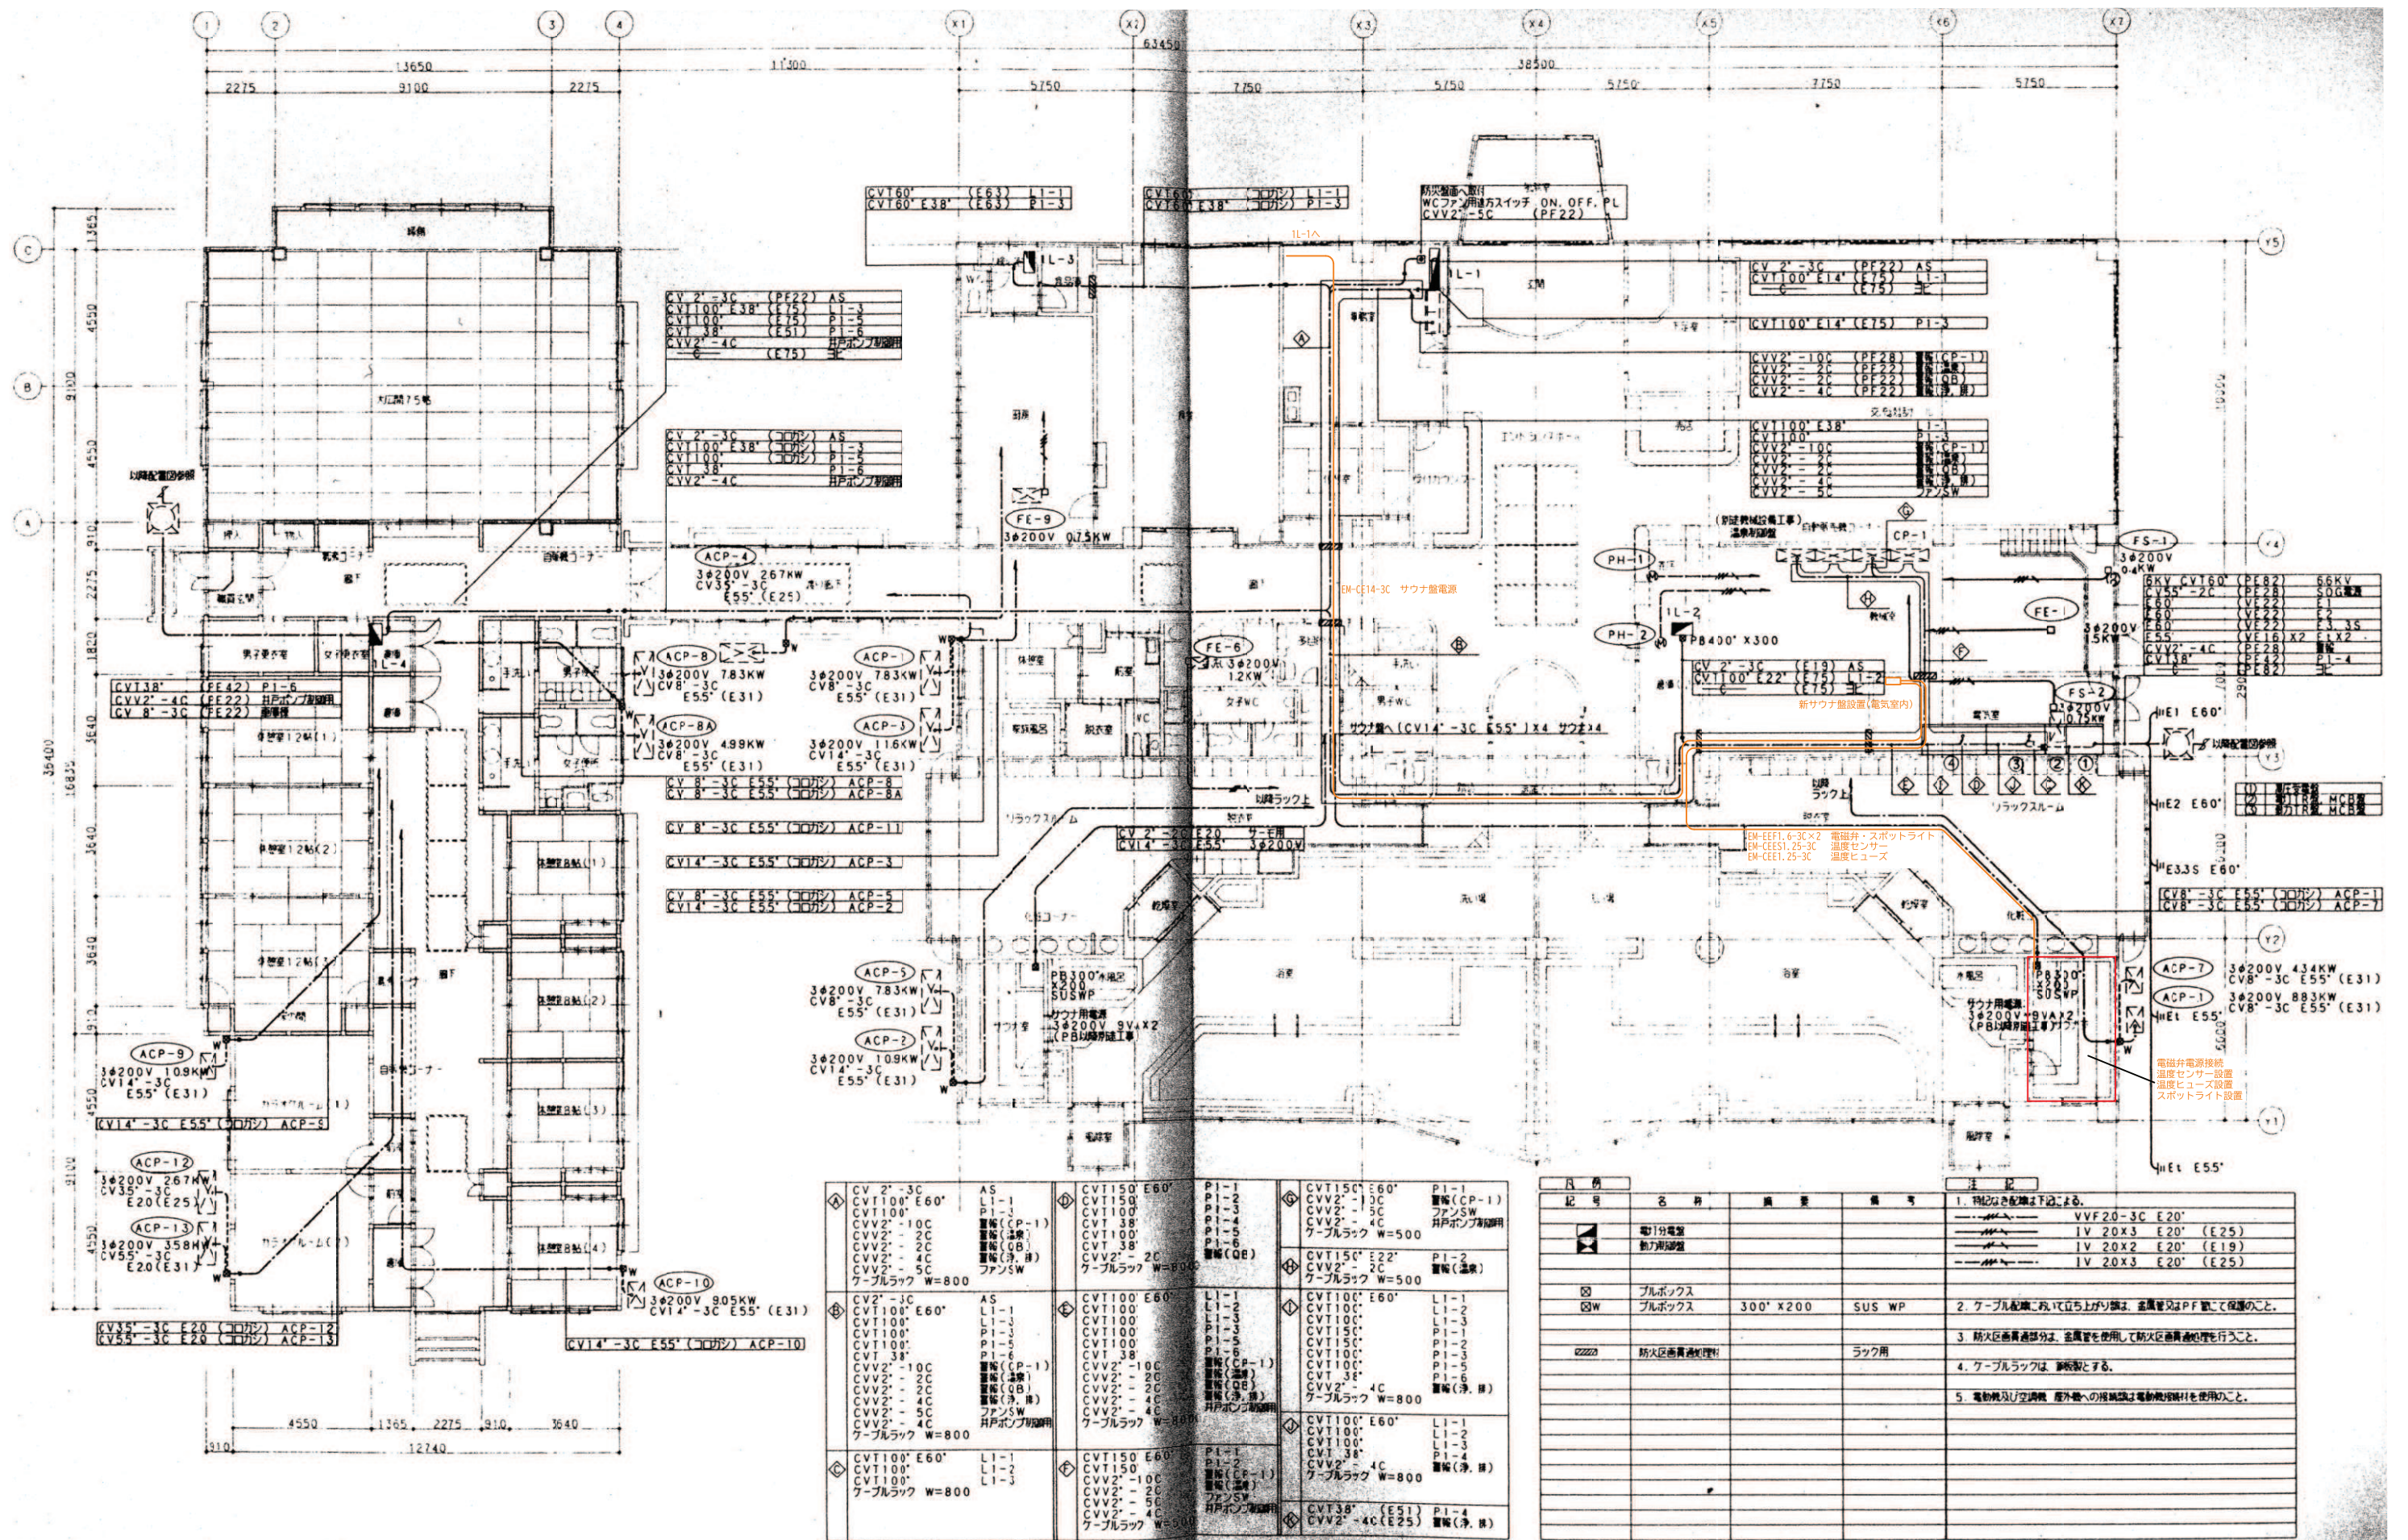

鶴岡市建設部建築課

製図 照査 特記

製図 7年 5月 日 工事名 やまがし温泉ゆほがサウナリニューアル工事 図面番号

縮尺 NON 図面名 電気平面図 4

