

温海庁舎高圧ケーブル更新工事 (温海庁舎～ふれあいセンター間) 設計図


特記仕様書

A. 工事概要

1. 工事名 温海庁舎高圧ケーブル更新工事（温海庁舎～ふれあいセンター間）
2. 工事場所 鶴岡市温海戊577番地1
3. 工事種目 電気設備工事

B. 工事仕様

1. 共通仕様 特記仕様及び図面に記載されていない事項は、全て国土交通省大臣官房官庁営繕部監修の「公共建築工事標準仕様書電気設備工事編」（最新版）及び「公共建築改修工事標準仕様書電気設備工事編」（最新版）、同大臣官房官庁営繕部監修の「公共建築工事標準図電気設備工事編」（最新版）による。
金属同士の接合部は同等の材質とし、異種金属との接触がある場合は電蝕による腐食対策を講じる事とする。
2. 工事写真 国土交通省大臣官房官庁営繕部監修の営繕工事写真撮影要領（最新版）による。
3. 工事概要 鶴温海庁舎から温海あれあいセンターまでの間の高圧ケーブルを更新する。

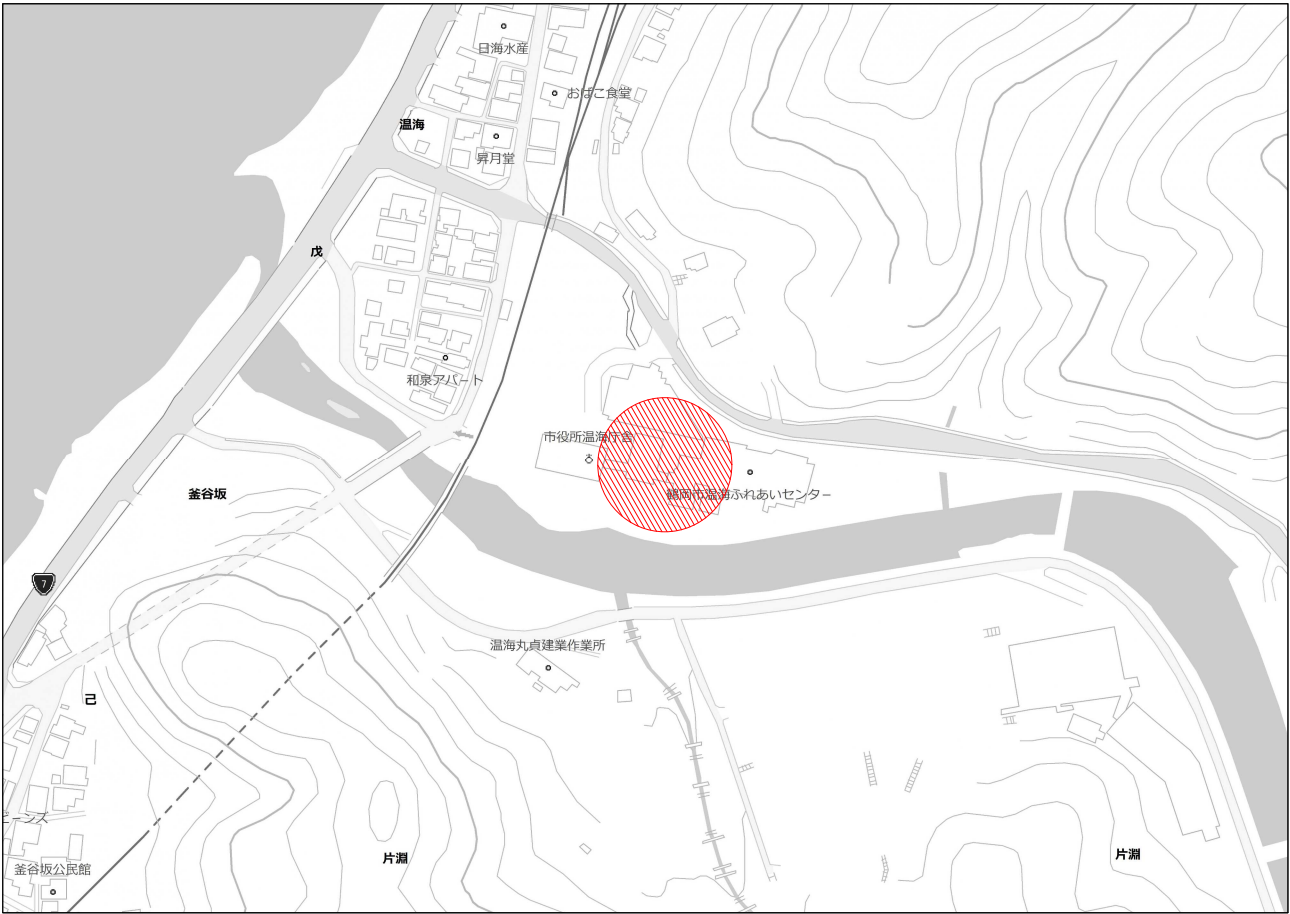

案内図



鶴岡市建設部建築課

製図 照査

特記

本工事に使用する材料・機器等はJIS、JAS、その他、市が認める認証を受けた製品とし、規格のないものについてはそれぞれ性能表を提出し承諾を受けること。

製図

7年10月

日

工事名

温海庁舎高圧ケーブル更新工事（温海庁舎～ふれあいセンター間）


図面番号

縮尺

NON


図面名

特記仕様書・案内図

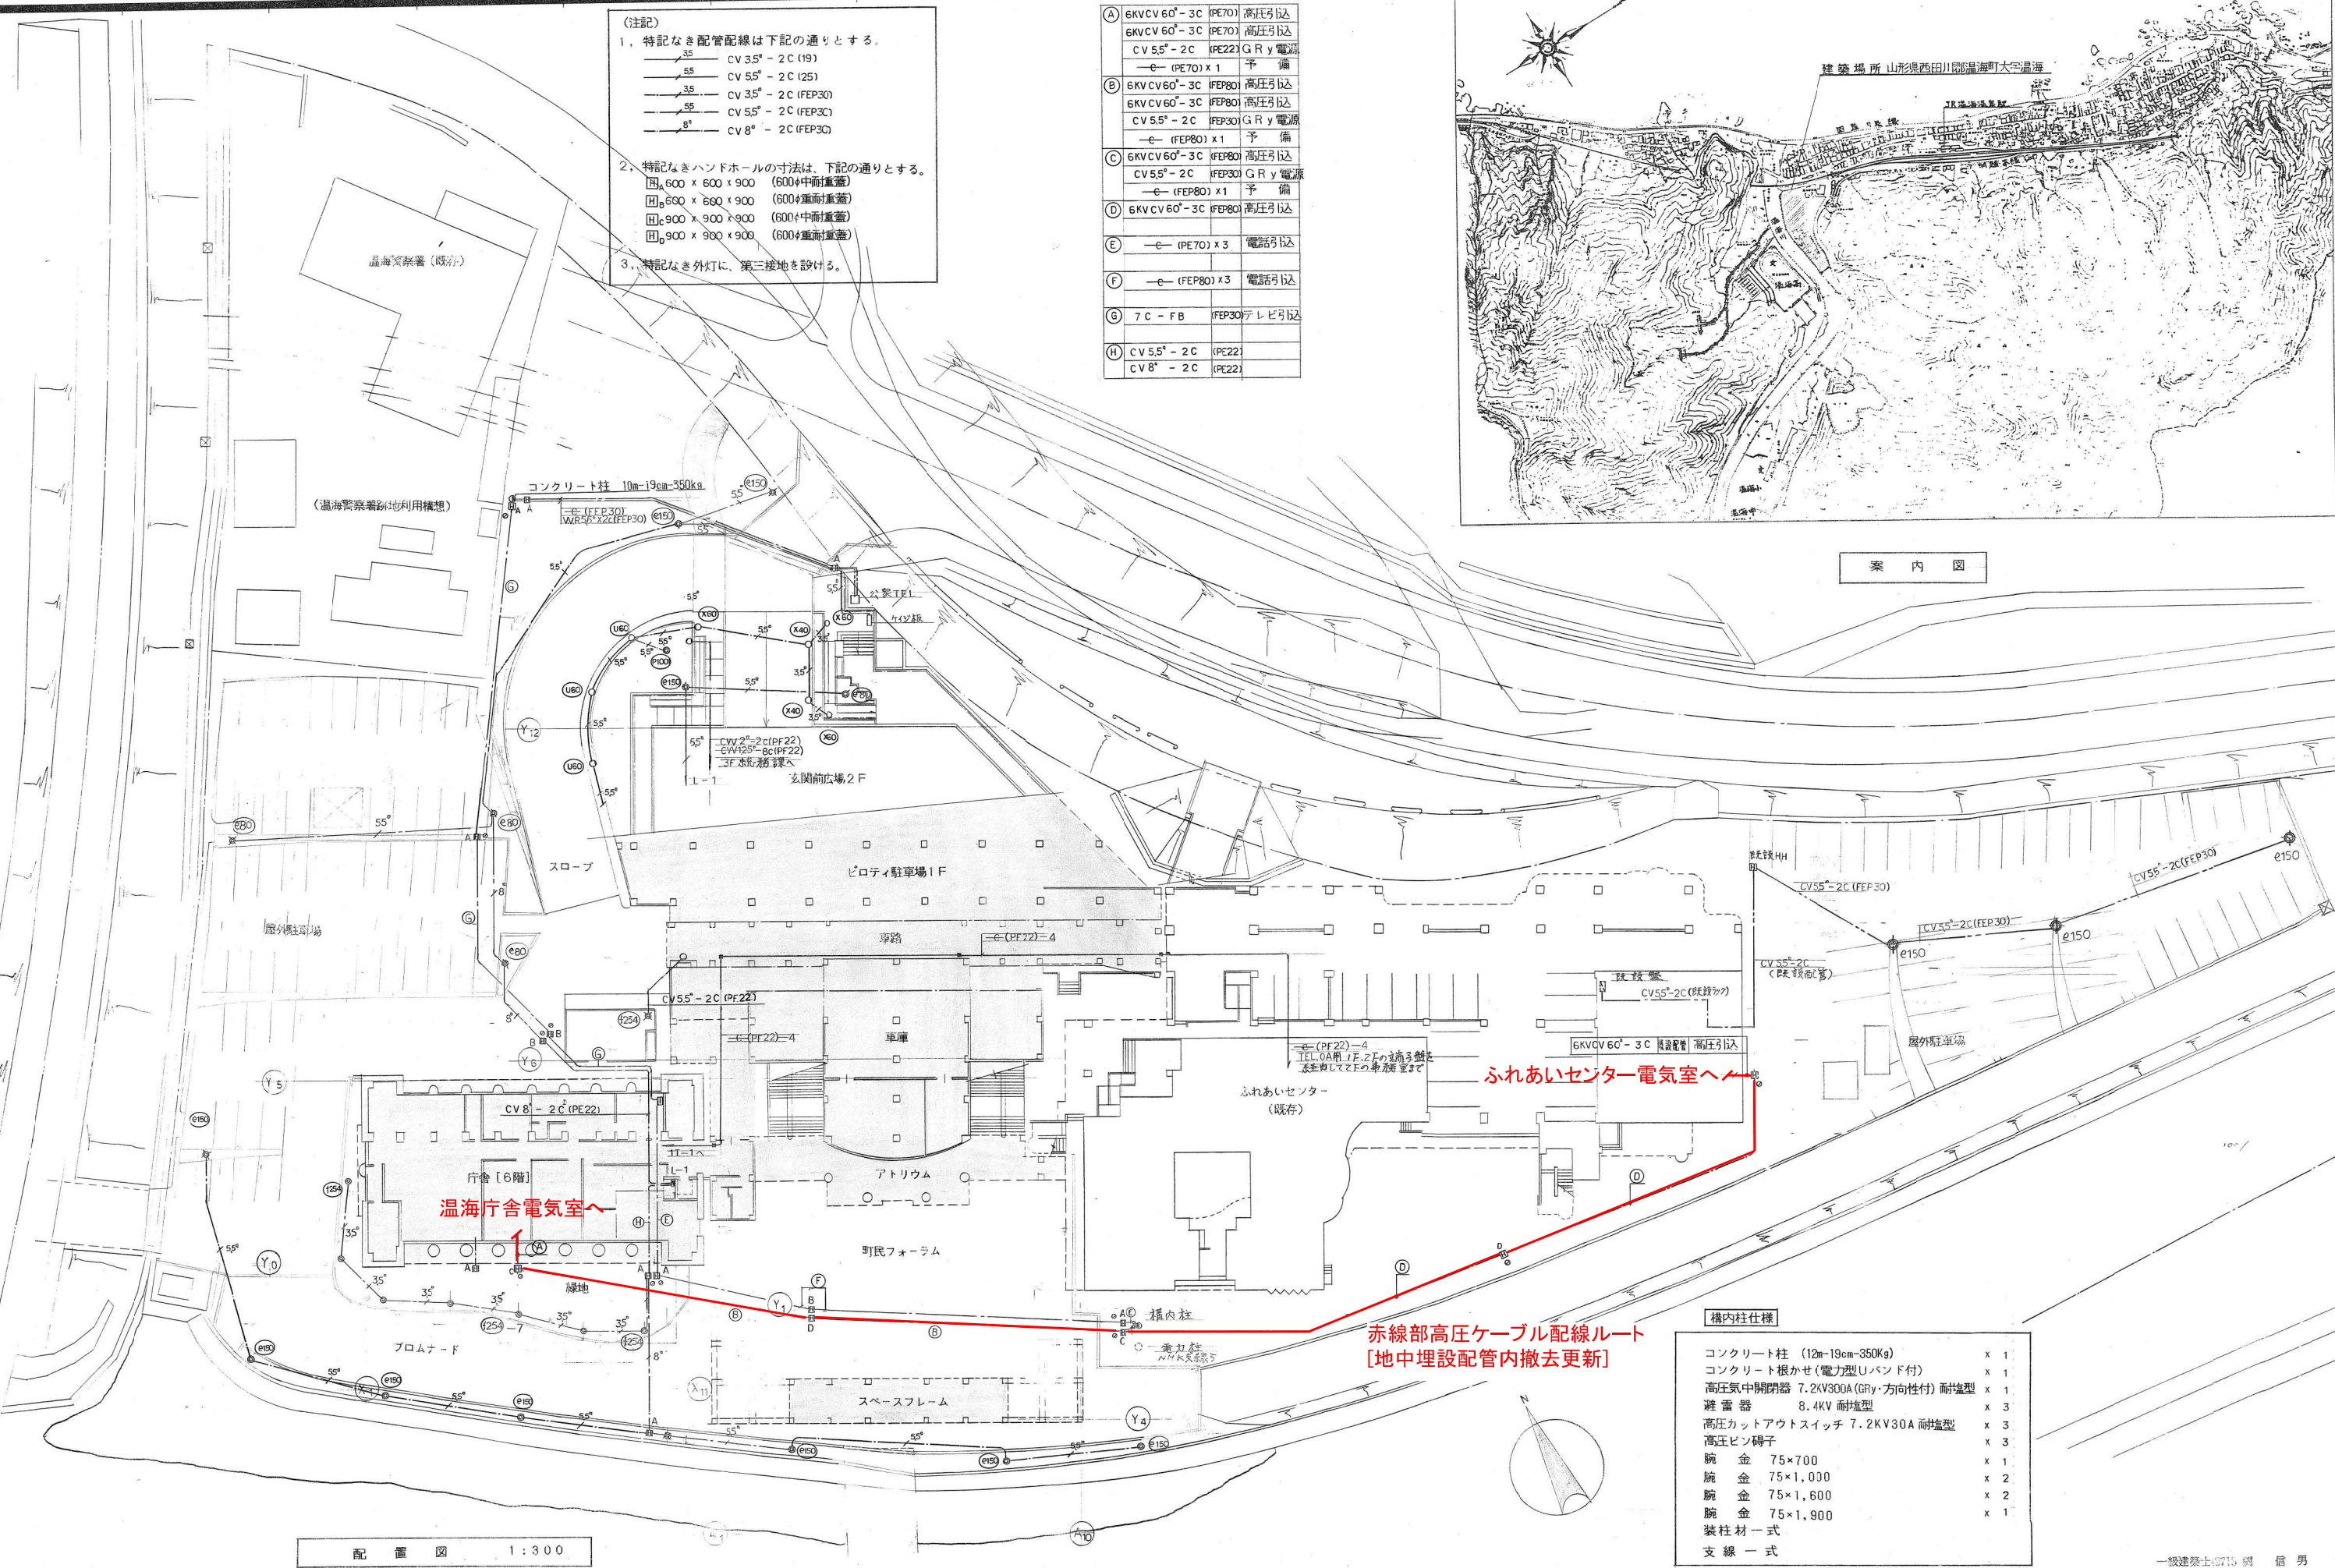

- (注記)
1. 特記なき配管配線は下記の通りとする。
- 35 CV 3.5" - 2C (19)
 - 55 CV 5.5" - 2C (25)
 - 35 CV 3.5" - 2C (FEP30)
 - 55 CV 5.5" - 2C (FEP30)
 - 8" CV 8" - 2C (FEP30)
2. 特記なきハンドホールの寸法は、下記の通りとする。
- 田 600 x 600 x 900 (800+中耐重蓋)
 - 田 600 x 600 x 900 (800+重耐重蓋)
 - 田 900 x 900 x 900 (800+中耐重蓋)
 - 田 900 x 900 x 900 (800+重耐重蓋)
3. 特記なき外灯に、第三接地を設ける。




A	6KV CV 60" - 3C (FEP70) 高圧引込
	6KV CV 60" - 3C (FEP70) 高圧引込
	CV 5.5" - 2C (FEP22) GRy 電源
	-e (FEP70) x 1 予備
B	6KV CV 60" - 3C (FEP80) 高圧引込
	6KV CV 60" - 3C (FEP80) 高圧引込
	CV 5.5" - 2C (FEP30) GRy 電源
	-e (FEP80) x 1 予備
C	6KV CV 60" - 3C (FEP80) 高圧引込
	CV 5.5" - 2C (FEP30) GRy 電源
	-e (FEP80) x 1 予備
D	6KV CV 60" - 3C (FEP80) 高圧引込
E	-e (FEP70) x 3 電話引込
F	-e (FEP80) x 3 電話引込
G	7C - FB (FEP30) テレビ引込
H	CV 5.5" - 2C (FEP22)
	CV 8" - 2C (FEP22)

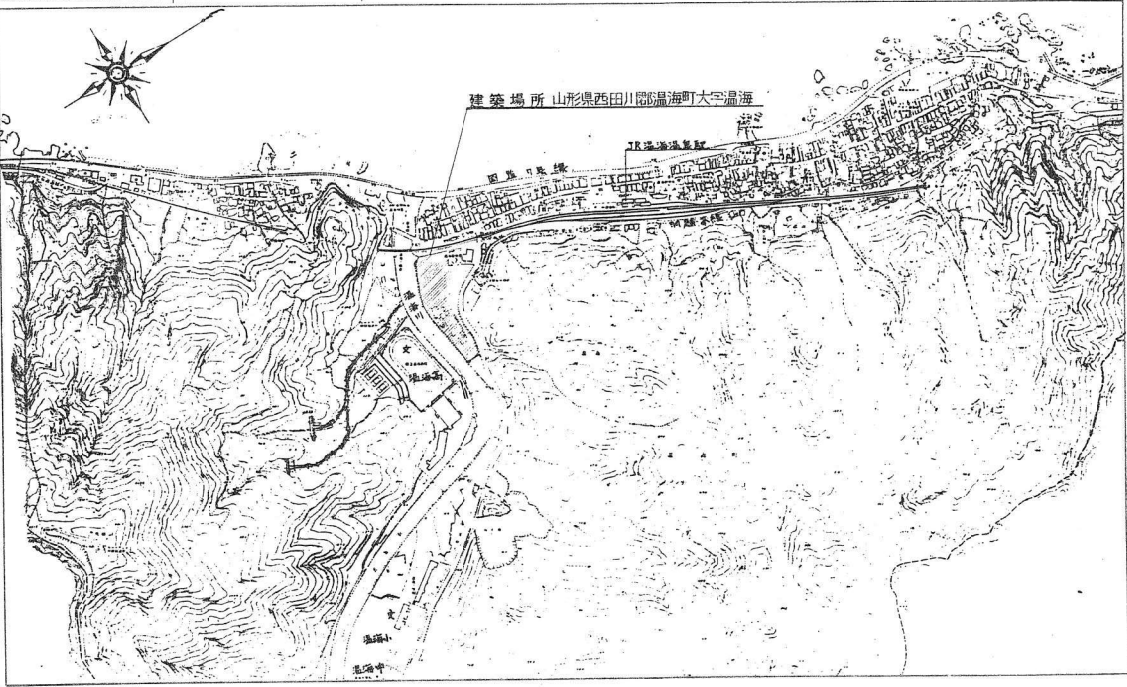


案内図

配置図 1:300

構内柱仕様	
コンクリート柱 (12m-19m-350kg)	x 1
コンクリート根かせ (電力型リバンド付)	x 1
高圧気中開閉器 7.2KV300A (GRy・方向性付) 耐塩型	x 1
避雷器 8.4KV 耐塩型	x 3
高圧カットアウトスイッチ 7.2KV300A 耐塩型	x 3
高圧ピン端子	x 3
腕金 75x700	x 1
腕金 75x1,000	x 2
腕金 75x1,600	x 2
腕金 75x1,900	x 1
装柱材一式	
支線一式	

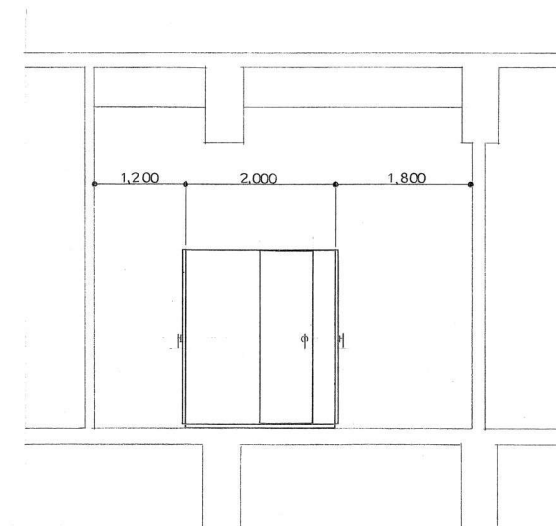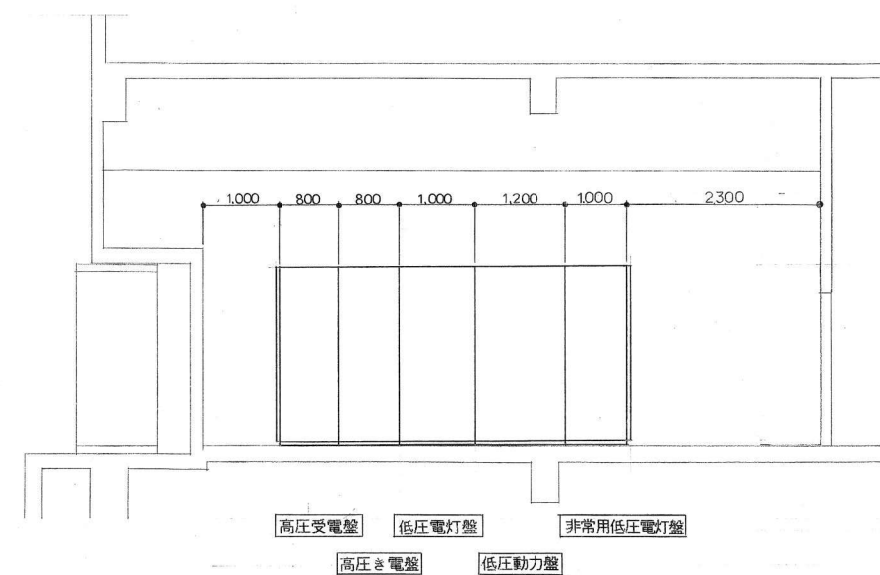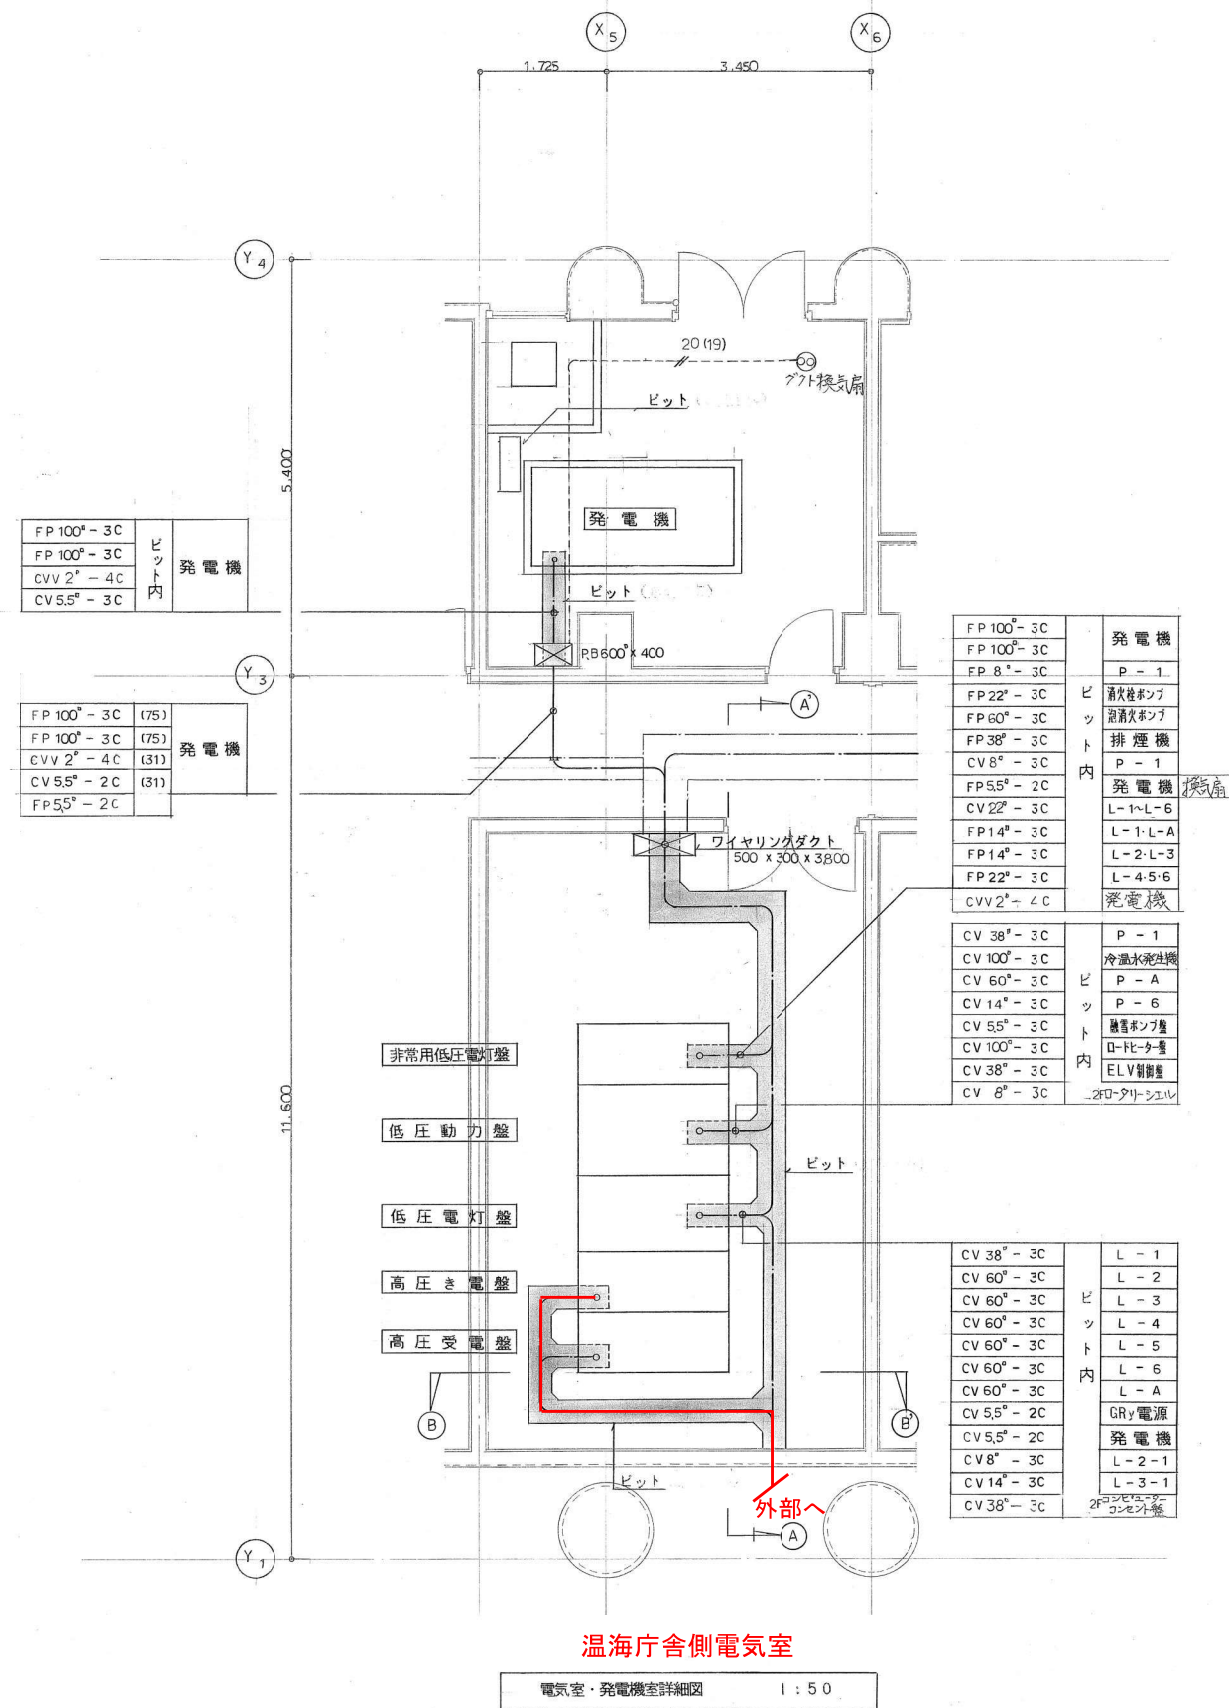

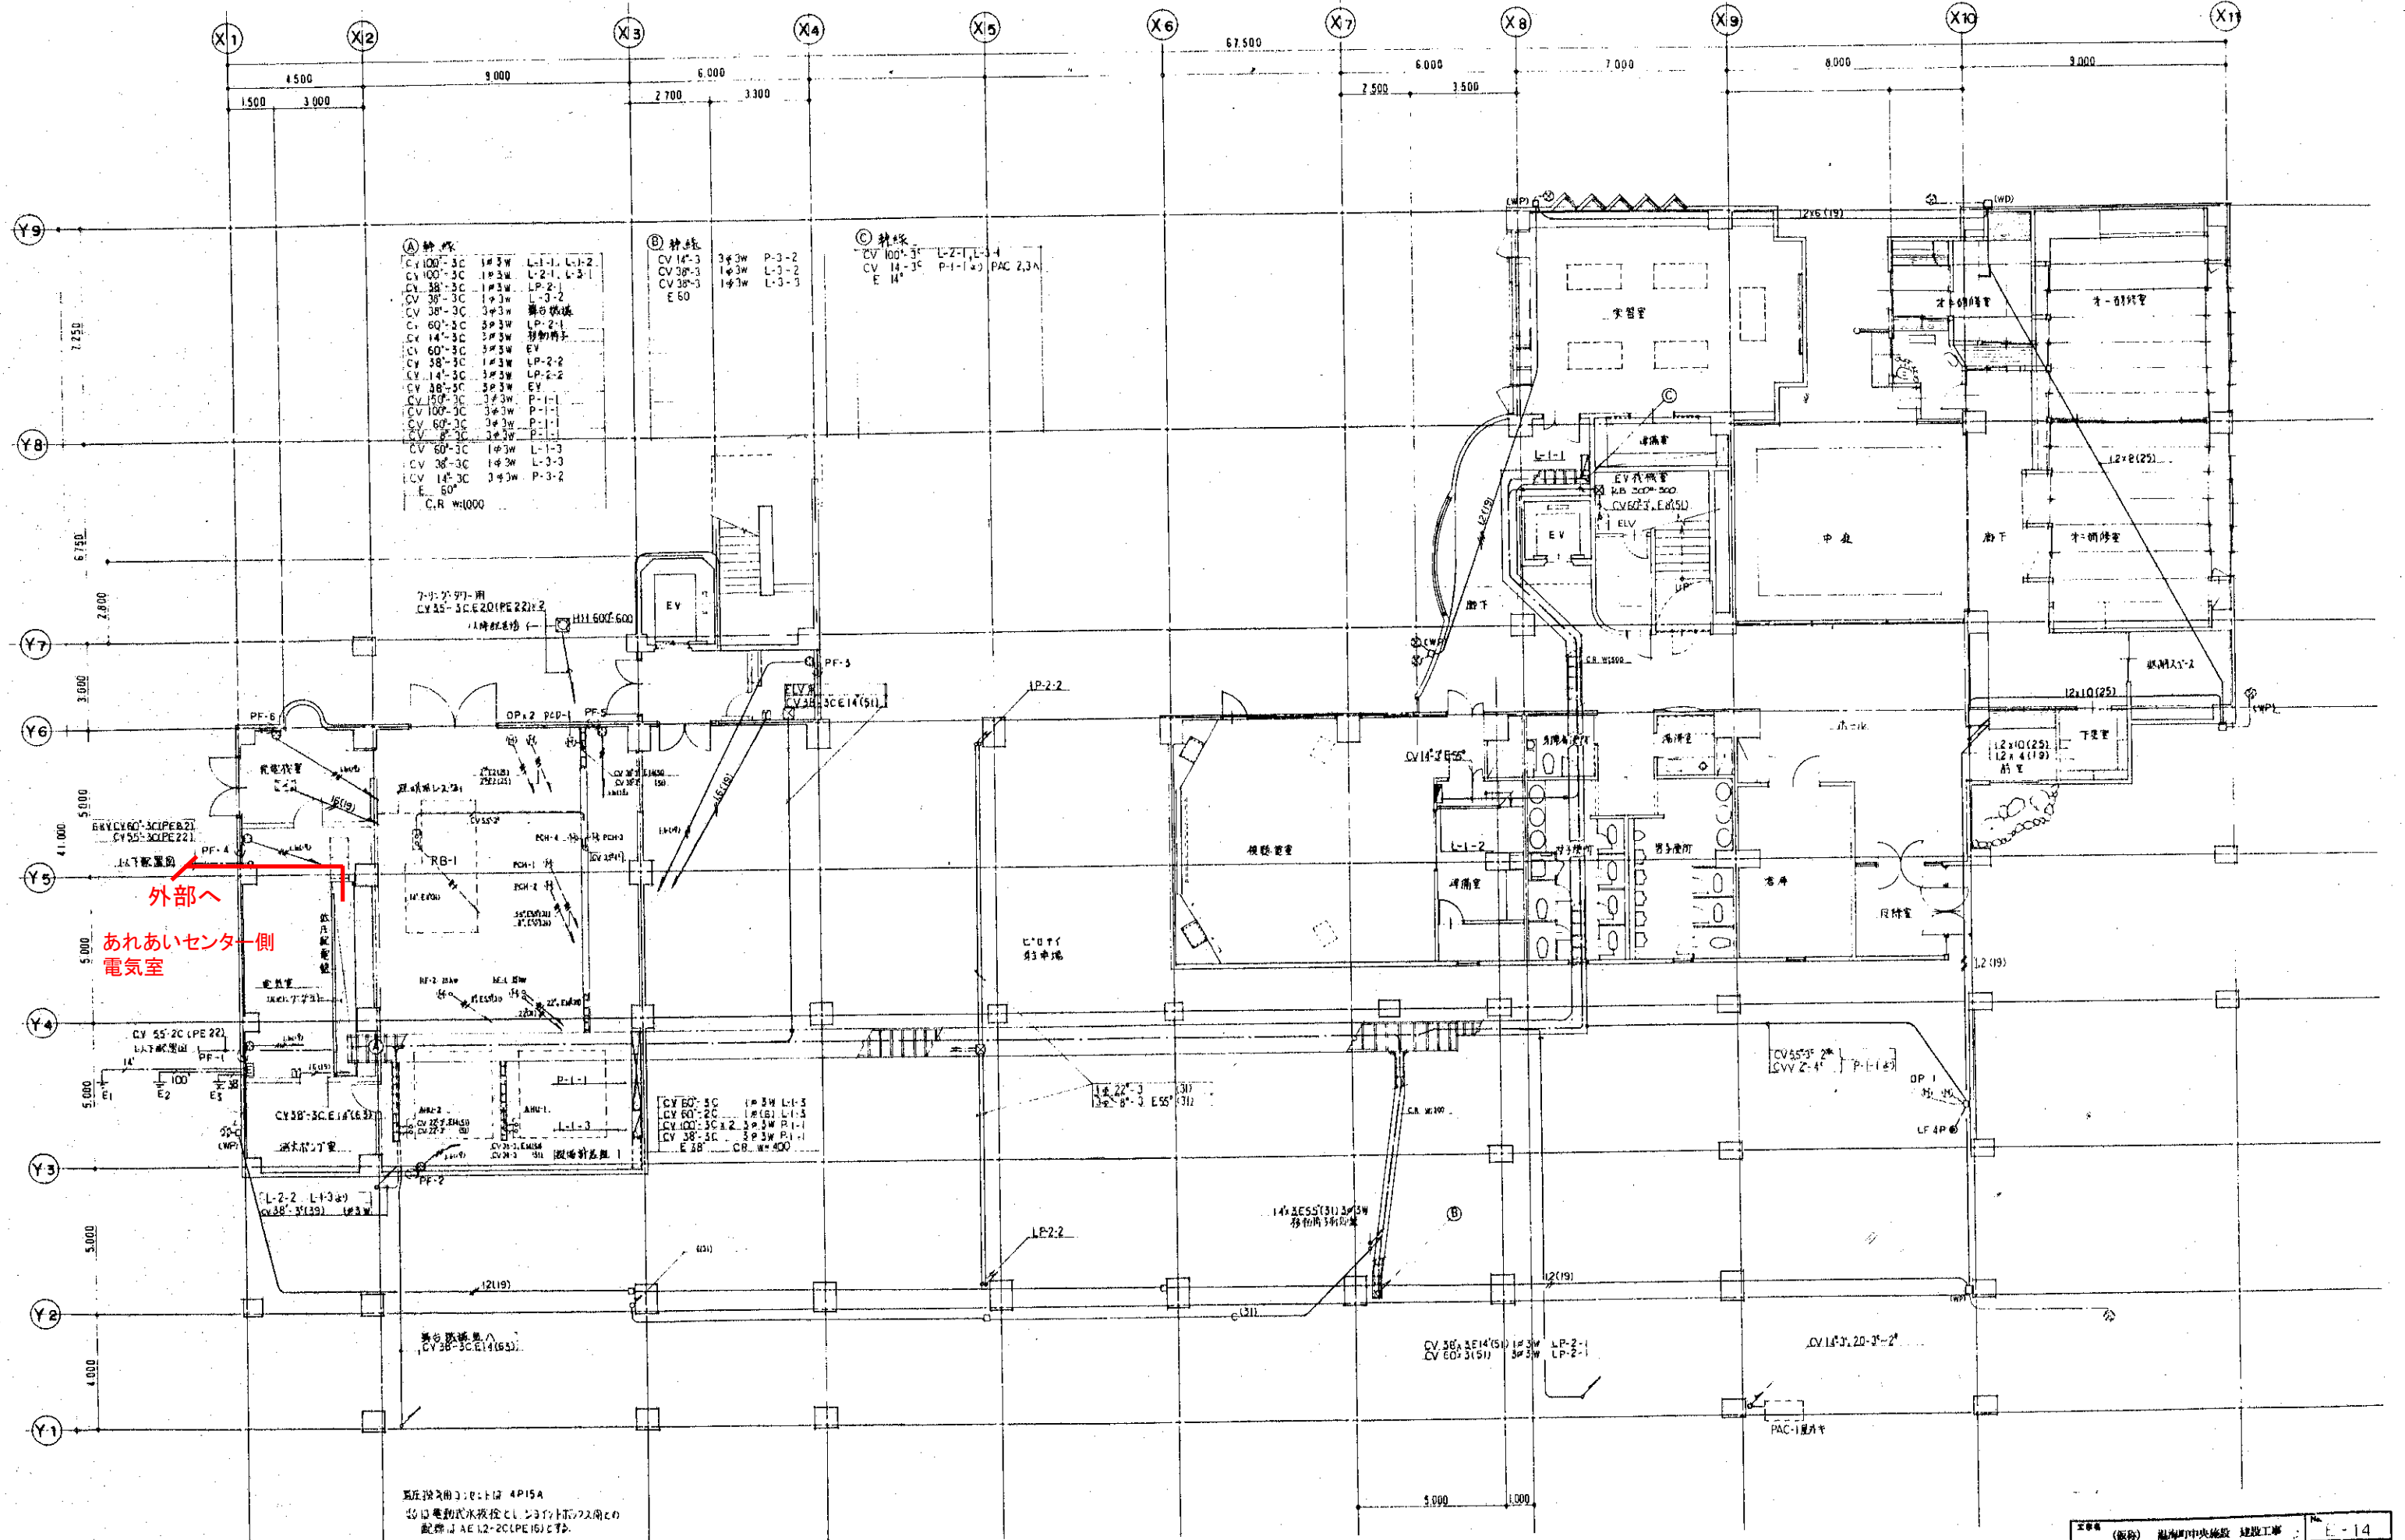

1 階平面図 S-1:100

工事名	(仮称) 旭海町中央施設 建設工事	図番	E-14
業種	建設・電力設備	比例尺	200
図名	1 階平面図	1/100	
作成		設計	
監理東北建設設計監理事務所		図主	
〒100-0001 東京都千代田区千代田 1-1-1		図主	
電話 03-3211-1111		図主	