


鶴岡市本庁舎電気室低圧電灯用遮断器更新工事

工事場所 鶴岡市馬場町9番25号
工 期 令和7年11月20日 から 令和8年3月13日
工事概要 地下電気室内の低圧電灯用遮断器及び電力計、
非常用発電機用蓄電池の更新。

- 工事仕様
1. 共通仕様
- 図面及び特記仕様書に記載されてない事項は、
国土交通省大臣官房官庁営繕部監修の「公共建築工事
標準仕様書（電気設備工事編）（最新版）」（以下、
「標準仕様書」という。）、「公共建築改修工事標準仕様書
（電気設備工事編）（最新版）」（以下、「改修標準
仕様書」という。）及び「公共建築設備工事標準図（電気
設備工事編）（最新版）」（以下、「標準図」という。）
による。
2. その他
- 更新作業日は2月に予定している
自家用電気工作物の年次点検(全停)に合わせて行うこと。
 - 作業開始前は、必ず無充電状態を確認すること

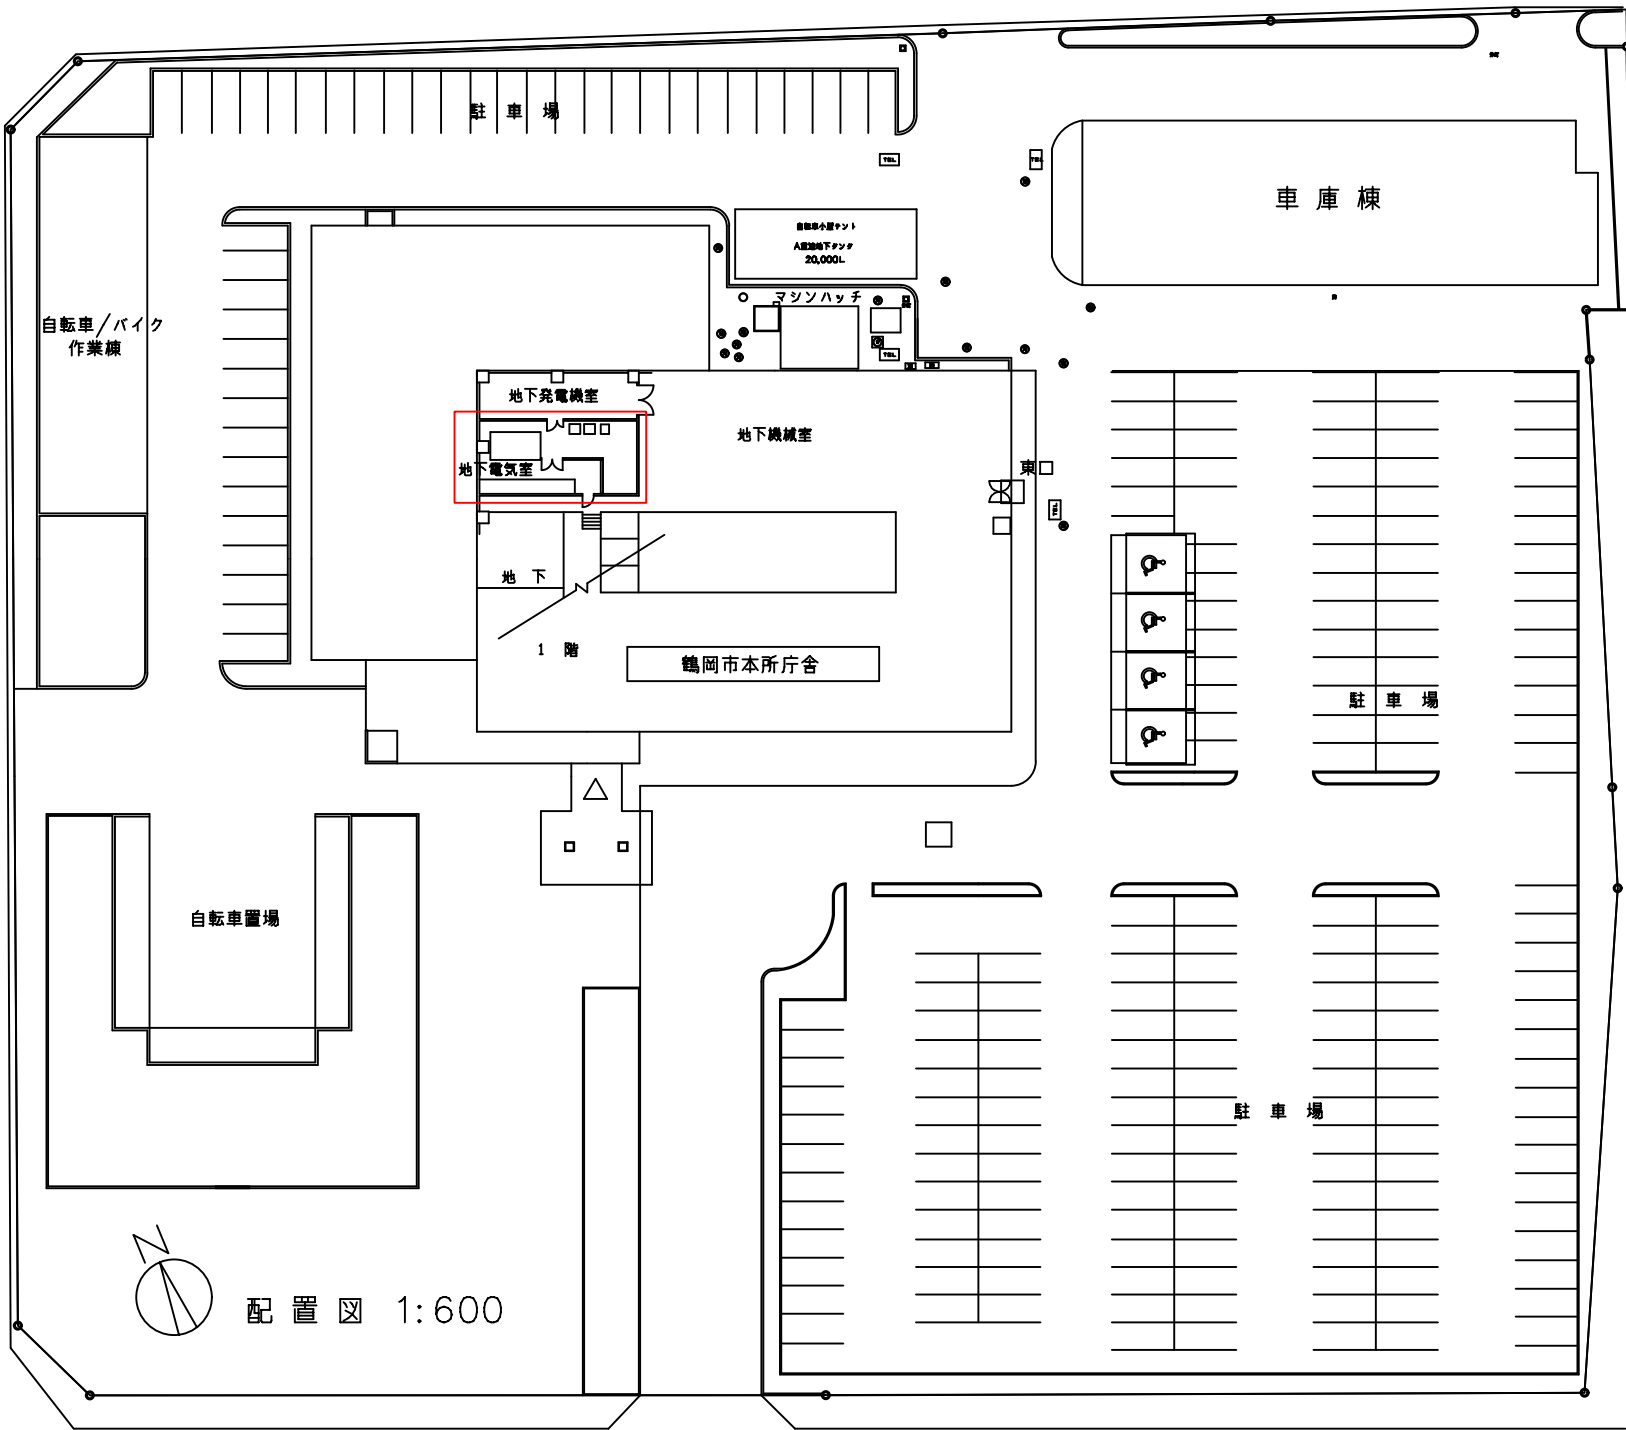


案内図



更新対象

高压発電機 6.6kV 50Hz 3Φ 500kVA

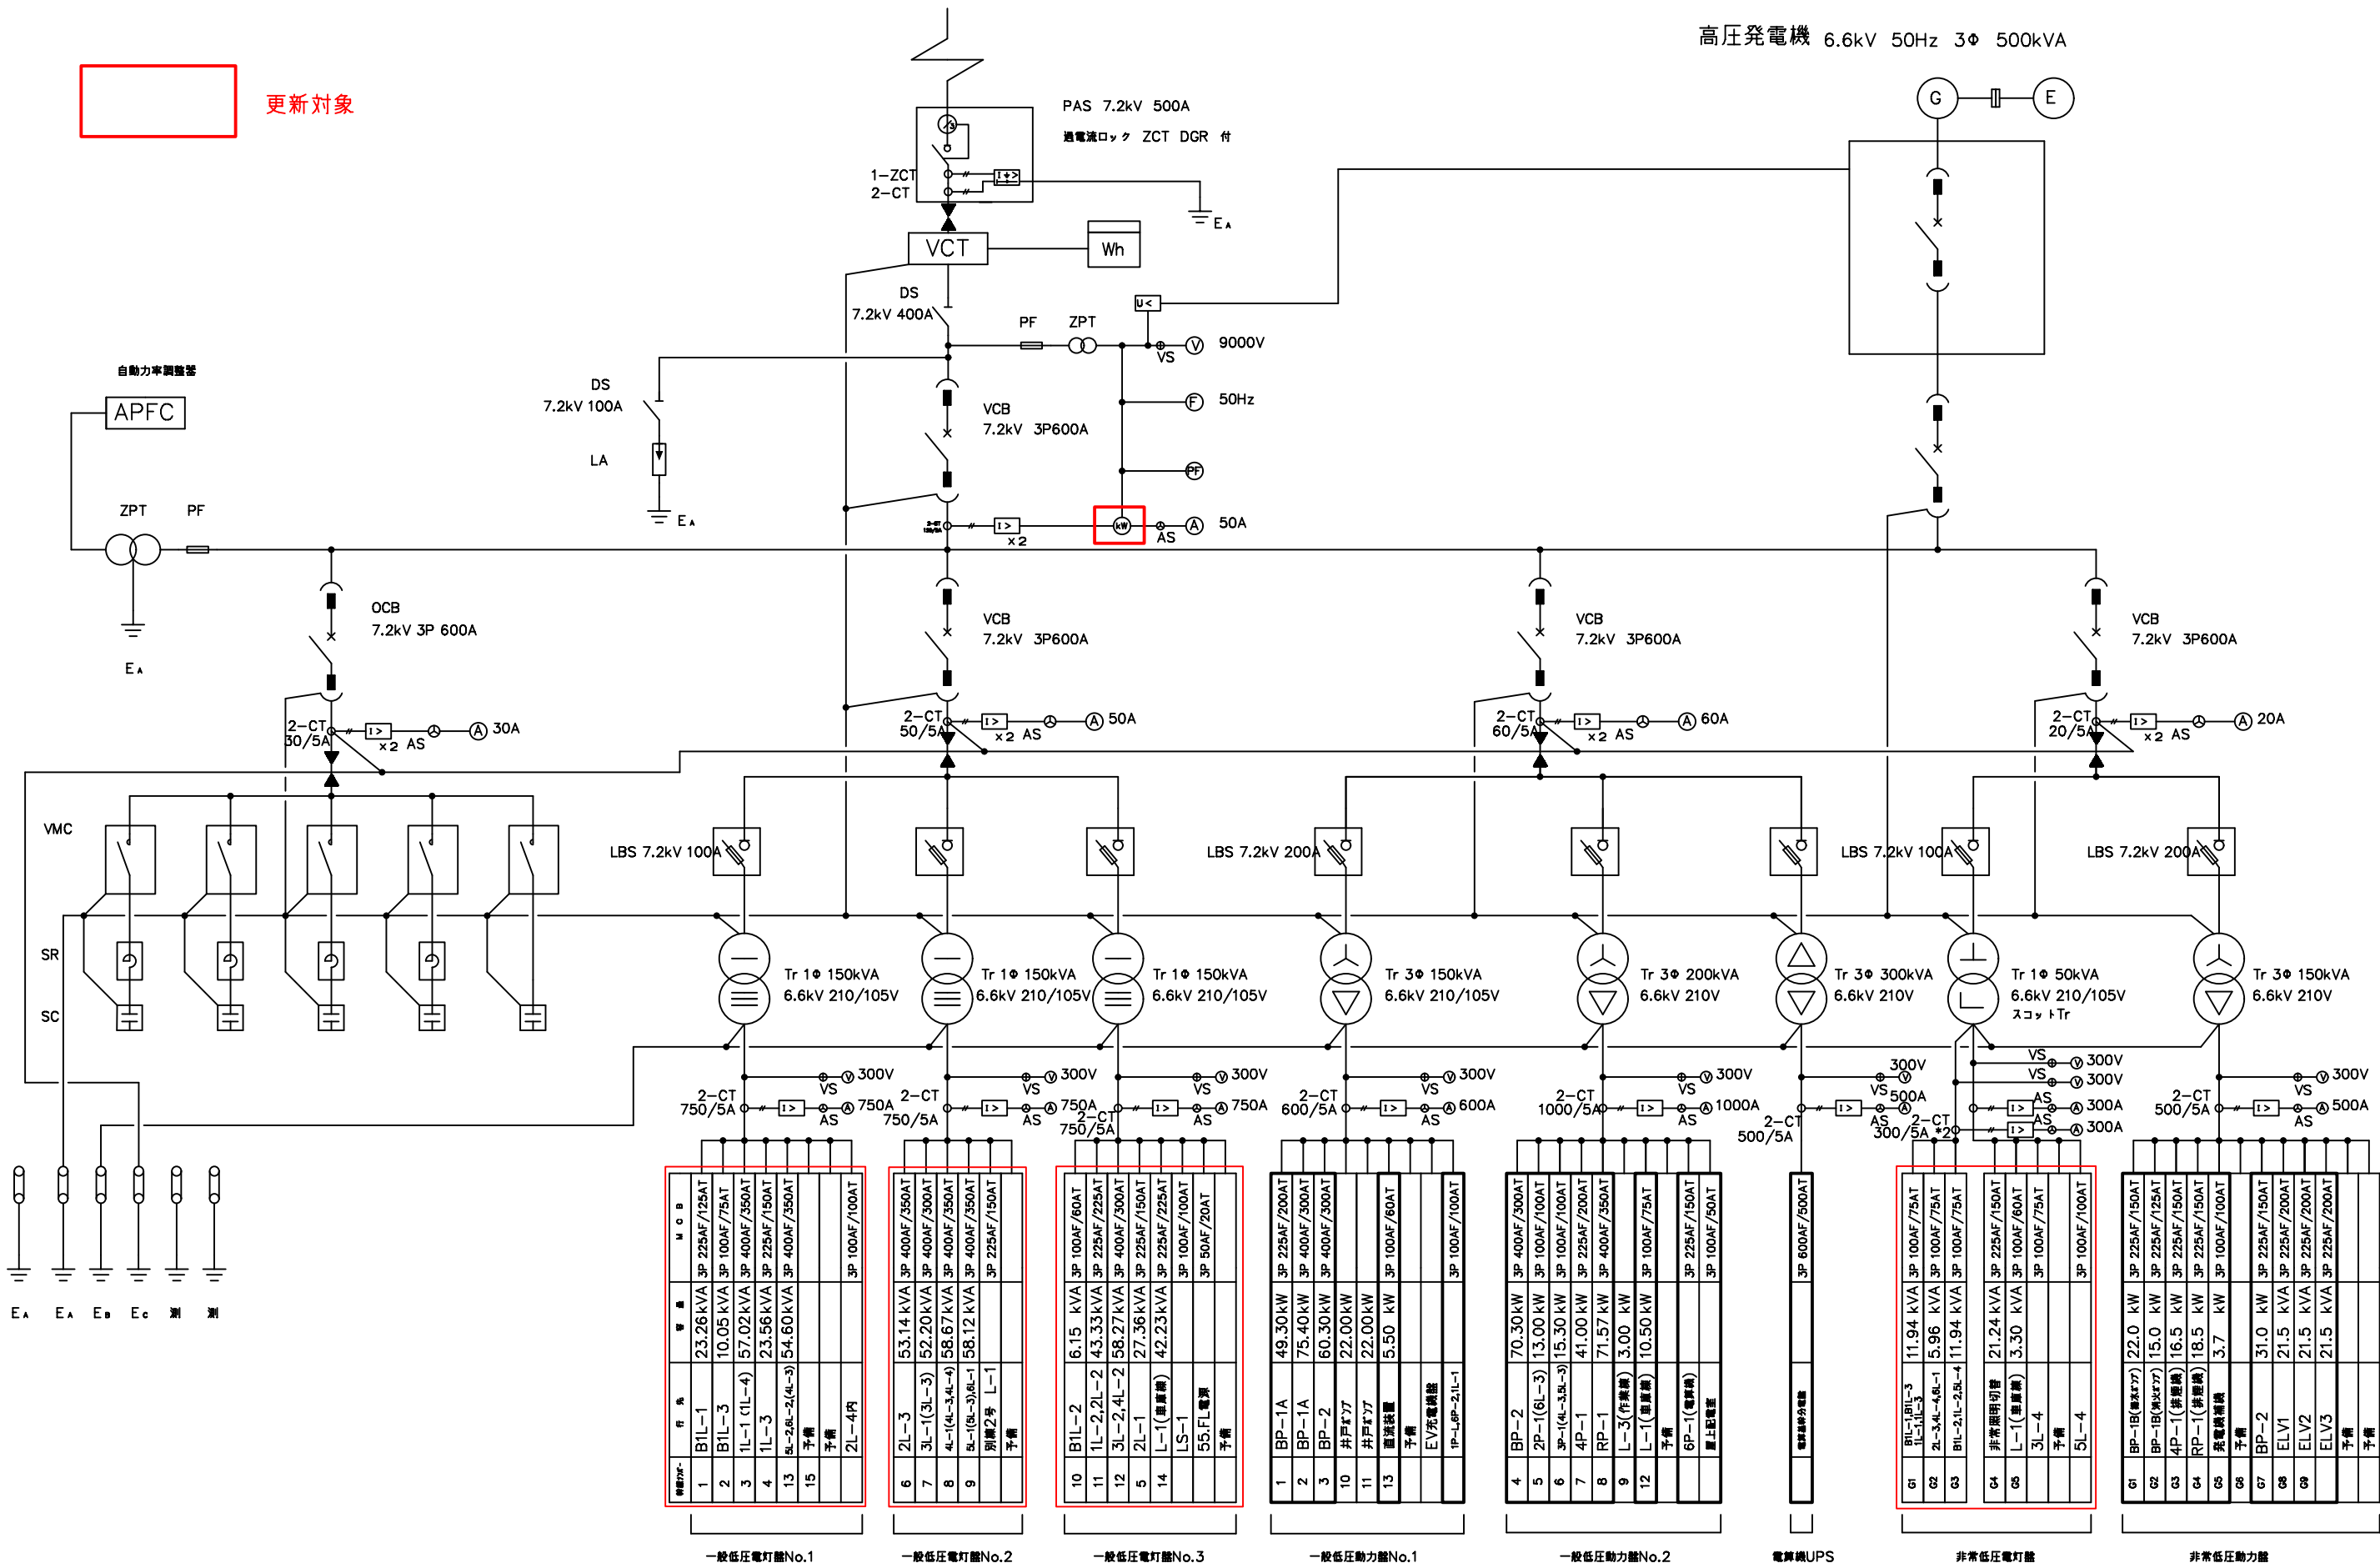


鶴岡市建設部建築課

製図 照査

特記

製図 7年10月 日 工事名 鶴岡市本庁舎電気室低圧電灯用遮断器更新工事 図面番号

縮尺 NON 図面名 高压受変電設備単線結線図 2

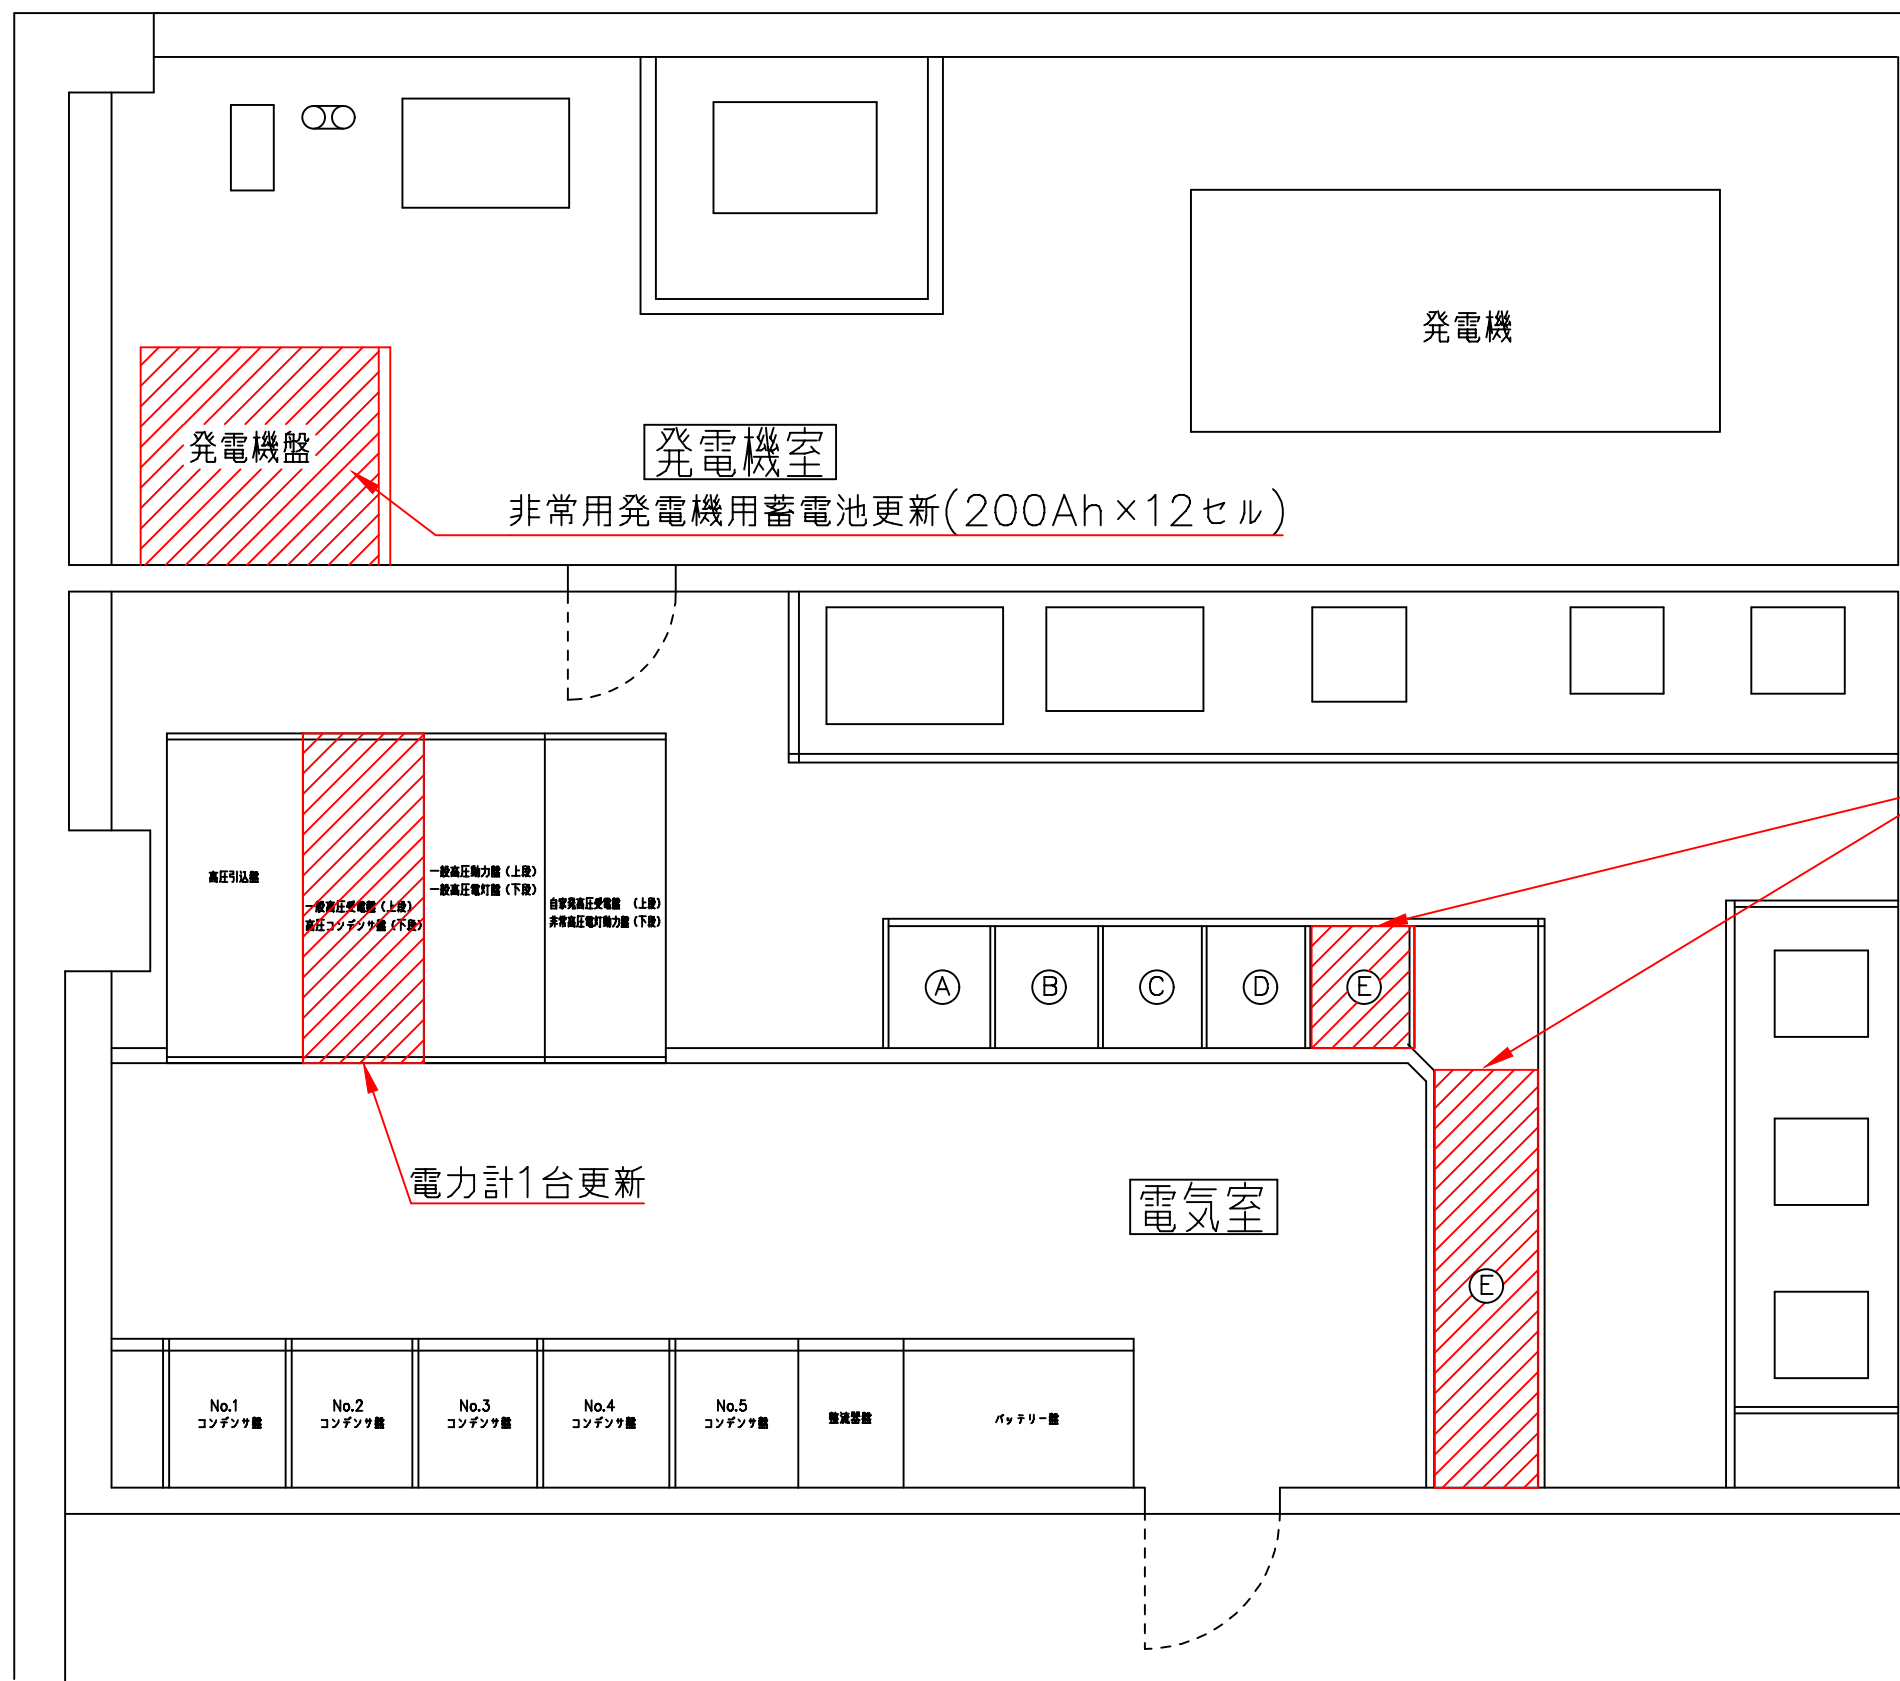

工事内容

- ・電力計1台の更新
- ・各低圧電灯用遮断器の更新(25台)
- ・遮断器開口部のパネル加工
- ・銅バー、遮断器間の電線接続
- ・非常用発電機用蓄電池の更新(12セル)

低圧電灯用遮断器更新(25台)

電力計1台更新

- ①一般低圧動力盤 No.1
- ②一般低圧動力盤 No.2
- ③電算機電源盤
- ④非常低圧動力盤
- ⑤非常低圧電灯盤

作業箇所



鶴岡市建設部建築課

製図 照査 特記

製図	7年10月 日	工事名	鶴岡市本庁舎電気室低圧電灯用遮断器更新工事	図面番号
縮尺	1:50	図面名	電気室平面図	3