

櫛引スポーツセンター空調設備改修工事

設計図


特記仕様書

A. 工事概要

1. 工事名 櫛引スポーツセンター空調設備改修工事
2. 工事場所 鶴岡市三千刈字清和158-1
3. 工事種目 管工事

B. 工事仕様

1. 共通仕様 特記仕様及び図面に記載されていない事項は、全て国土交通省大臣官房官庁営繕部監修の「公共建築工事標準仕様書機械、電気設備工事編」（最新版）及び「公共建築改修工事標準仕様書機械、電気設備工事編」（最新版）、同大臣官房官庁営繕部監修の「公共建築工事標準図機械、電気設備工事編」（最新版）による。
金属同士の接合部は同等の材質とし、異種金属との接触がある場合は電蝕による腐食対策を講じる事とする。
2. 工事写真 国土交通省大臣官房官庁営繕部監修の営繕工事写真撮影要領（最新版）による。
3. 工事概要 櫛引スポーツセンターの1階合宿室、2階ロビー、2階相談室のエアコンを更新・増設するもの。

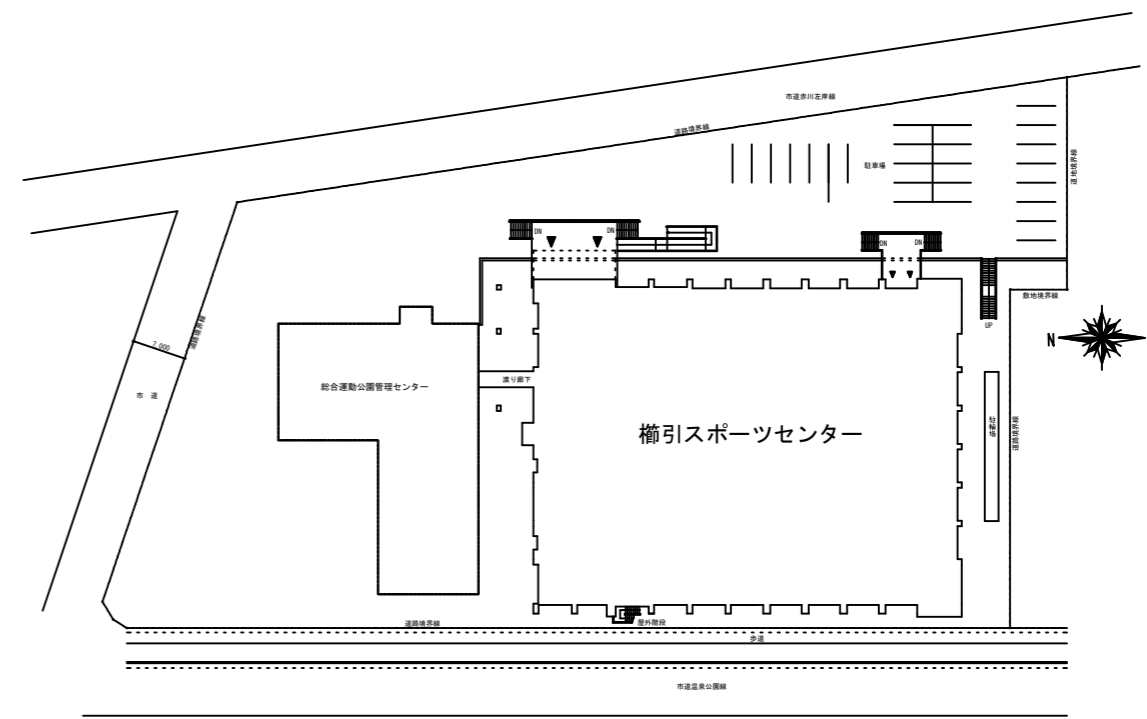


配置図 S=1:300





工事エリア（1階合宿室）

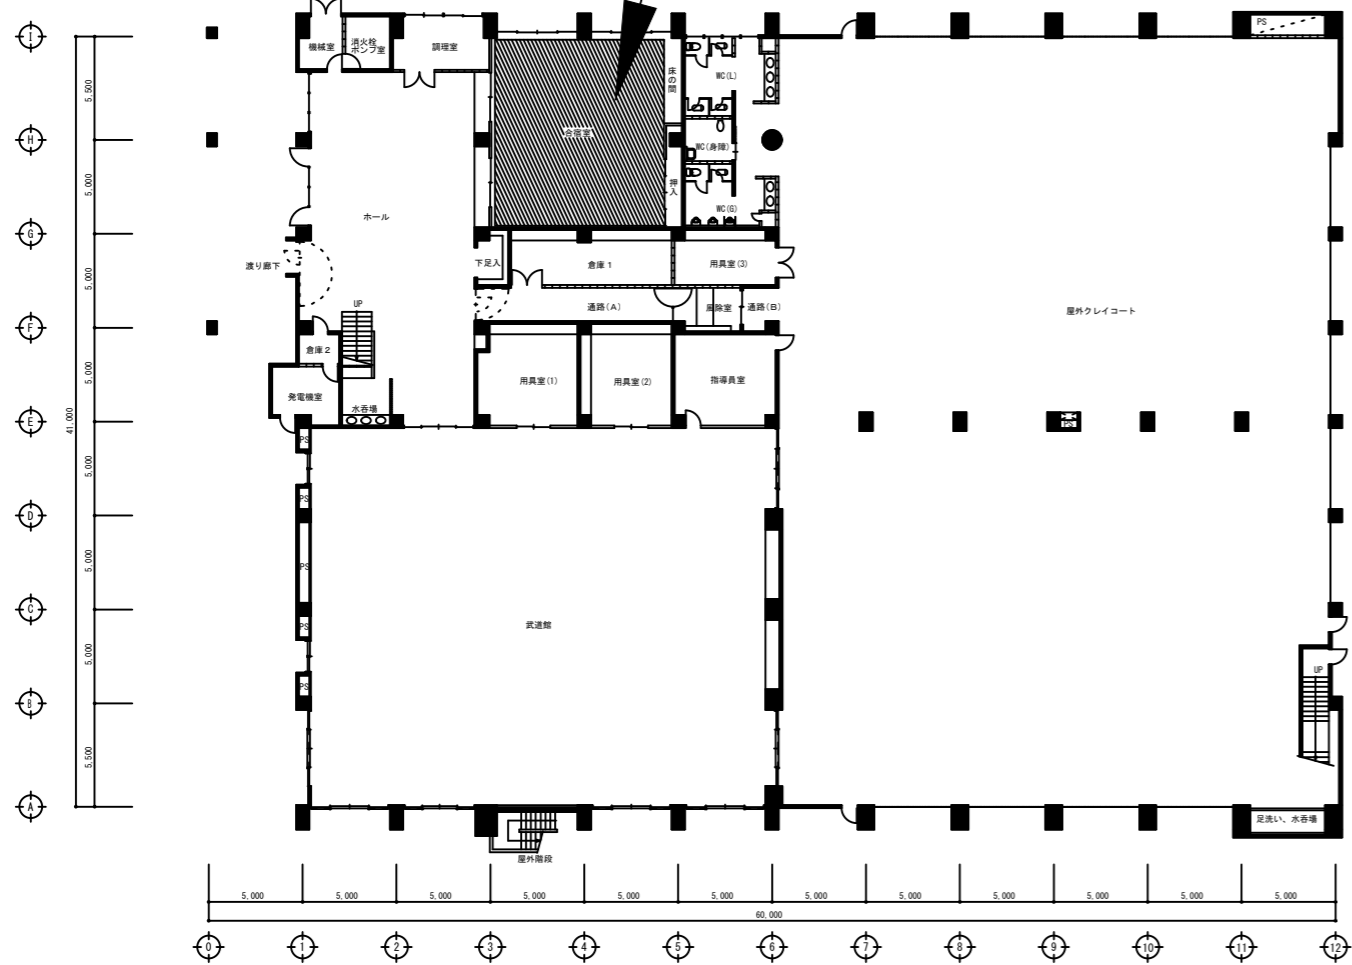


1階平面図



工事エリア（2階ロビー）

工事エリア（2階相談室）

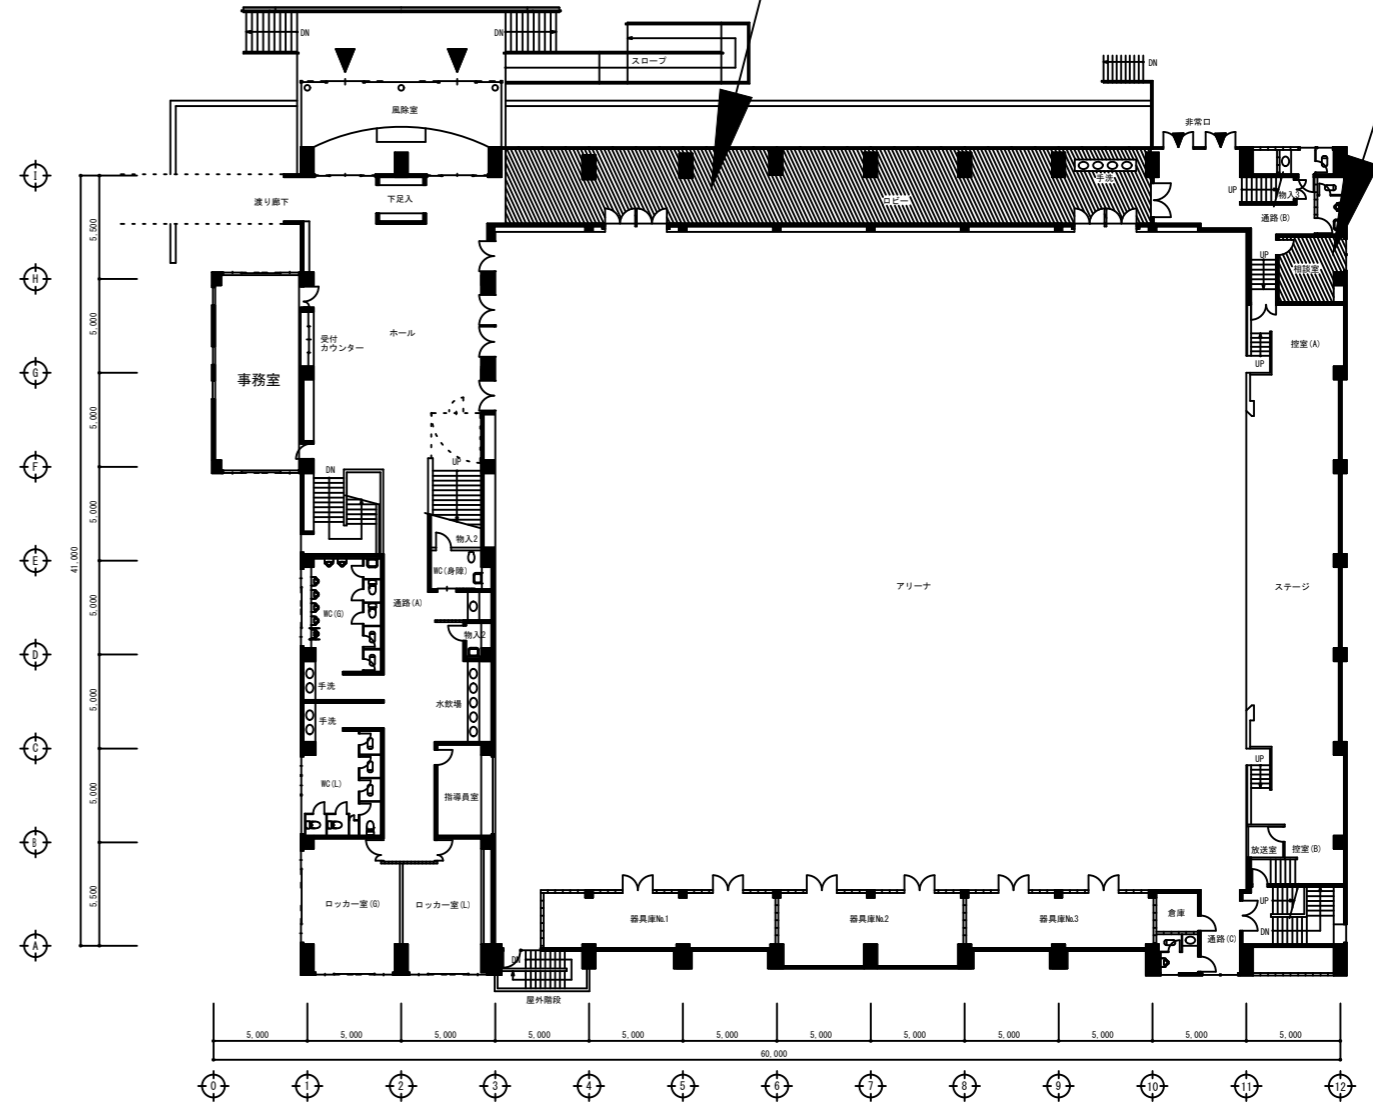

2階平面図



鶴岡市建設部建築課

製図 照査 特記

本工事に使用する材料・機器等はJIS、JAS、その他、市が認める認証を受けた製品とし、規格のないものについてはそれぞれ性能表を提出し承諾を受けること。

製図 8年 4月 日


工事名 櫛引スポーツセンター空調設備改修工事

図面番号

縮尺 NON

図面名 平面図(1)

2

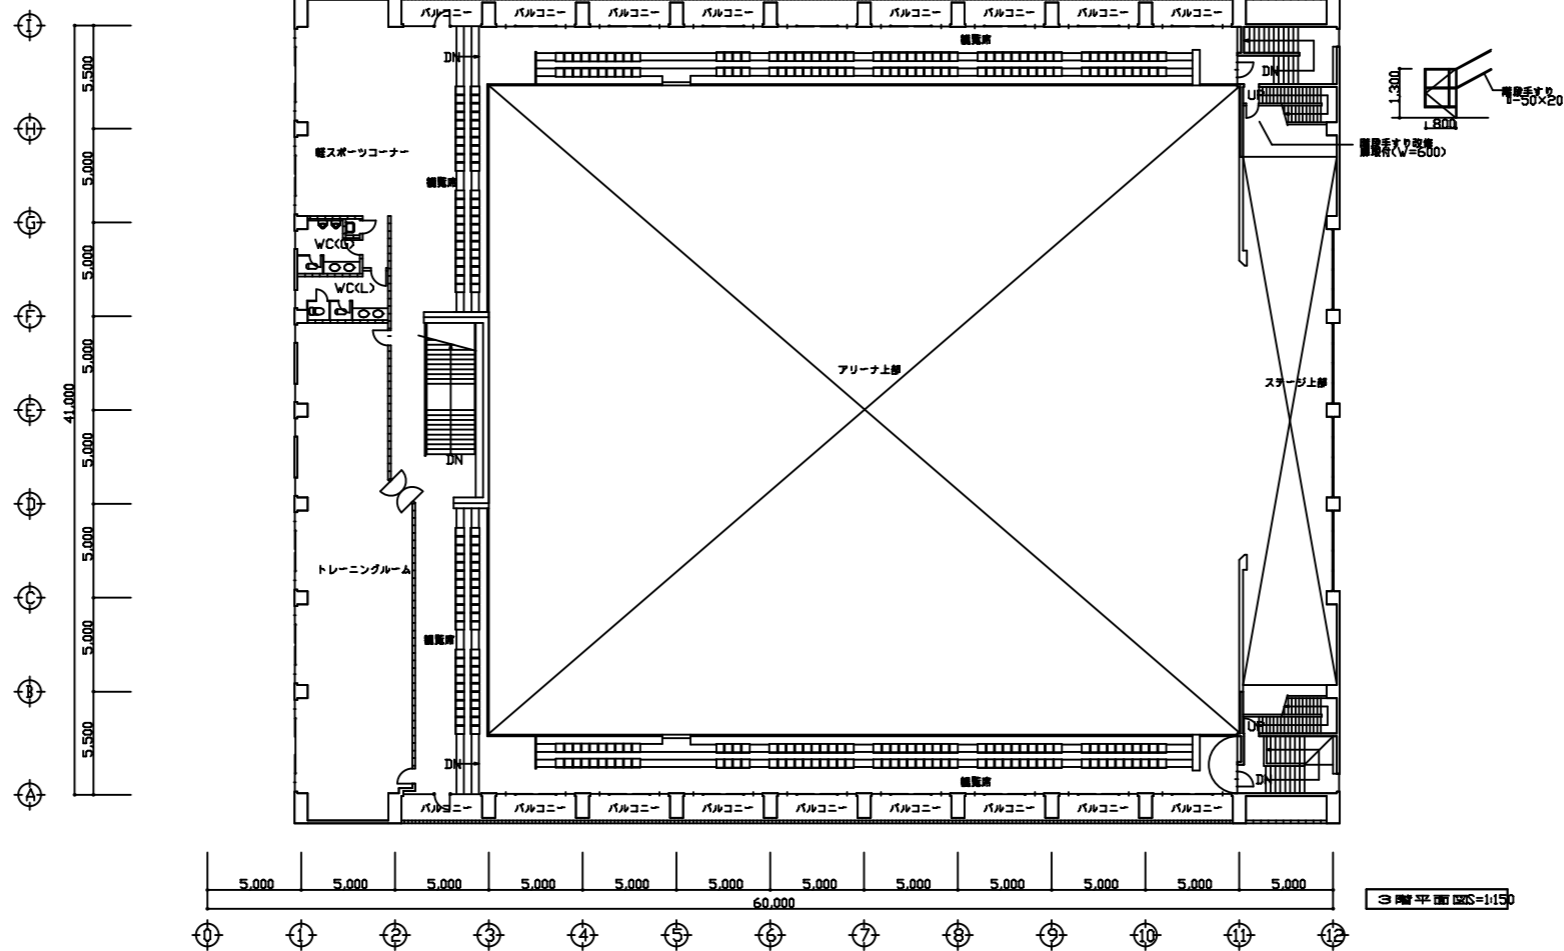

3階平面図



鶴岡市建設部建築課

製図 照査

特記

本工事に使用する材料・機器等はJIS、JAS、その他、市が認める認証を受けた製品とし、規格のないものについてはそれぞれ性能表を提出し承諾を受けること。

製図

8年 4月 日

工事名

櫛引スポーツセンター空調設備改修工事

図面番号


縮尺

NON


図面名

平面図(2)

3

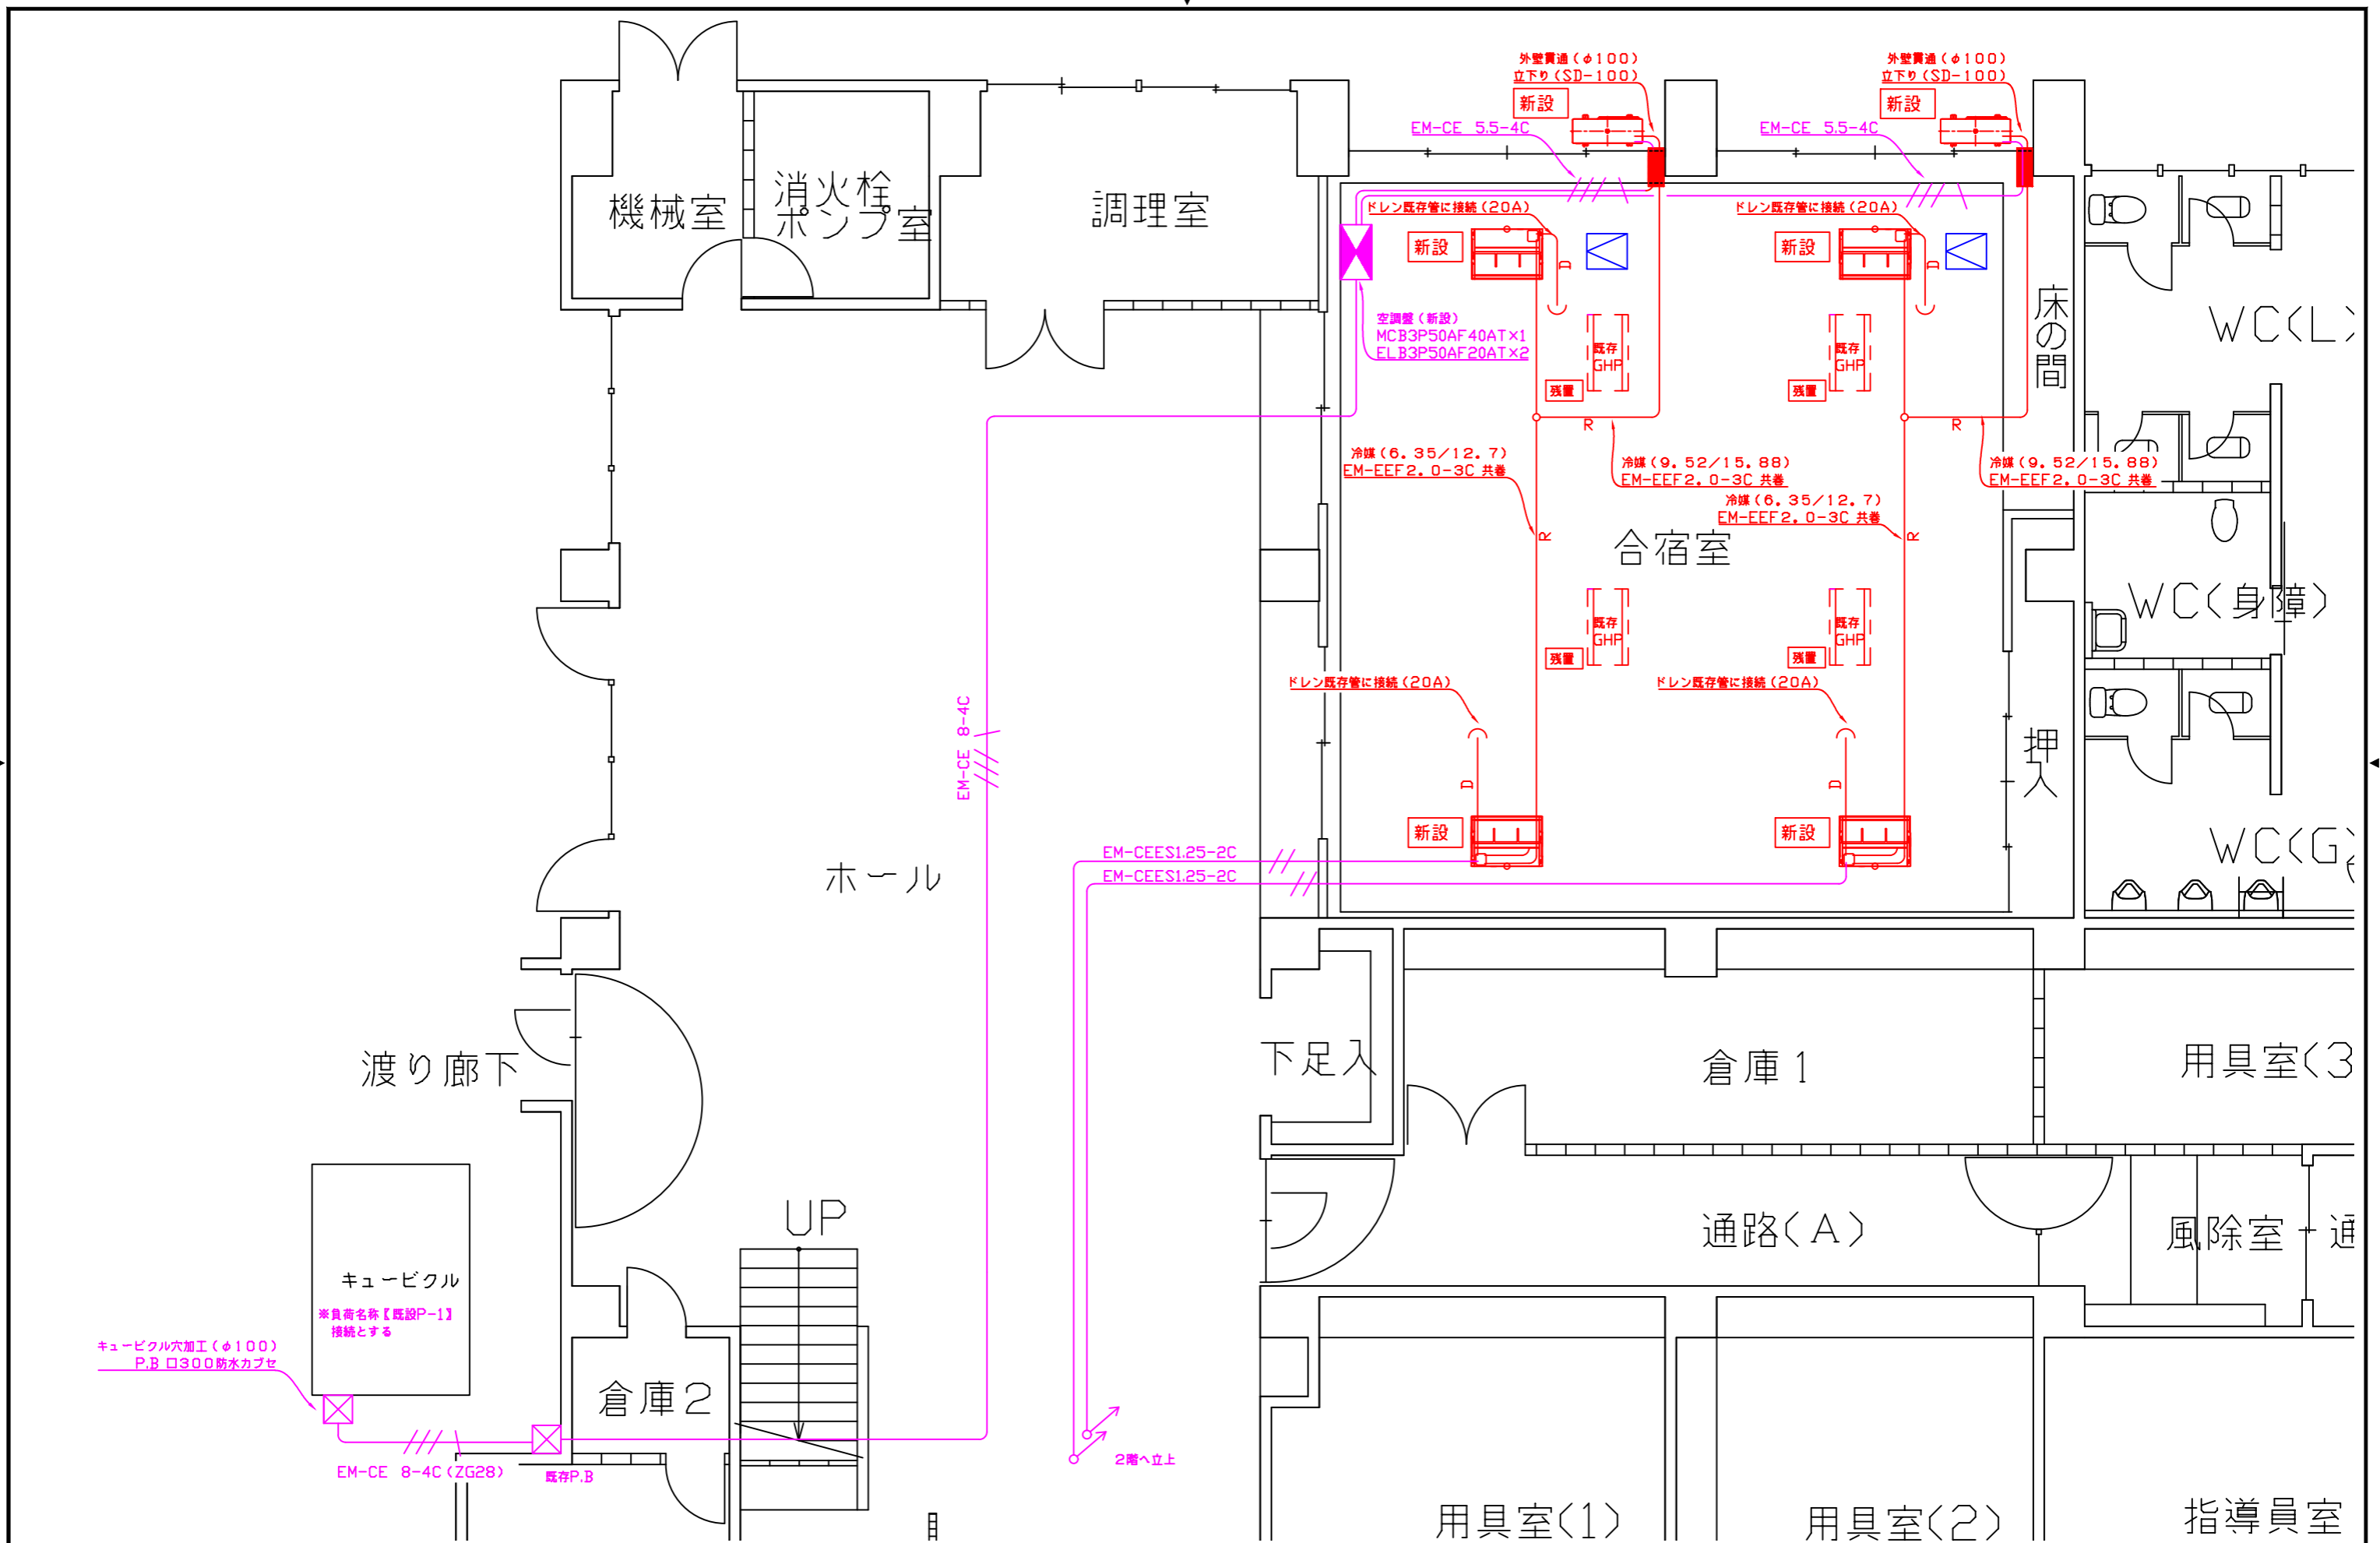

鶴岡市建設部建築課	製図 照査 特記	本工事に使用する材料・機器等はJIS、JAS、その他、市が認める認証を受けた製品とし、規格のないものについてはそれぞれ性能表を提出し承諾を受けること。	製図 8年 4月 日	工事名 櫛引スポーツセンター空調設備改修工事	図面番号
	縮尺 NON	図面名 1階改修図	4		

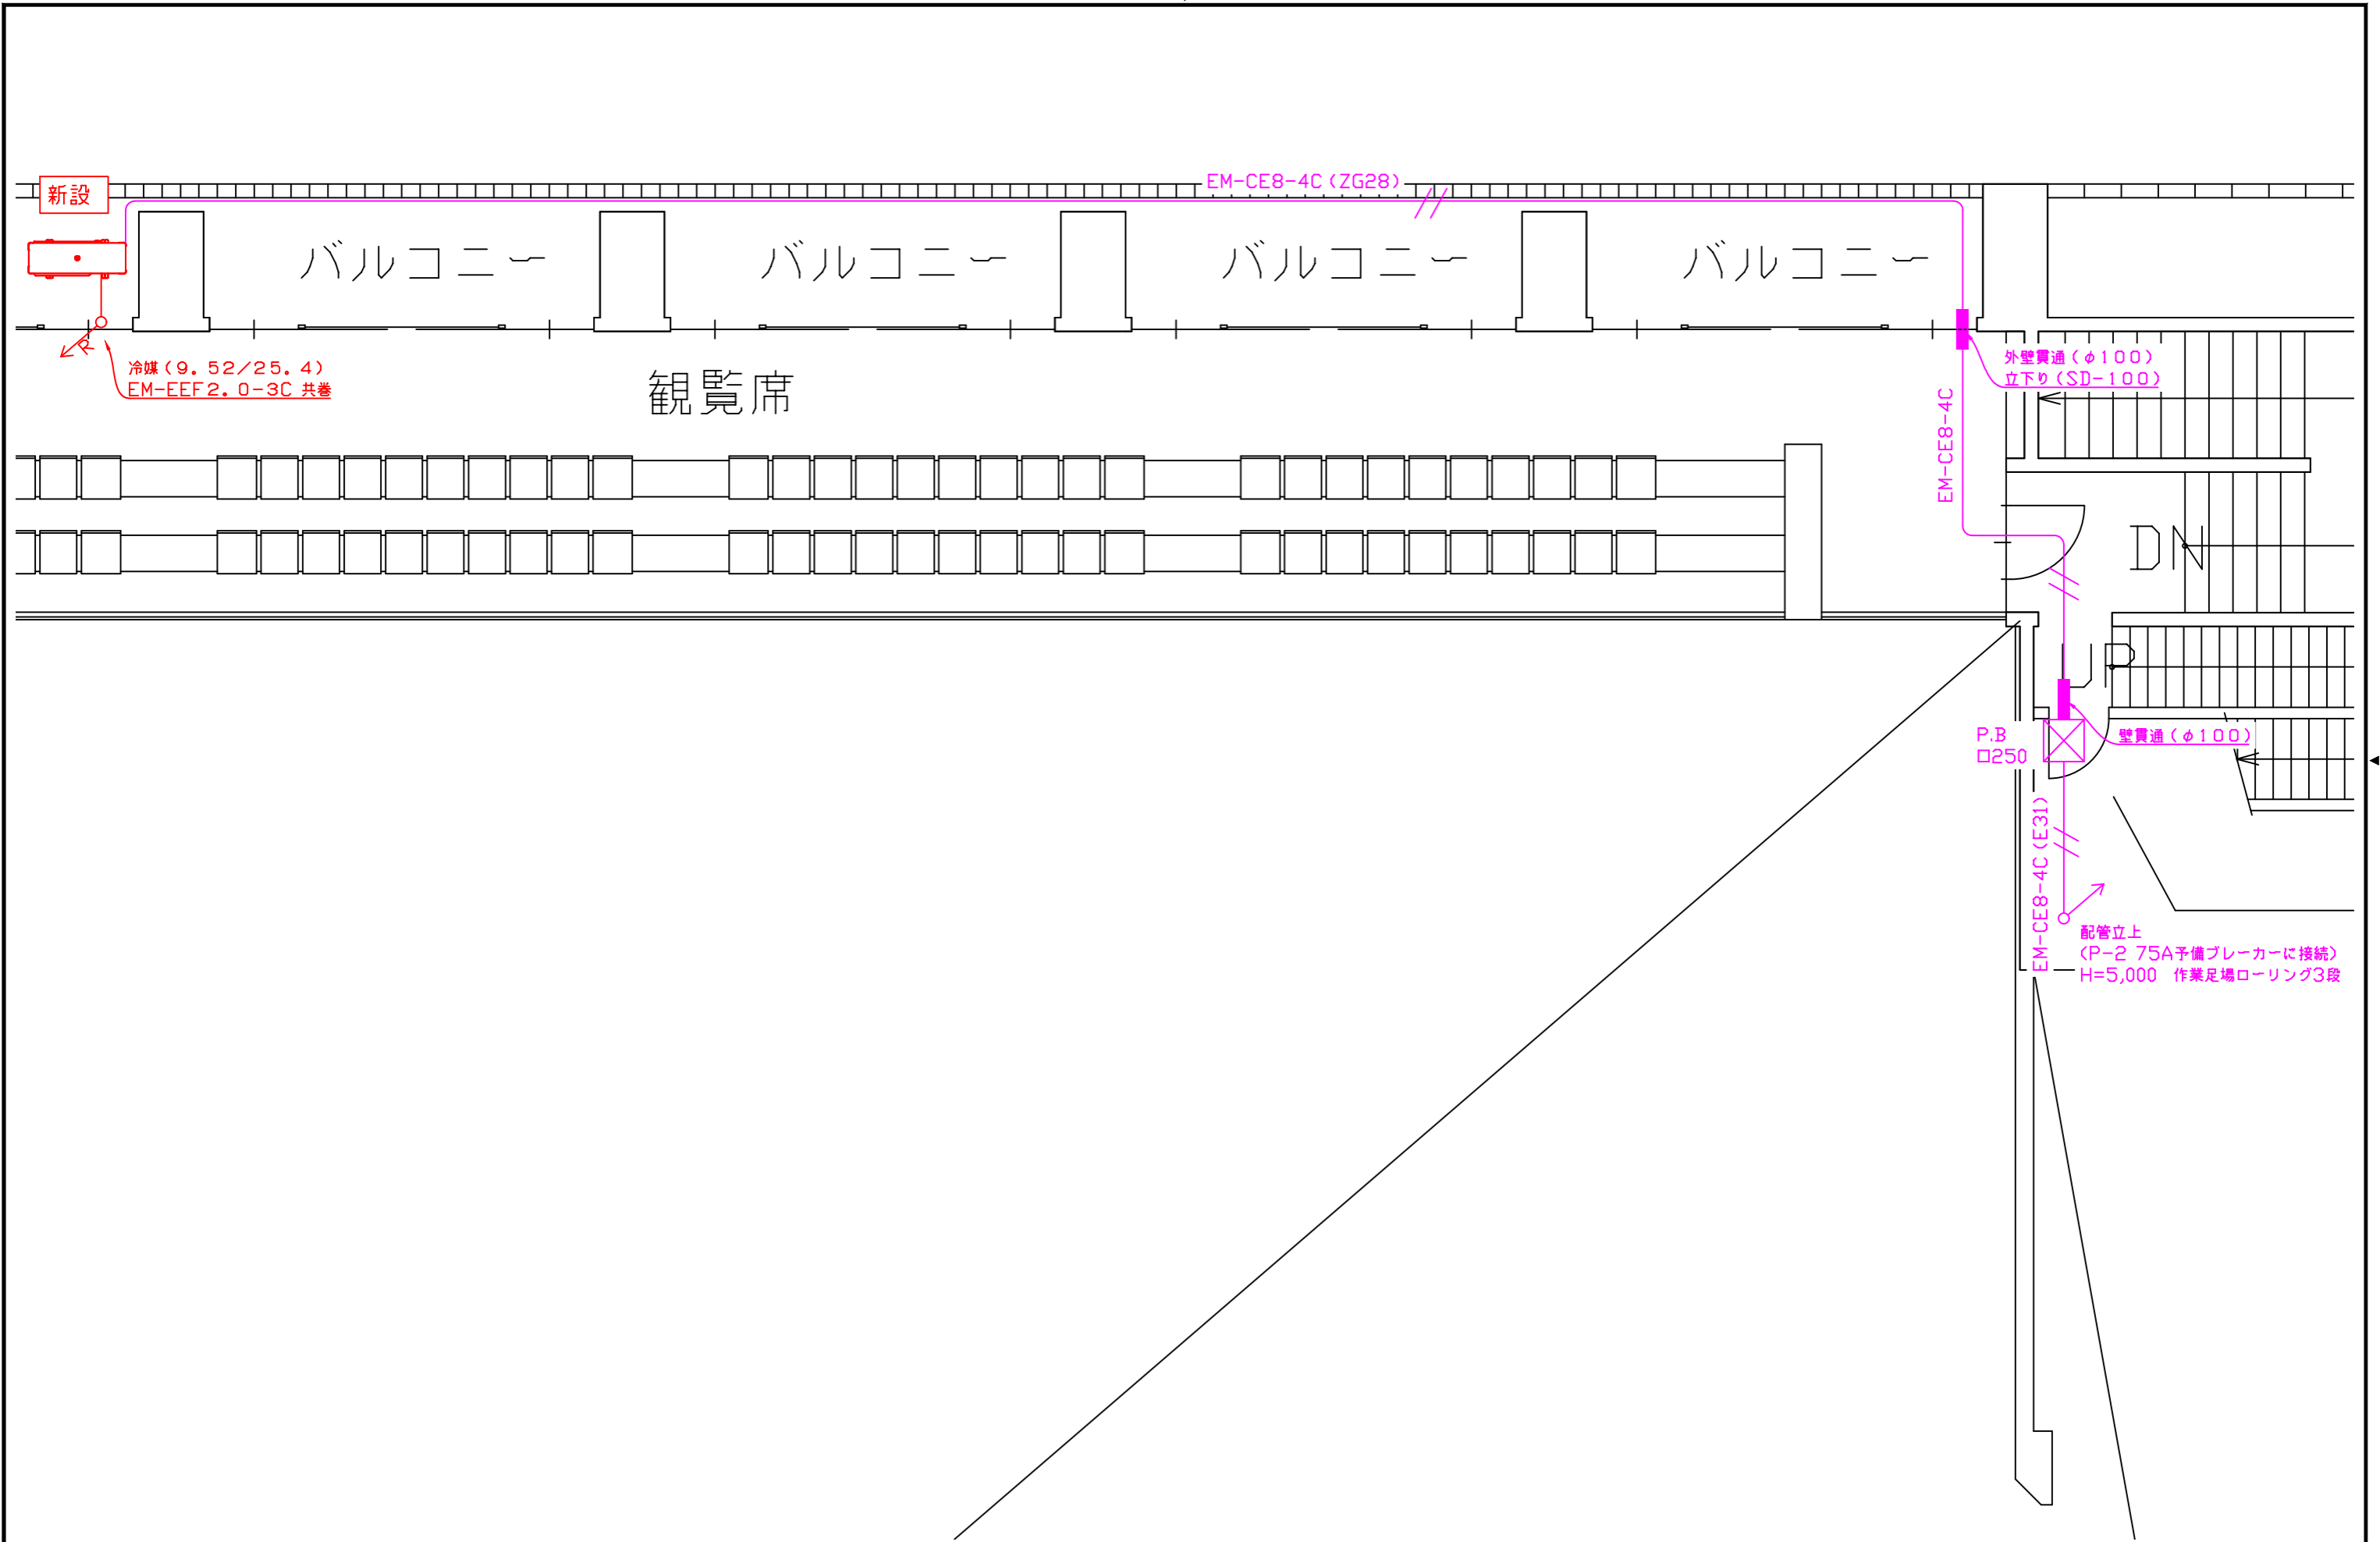

新設

冷媒 (9.52/25.4)
EM-EEF2.0-3C 共巻

EM-CE8-4C (ZG28)

バルコニー

バルコニー

バルコニー

バルコニー

観覧席

外壁貫通 (φ100)
立下り (SD-100)

EM-CE8-4C

DN

P.B.
250

壁貫通 (φ100)

EM-CE8-4C (E31)

配管立上
(P-2 75A予備ブレーカーに接続)
H=5,000 作業足場ローリング3段



鶴岡市建設部建築課

製図 照査

特記

本工事に使用する材料・機器等はJIS、JAS、その他、市が認める認証を受けた製品とし、規格のないものについてはそれぞれ性能表を提出し承諾を受けること。

製図

8年 4月 日

工事名

櫛引スポーツセンター空調設備改修工事

図面番号

縮尺

NON

図面名

3階改修図

6