

# 鶴岡市本庁舎給水配管更新工事

## 設計図

### 特記仕様書

#### A. 工事概要

1. 工事名 鶴岡市本庁舎給水配管更新工事
2. 工事場所 鶴岡市馬場町9番25号
3. 工事種目 管工事


 
#### B. 工事仕様

1. 共通仕様 特記仕様及び図面に記載されていない事項は、全て国土交通省大臣官房官庁営繕部監修の「公共建築工事標準仕様書建築、機械設備工事編」（最新年度版）及び「公共建築改修工事標準仕様書建築、機械設備工事編」（最新年度版）、同大臣官房官庁営繕部監修の「公共建築工事標準図建築、機械設備工事編」（最新年度版）による。
2. 工事写真 国土交通省大臣官房官庁営繕部監修の営繕工事写真撮影要領（最新年度版）による。
3. 工事概要 鶴岡市本庁舎の老朽化した給水配管を更新するもの。

#### C. 施工条件

1. 配管更新範囲は水栓、衛生器具等の床下接続部までとする。  
(水栓、衛生器具については更新対象外)
2. パイプシャフト内で立入不可の箇所における立管は更新対象外とする。
3. 原則として議会開催中は騒音・振動の発生する作業は行わないこと。
4. 天井内作業における出入り、材料搬入出は天井点検口から行うことを基本とし、必要に応じて点検口の新設、照明器具の取外しを行い搬入出すること。
5. 中央部分のトイレ系統は1フロア毎作業を行うこと。
6. 執務室での材料搬入出等、執務に影響のある作業は閉庁日に行うこととする。
7. 作業日については施設管理者と協議のうえ決定すること。

凡例

	給水管 SU
	更新対象外配管



鶴岡市建設部建築課

製図 照査

特記

本工事に使用する材料・機器等はJIS、JAS、その他、市が認める認証を受けた製品とし、規格のないものについてはそれぞれ性能表を提出し承諾を受けること。

製図

8年 6月 日

工事名

鶴岡市本庁舎給水配管更新工事


図面番号

縮尺

NON

図面名

特記仕様書・案内図

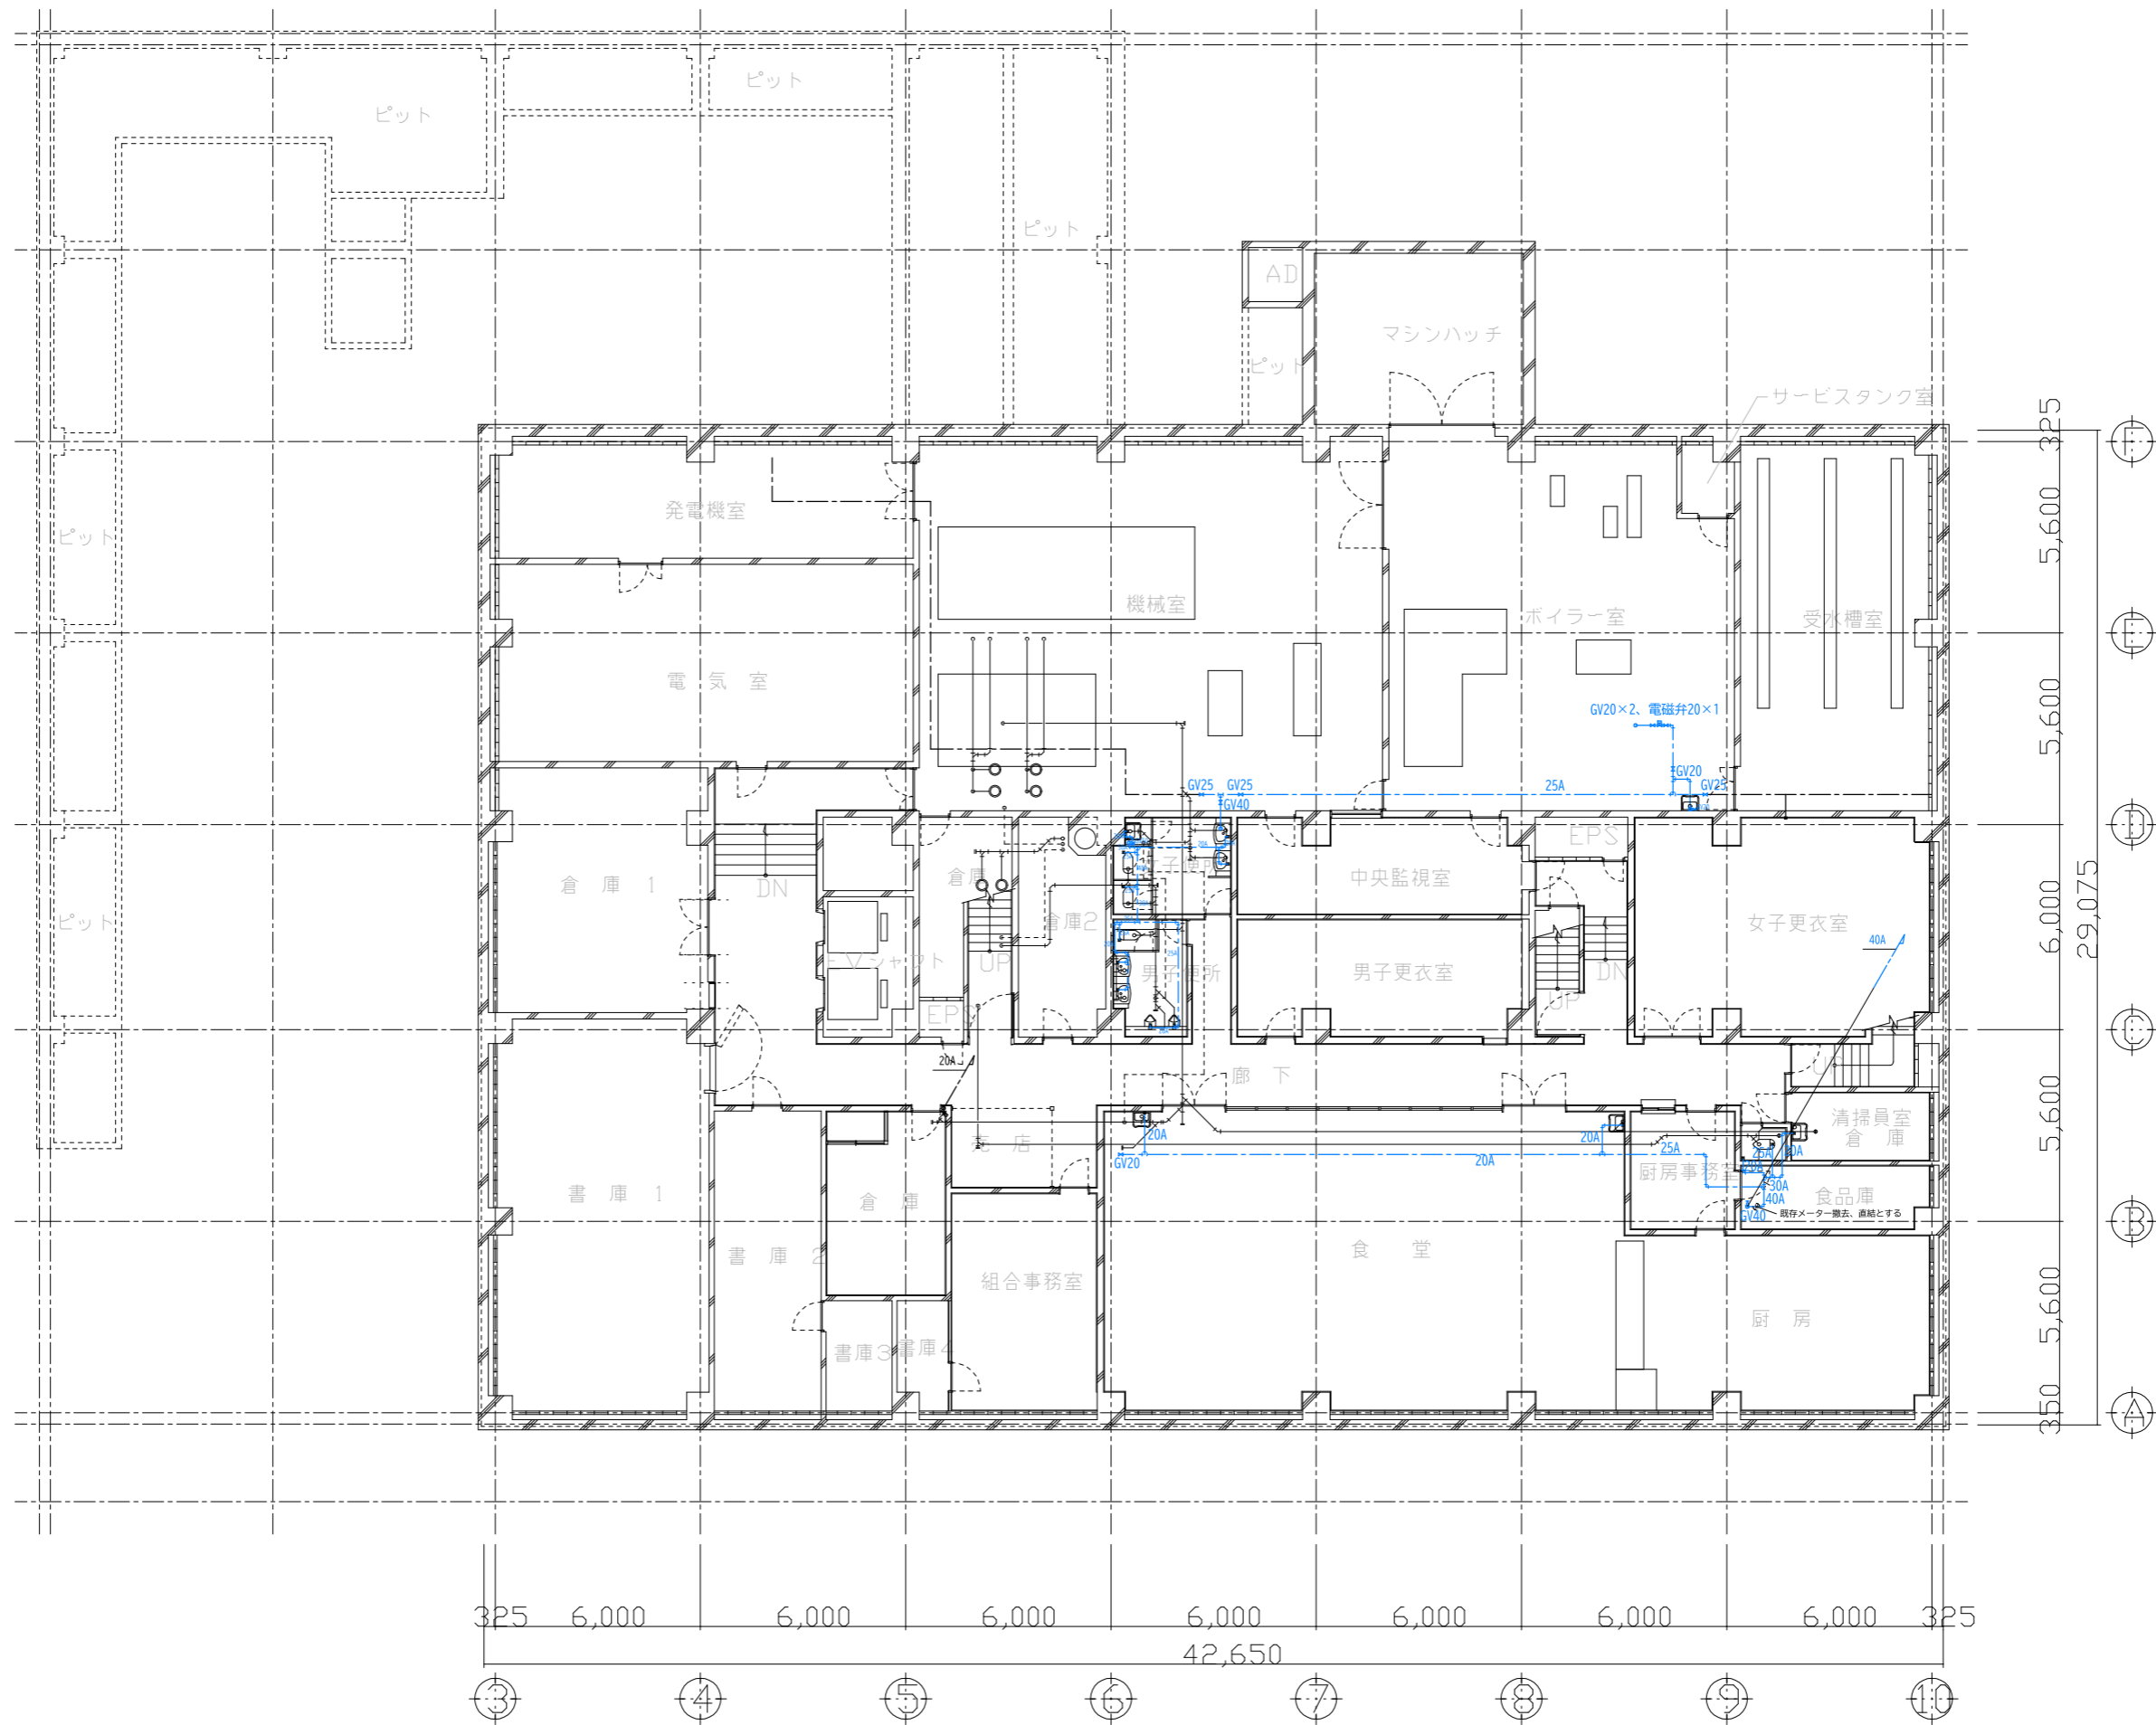

鶴岡市建設部建築課

製図 照査 特記

製図 8年 6月 日 工事名 鶴岡市本庁舎給水配管更新工事 図面番号

縮尺 A3:1/200 図面名 地下1階平面図 1





鶴岡市建設部建築課	製図 照査 特記		製図	8年 6月 日	工事名	鶴岡市本庁舎給水配管更新工事	図面番号
			縮尺	A3:1/200	図面名	2階平面図	3





鶴岡市建設部建築課	製図 照査 特記		製図	8年 6月 日	工事名	鶴岡市本庁舎給水配管更新工事	図面番号
			縮尺	A3:1/200	図面名	4階平面図	5



鶴岡市建設部建築課

製図 照査 特記

製図 8年6月 日 工事名 鶴岡市本庁舎給水配管更新工事 図面番号

縮尺 A3:1/200 図面名 5階平面図 6




鶴岡市建設部建築課


製図 照査 特記

製図 8年 6月 日 工事名 鶴岡市本庁舎給水配管更新工事 図面番号

縮尺 A3:1/200 図面名 6階平面図 7

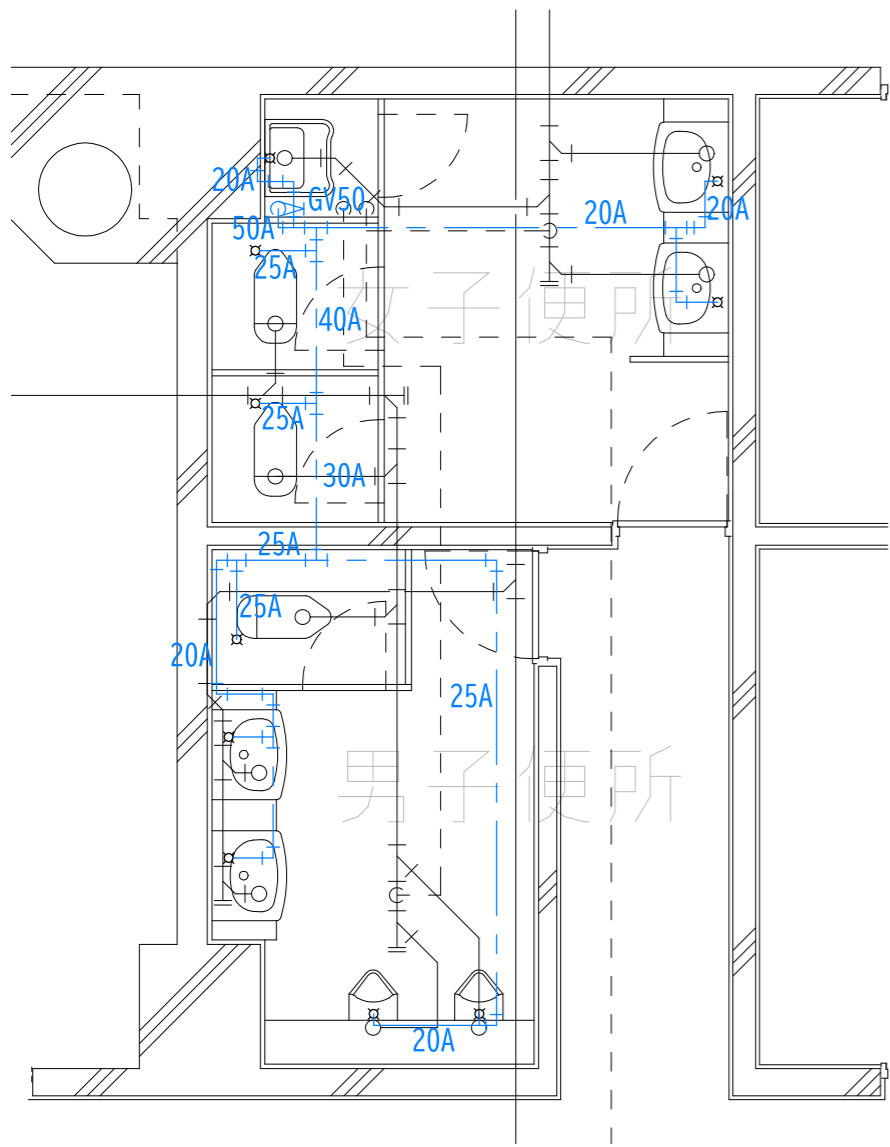

地下1階トイレ

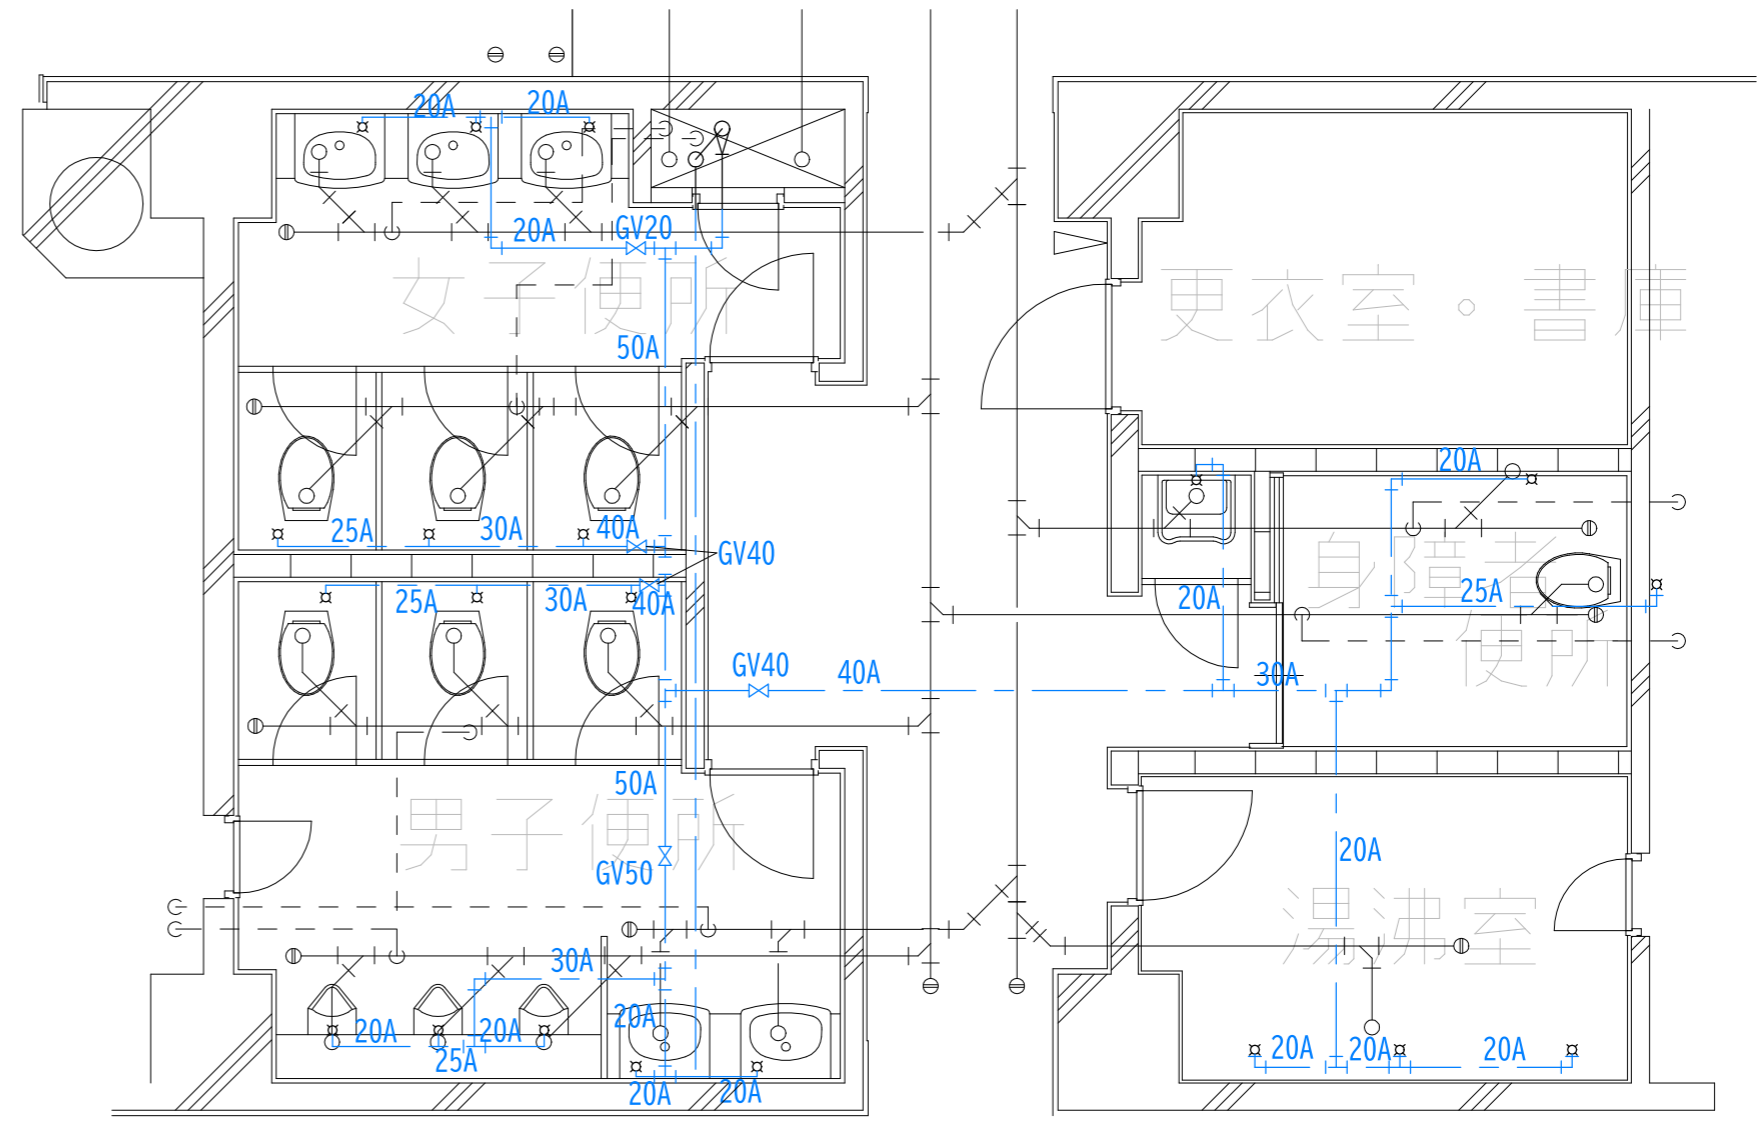

1階トイレ




鶴岡市建設部建築課


製図 照査 特記

製図 8年6月 日 工事名 鶴岡市本庁舎給水配管更新工事 図面番号


縮尺 A3:1/50 図面名 地下1階・1階トイレ詳細図 8

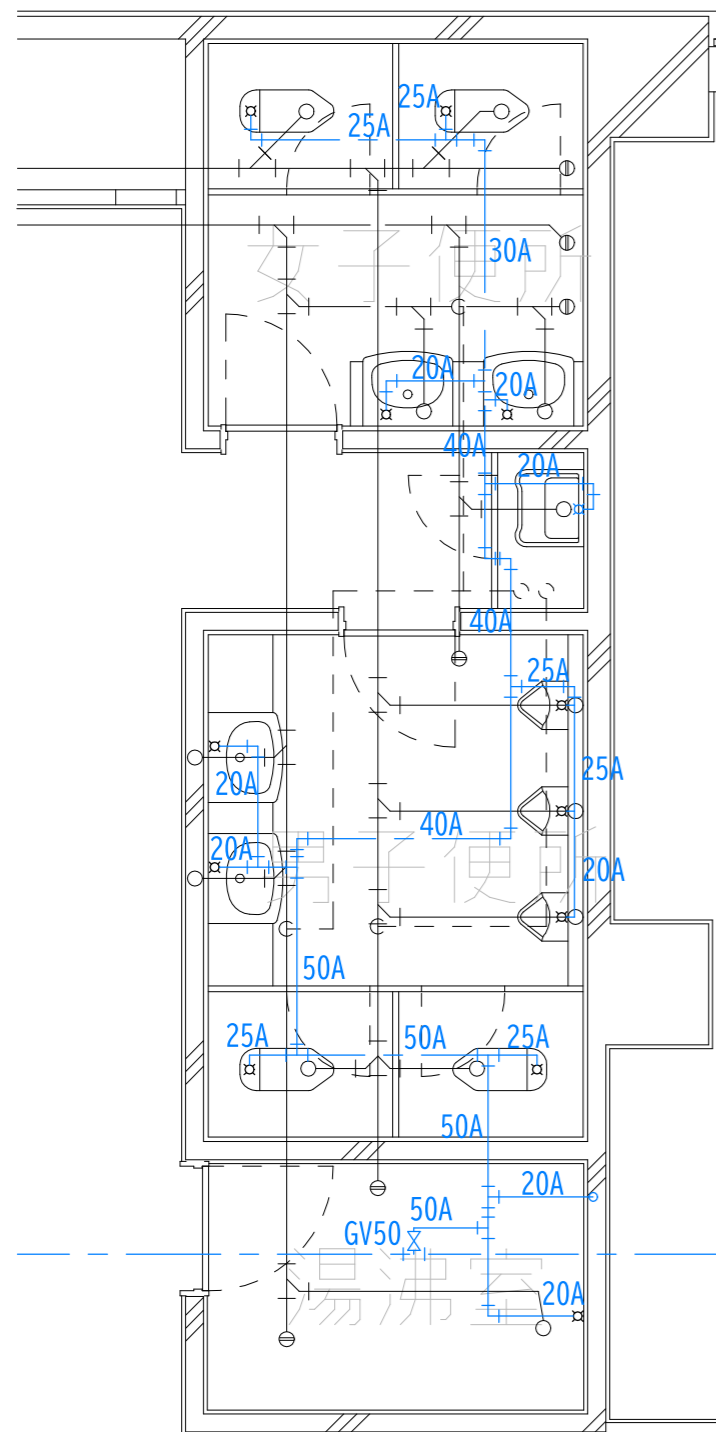


2階議員控室トイレ

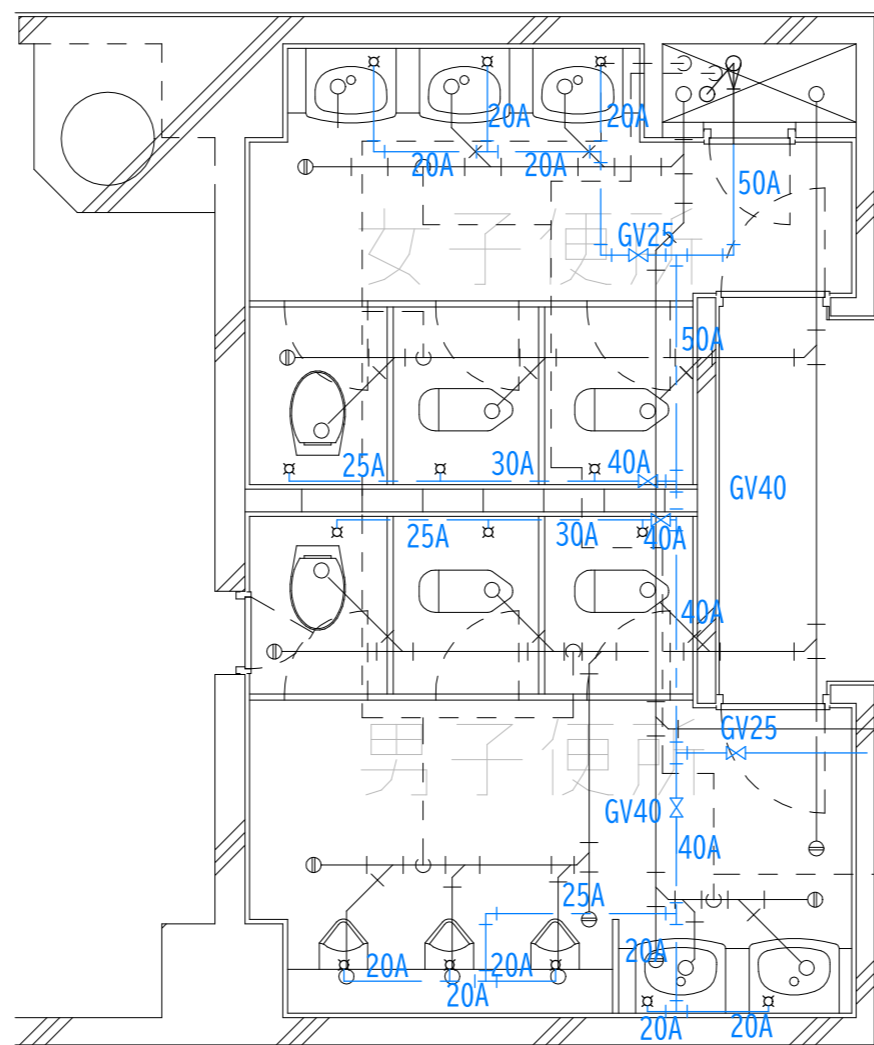


2・4・5・6階トイレ

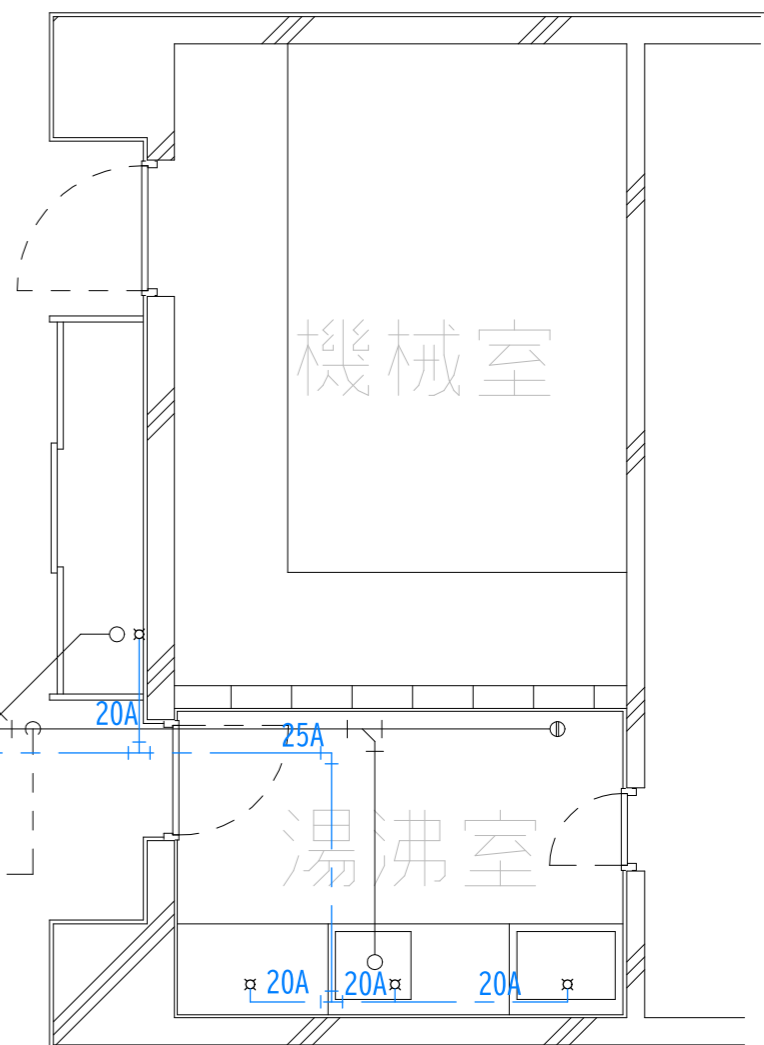

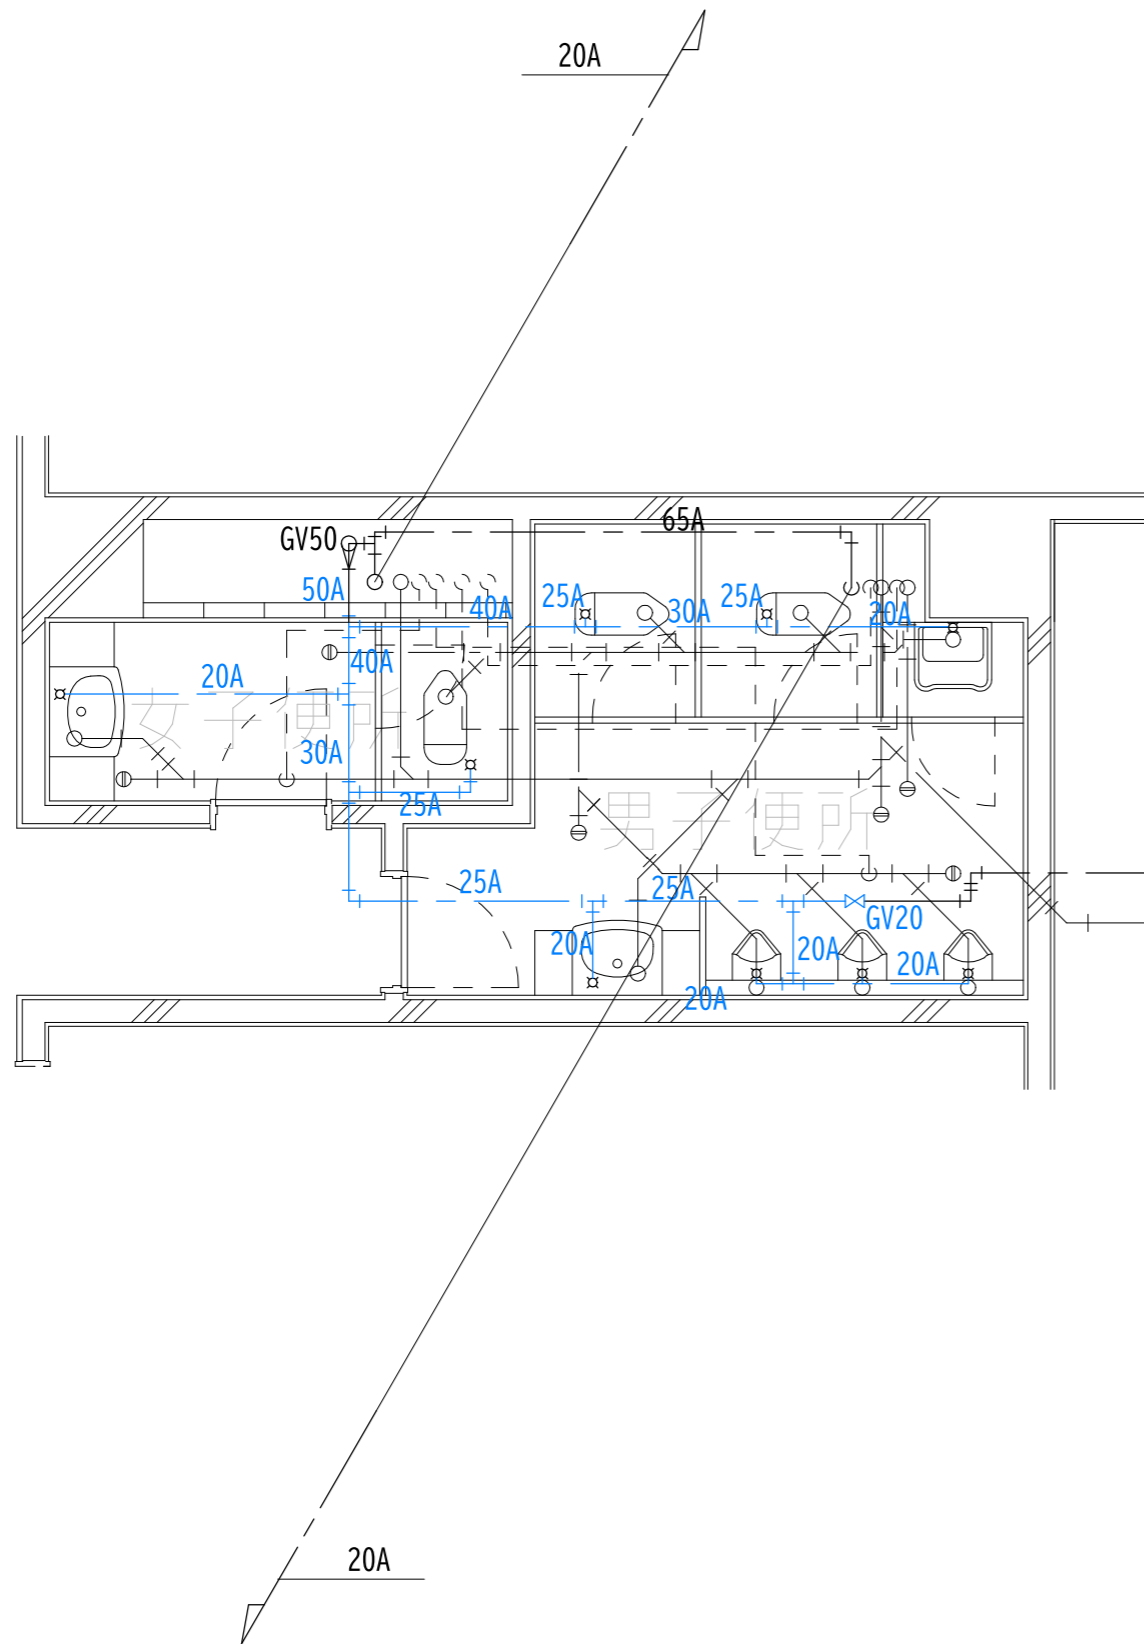

3階議場トイレ

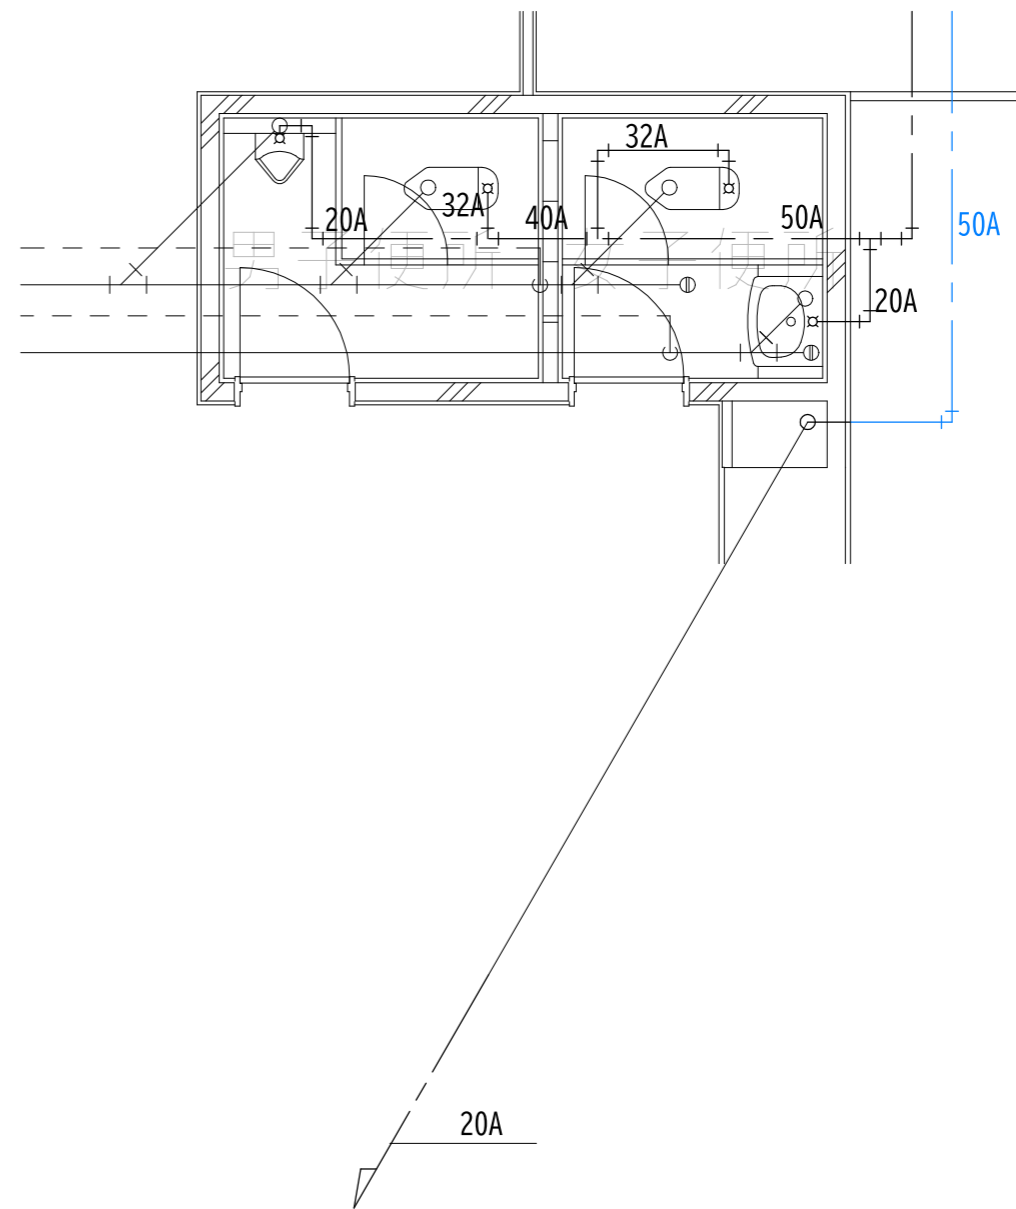

4階ロビートイレ



鶴岡市建設部建築課

製図 照査 特記

--	--	--	--

製図	8年 6月 日	工事名	鶴岡市本庁舎給水配管更新工事	図面番号
縮尺	A3:1/50	図面名	3階・4階ロビートイレ詳細図	10