


大網（下村、中村）地内 消防ポンプ庫およびホース乾燥塔解体工事

特記仕様書

工 事 名	大網(下村、中村)地内消防ポンプ庫およびホース乾燥塔解体工事
工 事 概 要 工 事 場 所	大網地内にある消防ポンプ庫およびホース乾燥塔を解体するもの。 鶴岡市大網字西大石63-1（下村）、鶴岡市大網字中田56-2（中村）
建 物 概 要	下村ポンプ庫：ブロック造1階、延床面積37.54㎡ 昭和47年竣工 中村ポンプ庫：木造1階、延床面積19.87㎡ 平成19年竣工
一般共通事項	○図面及び特記仕様書に記載されていない事項は、明記されていない事項は、すべて国土交通省大臣官房官庁営繕部監修建築物解体工事共通仕様書（最新版）に準拠のこと。 ○設計図書の内容に相違ある場合、明記ない場合又は異議が生じた場合は、すべて監督職員と協議すること。 ○現場の納まり、取り合わせ等の関係で生じる軽微な変更については、監督職員の指示によって行い、員数等の軽減があっても請負金額の増減は行わない。 ○工事で汚染、損傷のおそれのある材料及び既存部分は適切な方法により養生をすること。 ○工事施工による振動・騒音・粉塵・その他工事公害には十分注意すること。 ○廃材については、建設リサイクル法、廃棄物処理法等に基づき、適切に処理すること。 ※アスベストはみなし処分とする。



付 近 見 取 り 図

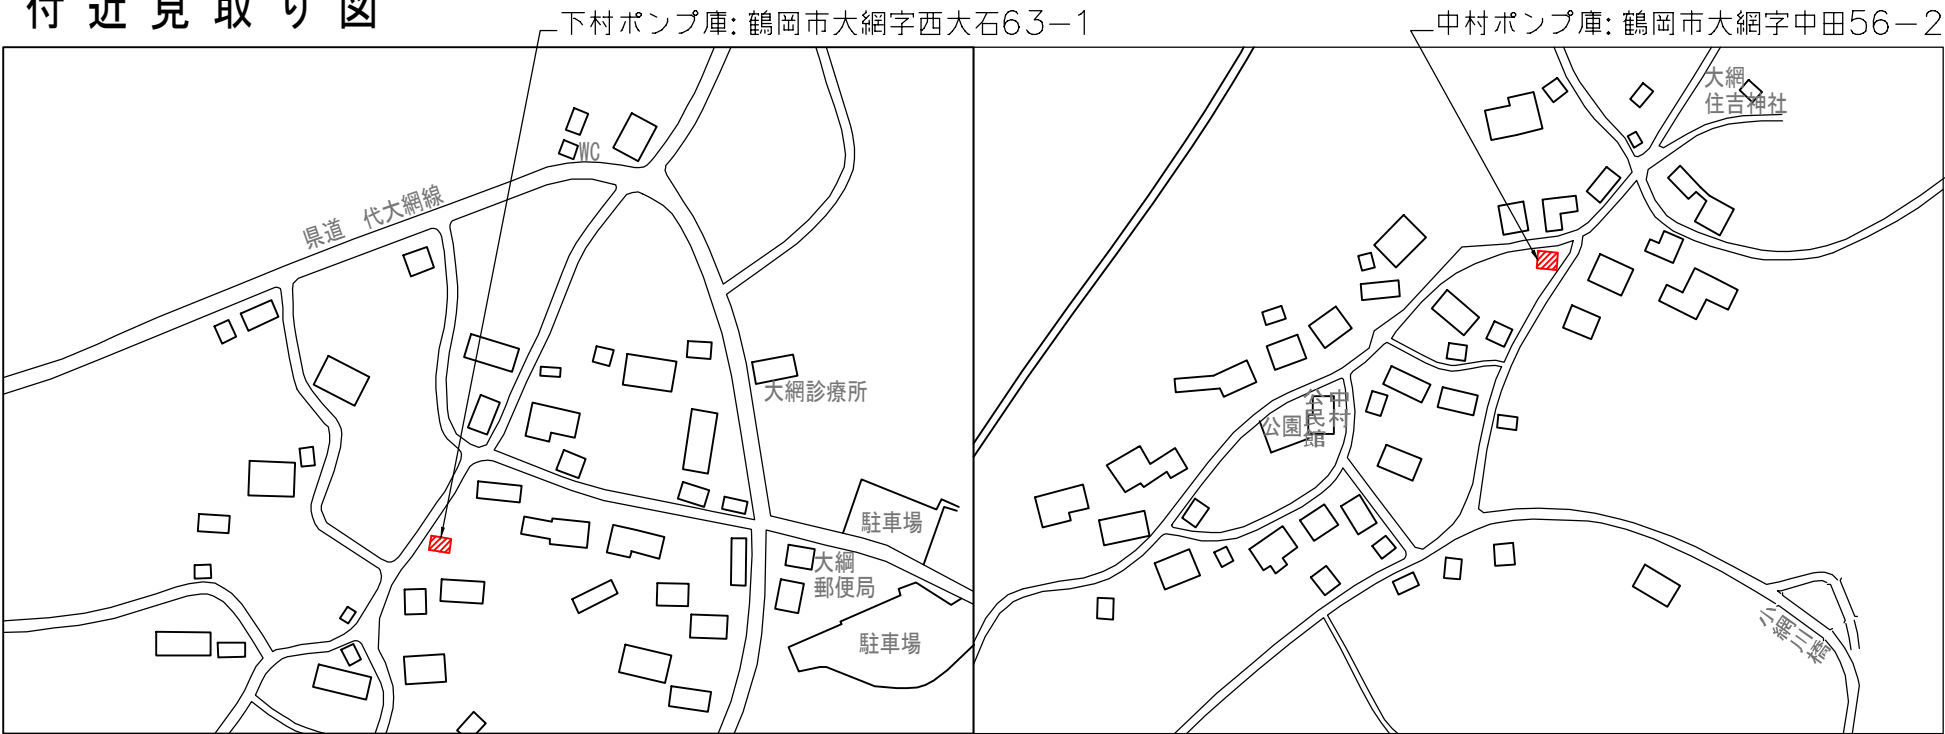

鶴岡市建設部建築課

製図 照 査 特 記


--	--	--	--

製図	8 年 7 月 日	工事名	大網地内 (中村・下村) ポンプ庫・ホース乾燥塔解体工事	図面番号
縮尺	1/60	図面名	配置図 (中村)	1

中村消防ポンプ庫概要	
工 事 場 所	鶴岡市大綱字中村地内
工 事 規 模	敷地面積 m2 建築面積 m2
工 期（新築時）	平成19年 9月12日～平成19年11月22日
鉄 筋	異形鉄筋 SD-295A
コンクート	捨てコンクリート 18-18-25 土間 ・ 基礎 21-15-25
木 材	構造材 杉1等（梁：米松特1等 土台：防腐加圧注入材） 下地材 杉1等 造作材 杉上小節
2段フック	ATOMスペース同等品（ブロンズ）
記 章	鑄鉄製ミガキ仕上 180φ団マーク（大東製品同等）
換気ガラリ	丸型100（ﾌﾙｽﾞ）
換気レジスター	丸型100（樹脂）
屋 根	構造用合板 t=12mm ﾌﾙﾌﾙﾄﾙｰﾌﾞ940品 下地 ガルバリウム鋼板t=0.4（カラーグリップGL同等）
軒 裏	ケイ酸カルシウム板 t=5 目透かし EP/A （一部 有孔）
外 壁	透湿防水シート 下地 防火ｼｬｰｼﾞﾝｸﾞt13寒冷地仕様
シャッター	軽量ｼｬｰｼﾞﾝｸﾞ ｽﾗｯﾄ厚0.8mm（文化ｼｰﾗｲﾄｼｬｰｼﾞﾝｸﾞ同等） 文字書込OP（丸ｼｬｰｼﾞﾝｸﾞ 200角 17文字程度）
開 口 部	住宅用半外付け（お、新日軽ｼｬｰｼﾞﾝｸﾞ同等品）窓：型4mm
窓 枠	木部：ｸﾘｱｰﾌｧｰ
土台水切	45×45 屋根同材 t= 0.4mm包み
基 礎 立上り	モルタル剛毛引き
床	ｺﾝｸﾘｰﾄ金ﾌﾞﾗ仕上 水勾配付
壁	ケイカル板 t=8mm目透かし張り
天 井	ｼﾌﾄｰﾝ 厚9.5mm張り
内 部 造作材	_____
電 気 設 備	電灯、コンセント設備一式



※ ポンプ庫内の残置物撤去は含まない。

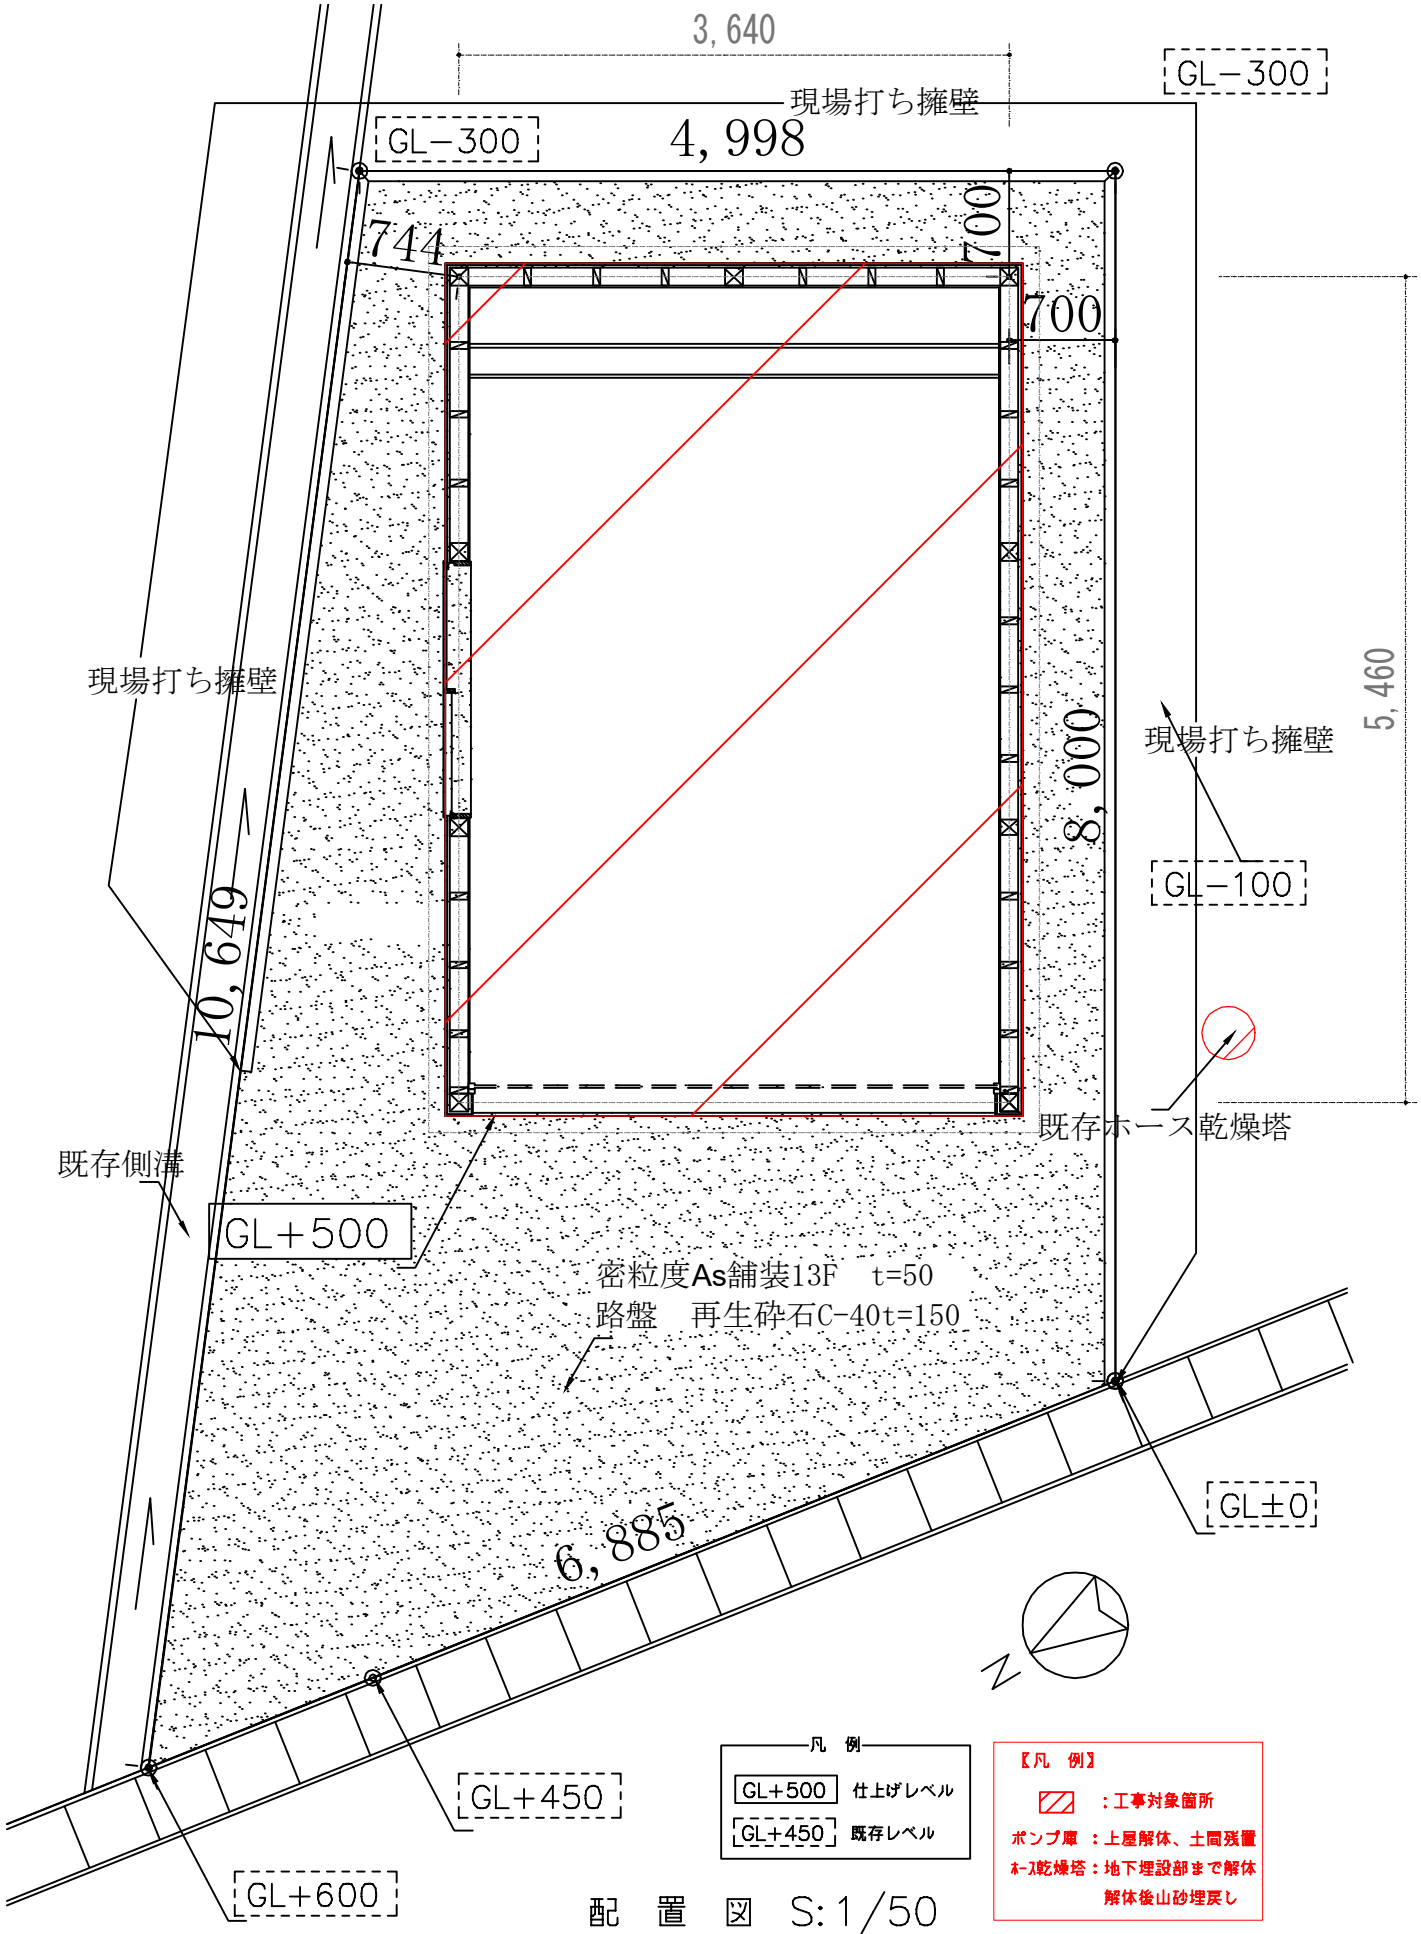


鶴岡市建設部建築課

製図 照 査 特 記


--	--	--	--

製図	8 年 7 月 日	工事名	大綱地内（中村・下村）ポンプ庫・ホース乾燥塔解体工事	図面番号
縮尺	1/50	図面名	配置図（中村）	2


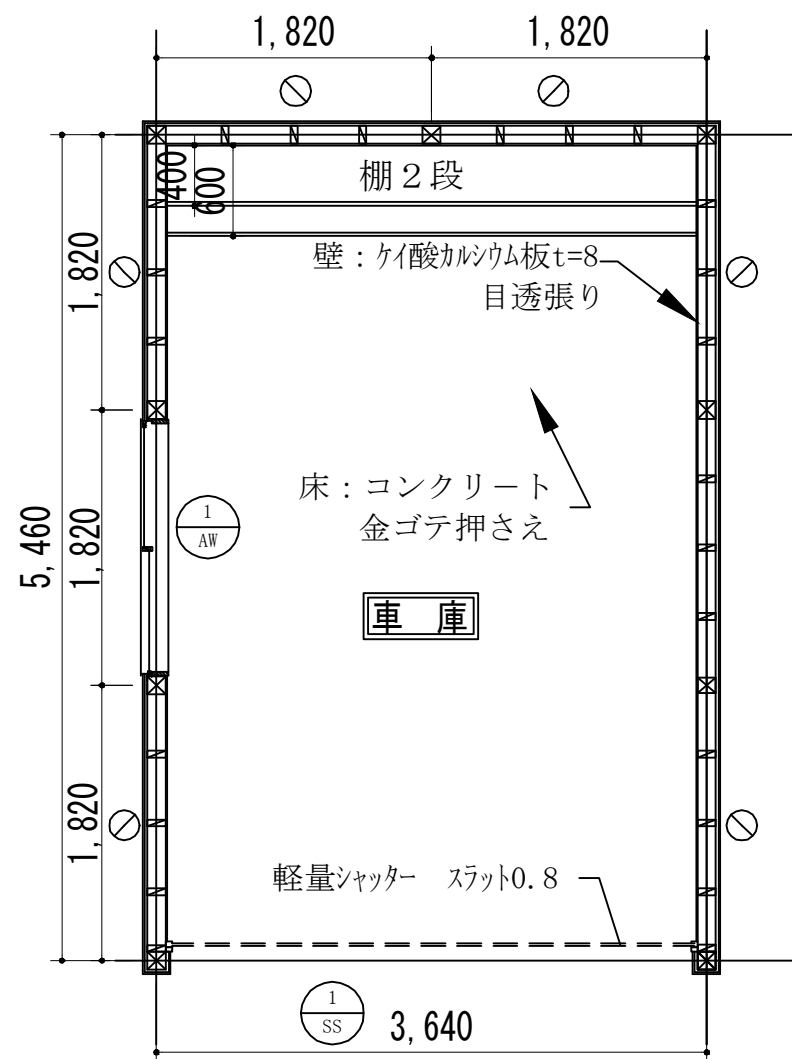


- ⊠ 柱 120x120
- ▢ 間柱 45x120
- 筋違 90x 45

平面図

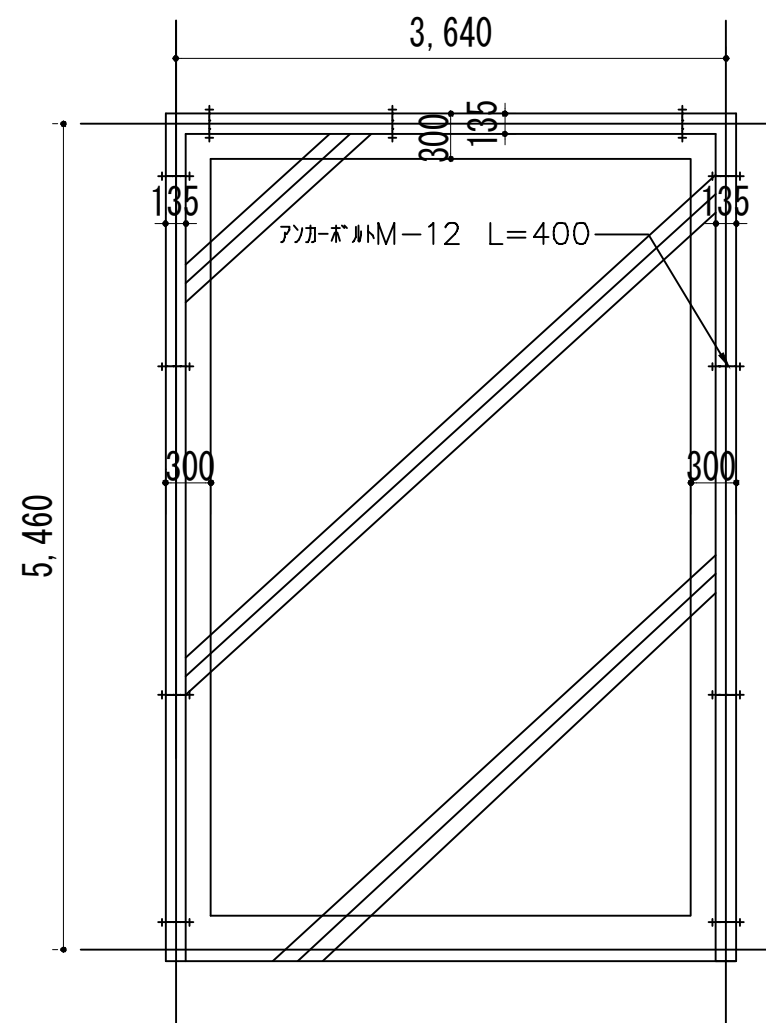

基礎伏図

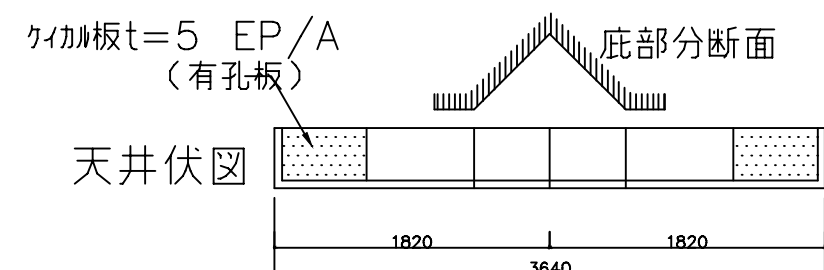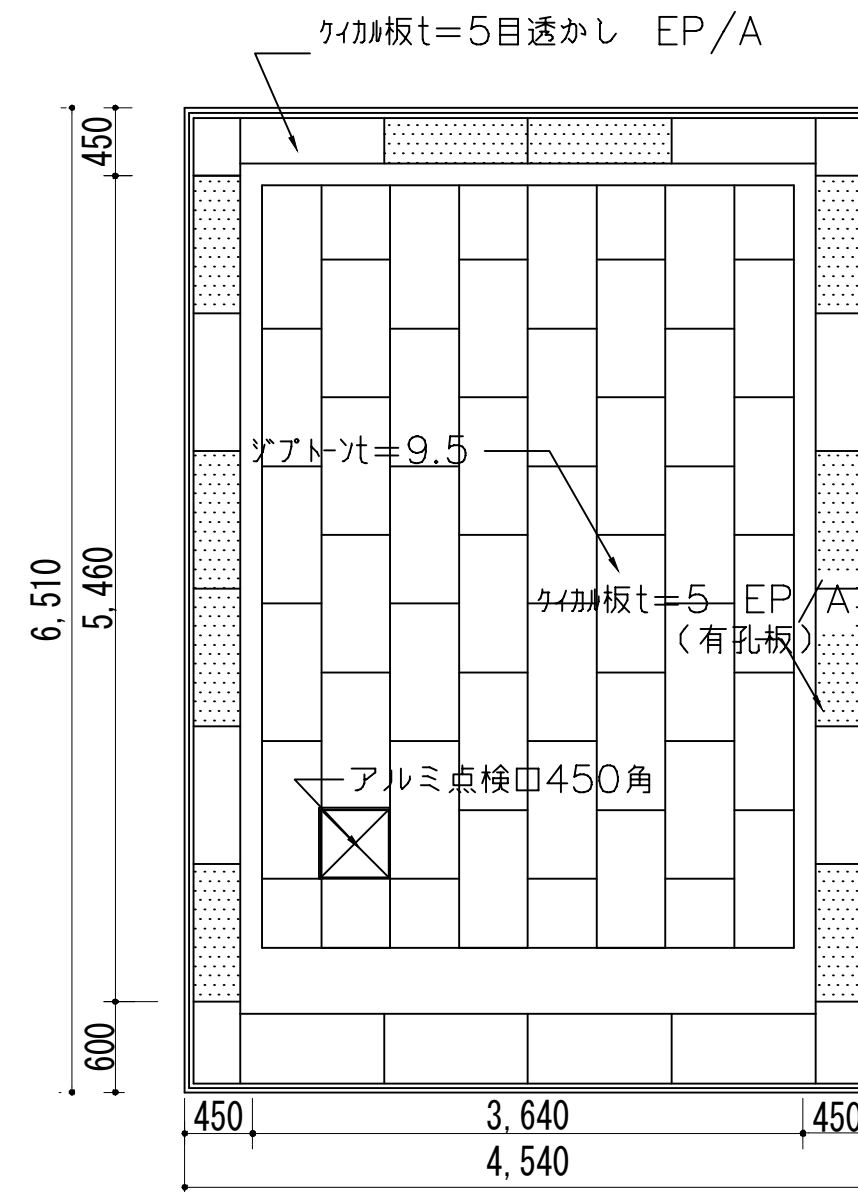


鶴岡市建設部建築課


製図 照査 特記

--	--	--	--

製図	8 年 7 月 日	工事名	大網地内 (中村・下村) ポンプ庫・ホース乾燥塔解体工事	図面番号
縮尺	1/50	図面名	1階平面図 (中村)	3

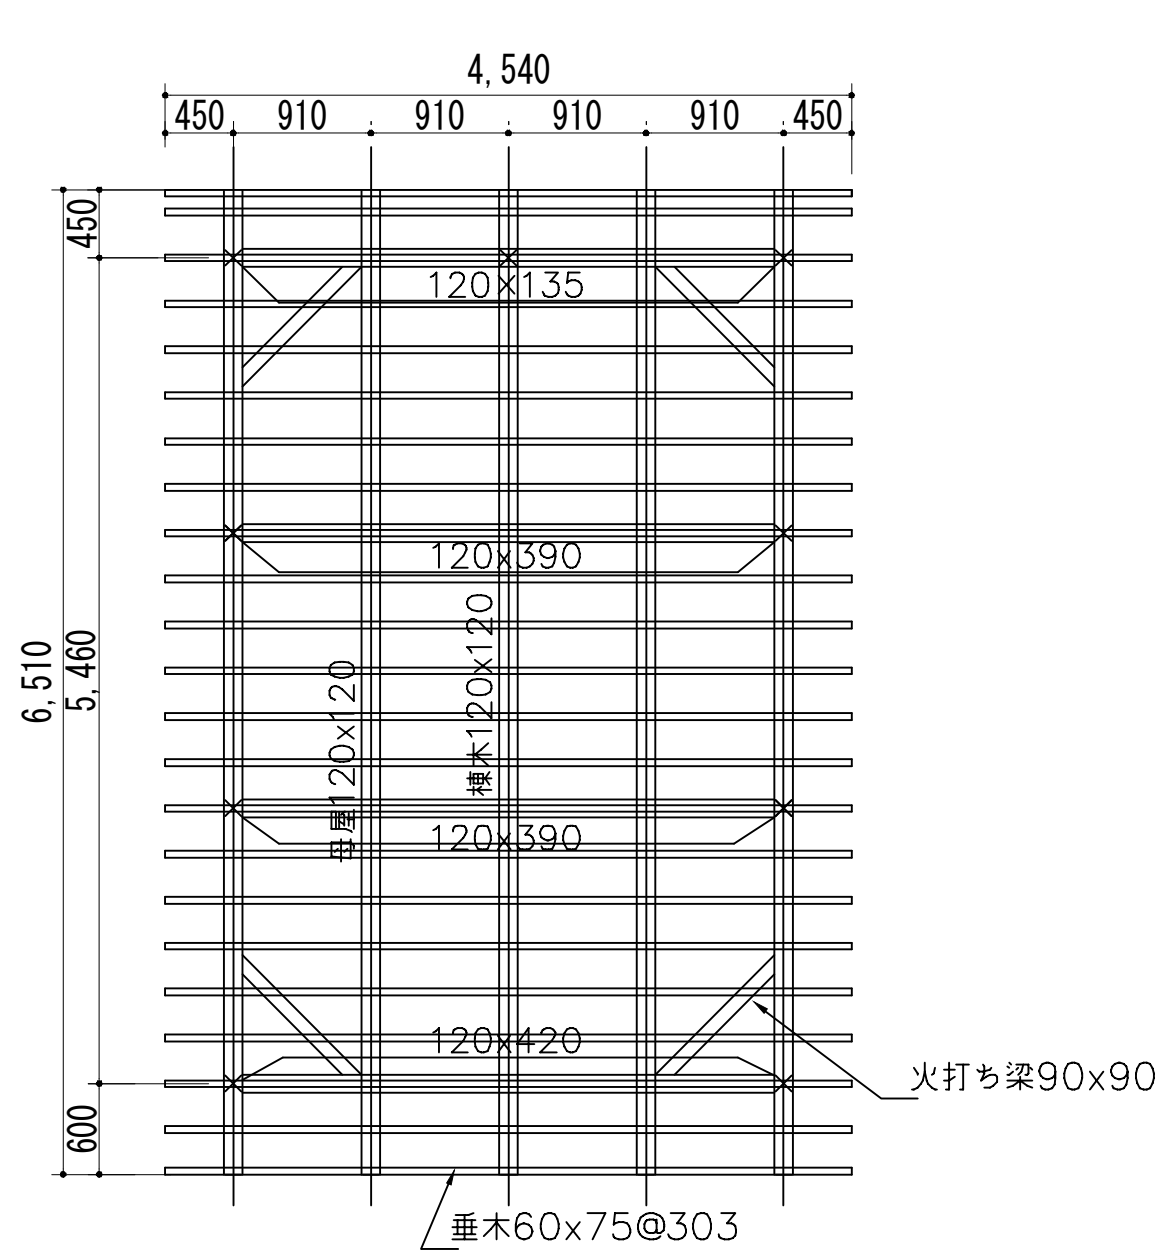

小屋伏図

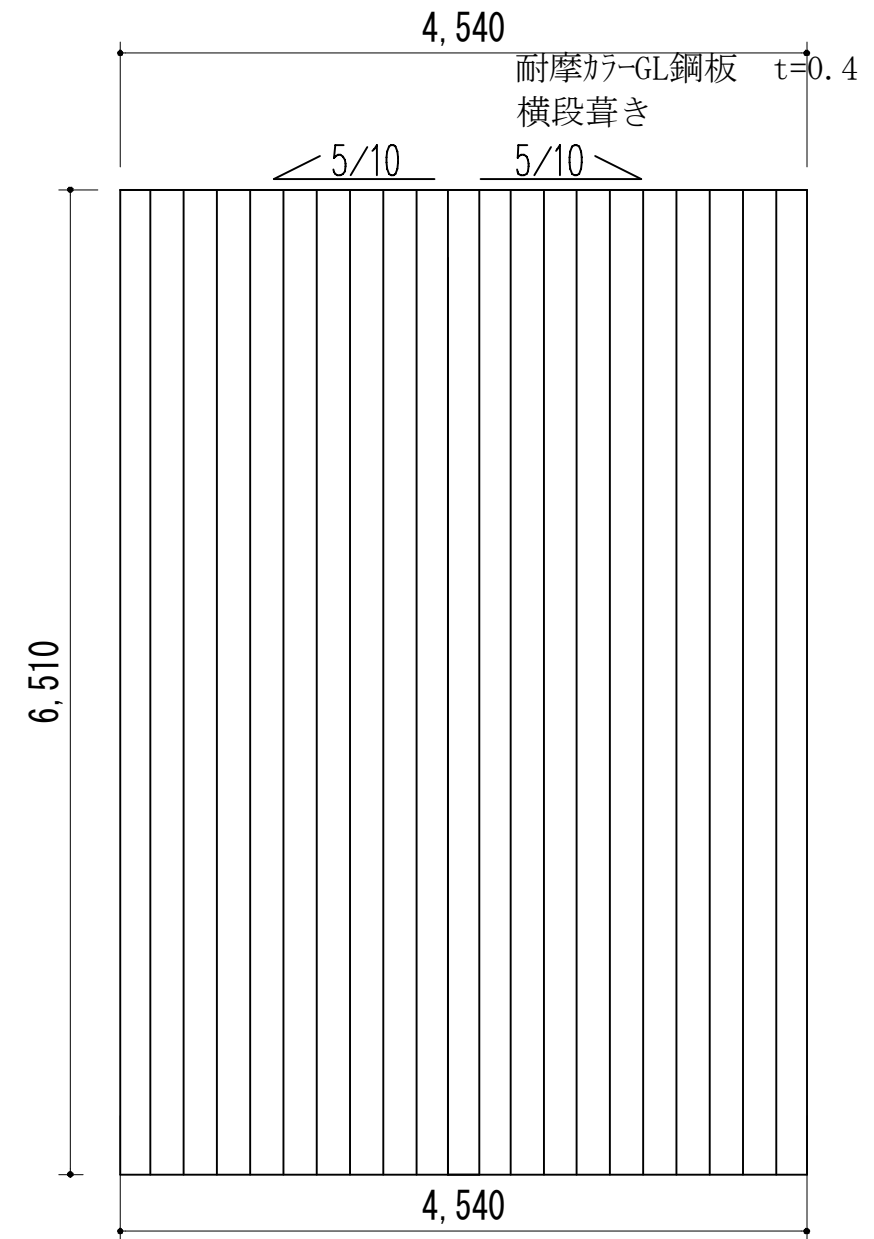

屋根伏図




鶴岡市建設部建築課

製図 照査 特記


--	--	--	--

製図 8年 7月 日 工事名 大網地内 (中村・下村) ポンプ庫・ホース乾燥塔解体工事 図面番号


縮尺 1/50 図面名 小屋・屋根伏図 (中村) 4

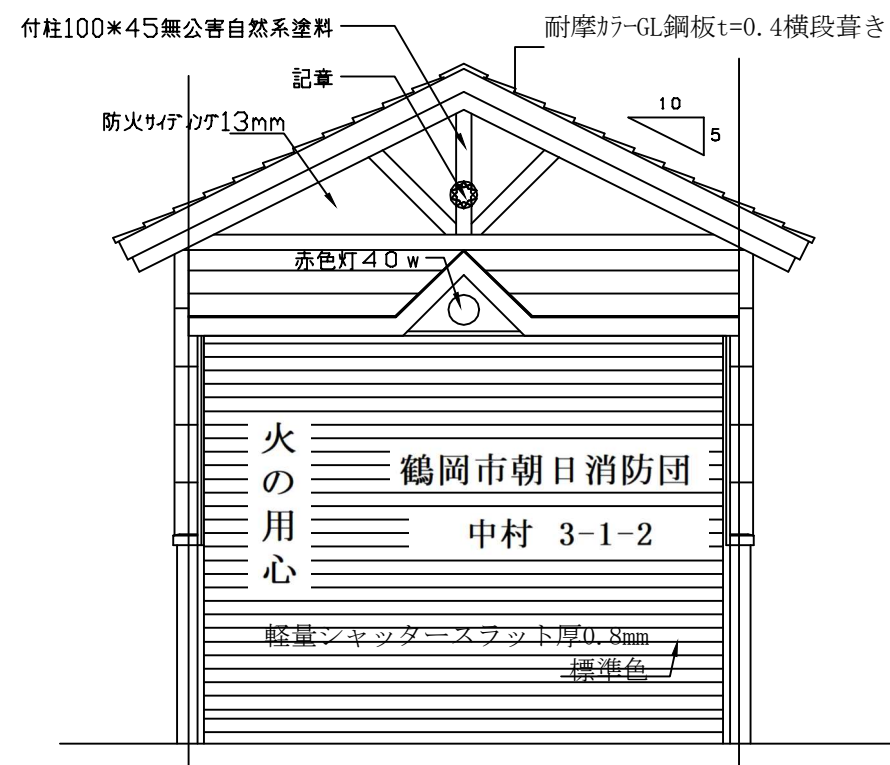


北側立面図

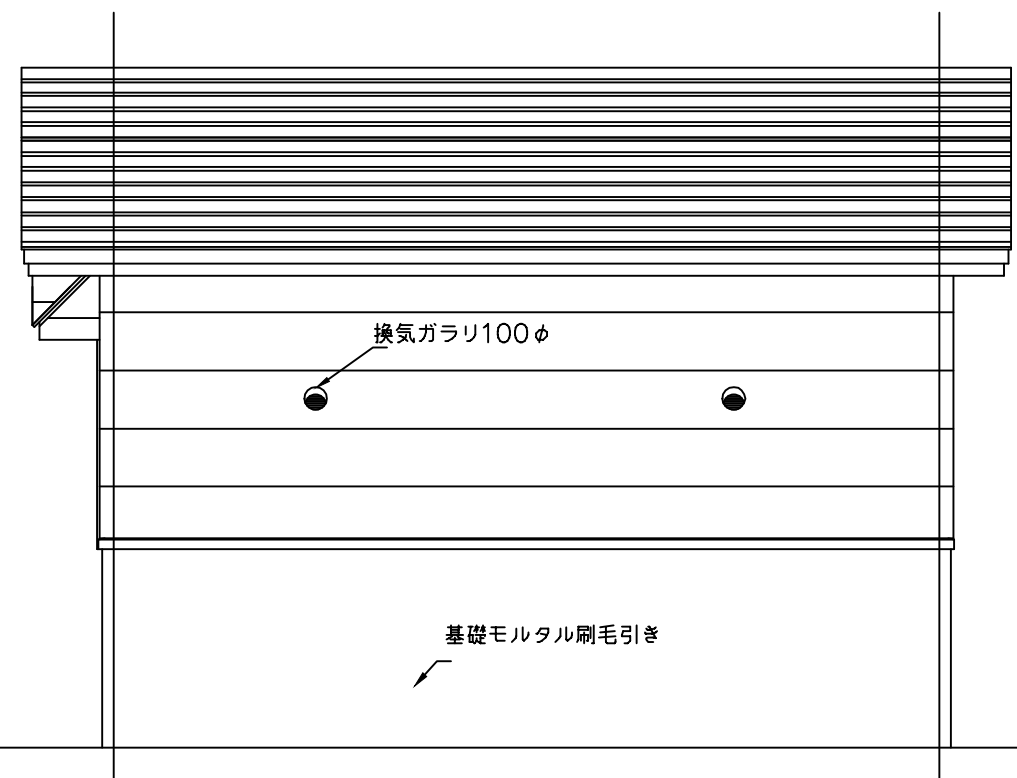

西側立面図

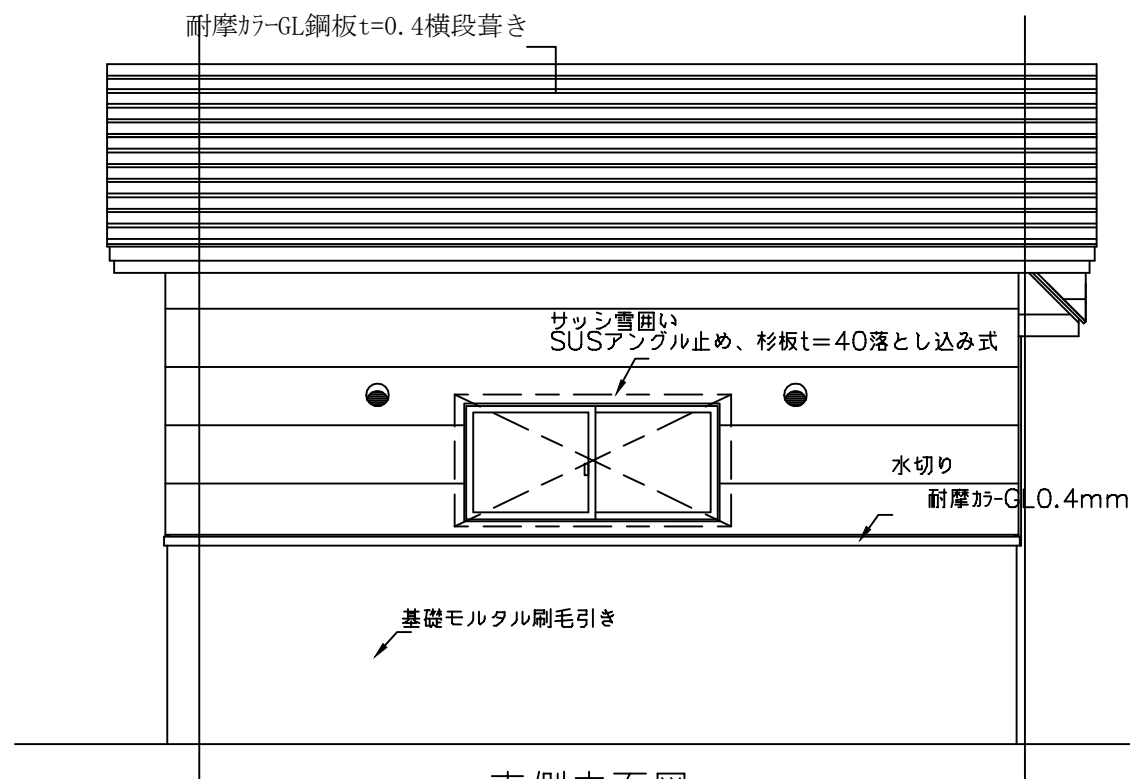

東側立面図

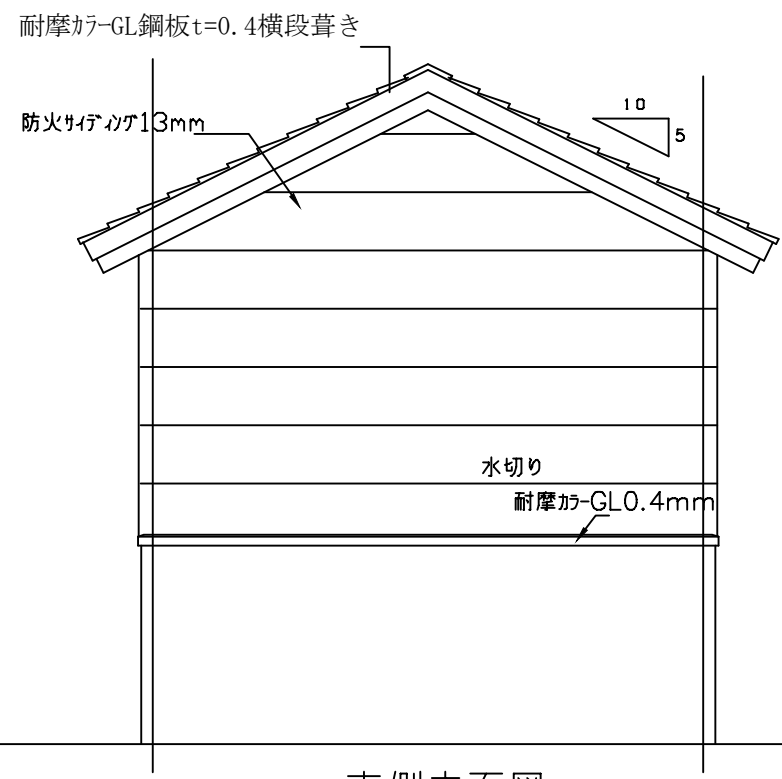

南側立面図







鶴岡市建設部建築課

製図 照査 特記

--	--	--	--

製図	8年 7月 日	工事名	大網地内 (中村・下村) ポンプ庫・ホース乾燥塔解体工事	図面番号
縮尺	1/50	図面名	立面図 (中村)	5

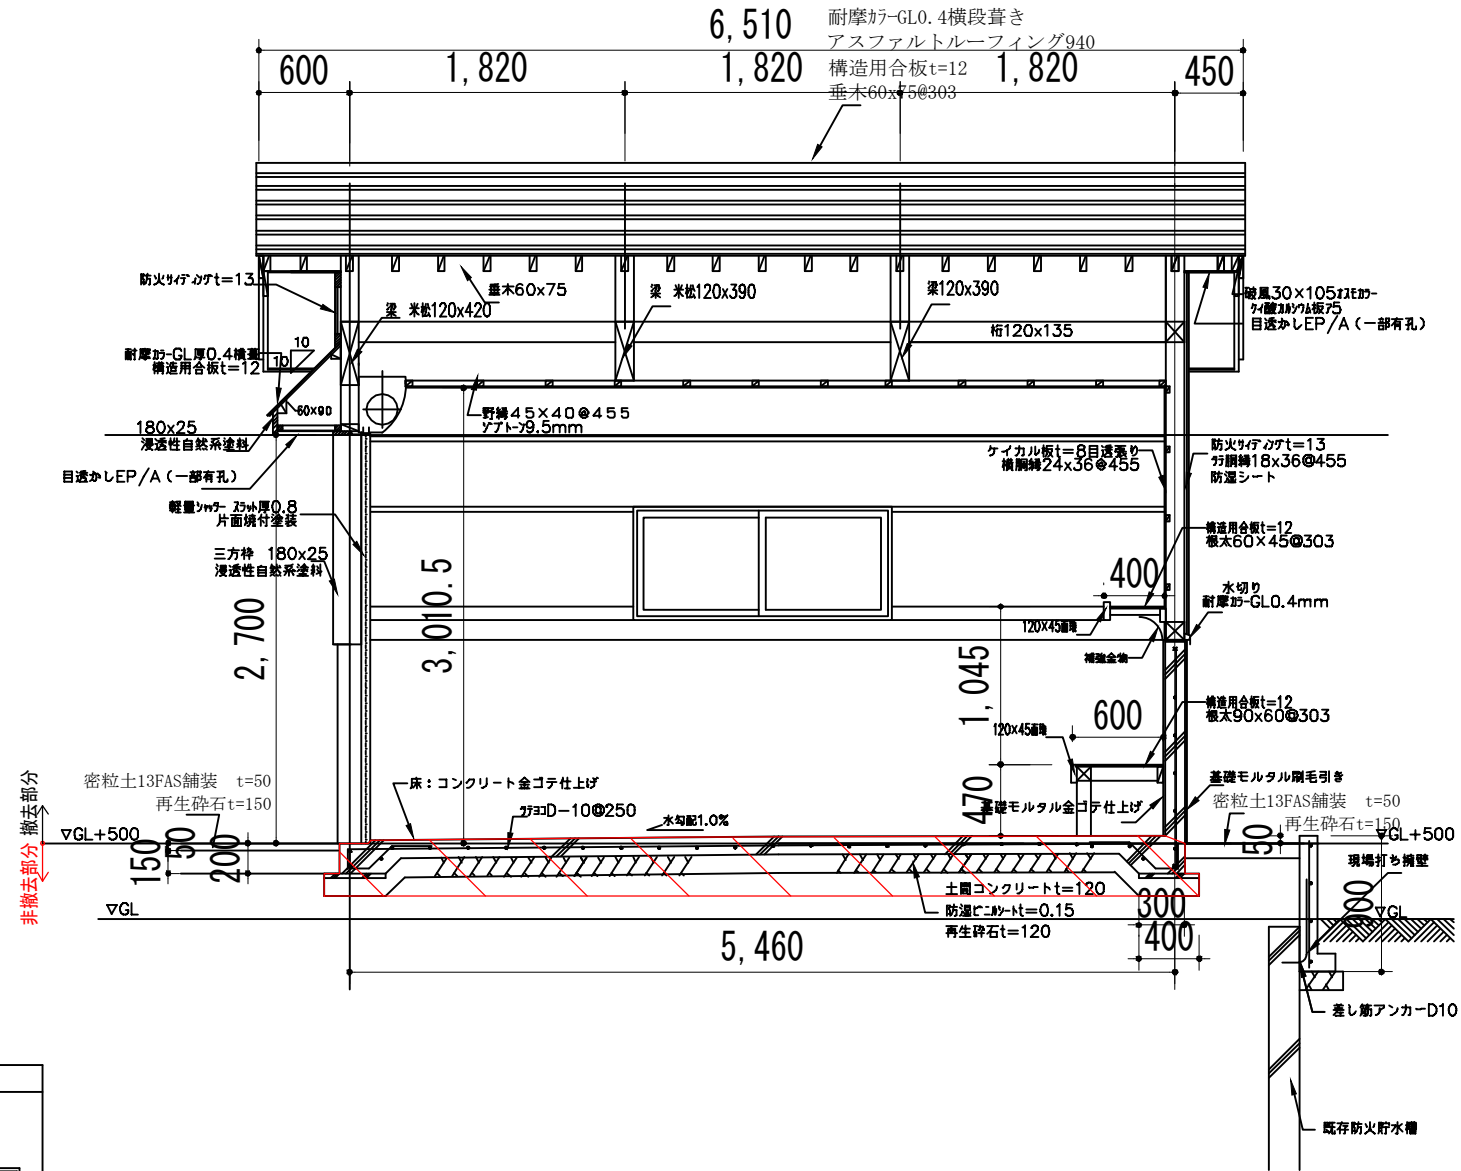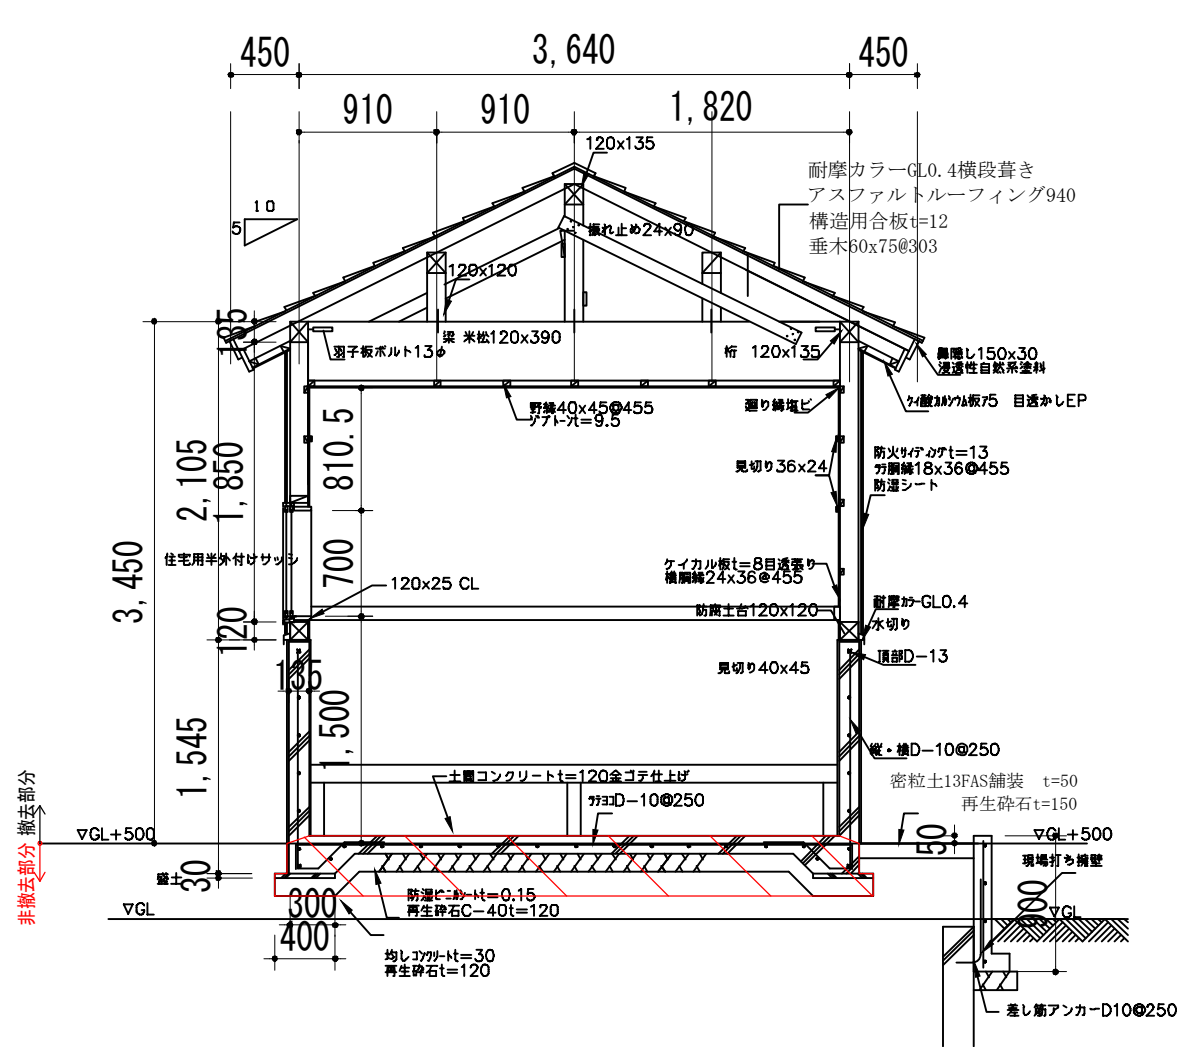

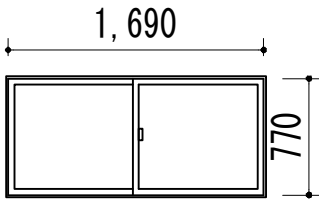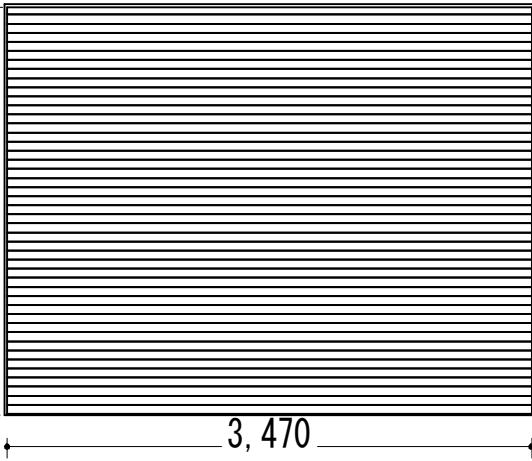記号数量	AW-1	1	記号数量	SS-1	1
形状寸法			形状寸法		
室名	車庫		室名	車庫	
形式	住宅用半外付けサッシ		形式	軽量シャッター (シャッターシャッター 文化シャッター同等)	
仕上げ	ブロンズ		仕上げ	スチット t=0.8	
ガラス	型4mm		ガラス	スチット、ケース: ガラスファン鋼板 仕上げ: 特殊ポリエステル樹脂塗装	
見込	70		見込	シャッター、水切り: アルミ合金押出型材	
金物	一式 (面格子付)		金物	付属金物一式	




鶴岡市建設部建築課


製図 照査 特記

製図 8年 7月 日 工事名 大網地内 (中村・下村) ポンプ庫・ホース乾燥塔解体工事 図面番号

縮尺 1/50 図面名 断面詳細図・建具図 (中村) 6

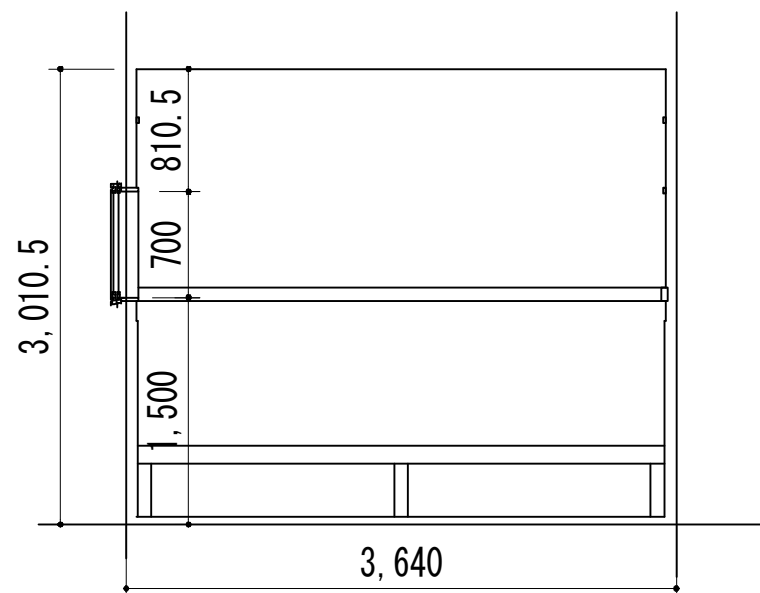


A

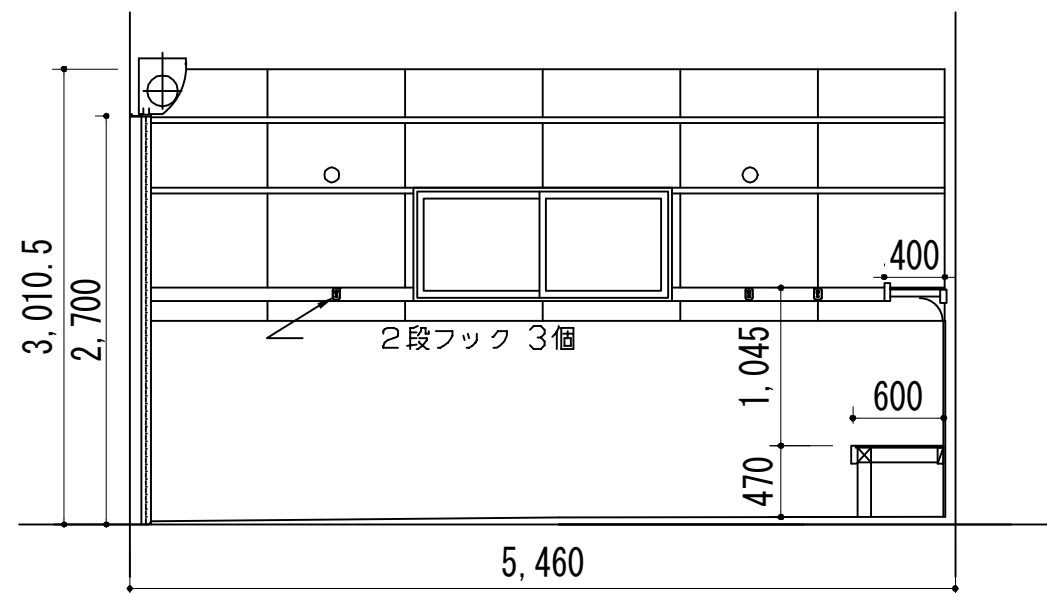


B


車 庫

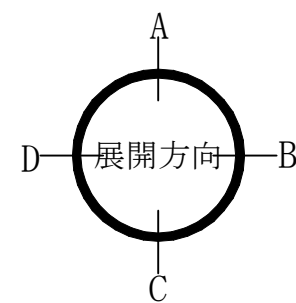

室 名	車 庫
床	コンクリート金ゴテ仕上げ
巾 木	モルタル刷毛引き
壁	ケイ酸カルシウム板t=8目透かし張り
廻 縁	塩ビ
天 井	ジプトン t=9.5mm

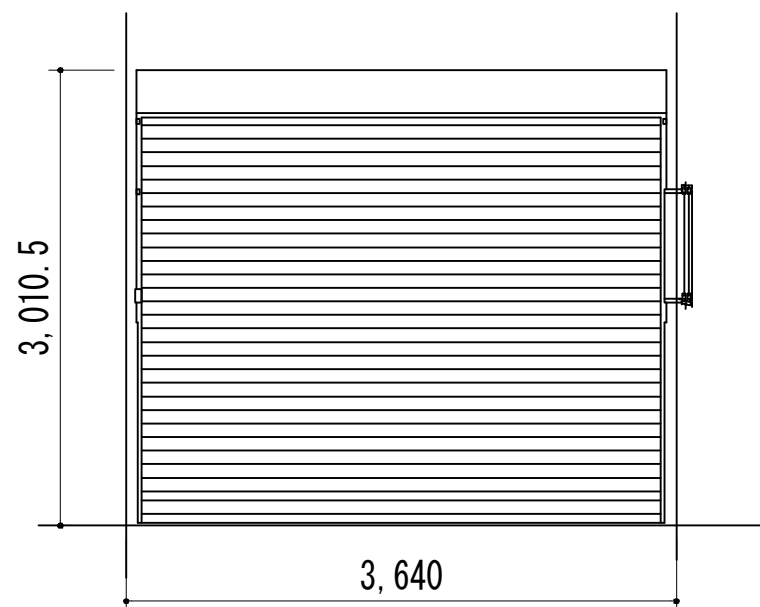

C

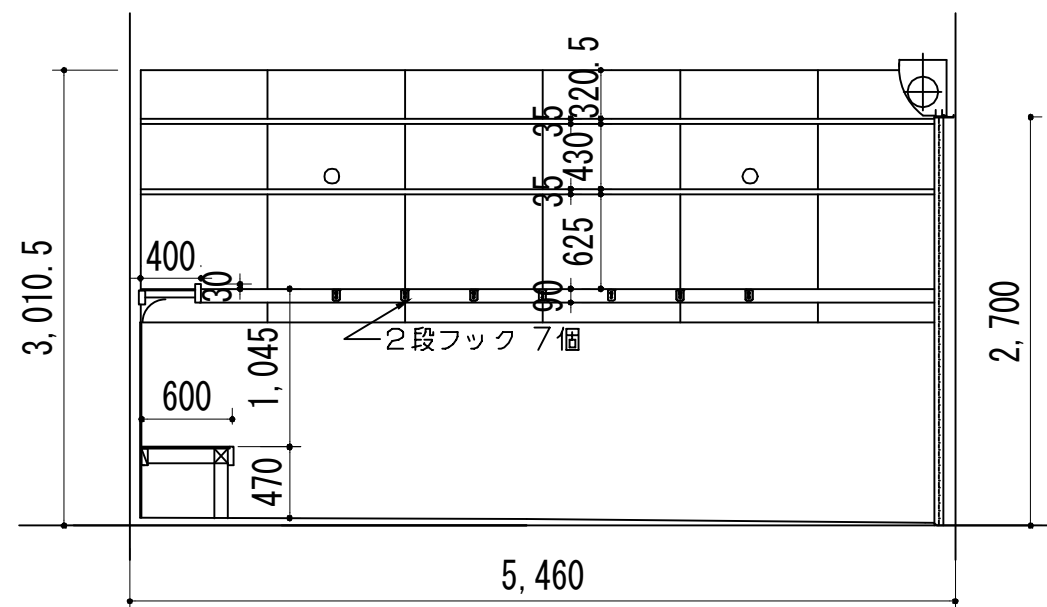

D

車 庫




鶴岡市建設部建築課

製図 照 査 特 記


--	--	--	--

製図	8 年 7 月 日	工事名	大網地内 (中村・下村) ポンプ庫・ホース乾燥塔解体工事	図面番号
縮尺	1/50	図面名	展開図 (中村)	7

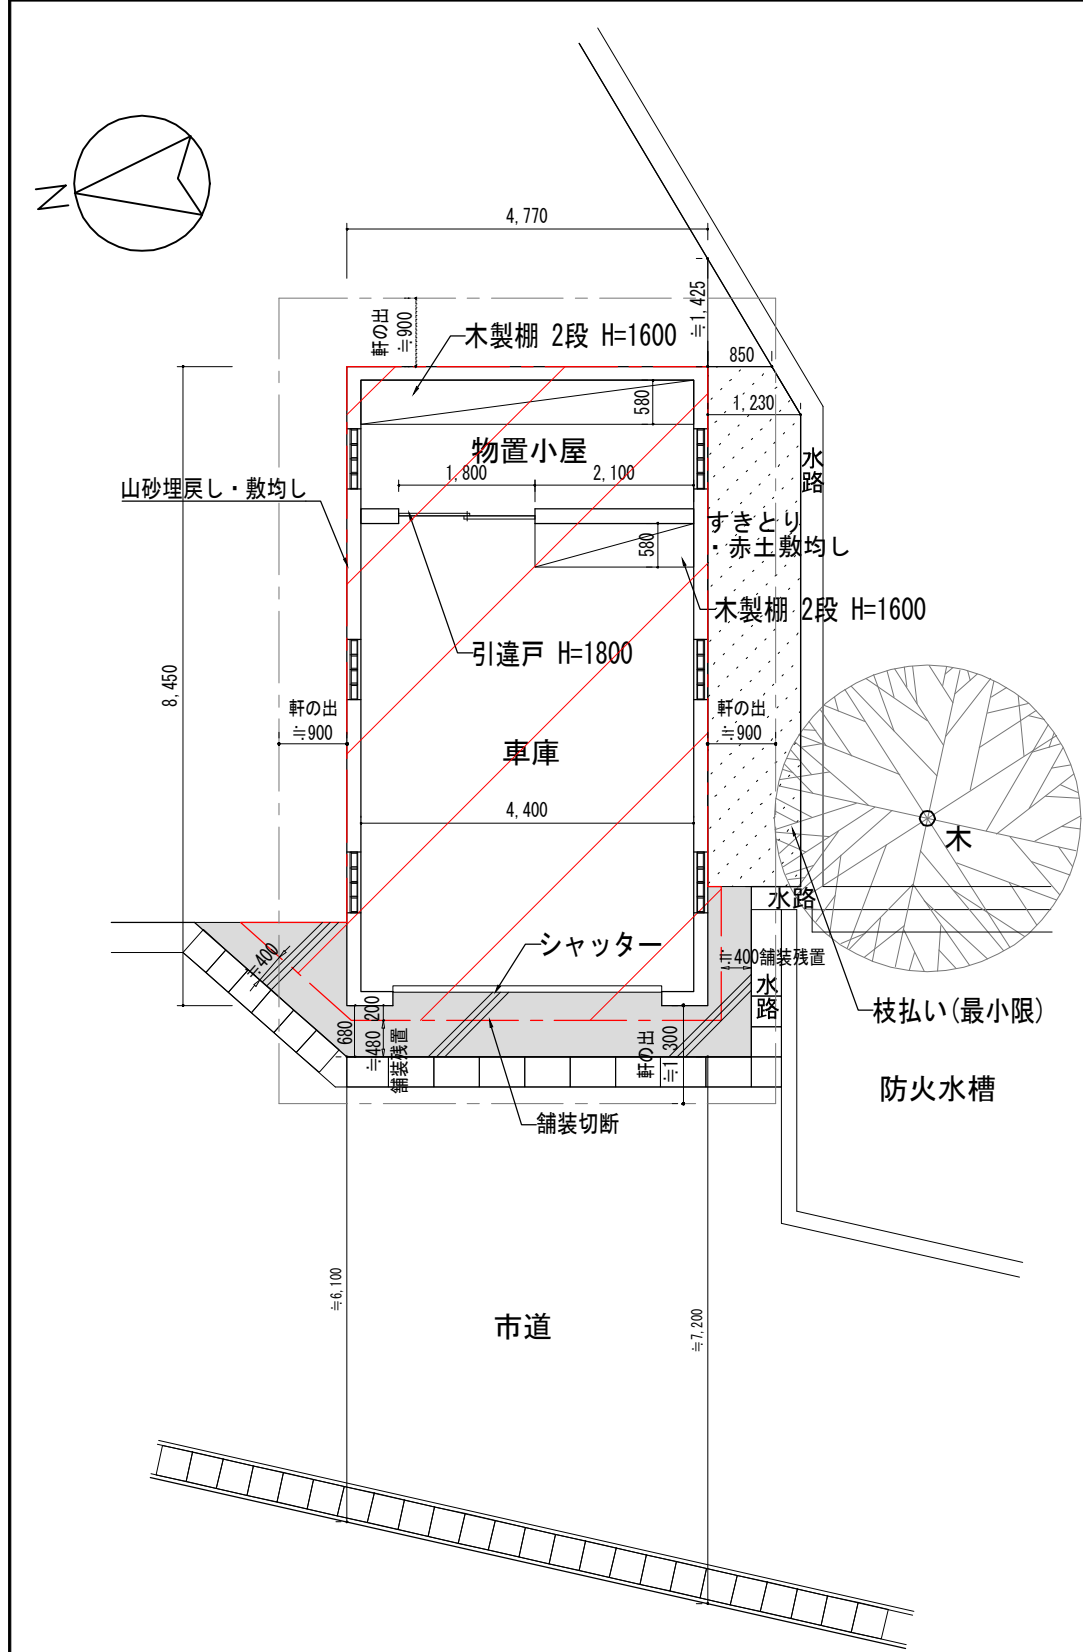


- 凡 例
- 解体後 山砂敷き均し
 - すきとり・赤土敷き均し
 - 既存舗装
- 既存舗装版切断面については、斜切りとする。

配置図・平面図

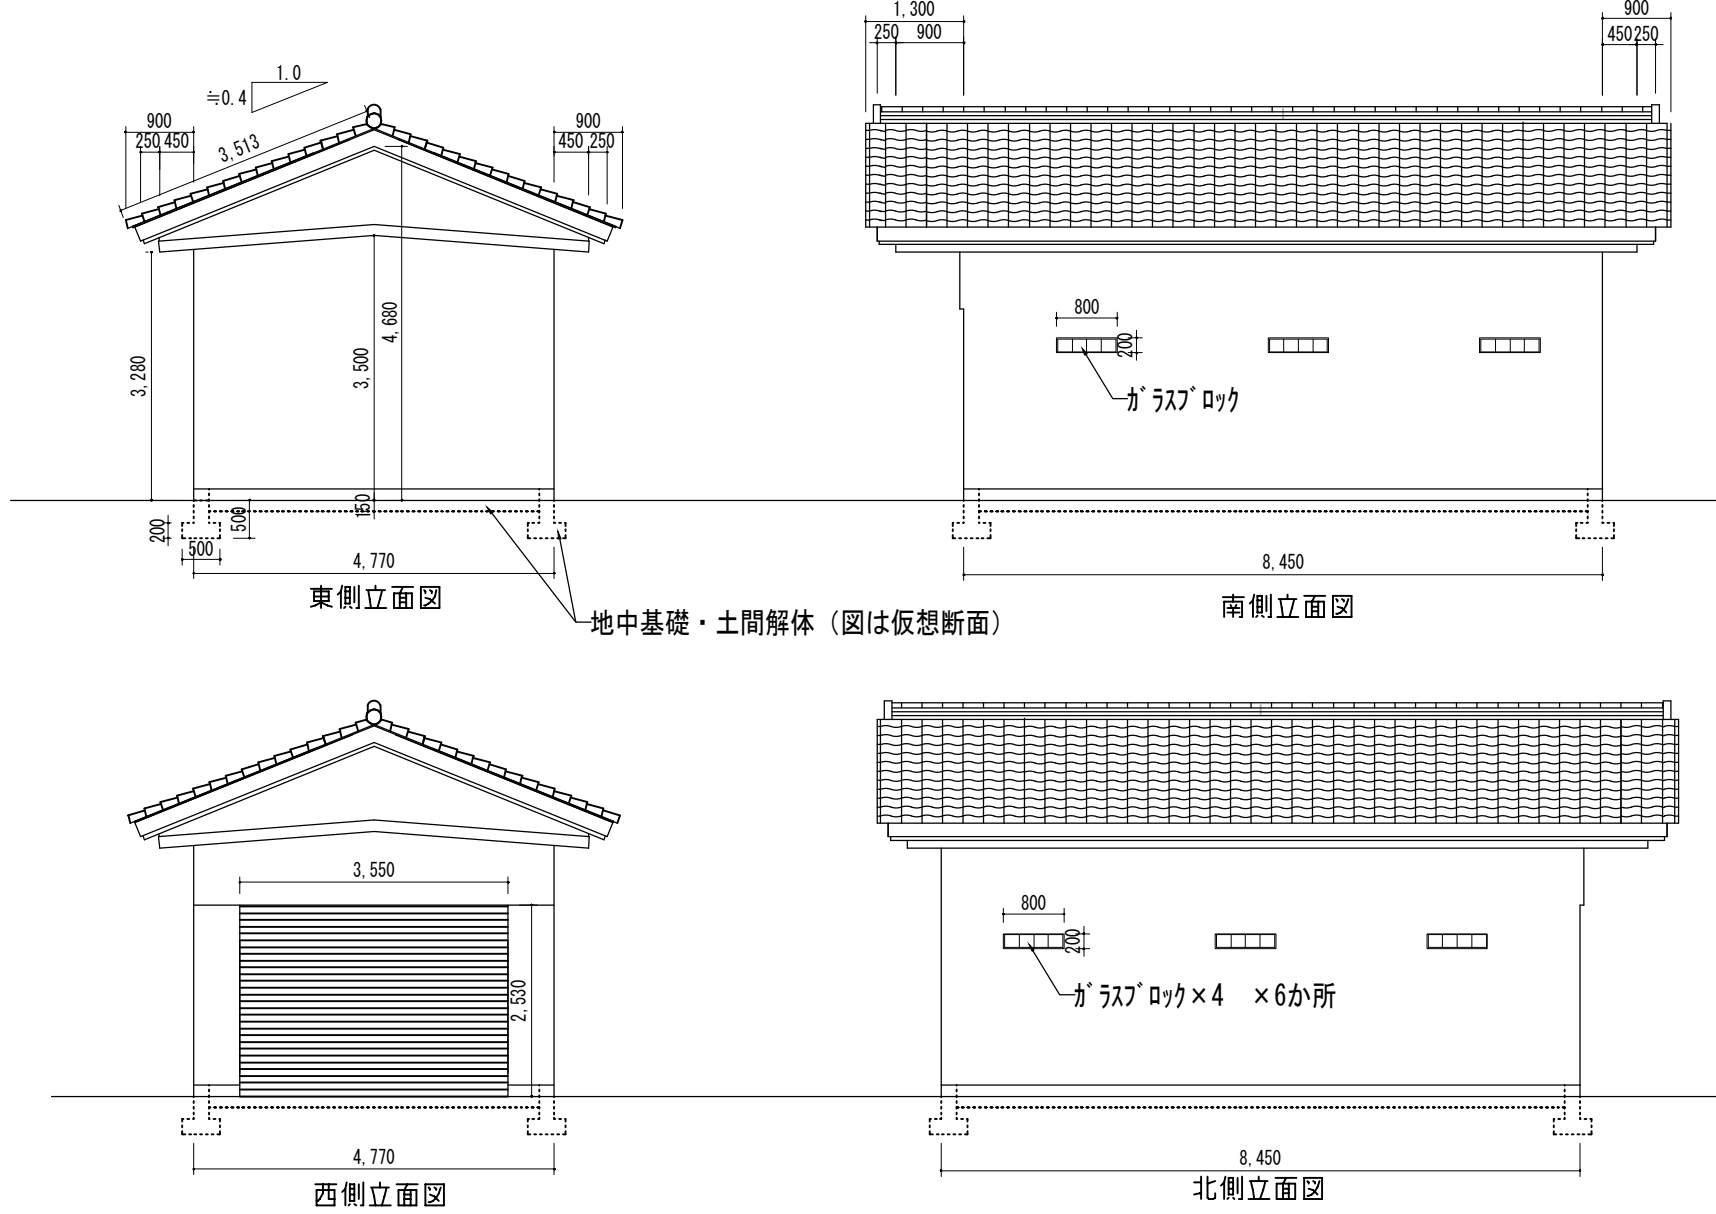


※ ポンプ庫内の残置物撤去は含まない。

仕上表	
外部	内部
屋根 瓦(破風・鼻隠し木製)	天井 鉄筋コンクリート(表し)
外壁 コンクリートブロック(モルタル仕上げ・一部吹付)	内壁 コンクリートブロック(表し)

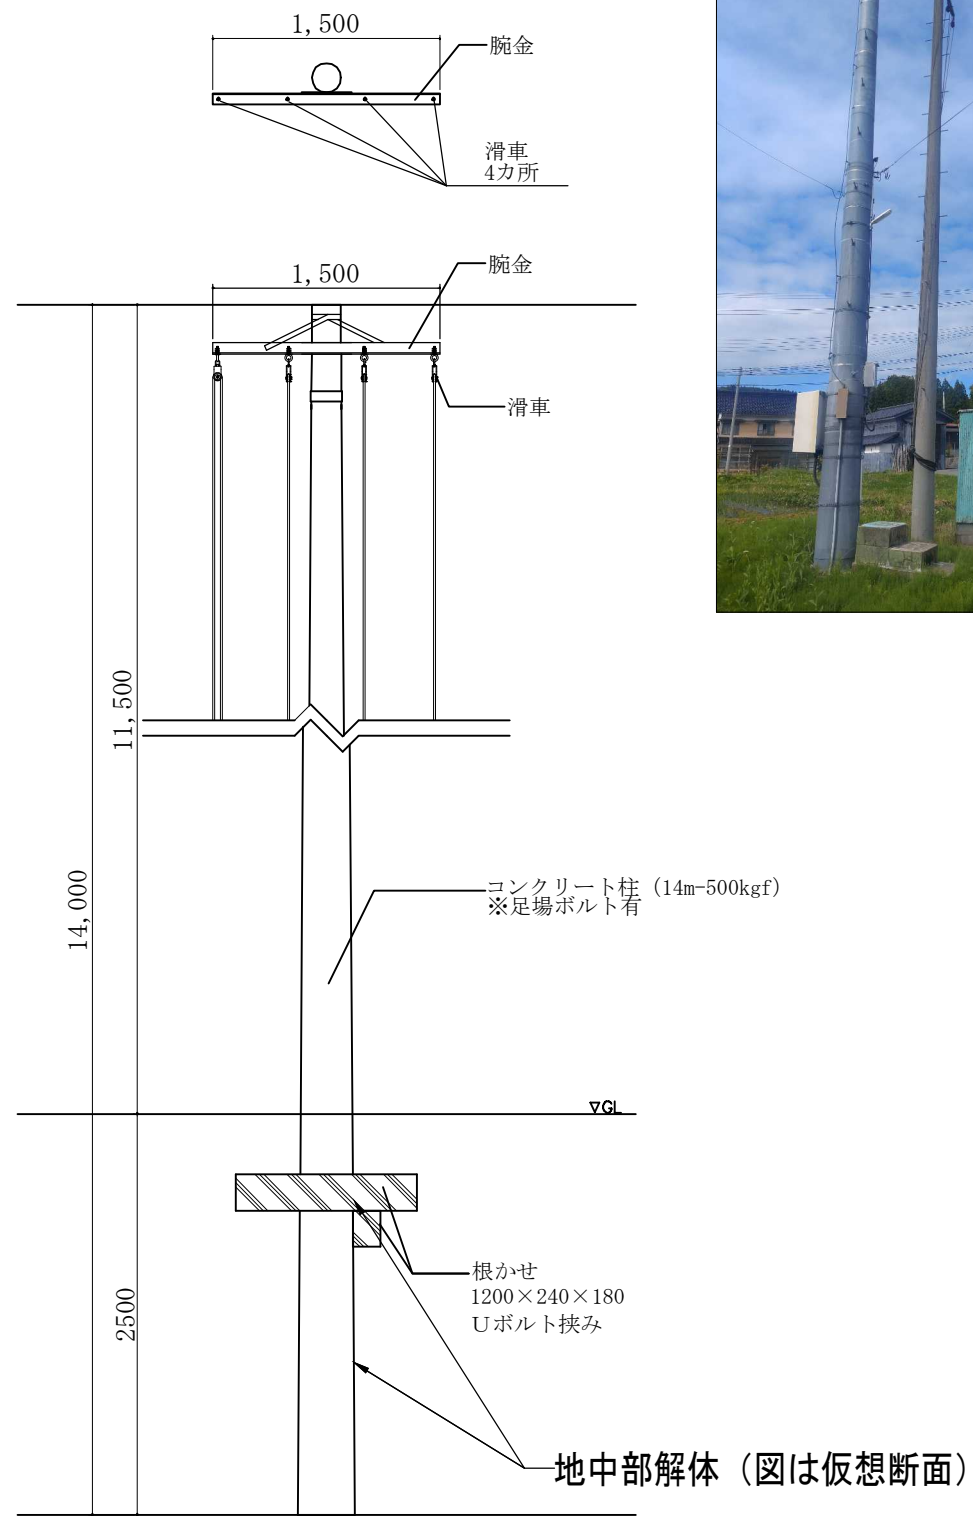

ホース乾燥塔 (下村ポンプ庫)

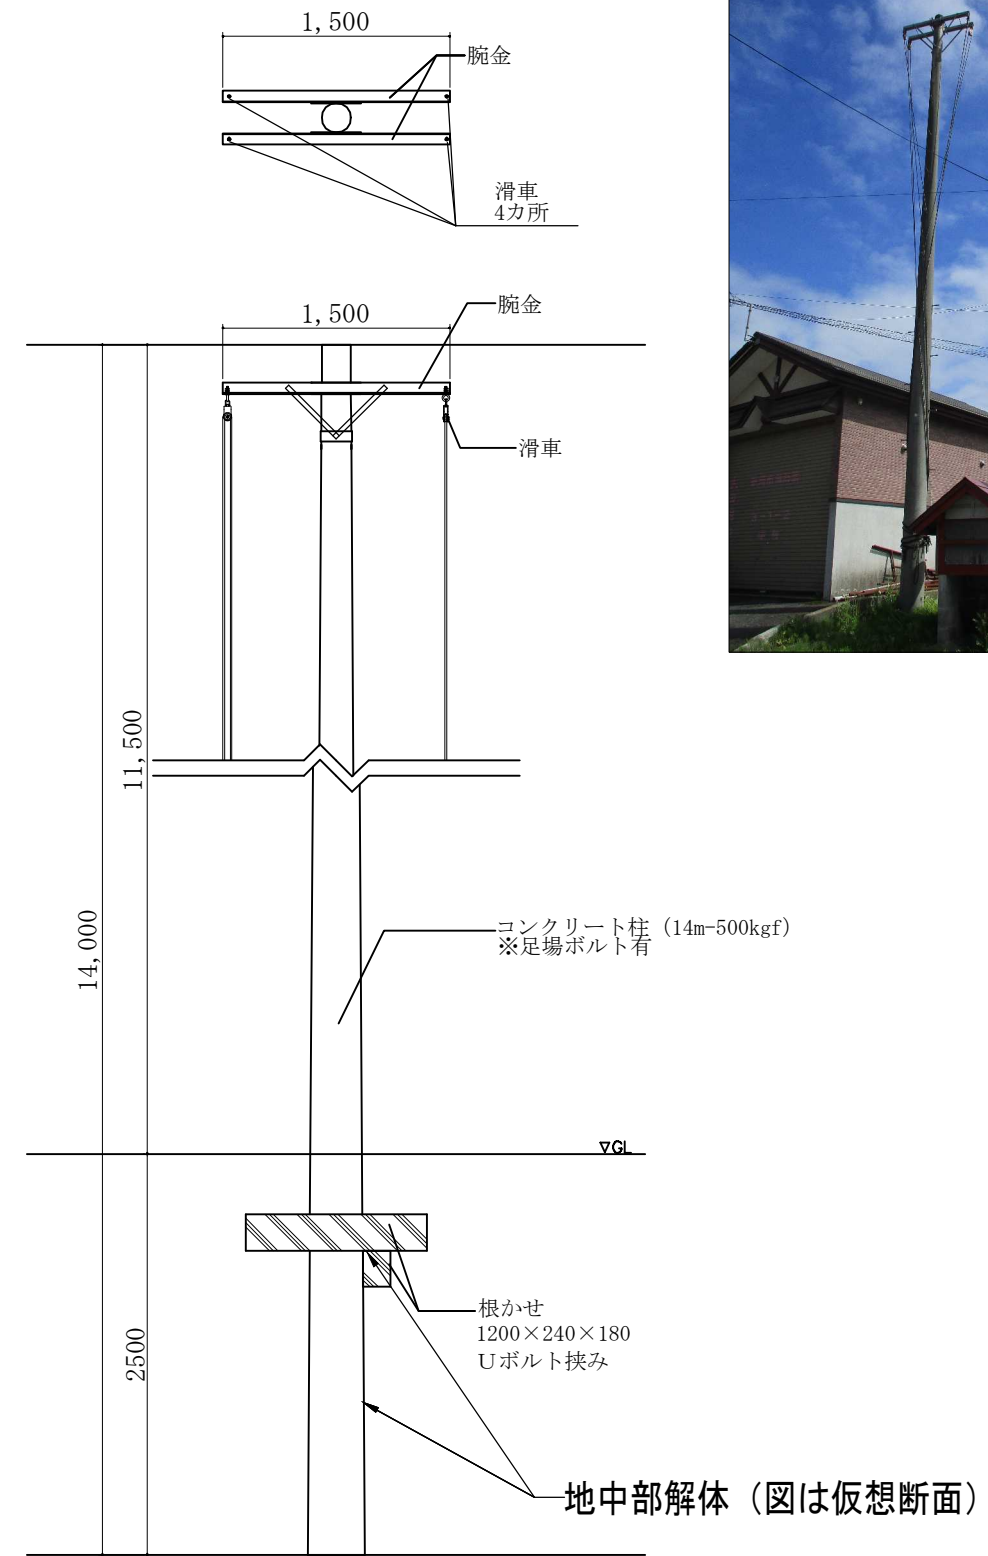

ホース乾燥塔 (中村ポンプ庫)



鶴岡市建設部建築課

製図 照 査 特 記

--	--	--	--

製図	8 年 7 月 日	工事名	大網地内 (中村・下村) ポンプ庫・ホース乾燥塔解体工事	図面番号
縮尺	1/100	図面名	ホース乾燥塔図面	9