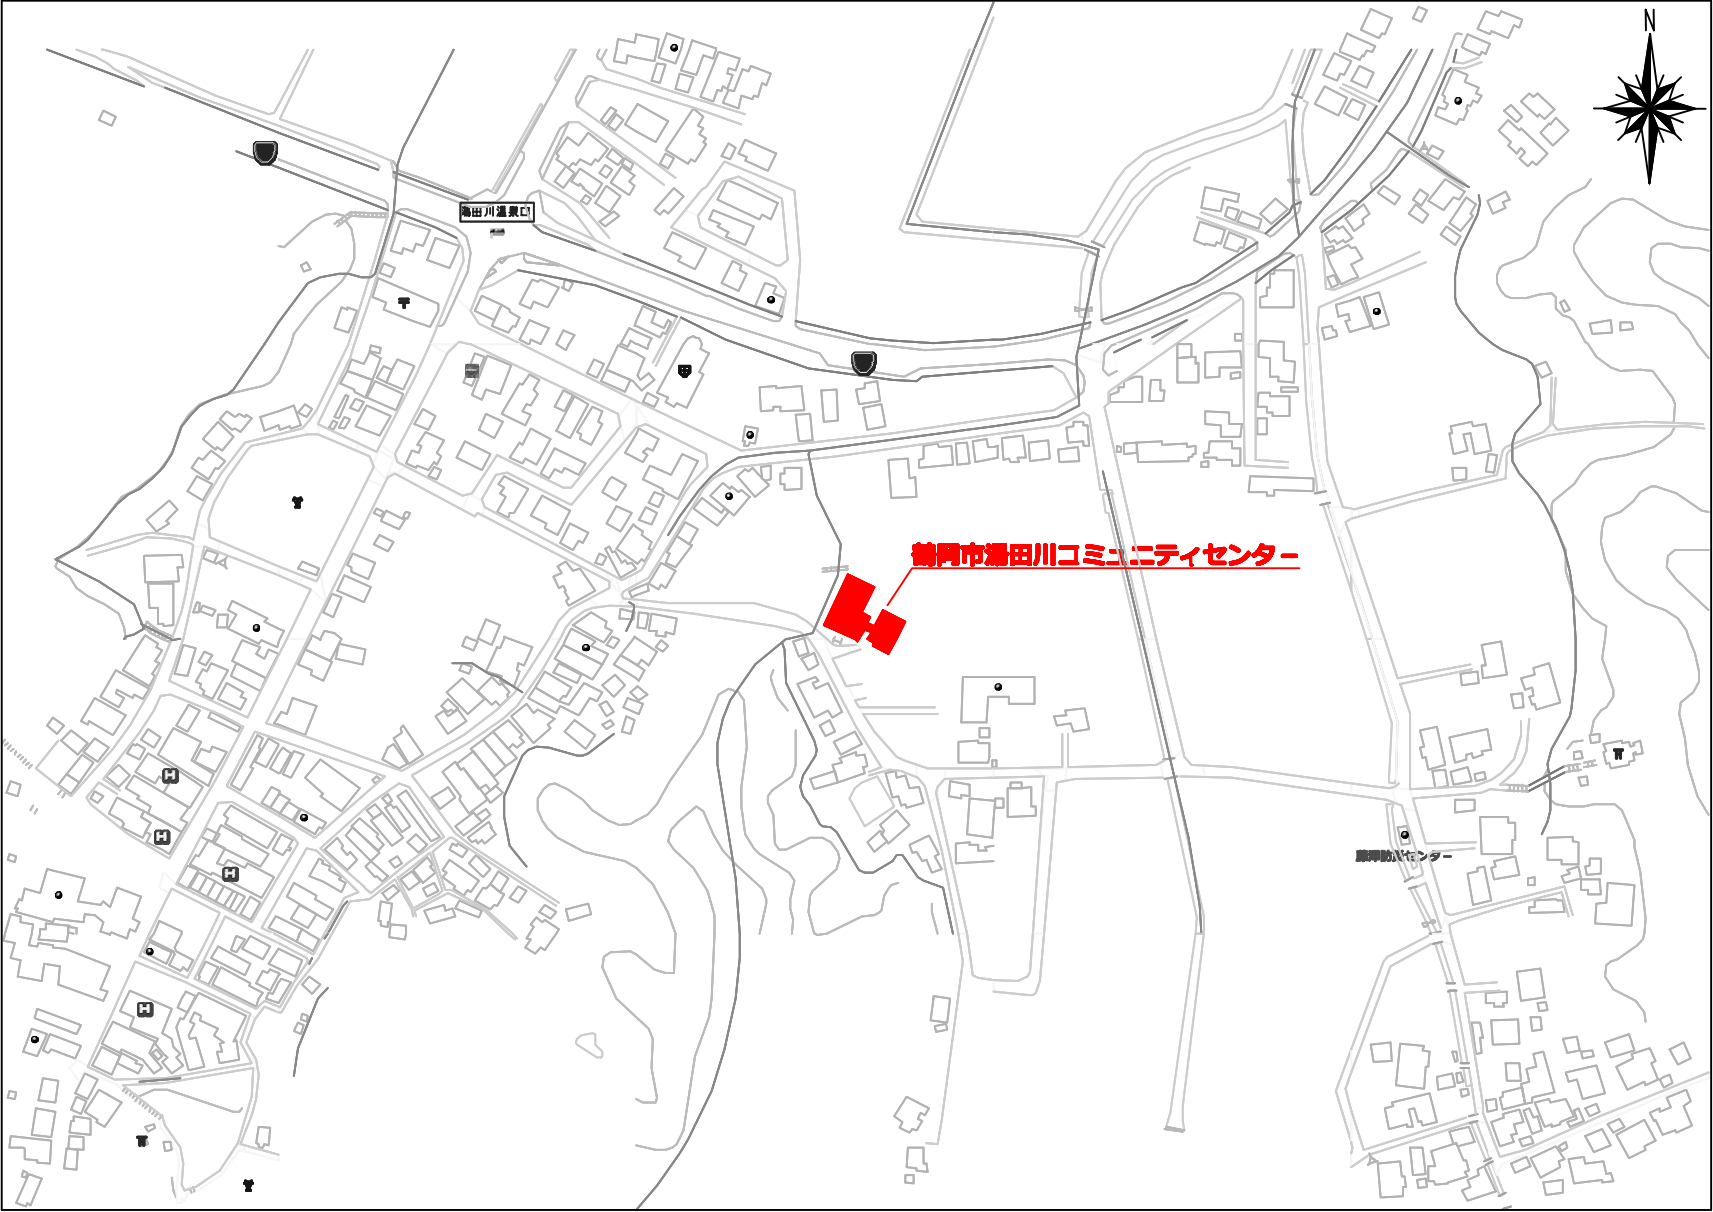
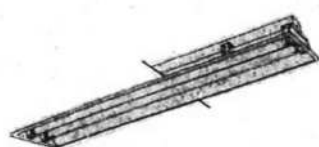
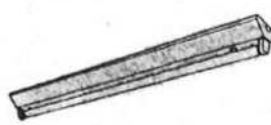
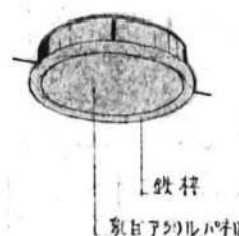
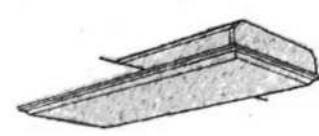
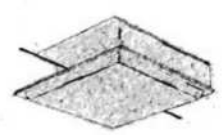
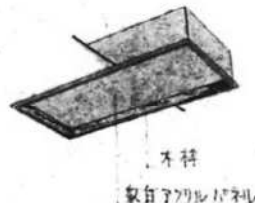
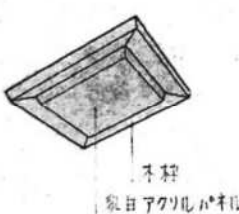
 
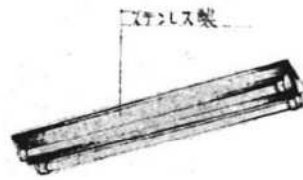
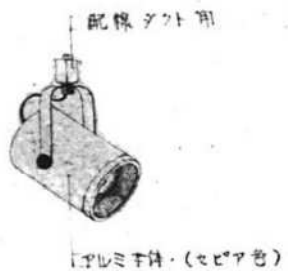
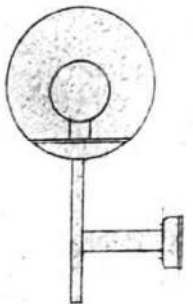
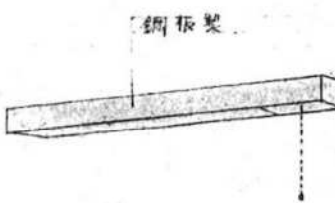


湯田川コミュニティセンター照明器具LED化工事

特記仕様書	
1 工事概要	
工事場所	鶴岡市藤沢字西側174-1
工事内容	施設の照明器具をすべてLEDに更新する
竣工期限	現場説明事項による
2 一般事項	
1. 特記なき事項は、国土交通省大臣官房官庁営繕部監修「公共建築工事標準仕様書」（最新版）、「公共建築改修工事標準仕様書」（最新版）による	
2. 工事写真は国土交通省大臣官房官庁営繕部監修の営繕工事写真撮影要領（最新版）による	
3. 図面等に記載されていない事項であっても、法規上、現場取合い及び納まりで当然必要と思われる軽微な変更は、担当職員と協議の上で施工する。但し、これによる請負金額の変更は原則として行わない	
3 その他	
1. 撤去した蛍光灯安定器についてはPCBの含有について調査を行うこと	
2. 産廃一時保管場所については、施設管理者と協議を行うこと	
3. 通常会館時に工事を行うことから、 現地調査、施工の際は施設管理者と日程を打合せの上行うこと	
4. 金属同士の接合部は同等の材質とし、異種金属との接触がある場合は、 電蝕による腐食対策を講じることとする	



														
A ₁	FL 40 ^W ×2	FRS3-402	B ₁	FL 40 ^W ×1	FSS4-401	C ₁	FCL 40+30 ^W	埋込型	D	FL 40 ^W ×4 (200 ^V)	FRF1-404	E	FL 20 ^W ×4	FRF2-204
A ₂	FL 40 ^W ×1	-401	B ₂	FL 20 ^W ×1	-201	C ₂	IL 75 ^W (松屋 NL-78255)	—			(5電灯)			
A ₃	FL 40 ^W ×2	FRS3-402 (調光用電器)												
														
F	FL 40 ^W ×4	埋込型	G	FCL 30 ^W ×1	埋込型	H ₁	FL 40 ^W ×1	FBC2-401	I	FL 40 ^W ×2	FSS4 MP-402	J	100 ^W ×1 (ハイブリッド)	
						H ₂	FL 20 ^W ×1	-201						
														
K ₁	IL 100 ^W ×1	IBC3MP-100	L	IL 5 ^W ×1	表付灯罩	M	FL 40 ^W ×1		N	FL 20 ^W ×1	FSS1-201			
K ₂	IL 100 ^W ×1	IBC3MP-100 (ガード付)												























鶴岡市建設部建築課

製図 照 査 特 記

--	--	--	--

製図	8 年 7 月 日	工事名	湯田川コミュニティセンター照明器具LED化工事	図面番号
縮尺	NON	図面名	既存照明器具姿図	2

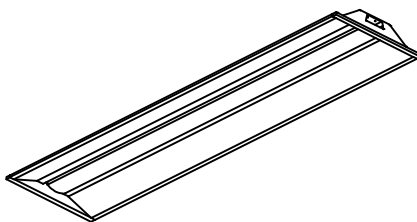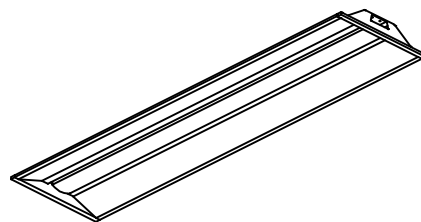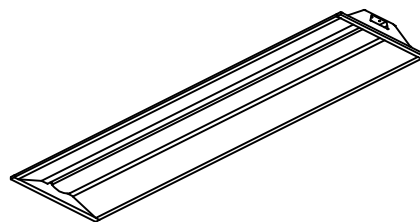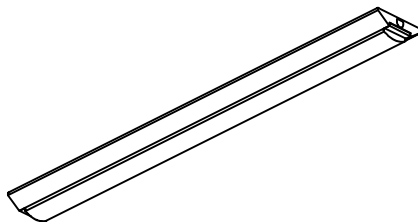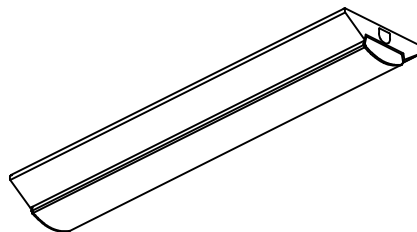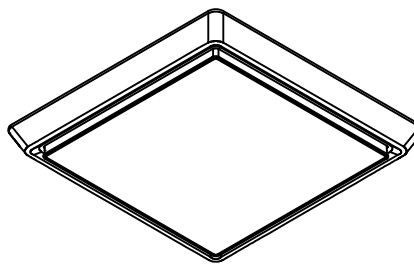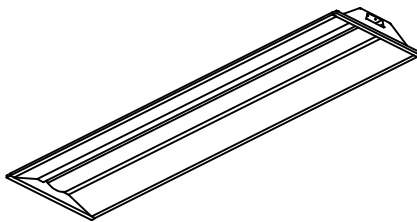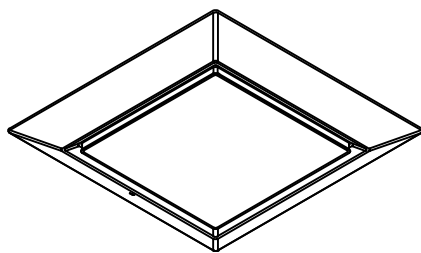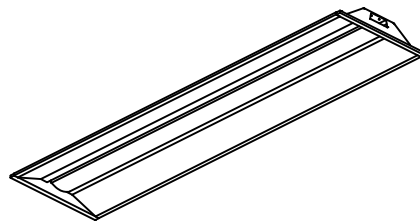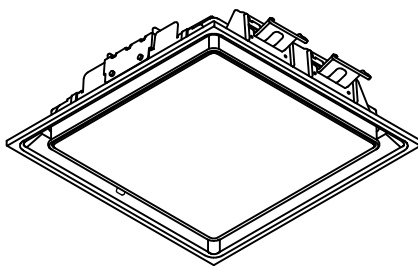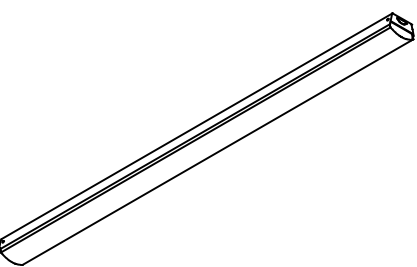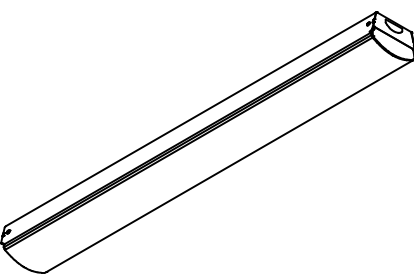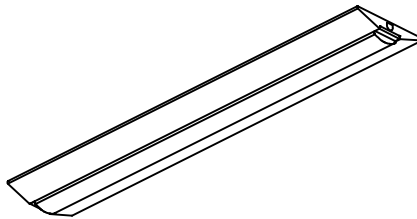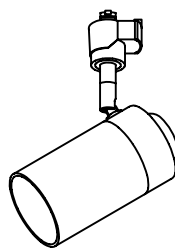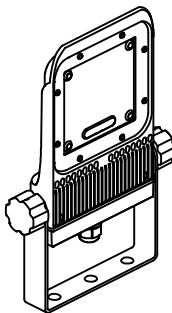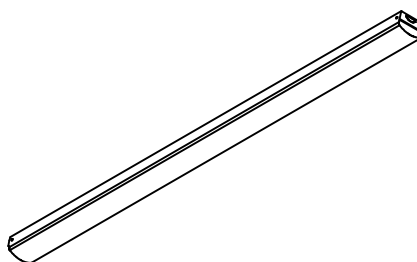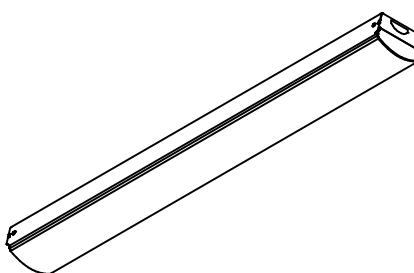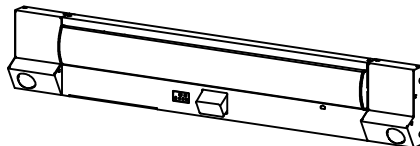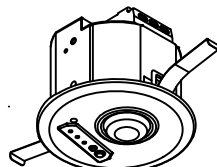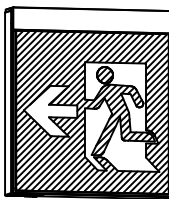A1	LX4-170-52N-UK40-W328		A2	LX4-170-25N-UK40-W328		A3	LX4-170-52N-UK40-W328-LI		B1	LX4-170-25N-CL40		B2	LX3-170-10N-CL20		C1	SQP-6N47-CL57-LI		
						 LiCONEX LiCONEX専用ベースモジュール IRLI-BM-V3 IRLI-KSW									C2	SQP-6N47-CL57-LI		
																		
D	LX4-170-69N-UK40-W328		E	SQP-6N47-CL72-LI		F	LX4-170-69N-UK40-W328		G	SQP-3N25-UK27-LI		H1	LX4-170-25N-TR40		H2	LX3-170-10N-TR20		
																		
I	LX4-170-52N-CL40W		J	SP-2610		K1	FLS-15W-WN-K5-R7-B-H		L	電球交換のみ（ IL5W相当 ）		M	LX4-170-25N-TR40		N	LX3-170-10N-TR20		
			 適合ランプ:LDA12N-G-10T8			K2	FLS-15W-WN-K5-R7-B-H											
非A1	非A2	KSH20151 S1-2091S MOYU-06H32B	非E	IREL-LX3-170-20N-SWL20-MS2		非F	IREL-DL8/100-W											
非B	非C	KSH20151 S1-2091S MOYU-05H32B				非G	IREL-DL8/100-W											
非D		KSH20151 S1-2091S MOYU-08W32B																
LED誘導灯B級BL片面直付  高輝度誘導灯ルクセントLEDs 壁・天井直付形・吊下兼用形 本体:プラスチック・白色(マンセルNo.N9.0) 誘導灯型式認定番号:1AM111-3729																		

	鶴岡市建設部建築課				製図 照 査 特 記				▲				製図		8 年 7 月 日	工事名	湯田川コミュニティセンター照明器具LED化工事	図面番号
					記載にある機器品番は参考とする。				縮尺		NON		図面名	更新機器参考姿図		3		



鶴岡市建設部建築課

製図 照 査

特 記

記載にある機器品番は参考とする。

製図

8 年 7 月 日

工事名

湯田川コミュニティセンター照明器具LED化工事

図面番号

縮尺

NON


図面名

更新機器参考図

3

玄関・風除室	ロビー		
C2 6台	C1 8台		
K1 1台	M 2台	調理実習室	倉庫
	H1 1台	I 9台	B2 2台

大ホール	ステージ	
D 20台	A1 2台	
E 11台	A3 3台	外部
	J 5台	K1 1台

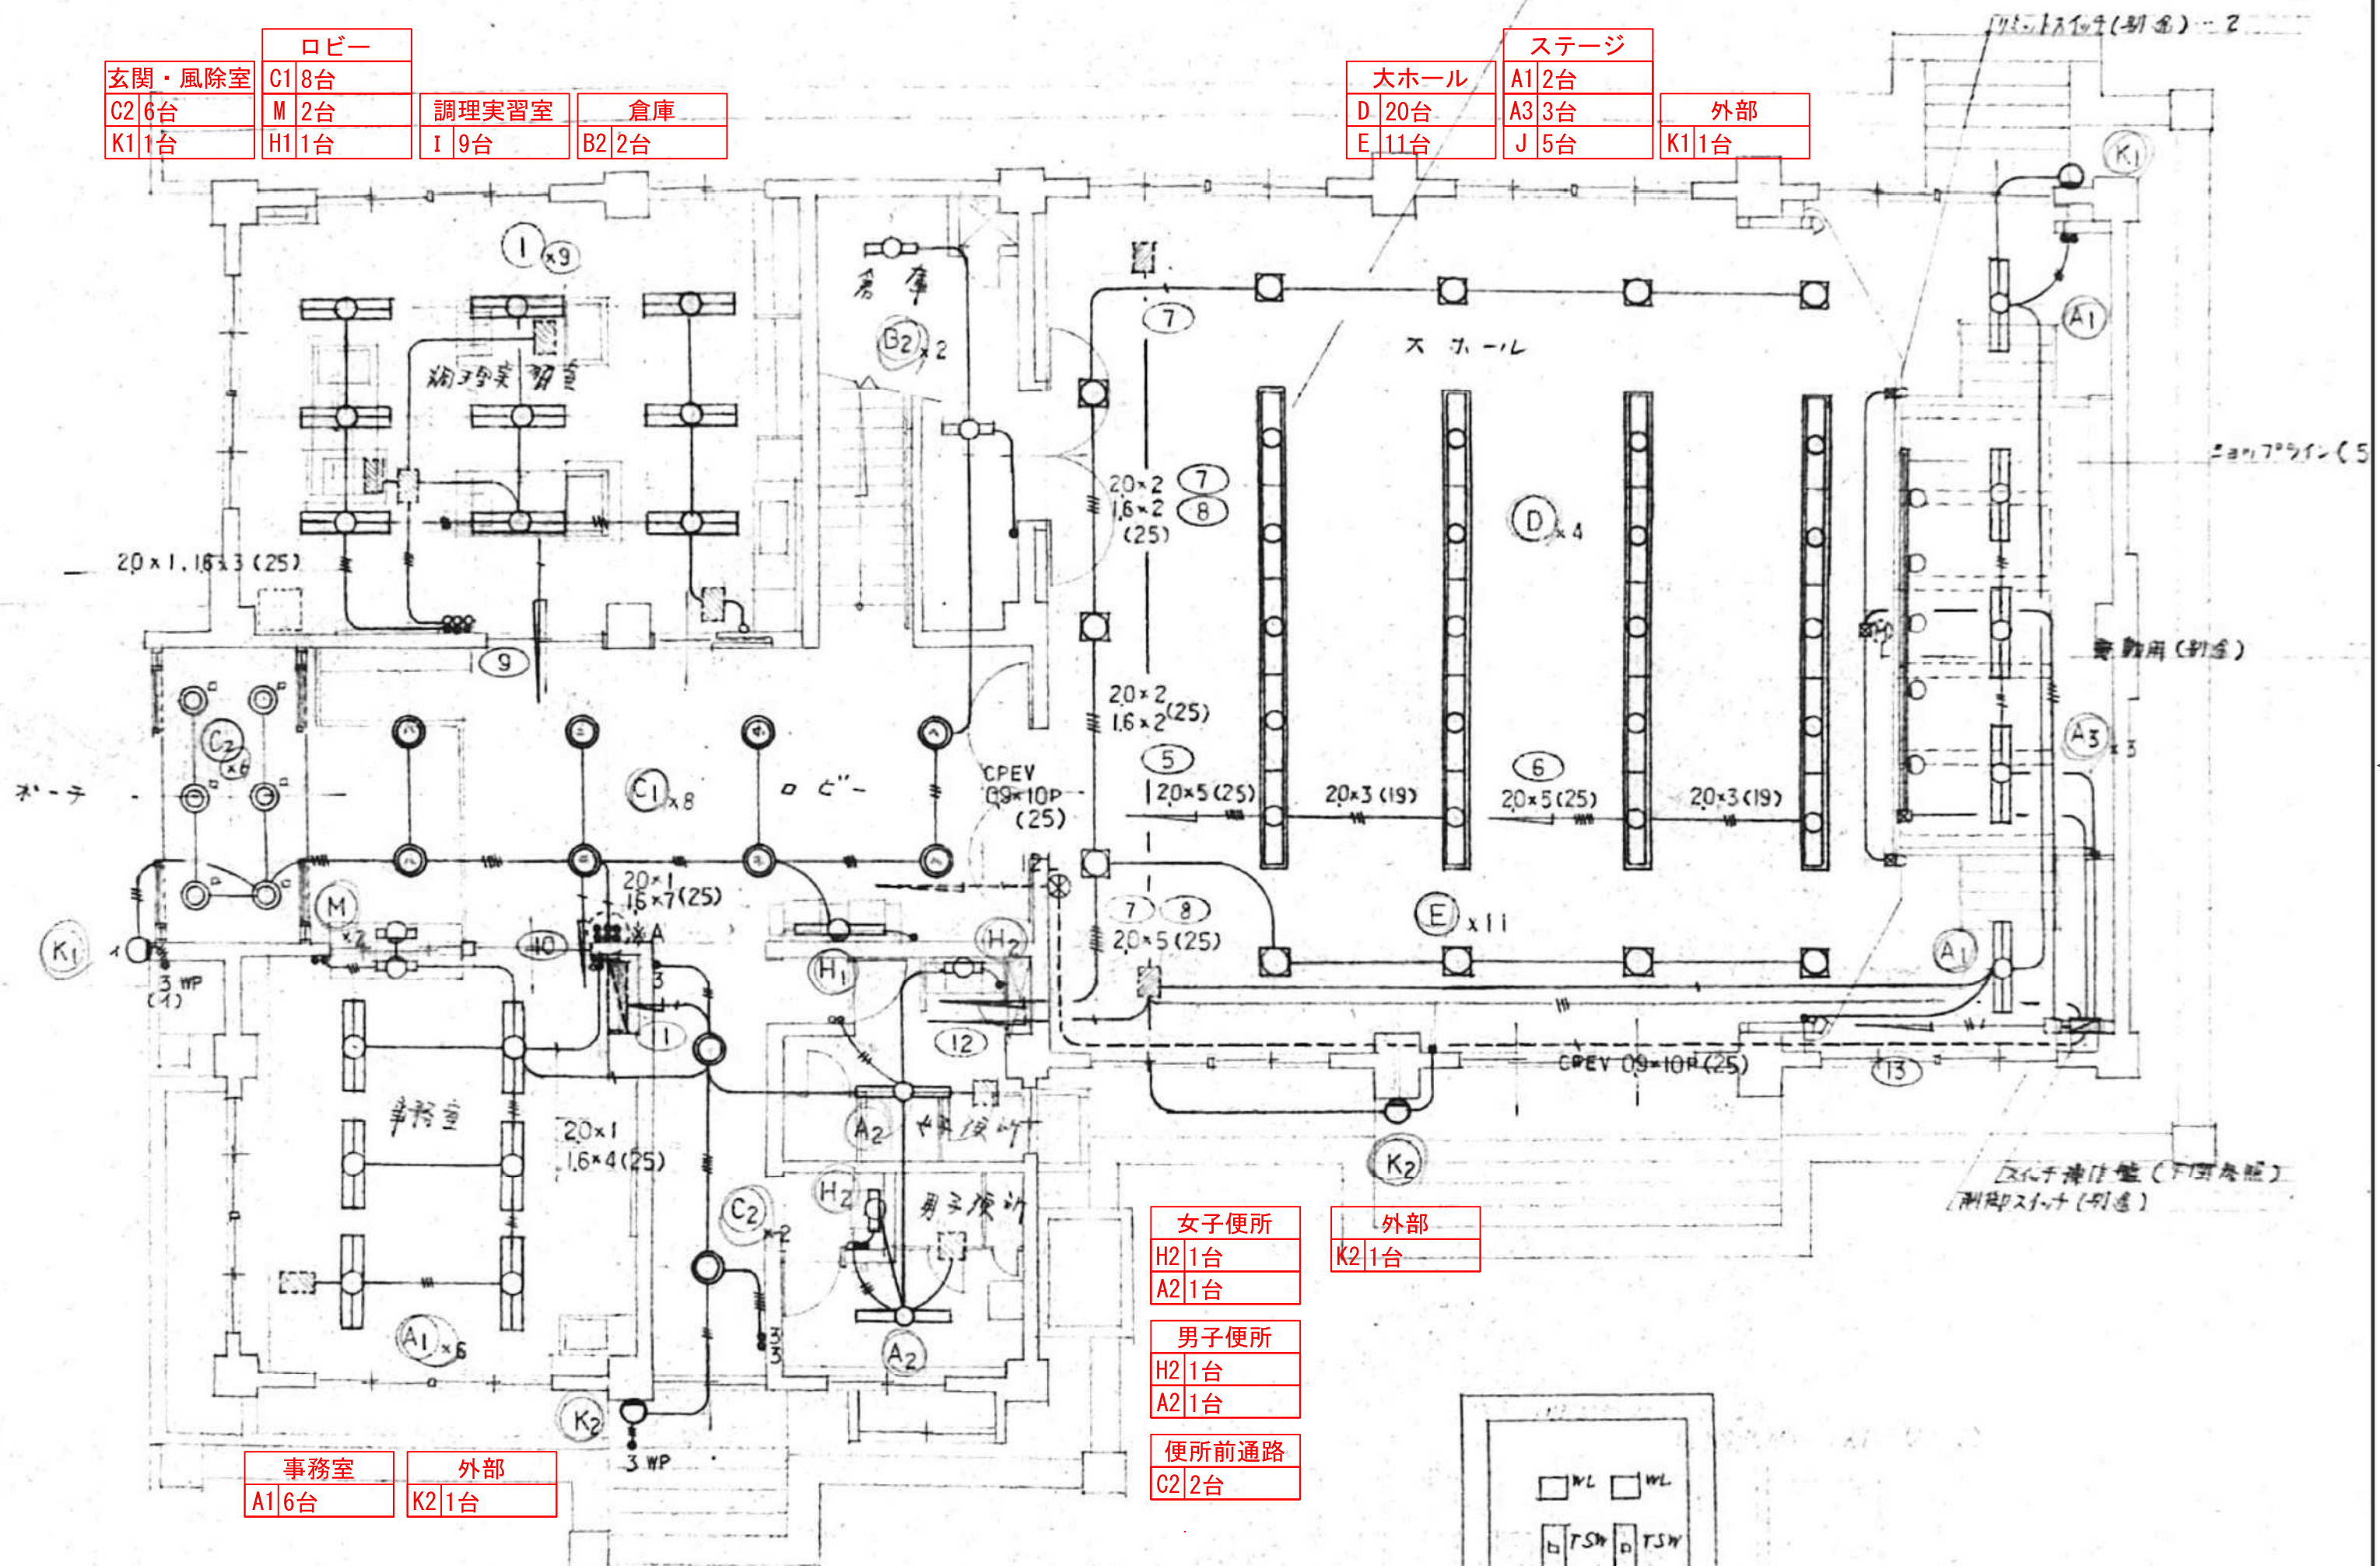


鶴岡市建設部建築課

製図 照査 特記

製図 8年 7月 日 工事名 湯田川コミュニティセンター照明器具LED化工事 図面番号

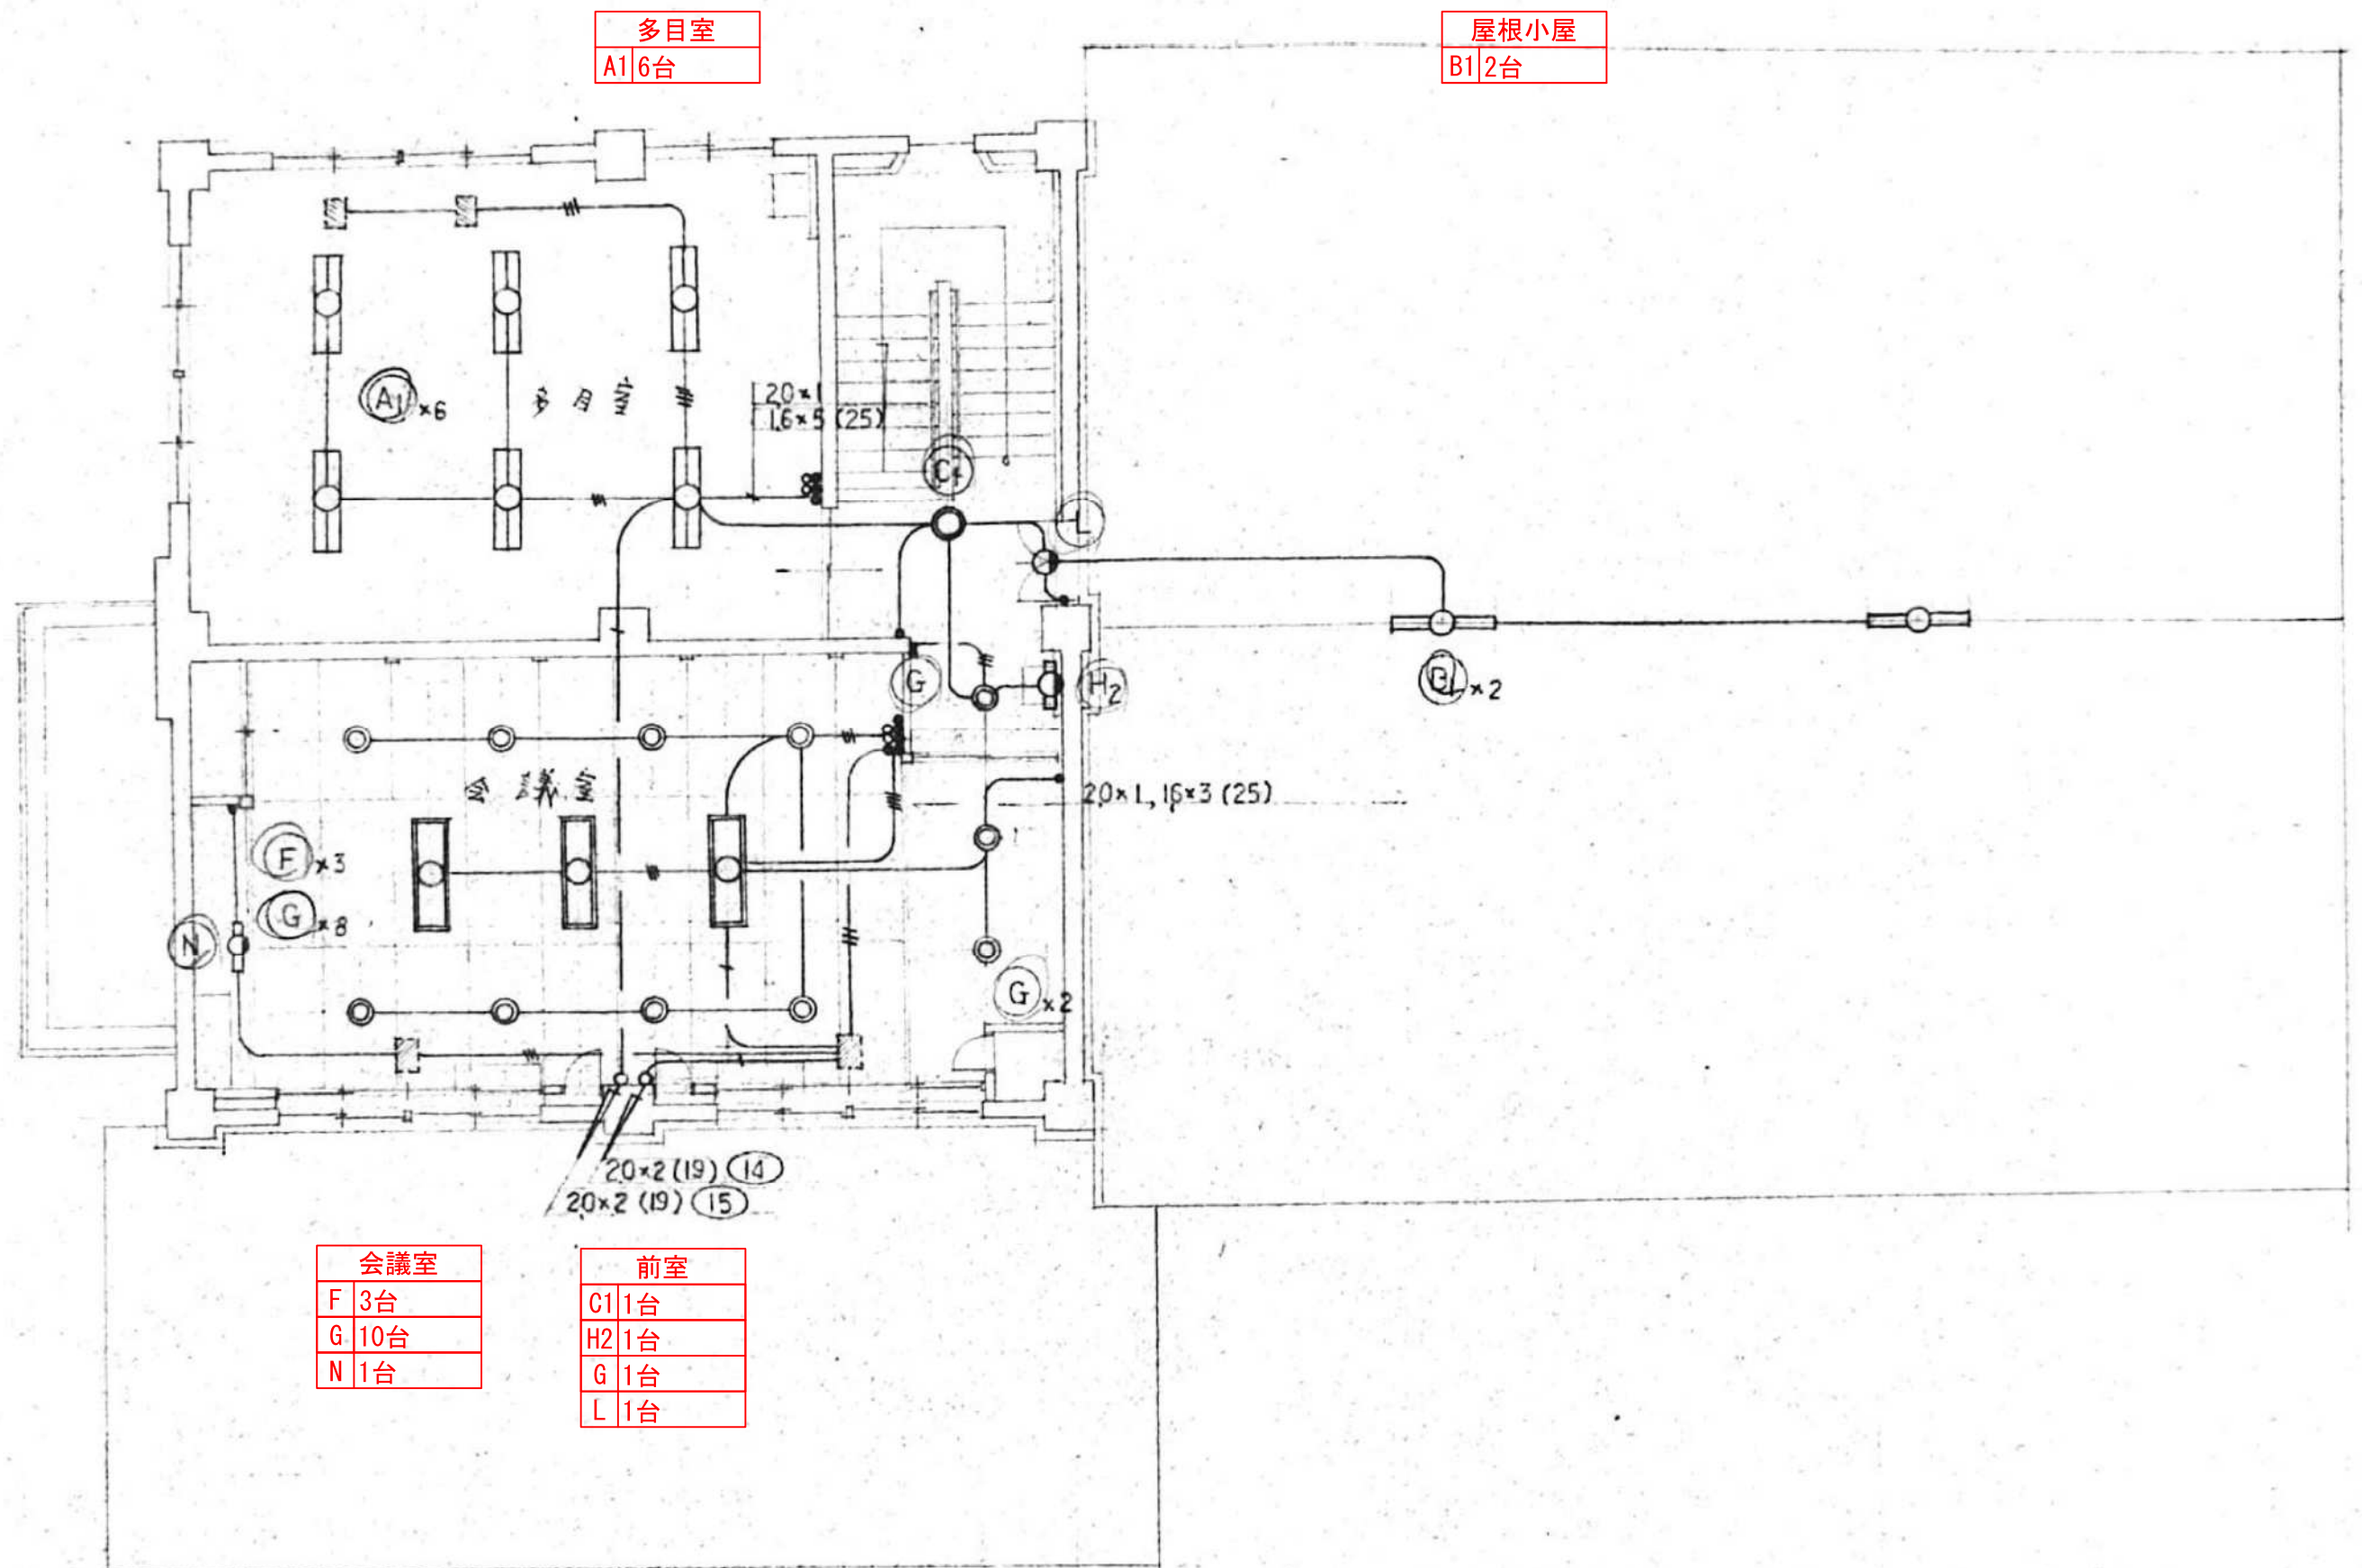縮尺 NON 図面名 1階平面図（一般照明） 4



多目室
A1 6台

屋根小屋
B1 2台

会議室
F 3台
G 10台
N 1台


前室
C1 1台
H2 1台
G 1台
L 1台



鶴岡市建設部建築課

製図	照査	特記

製図	8年7月日	工事名	湯田川コミュニティセンター照明器具LED化工事	図面番号
縮尺	NON	図面名	2階平面図（一般照明）	5

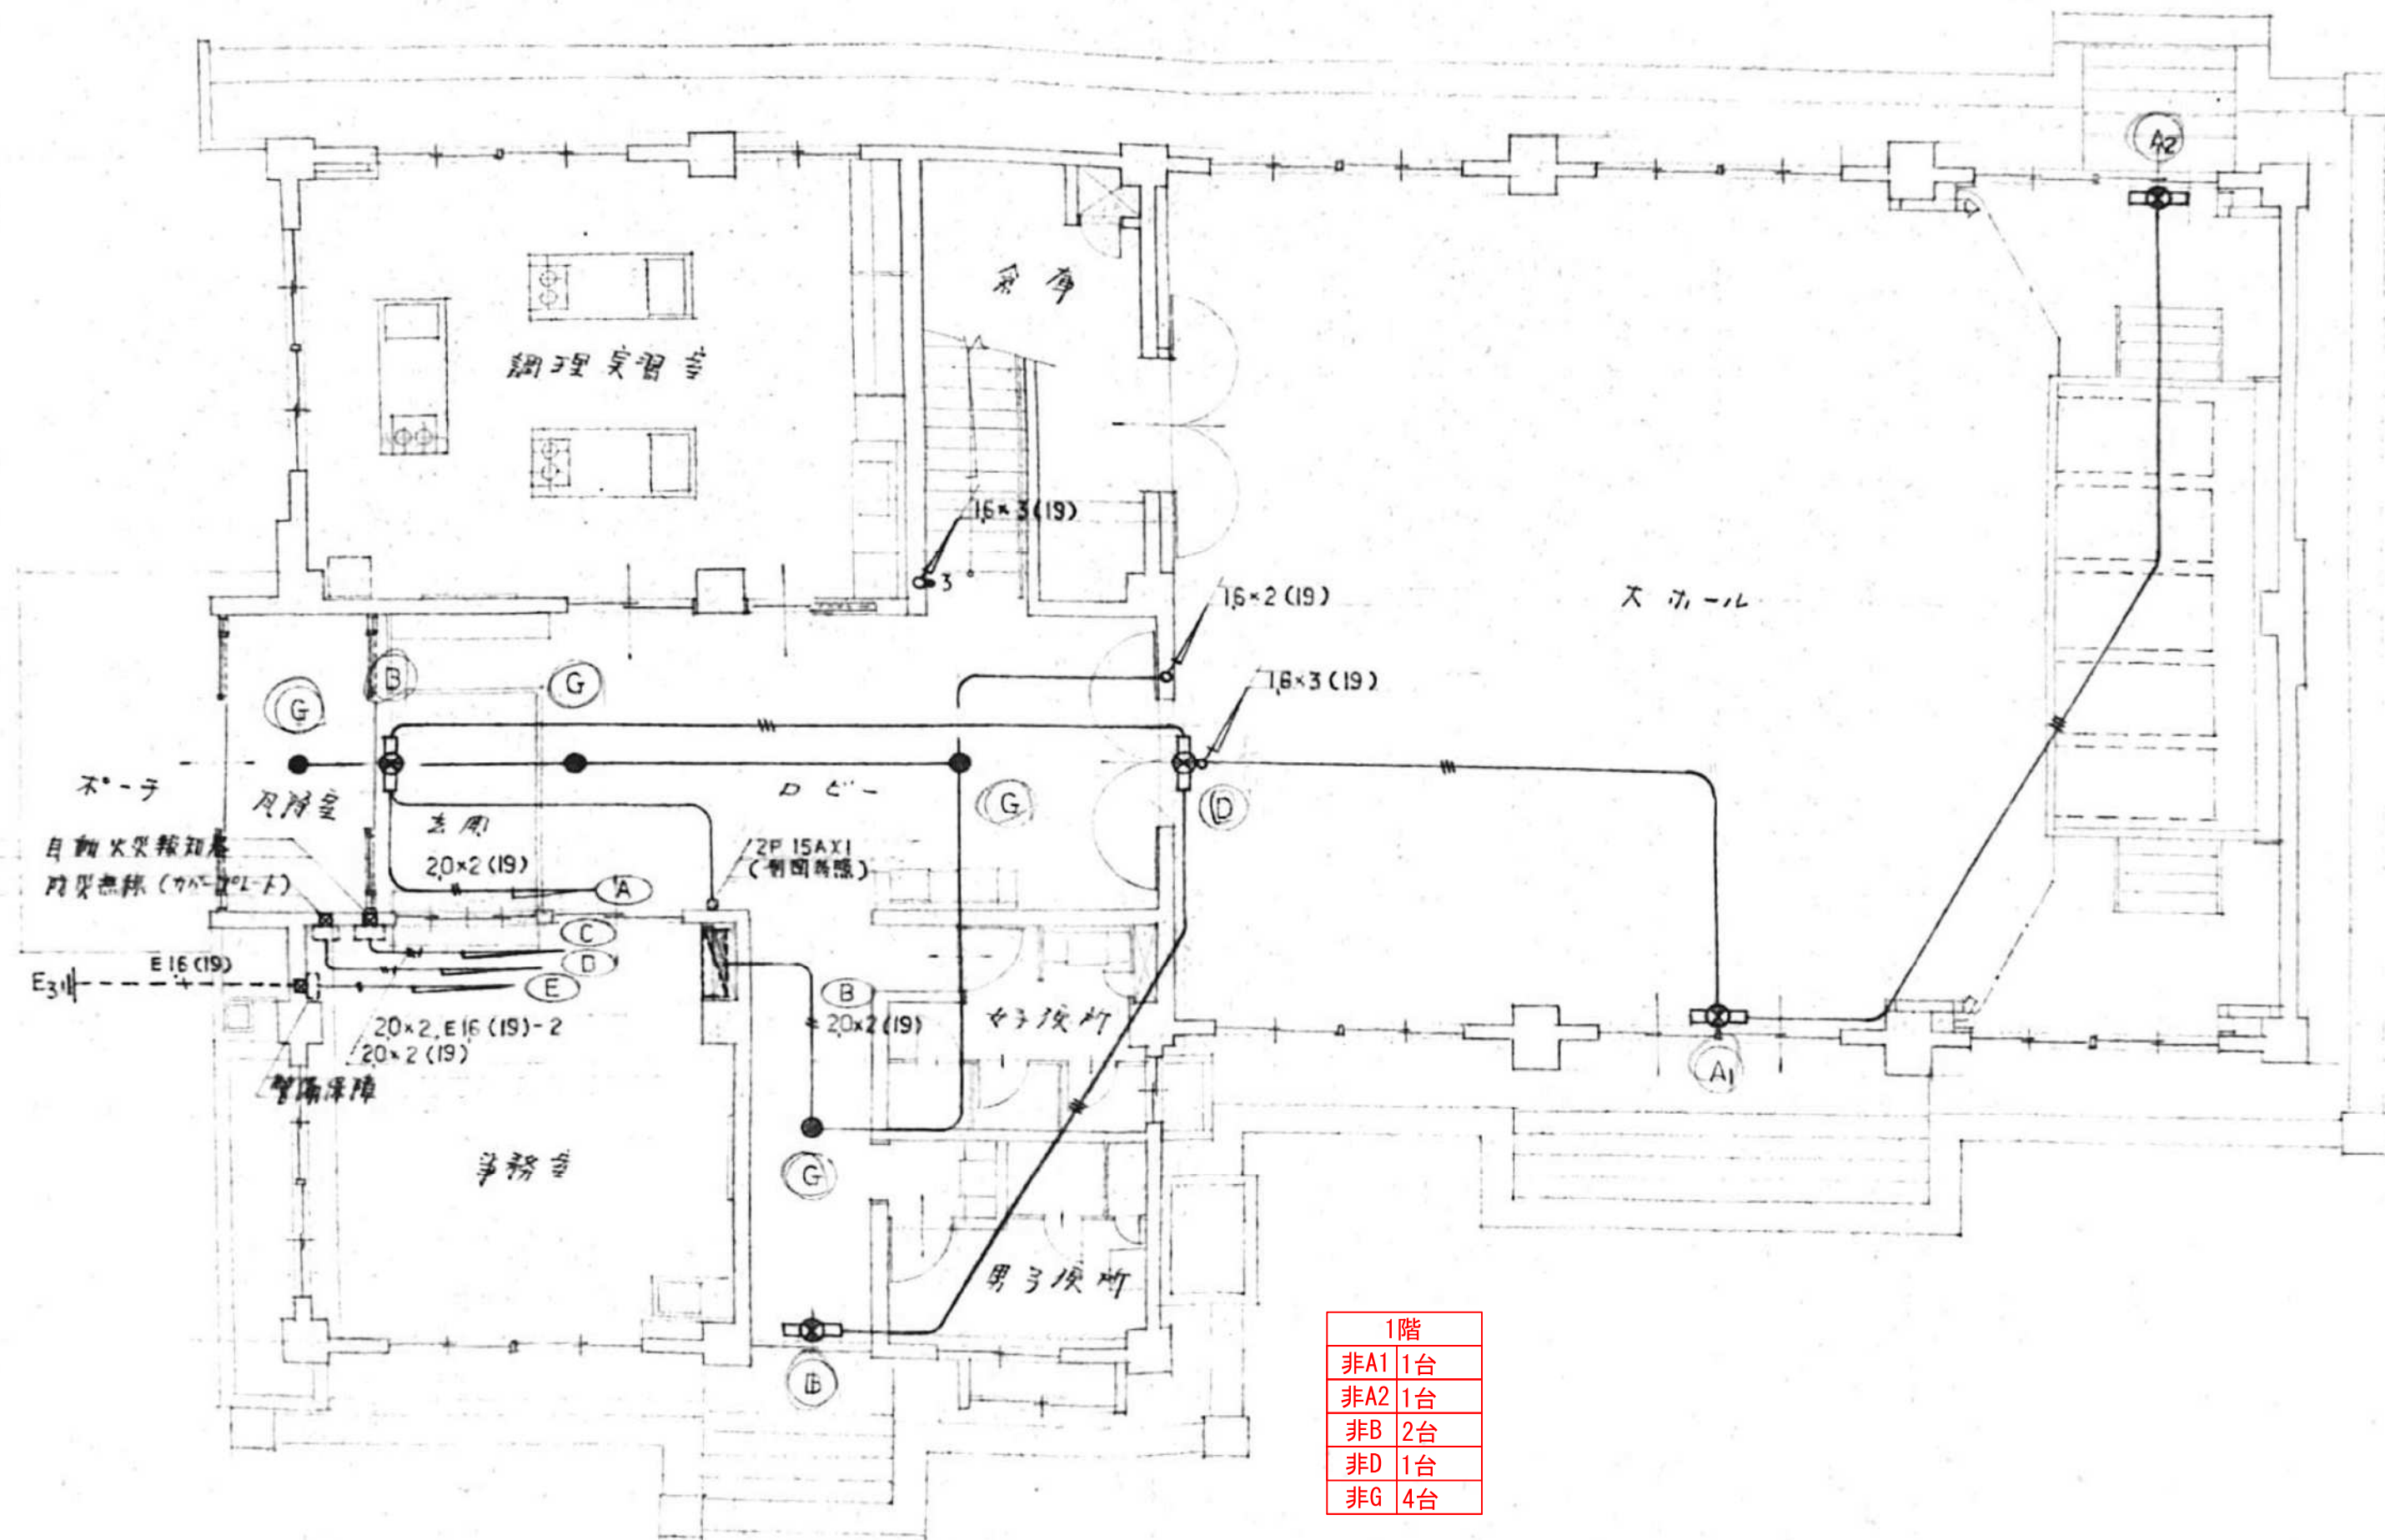

1階
非A1 1台
非A2 1台
非B 2台
非D 1台
非G 4台




鶴岡市建設部建築課

製図 照 査 特 記

--	--	--	--

製図	8 年 7 月 日	工事名	湯田川コミュニティセンター照明器具LED化工事	図面番号
縮尺	NON	図面名	1階平面図 (非常灯・誘導灯)	6

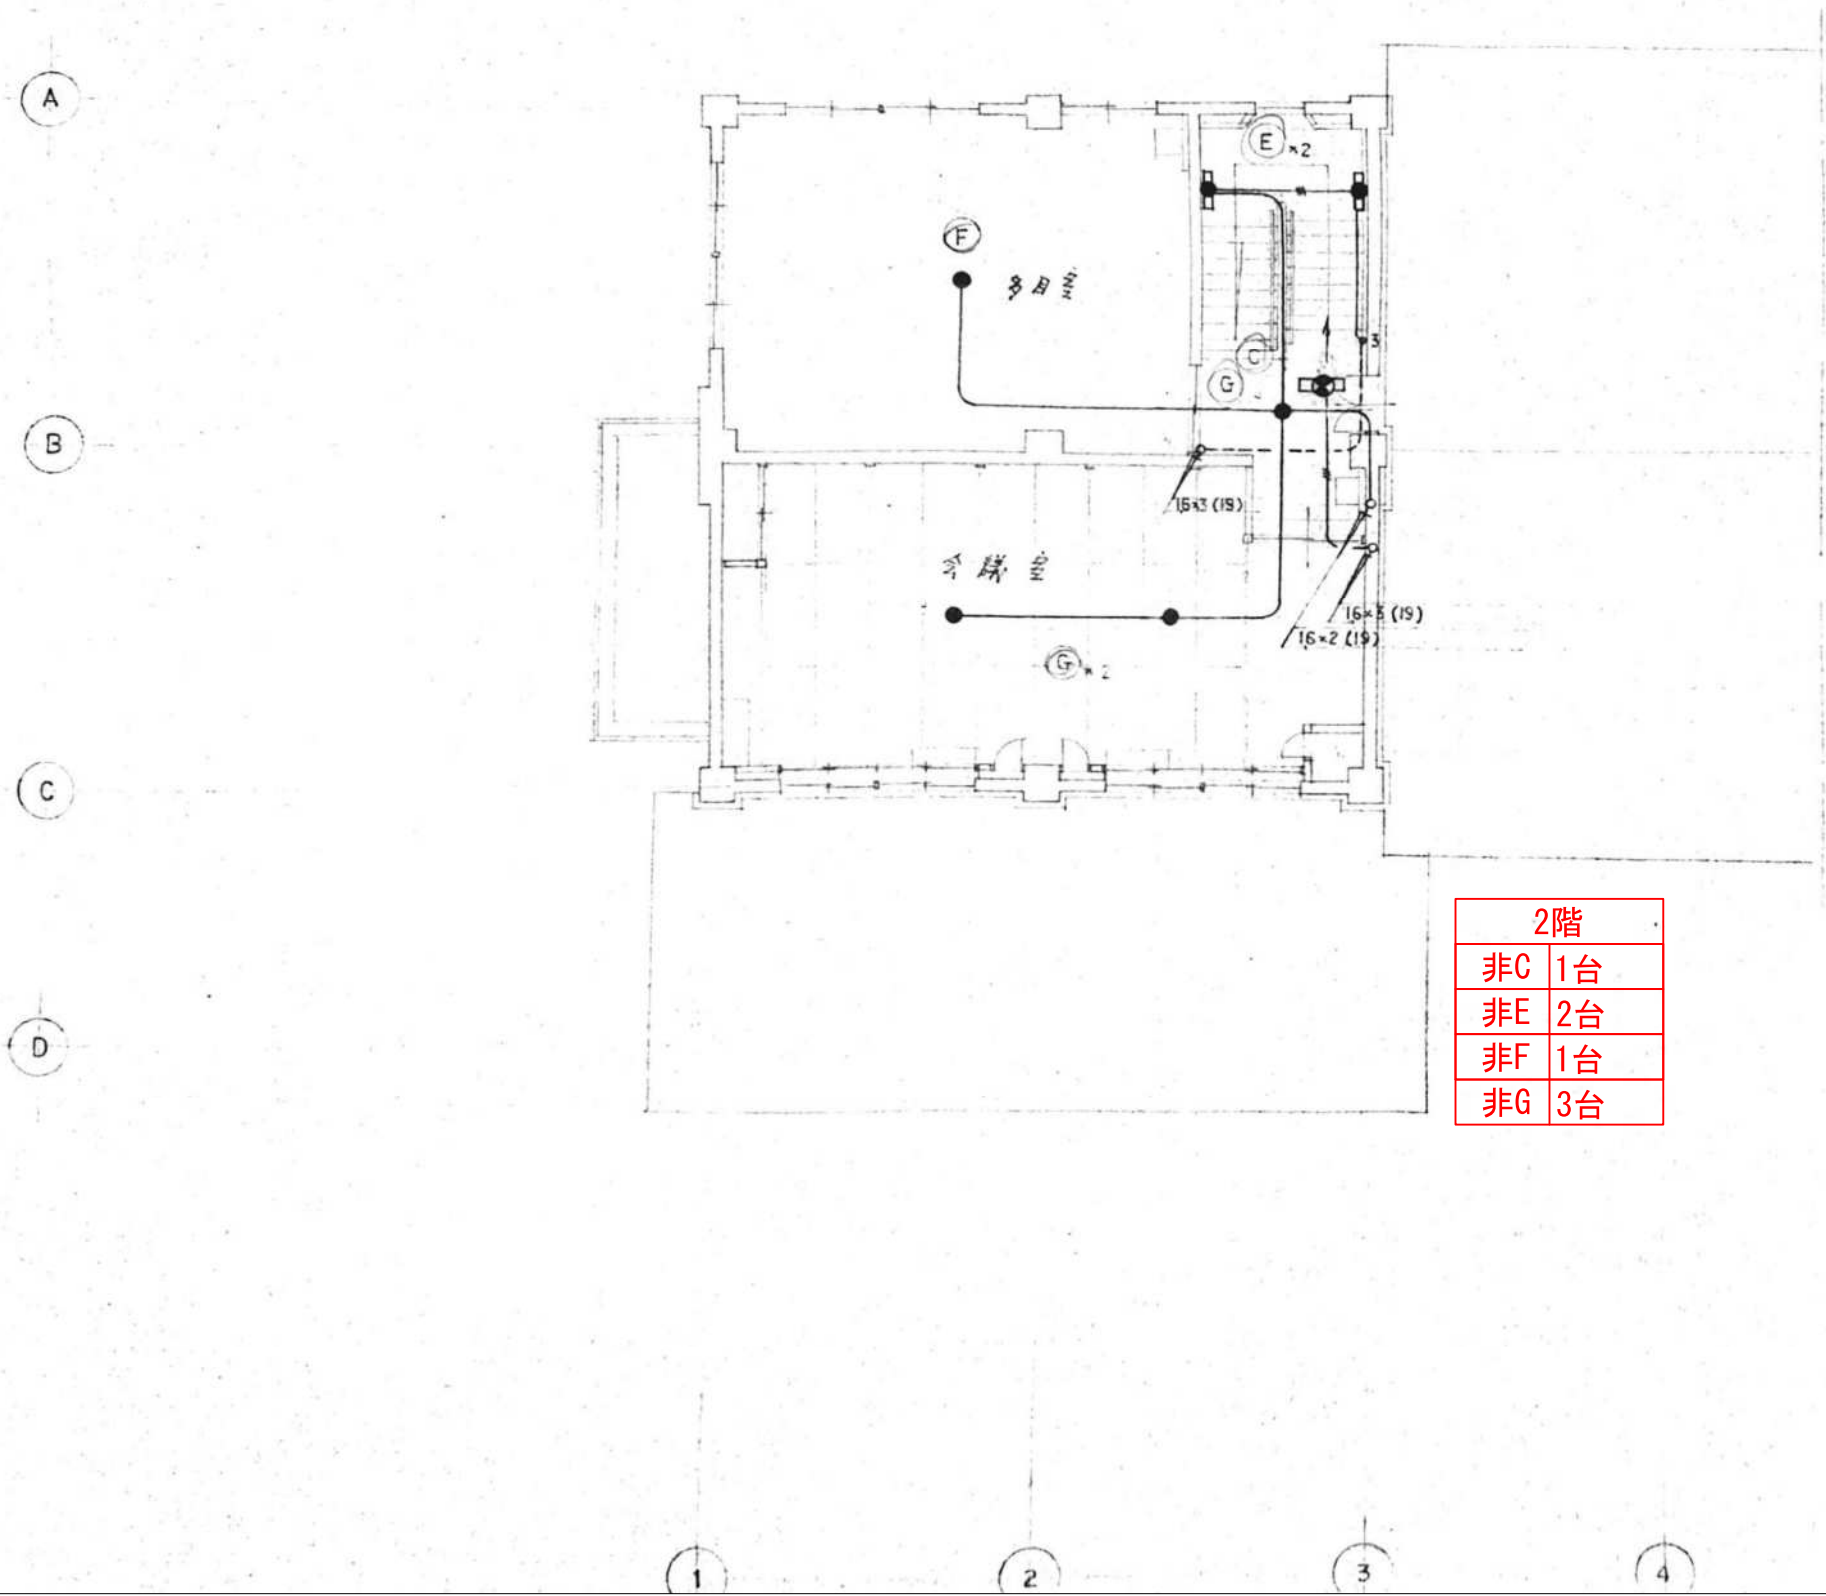

2階	
非C	1台
非E	2台
非F	1台
非G	3台

A1	FL 20 ^W x 1	SH1-FPF10-201	E	FL 20 ^W x 2	K1-FBF10 SK1-FST10-202
	A2	FL 20 ^W x 1			(カー・ライト付)
B	FL 20 ^W x 1	SH1-FPF10-201	F	24 ^W x 1	(ミニ・ハロゲン球)
C	FL 20 ^W x 1	SH1-FPF10-201	G	10 ^W x 1	(ミニ・ハロゲン球)
D	FL 10 ^W x 1	SH1-FBF10-101			
		(カー・ライト付)			



--	--	--	--