

マリカ東館 L E D 照明器具交換工事

令和 8 年 8 月

図面番号	図 面 名
A-01	付近見取図、配置図
A-02	地階平面図
A-03	1 階平面図
A-04	2 階平面図
A-05	3 階平面図
A-06	4 階平面図
A-07	中 4 階平面図
A-08	5 階平面図
A-09	6 階平面図
A-10	P H 階平面図
A-11	断面図（1）
A-12	断面図（2）
A-13	断面図（3）

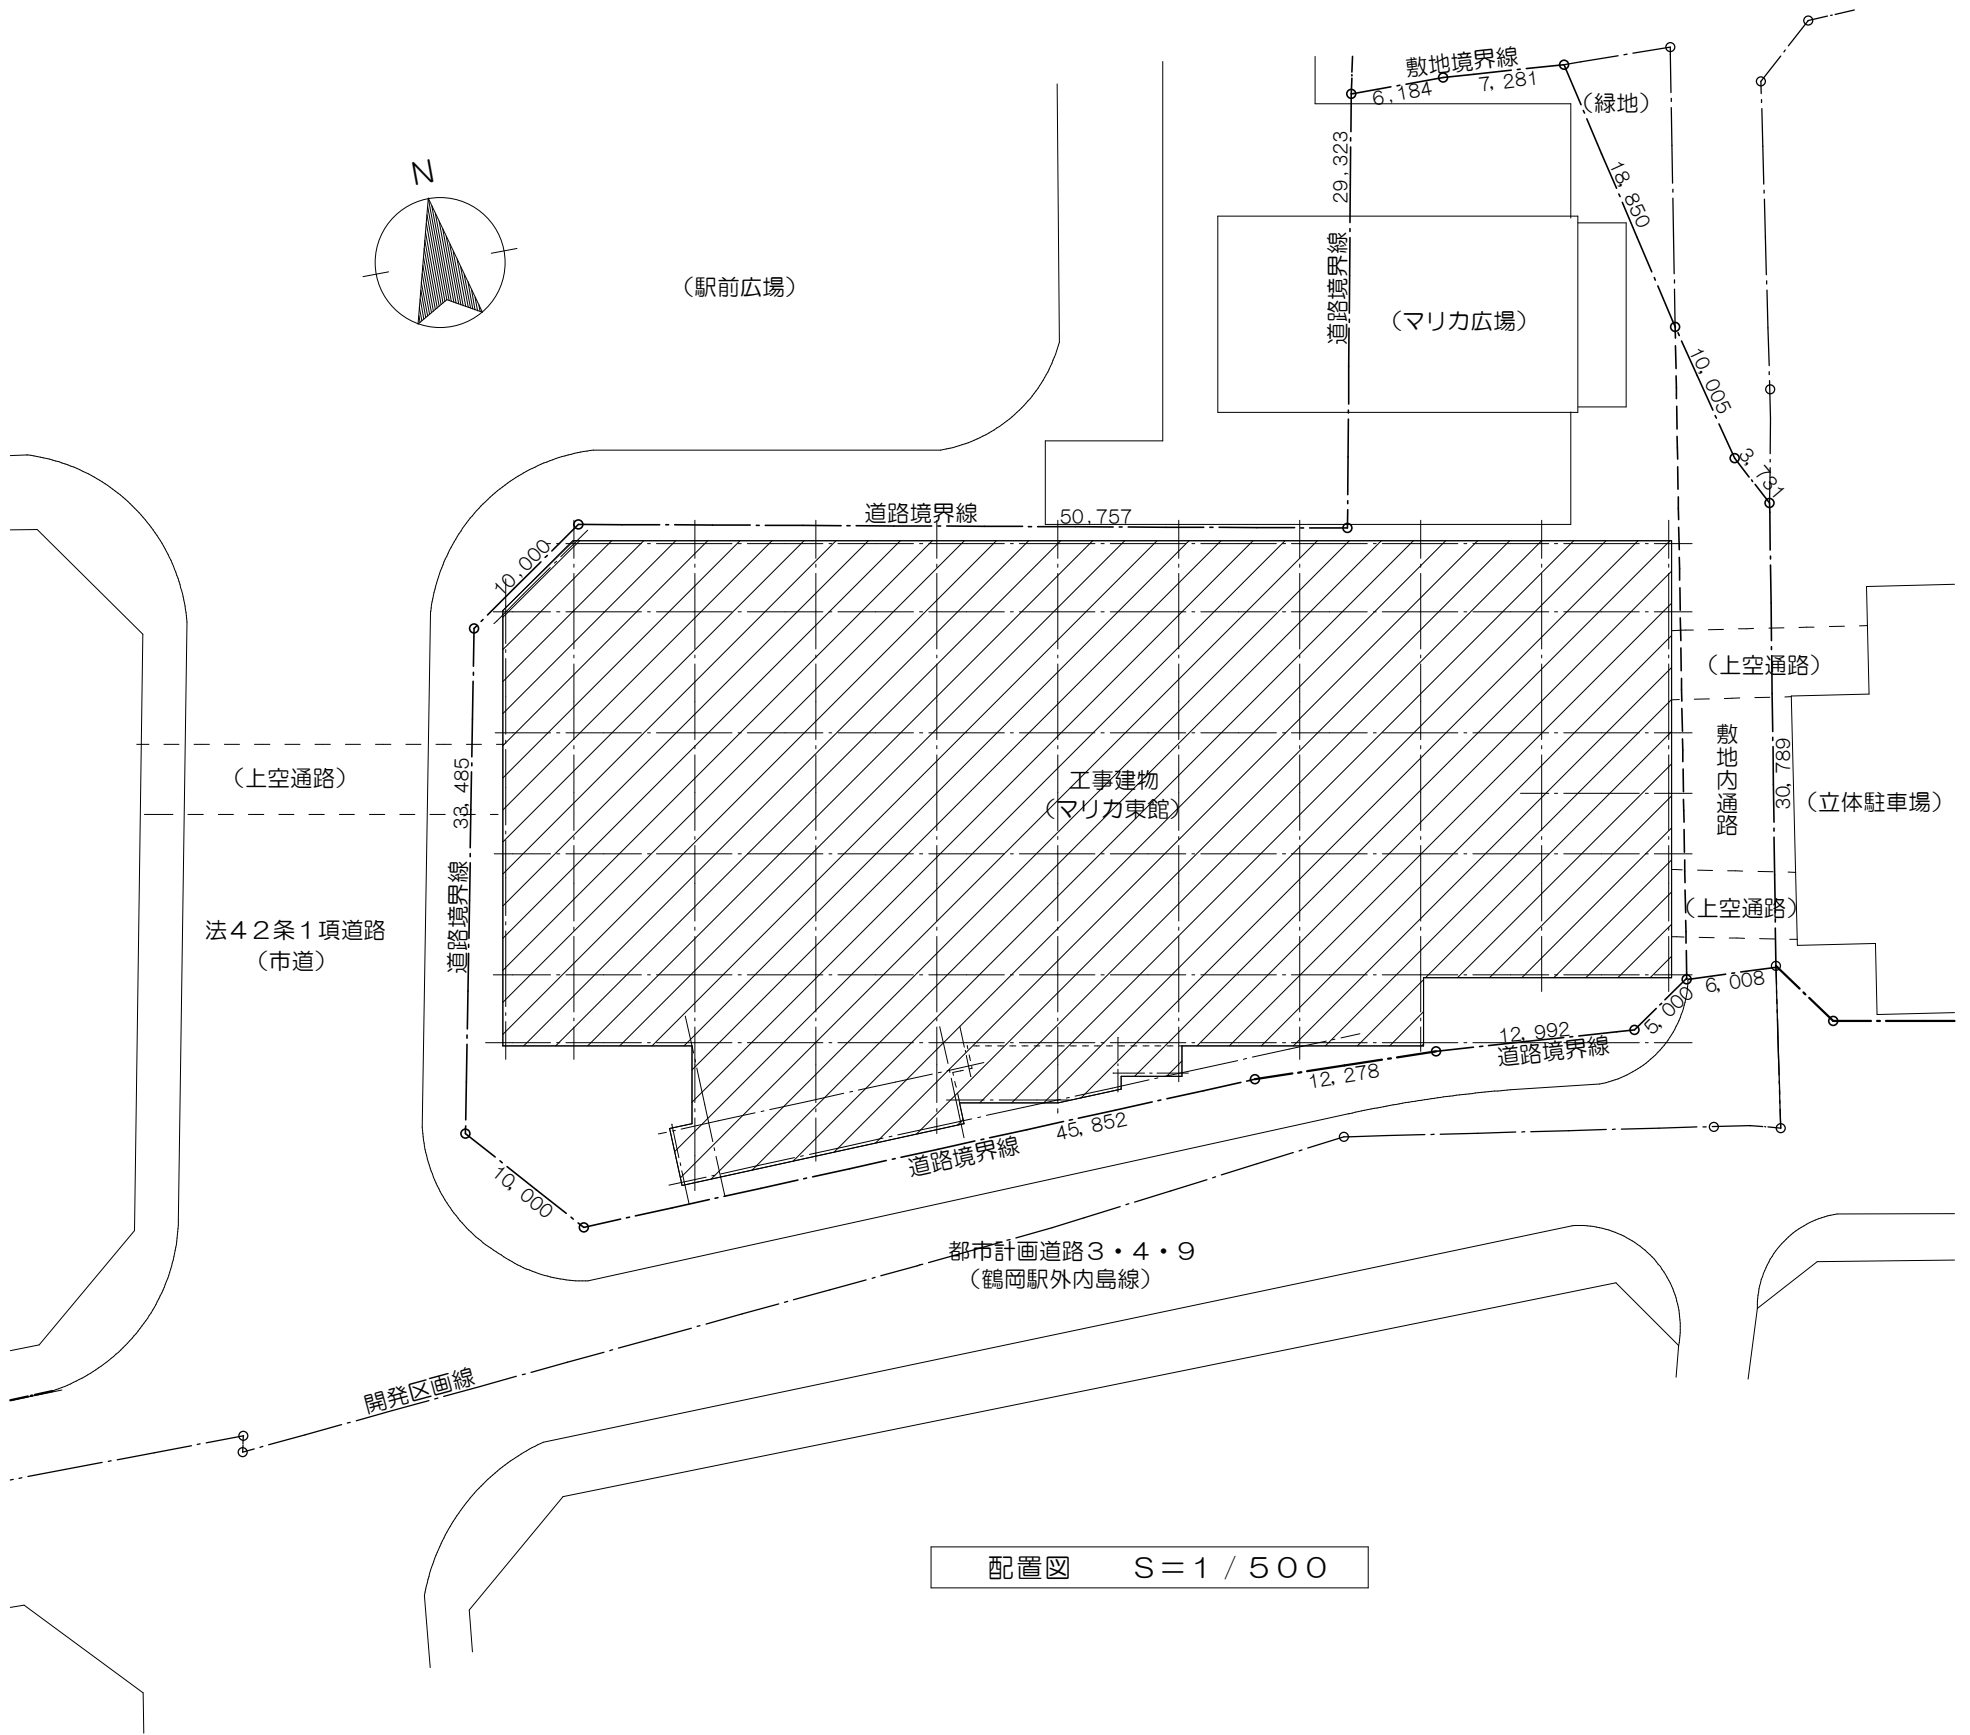
図面番号	図 面 名
E-01	特記仕様書（1）
E-02	特記仕様書（2）
E-03	特記仕様書（3）
E-04	特記仕様書（4）
E-05	地階照明器具配置図
E-06	1 階照明器具配置図
E-07	2 階照明器具配置図
E-08	3 階照明器具配置図
E-09	4 階照明器具配置図
E-10	中 4 階照明器具配置図
E-11	5 階照明器具配置図
E-12	6 階照明器具配置図
E-13	P H 階照明器具配置図
E-14	照明器具姿図（1）
E-15	照明器具姿図（2）
E-16	照明器具姿図（3）
E-17	照明器具リスト（1）
E-18	照明器具リスト（2）
E-19	1 階・既存 A E D 照明器具配置図（1）
E-20	1 階・既存 A E D 照明器具配置図（2）
E-21	1 階・既存 A E D 照明器具配置図（3）



工事場所：鶴岡市末広町3番1号


付近見取図

面 積 表			単位：㎡	
敷地面積	3,965.73			
建築面積	2,684.80			
床 面 積	地下1階	251.58		
	1 階	2,371.18		
	2 階	2,643.56		
	3 階	2,641.65		
	4 階	2,643.33		
	中4階	264.57		
	5 階	2,597.64		
	6 階	1,482.25		
	棟屋1階	238.61		
	棟屋2階	14.93		
	計	15,149.30		




配置図 S=1 / 500

工 事 名		マリカ東館LED照明器具交換工事				図 面 名		付近見取図、配置図		特 記 事 項	工事場所：鶴岡市末広町3番（高度利用地区）			鶴岡市朝陽町1番7号 TEL (0235) 22-7383・FAX22-7367		
図面番号		A-01	設計年月	令和8年8月 日	DR.No.	TU-080707	縮 尺		1 / 500					山形県知事登録（1504）第1479号 一級建築士事務所 SC 設計工房 一級建築士・大臣登録 第136274号 斎藤留吉		

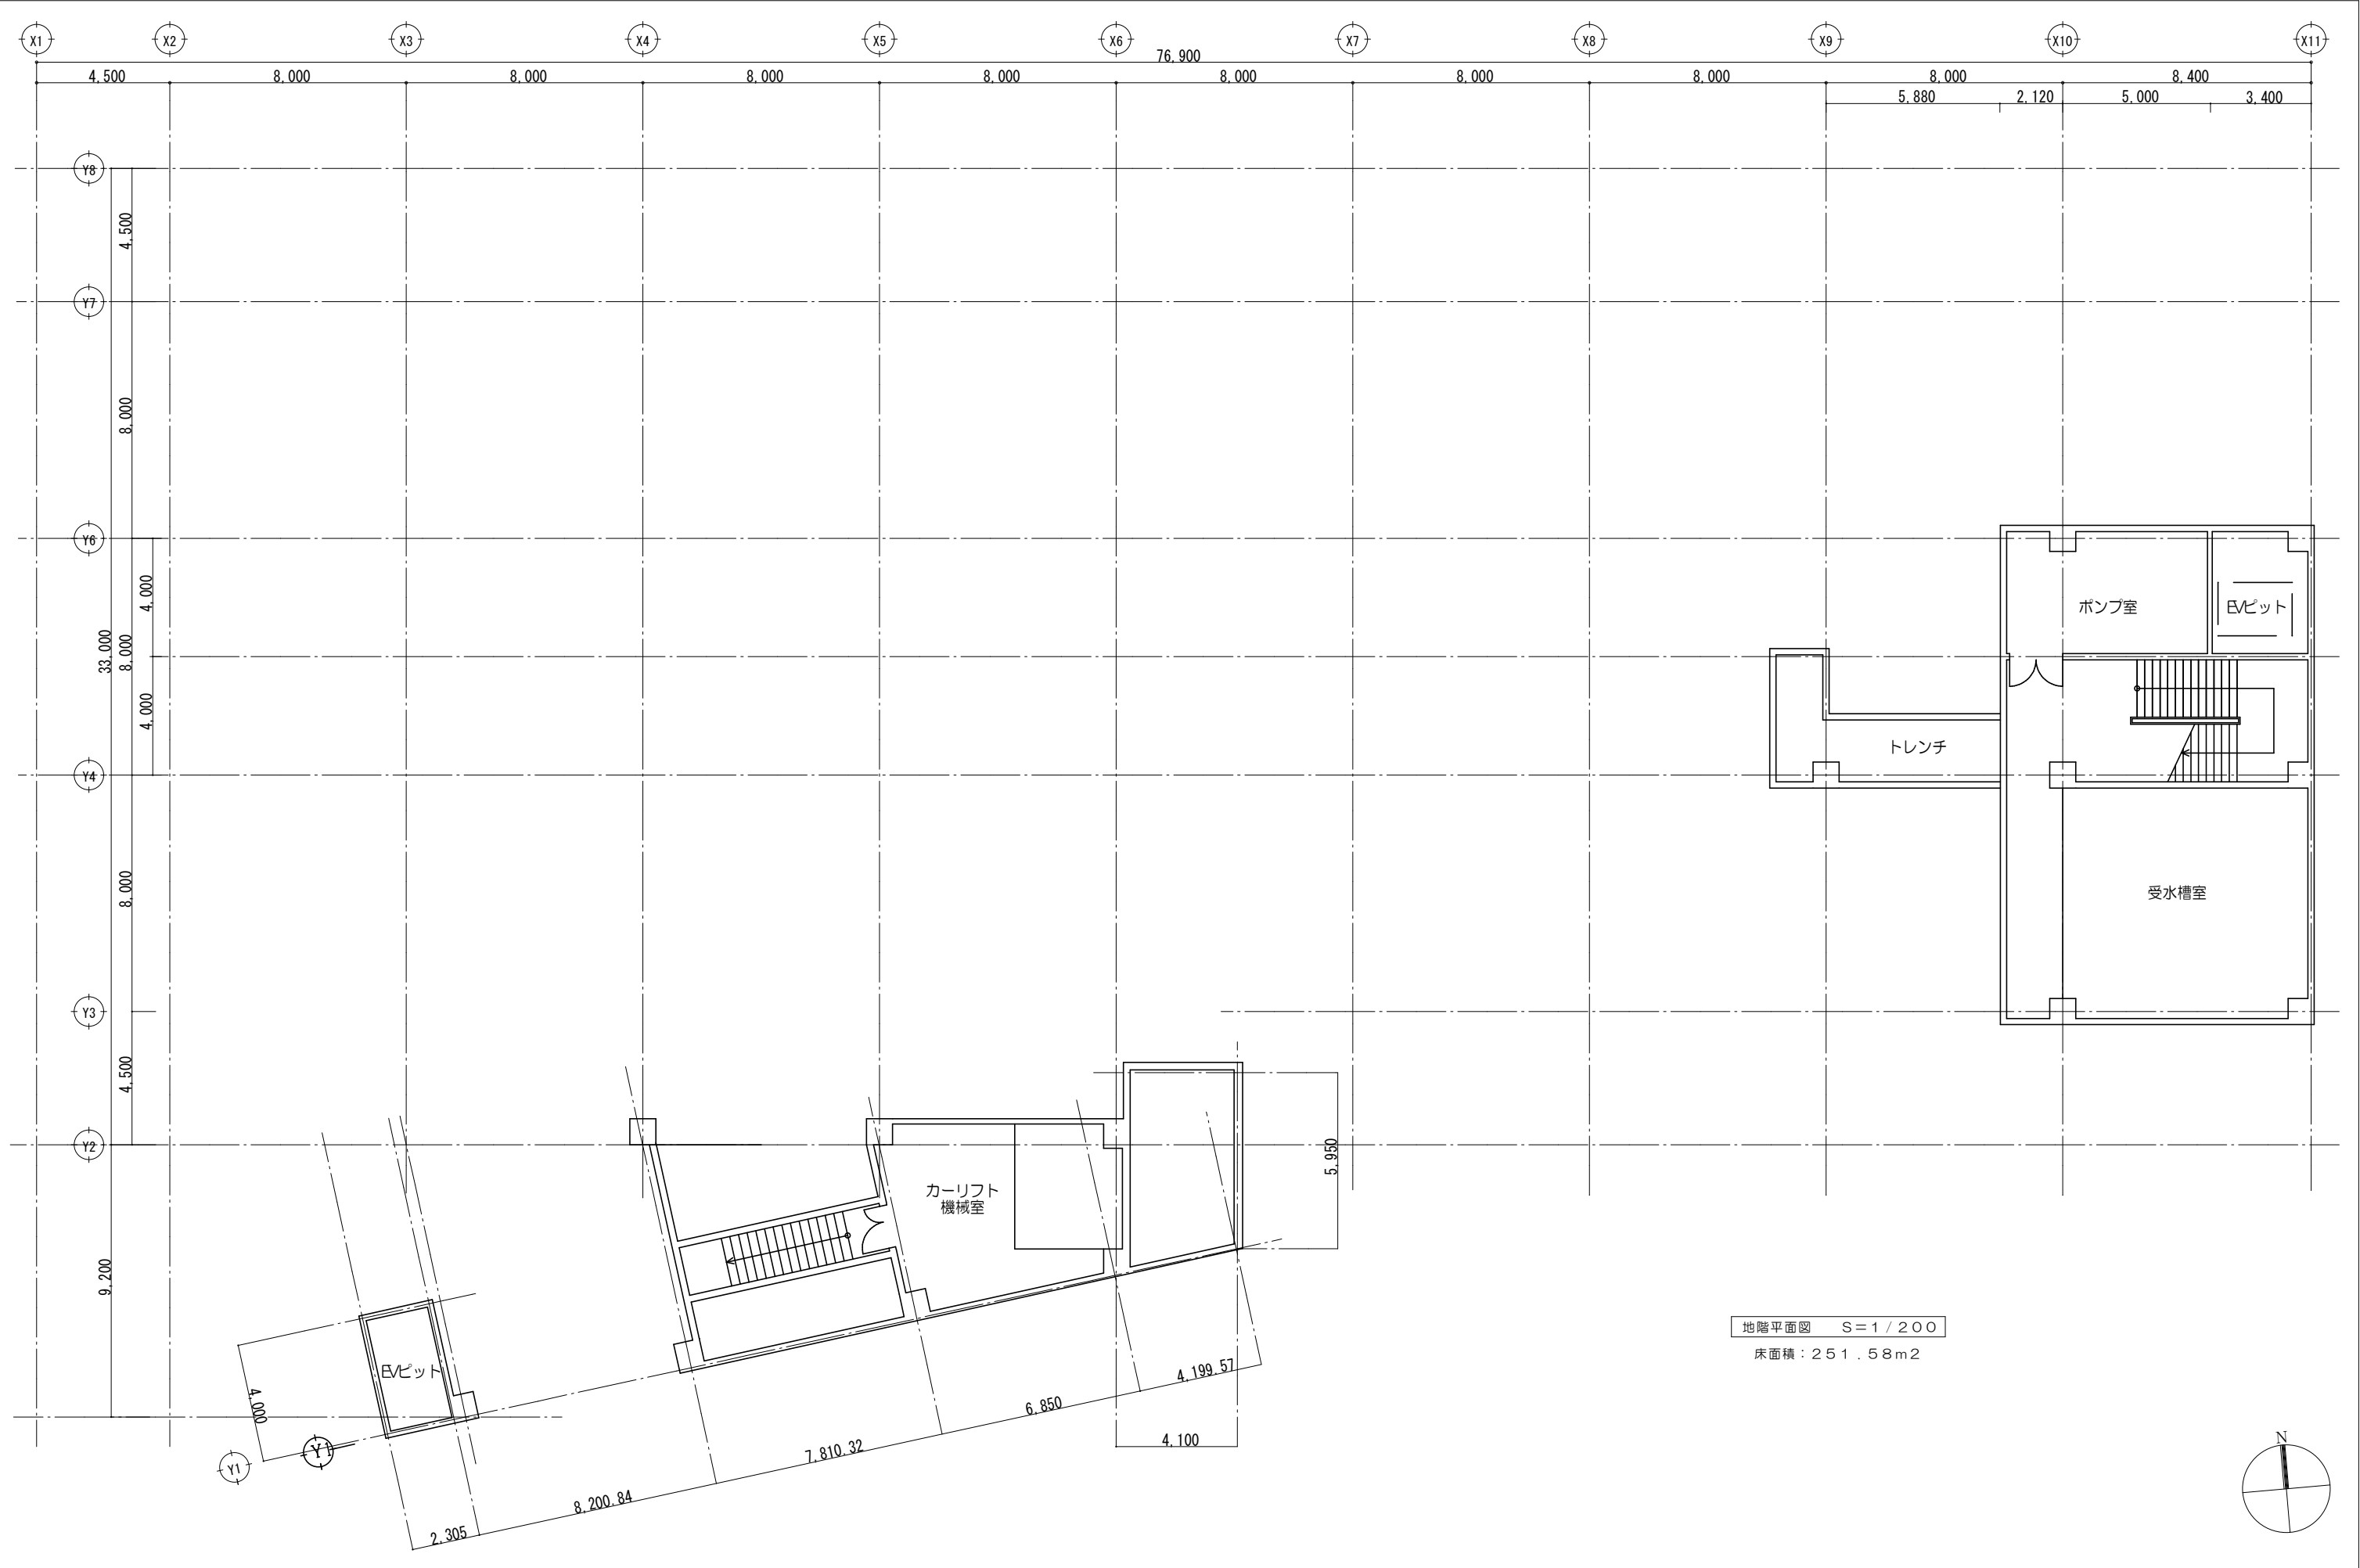


工 事 名		マリカ東館LED照明器具交換工事				図 面 名	地階平面図	特 記 事 項	 鶴岡市朝陽町16番7号 TEL(0235)22-7383・FAX22-7367 山形県知事登録(1504)第1479号 一級建築士事務所 SC設計工房 一級建築士・大臣登録 第136274号 斎藤 留吉	
図面番号	A-02	設計年月	令和8年8月 日	DR.No.	TU-080707		縮 尺 1 / 200			

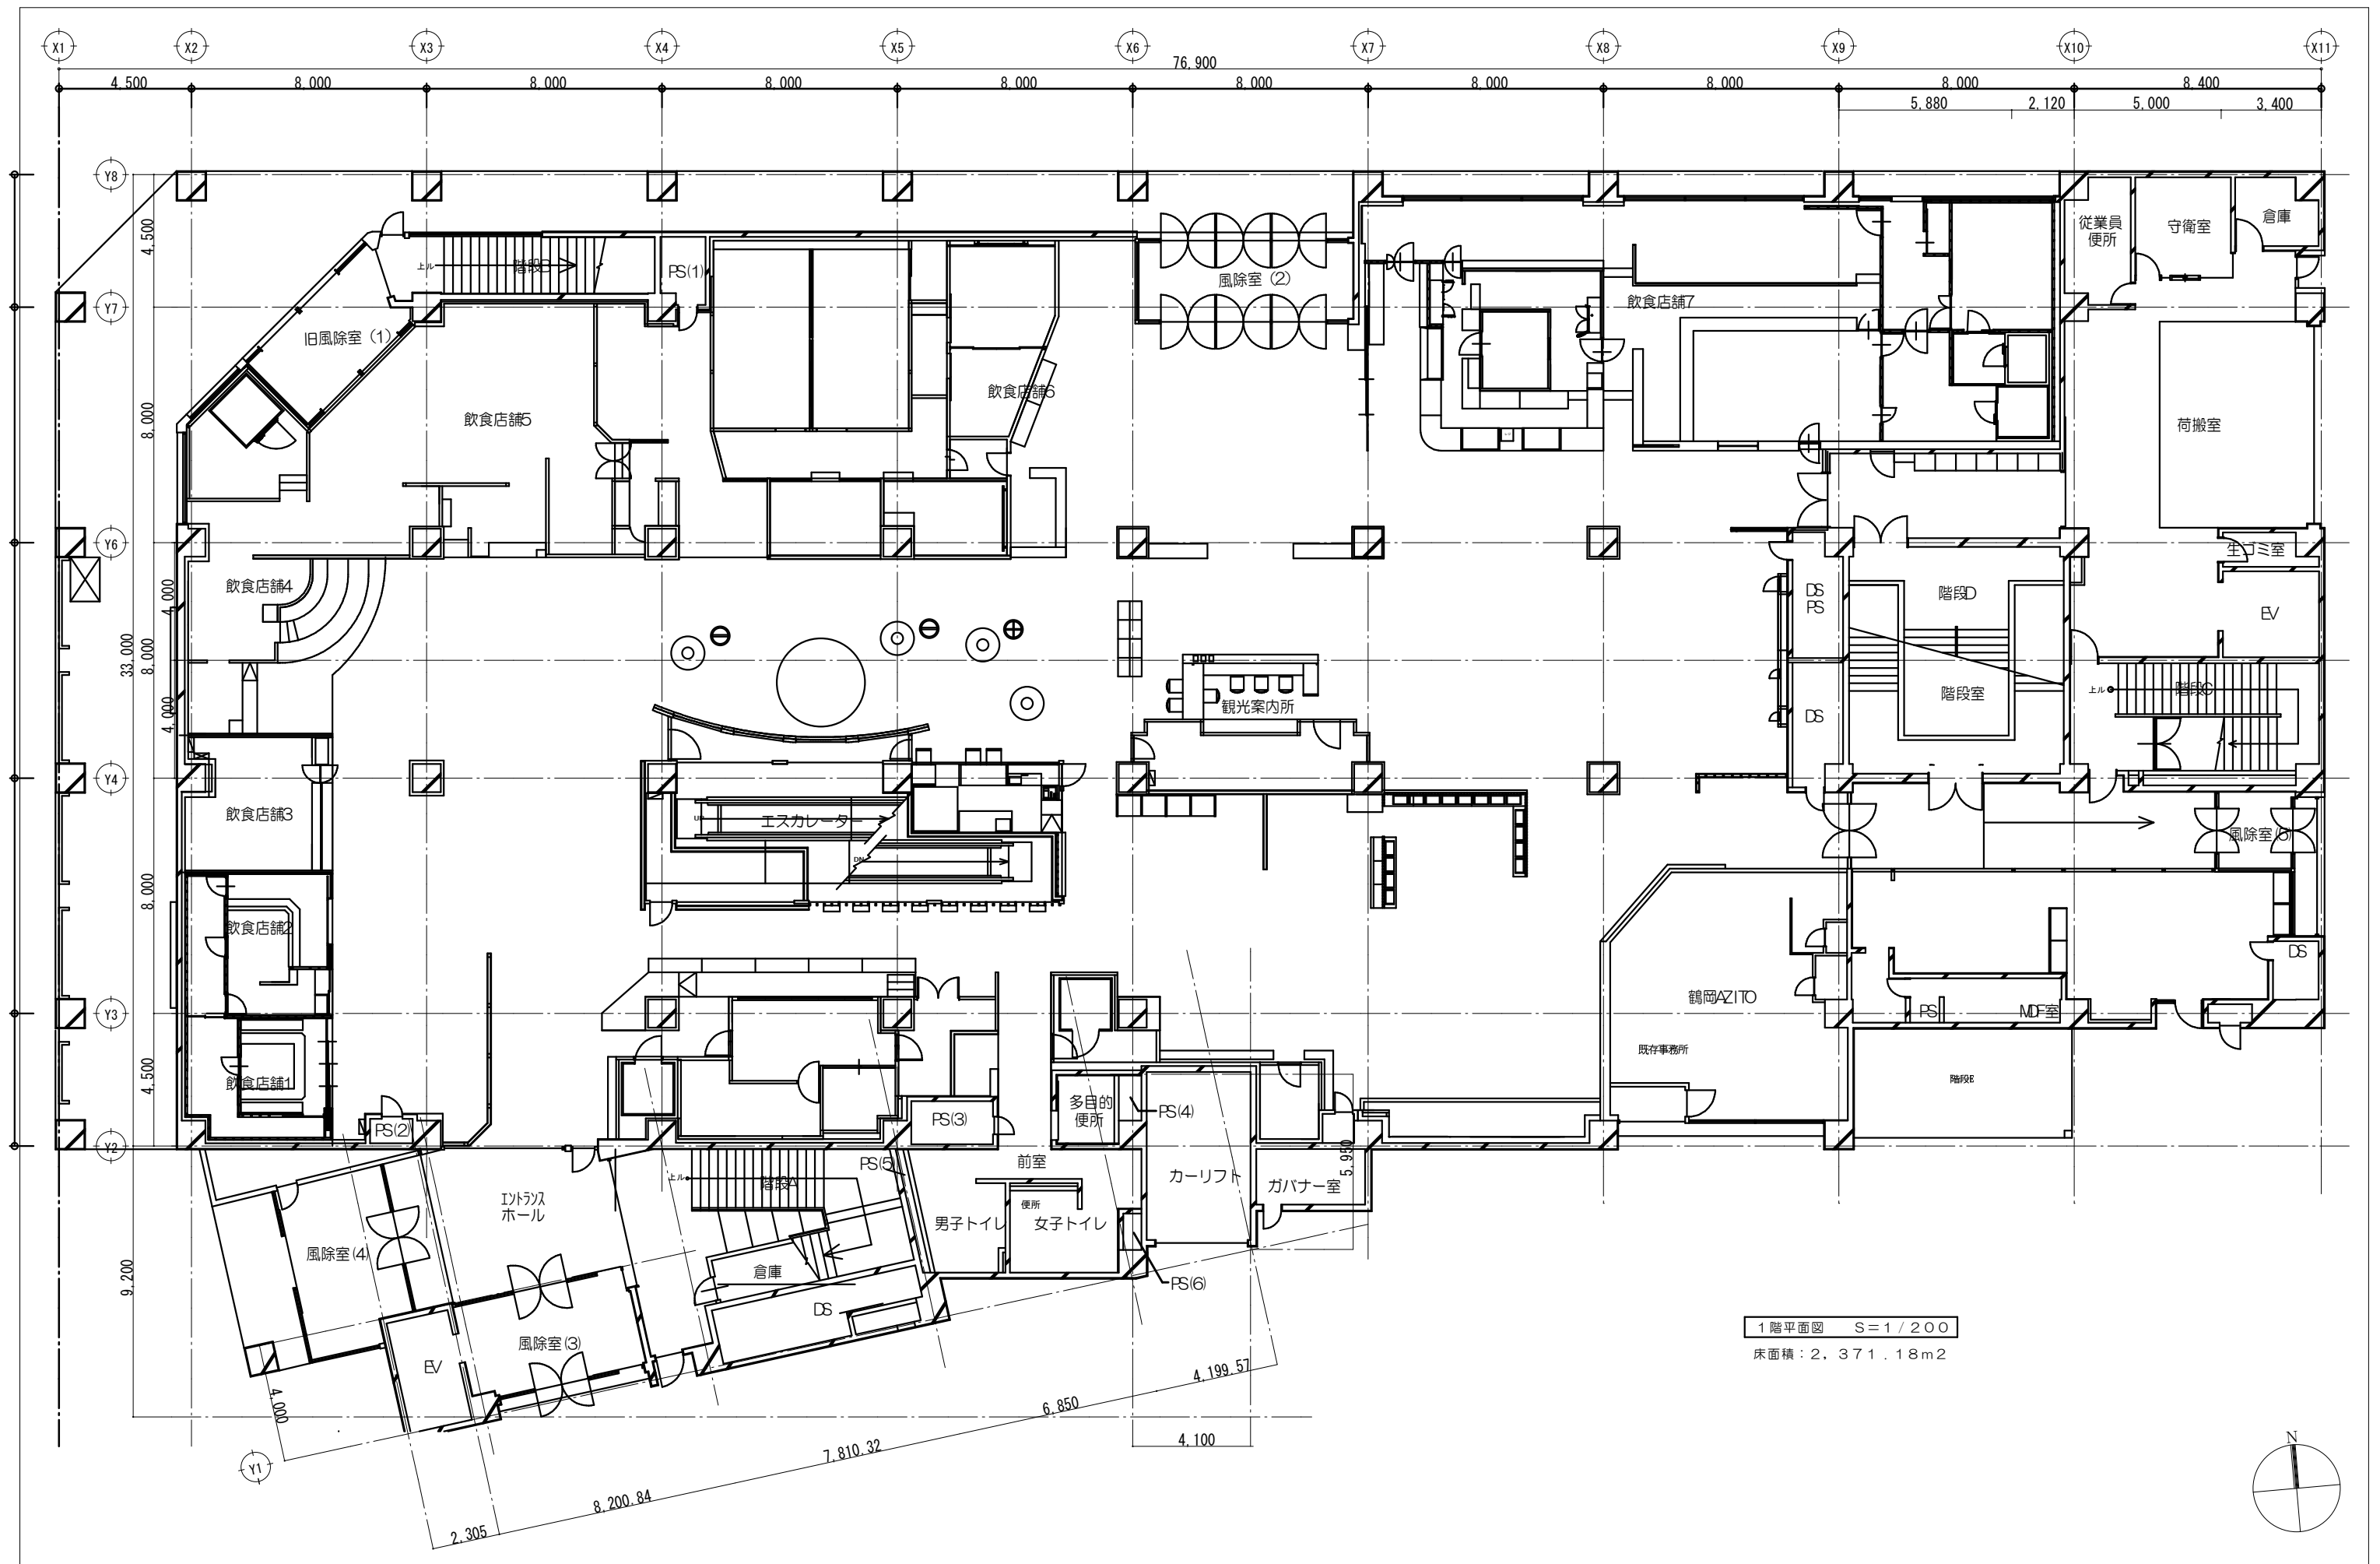


1階平面図 S=1/200
床面積：2,371.18m²


工 事 名		マリカ東館LED照明器具交換工事				図 面 名		1 階平面図		特 記 事 項	 鶴岡市朝陽町16番7号 TEL (0235) 22-7383・ FAX22-7367 山形県知事登録 (1504) 第1479号 一級建築士事務所 SC 設計 工房 一級建築士・大臣登録 第136274号 斎 藤 留 吉				
図 面 番 号		A-03		設計年月		令和8年8月 日		DR.No. TU-080707				縮 尺		1 / 200	

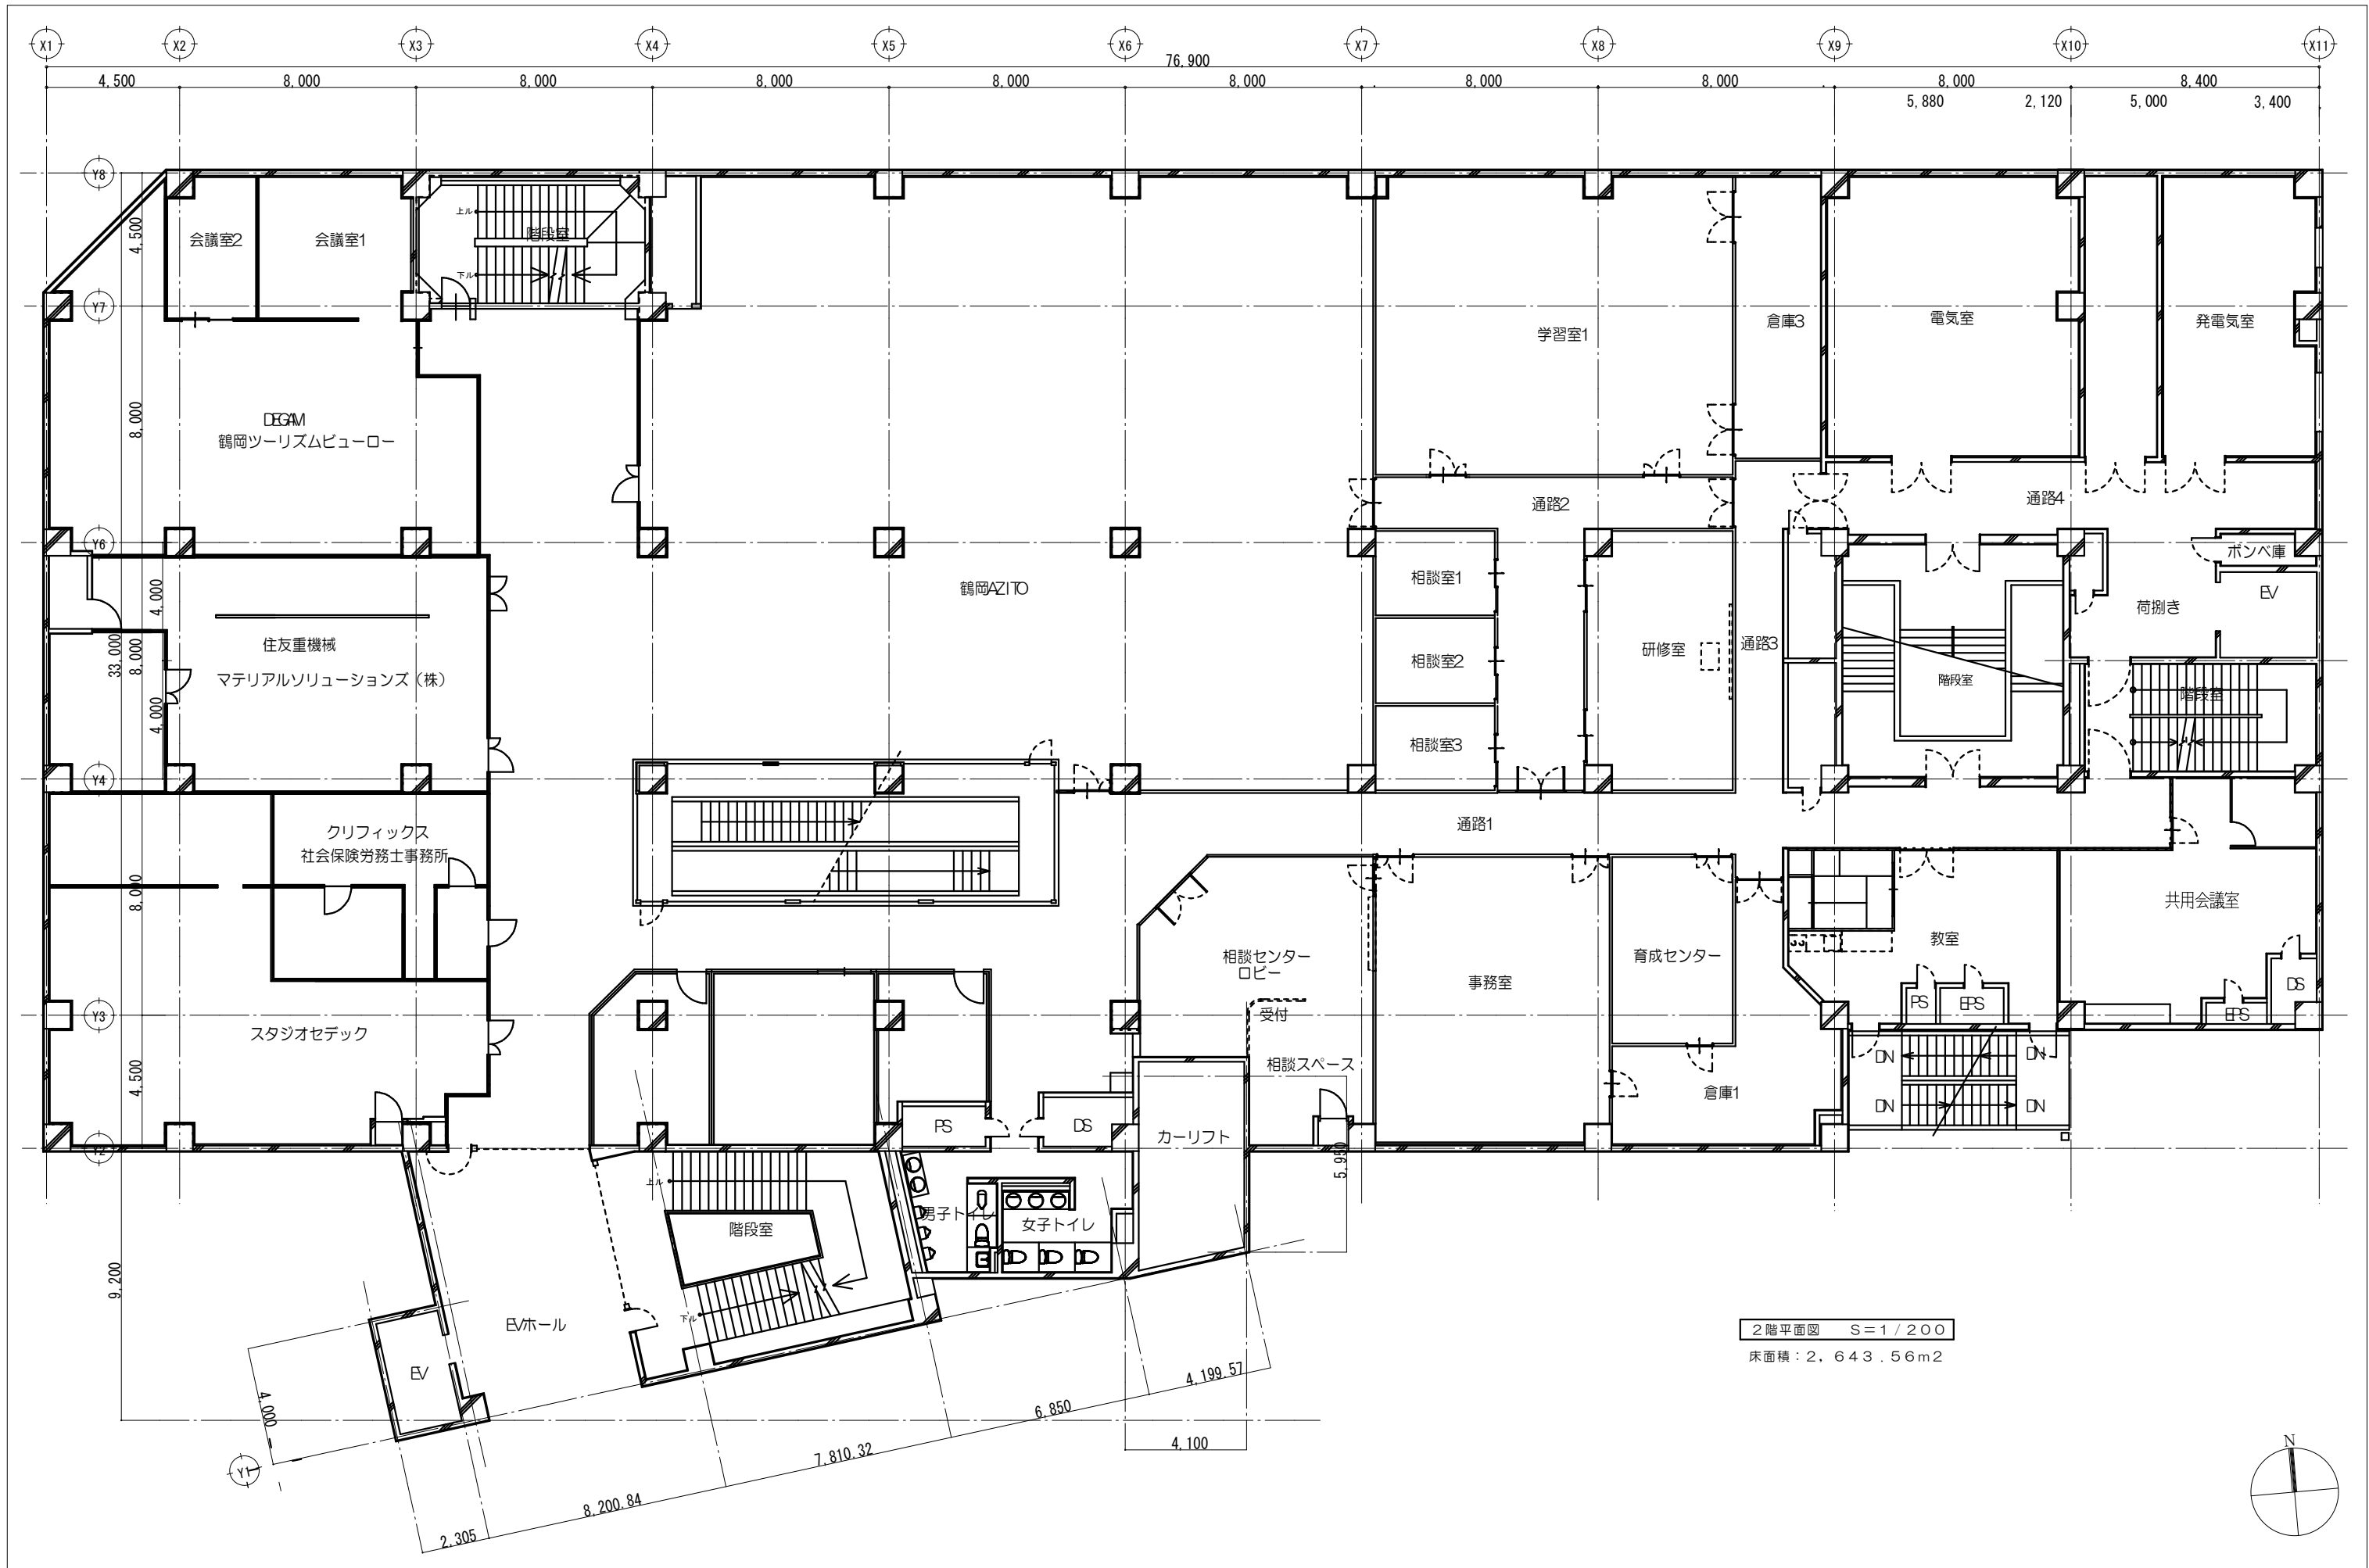


工 事 名					図 面 名		特 記 事 項	 鶴岡市朝陽町16番7号 TEL (0235) 22-7383・FAX22-7367 山形県知事登録 (1504) 第1479号 一級建築士事務所 SC 設計工房 一級建築士・大臣登録 第136274号 齋 藤 留 吉
マリカ東館LED照明器具交換工事					2階平面図			
図面番号		A-04	設計年月	令和8年8月 日	DR.No.	TU-080707	縮 尺	1 / 200

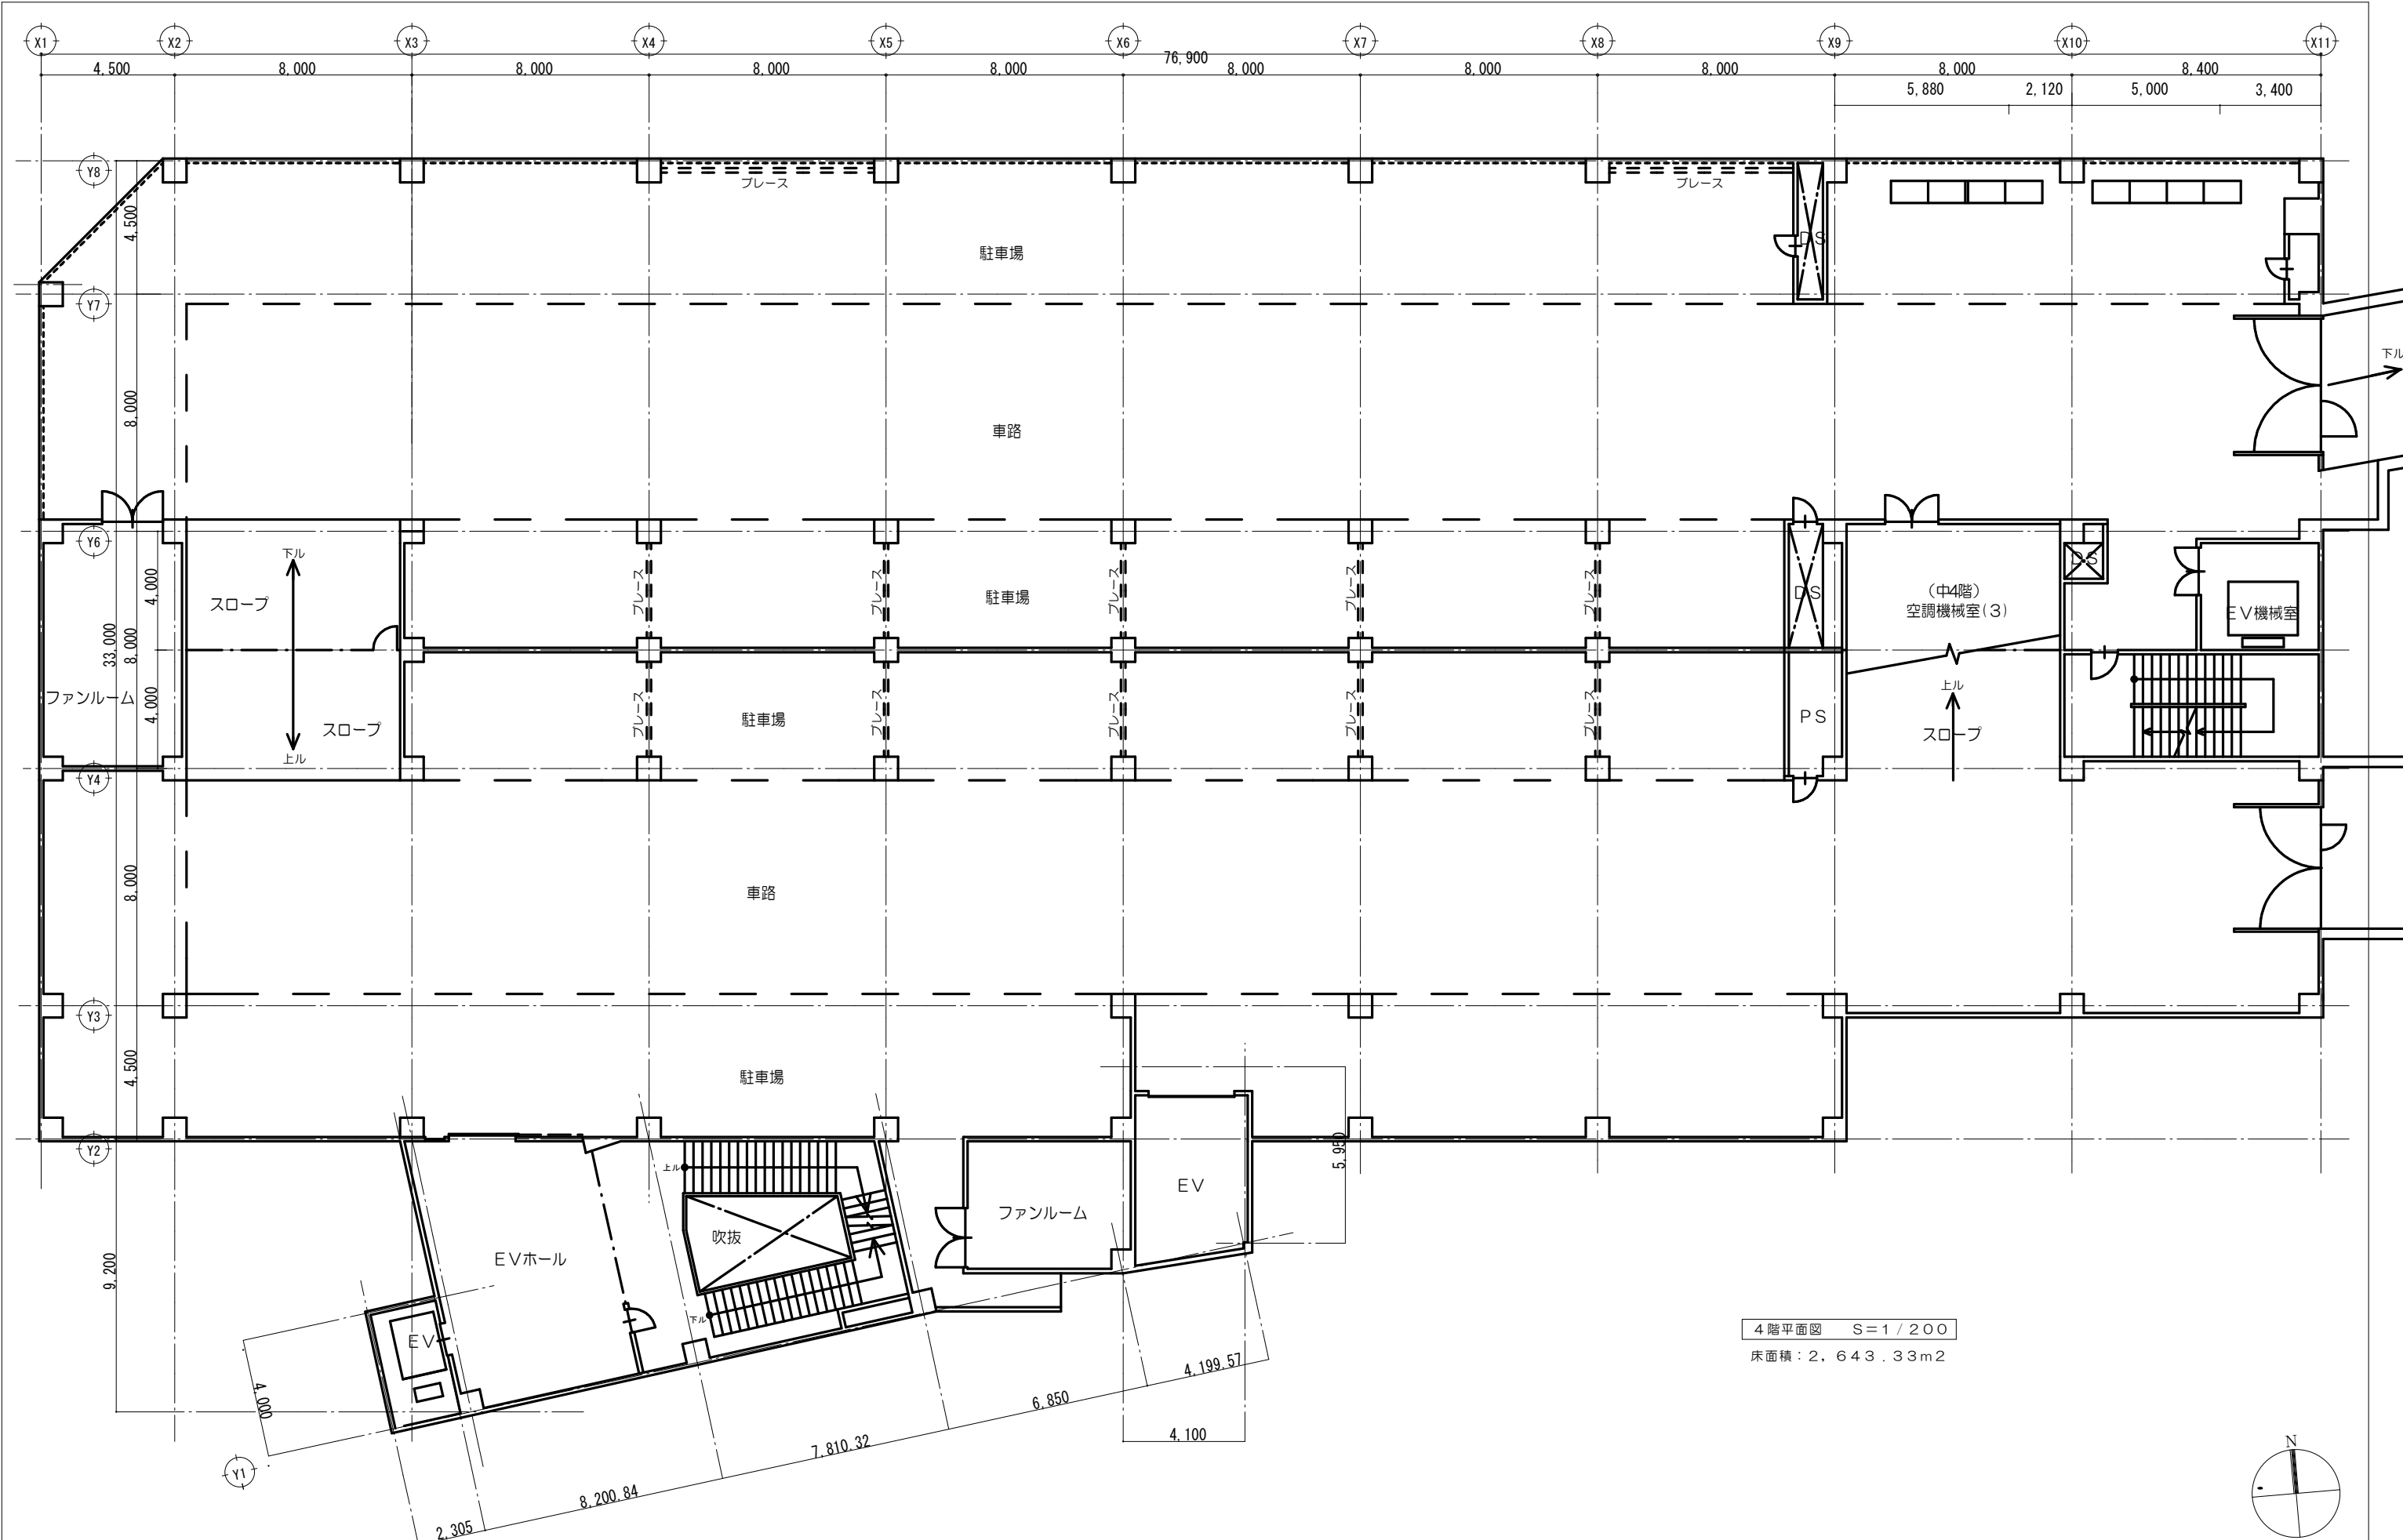

工 事 名		マリカ東館LED照明器具交換工事				図 面 名	4 階平面図		特 記 事 項	 鶴岡市朝陽町16番7号 TEL (0235) 22-7383・FAX22-7367 山形県知事登録 (1504) 第1479号 一級建築士事務所 SC 設計工房 一級建築士・大臣登録 第136274号 齋 藤 留 吉
図 面 番 号	A-06	設計年月	令和8年8月 日	DR.No.	TU-080707		縮 尺	1 / 200		

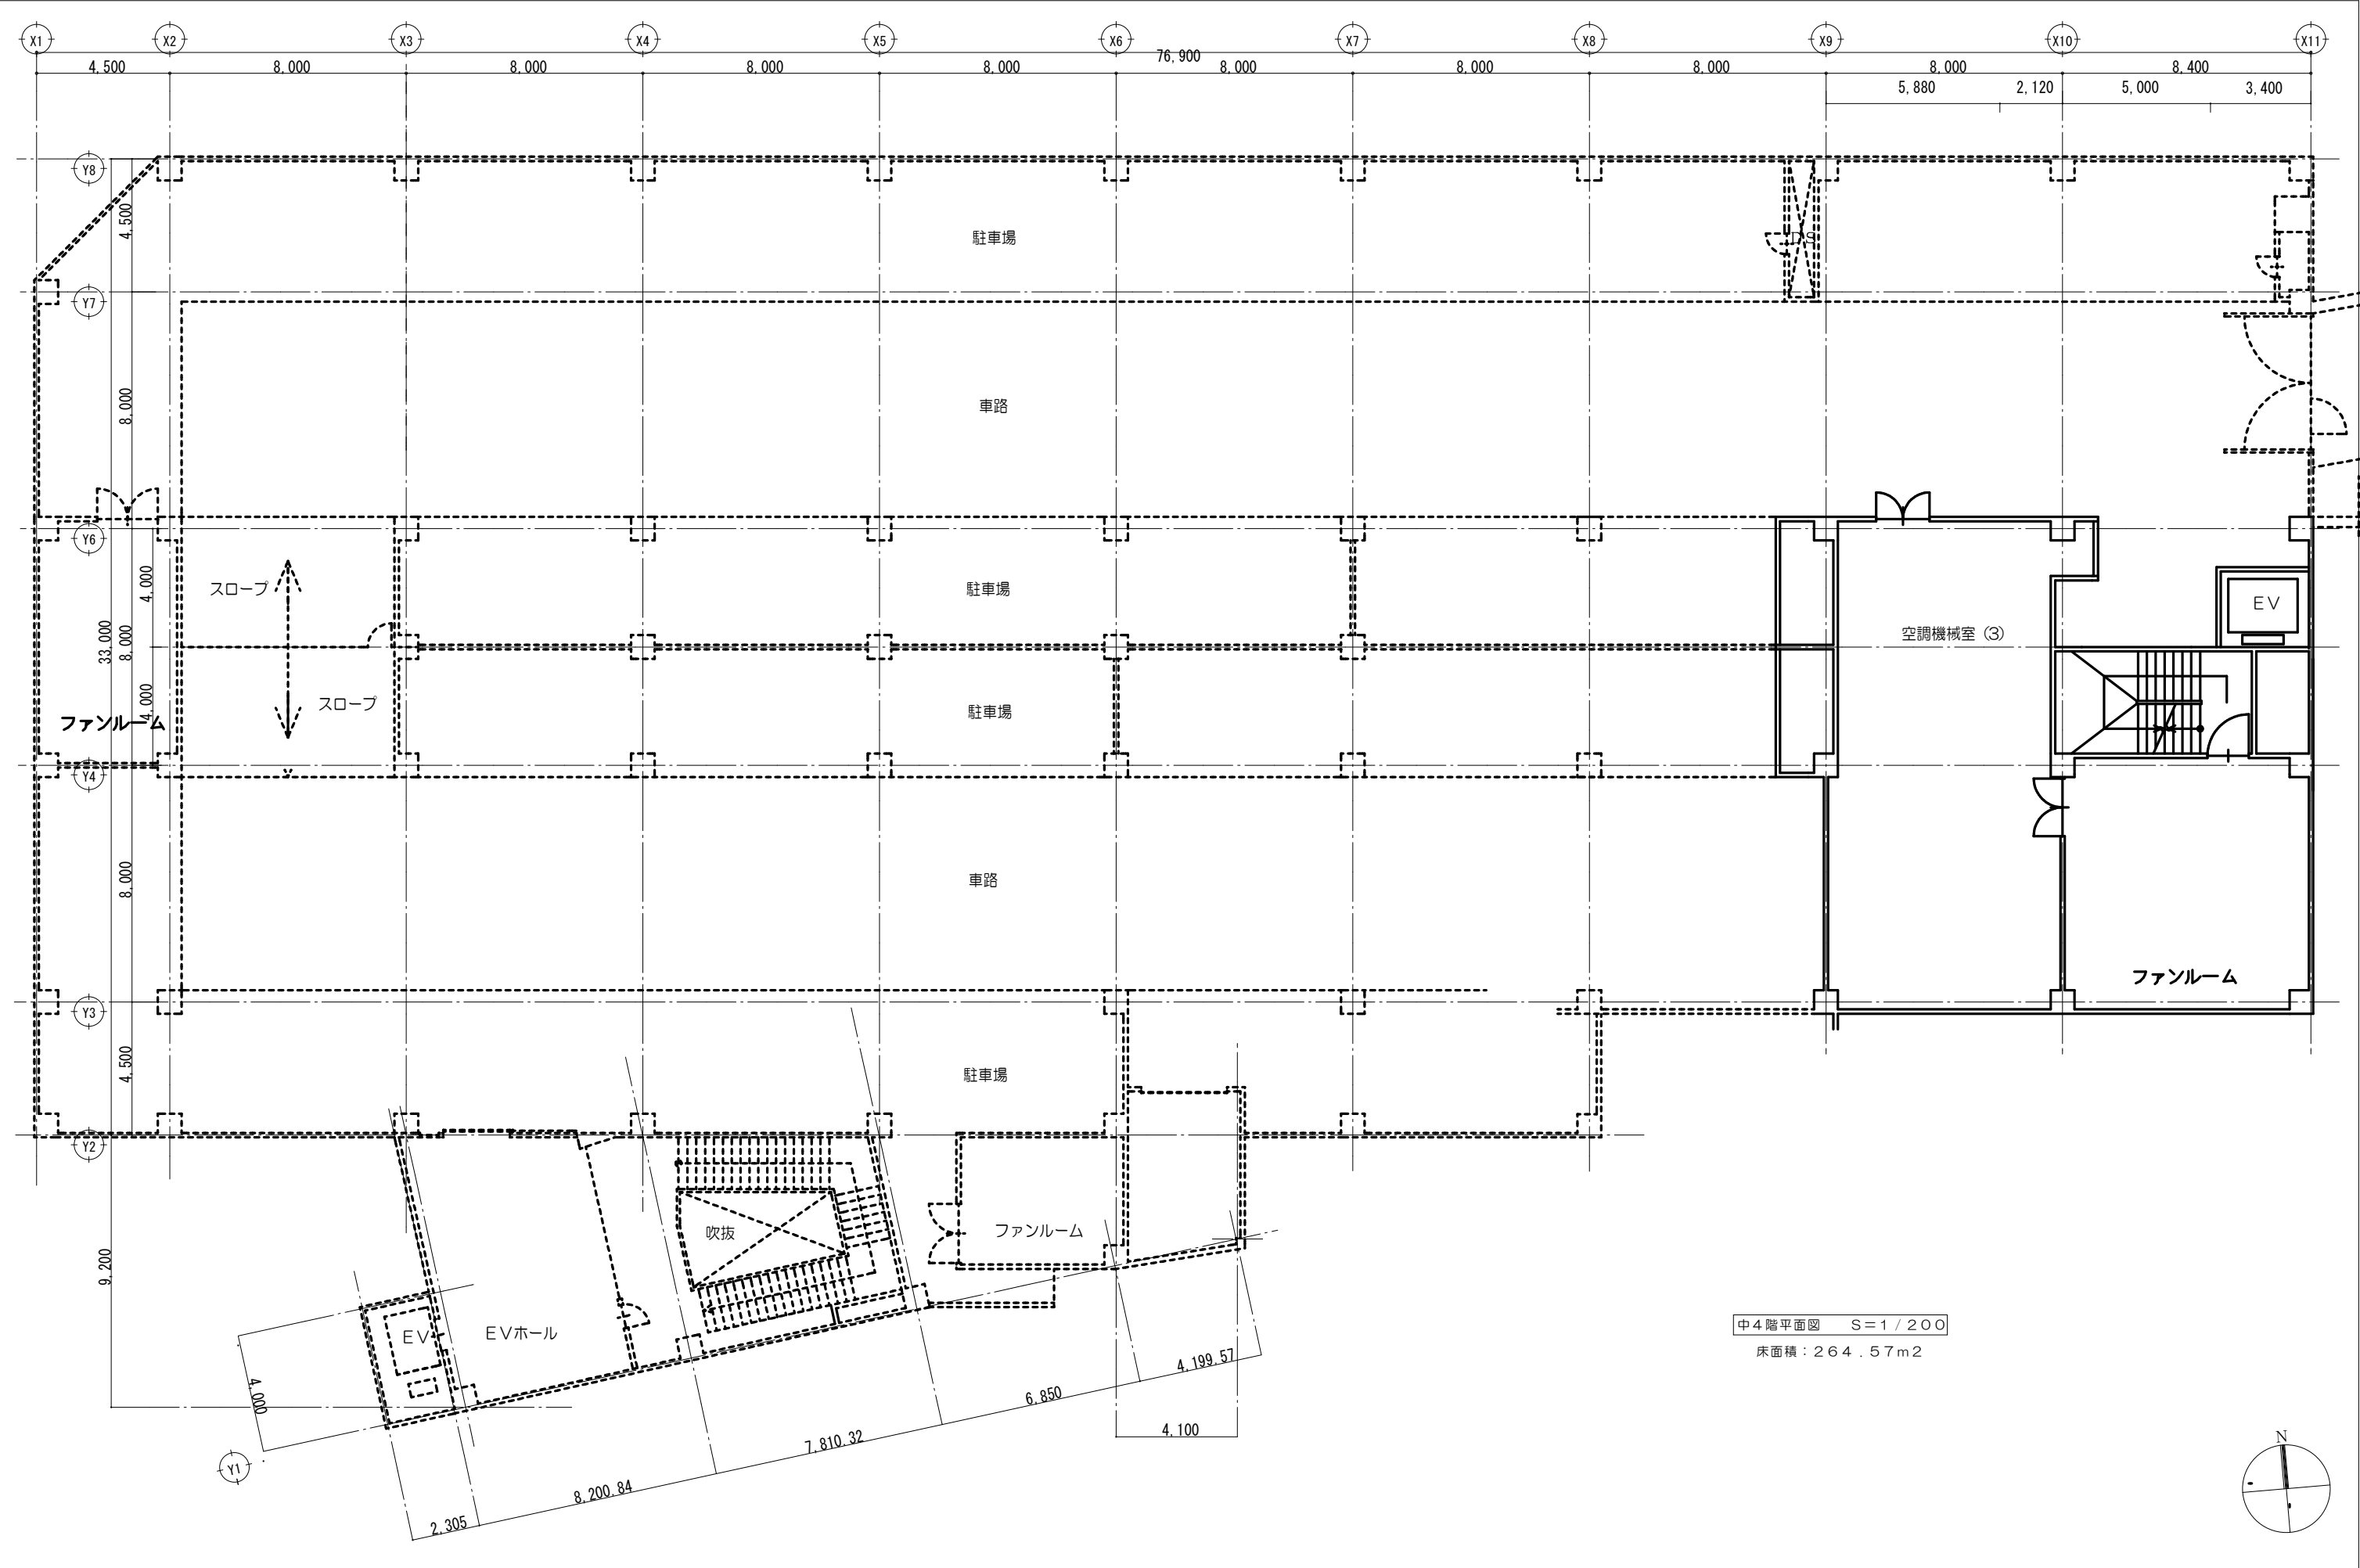


工 事 名		マリカ東館LED照明器具交換工事				図 面 名	中4階平面図		特 記 事 項	 鶴岡市朝陽町16番7号 TEL(0235)22-7383・FAX22-7367 山形県知事登録(1504)第1479号 一級建築士事務所 SC設計工房 一級建築士・大臣登録第136274号 斎藤留吉
図面番号	A-07	設計年月	令和8年8月 日	DR.No.	TU-080707		縮 尺	1 / 200		

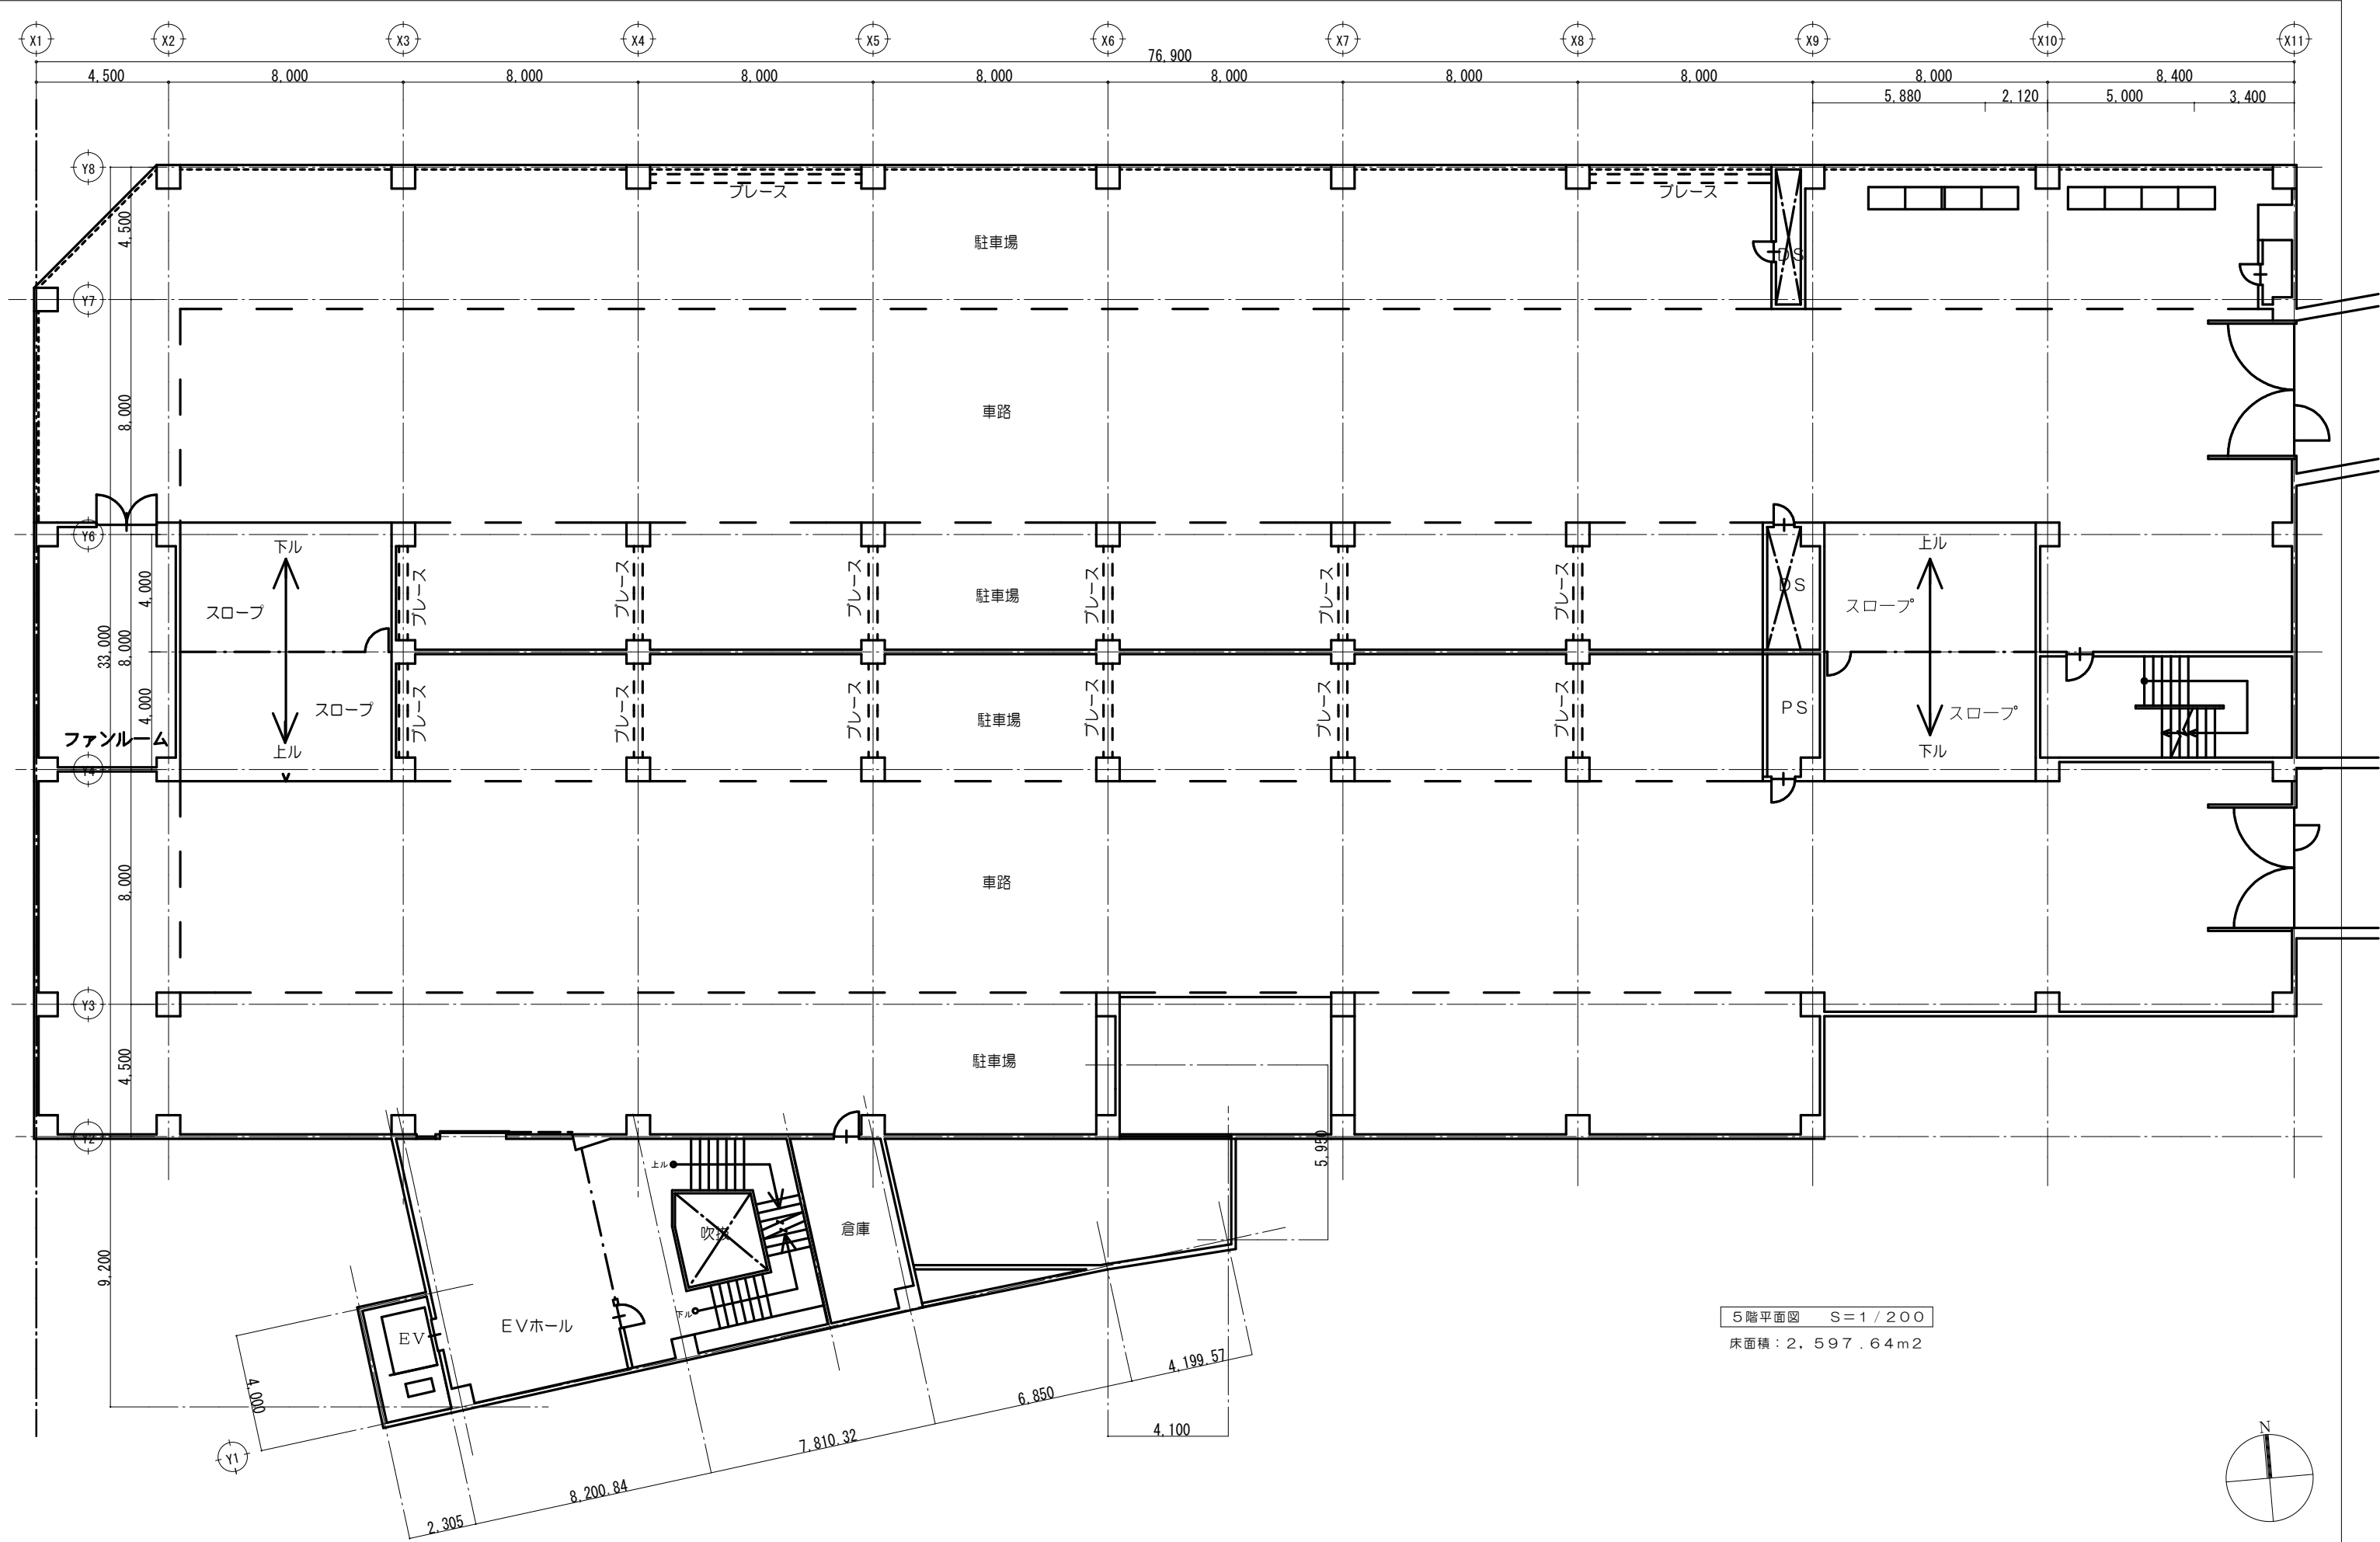


5階平面図 S=1/200
床面積：2,597.64m²

工 事 名			マリカ東館LED照明器具交換工事			図 面 名	5階平面図		特 記 事 項	 鶴岡市朝陽町16番7号 TEL(0235)22-7383・FAX22-7367 山形県知事登録(1504)第1479号 一級建築士事務所 SC設計工房 一級建築士・大臣登録 第136274号 斎藤 留吉
図面番号	A-08	設計年月	令和8年8月 日	DR.No.	TU-080707		縮 尺	1/200		



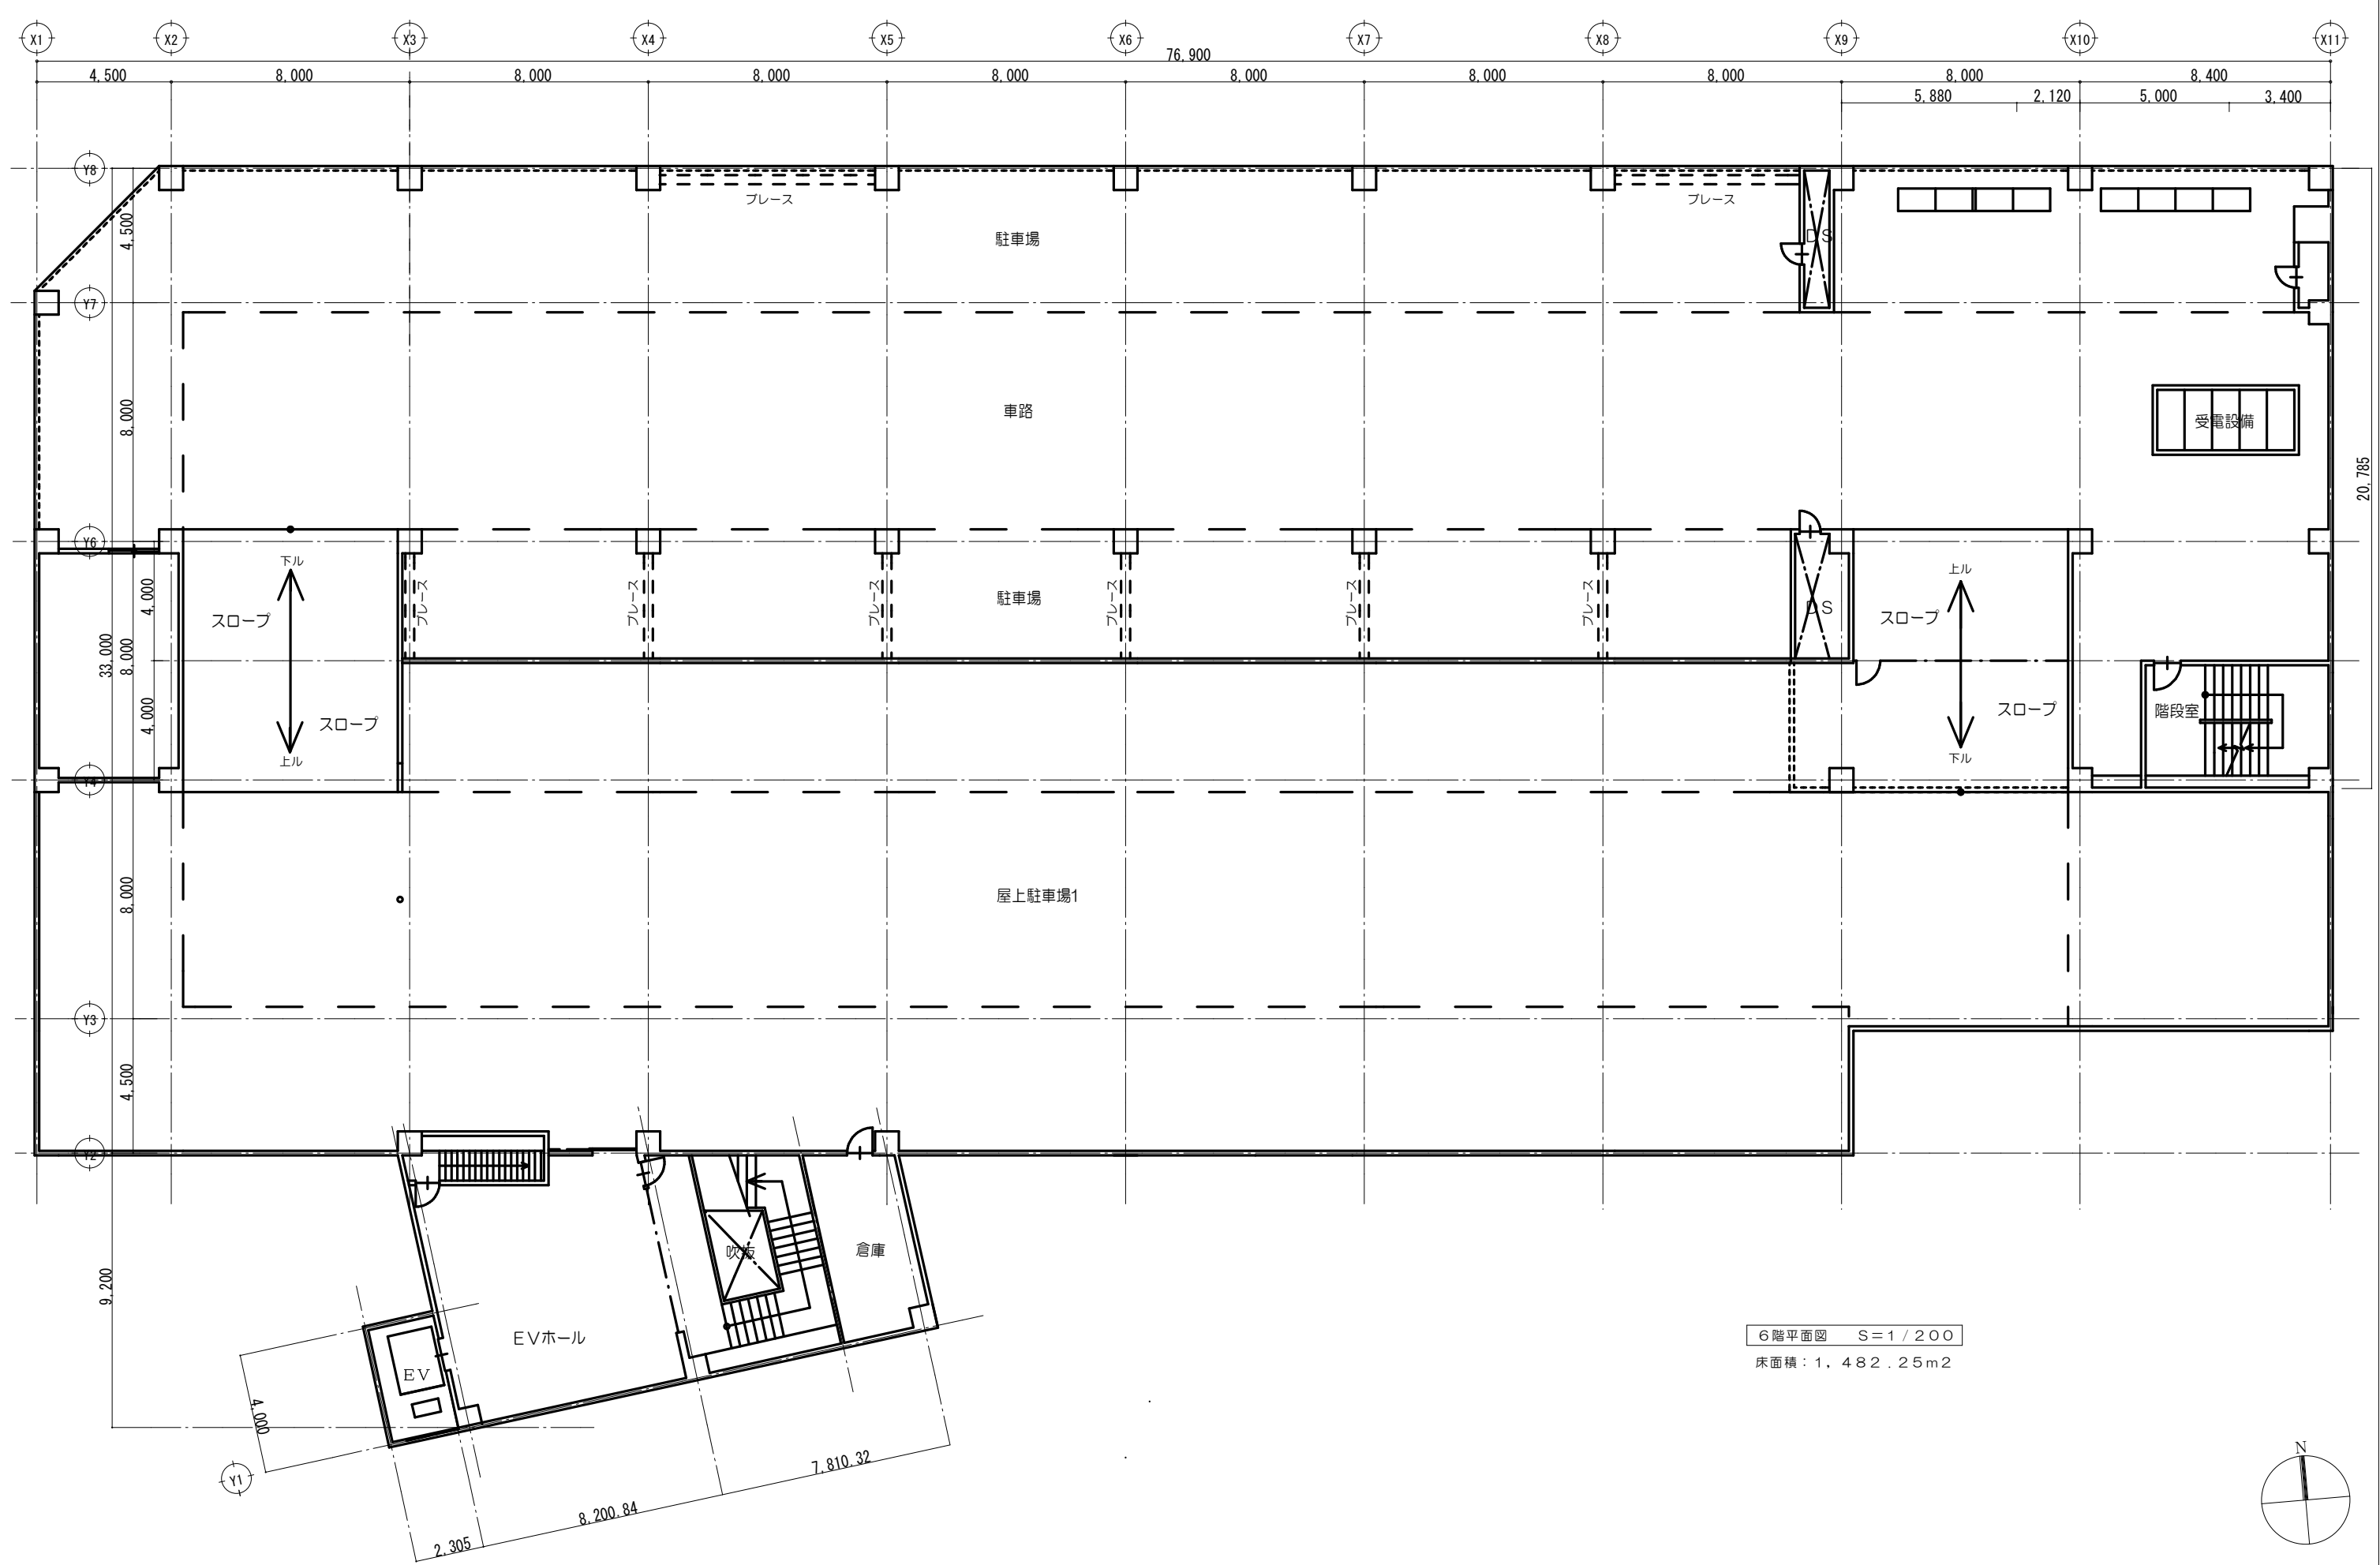


6階平面図 S=1/200
床面積：1,482.25m²


工 事 名		マリカ東館LED照明器具交換工事				図 面 名		6階平面図		特 記 事 項	 鶴岡市朝陽町16番7号 TEL(0235)22-7383・FAX22-7367 山形県知事登録(1504)第1479号 一級建築士事務所 SC設計工房 一級建築士・大臣登録 第136274号 斎藤 留吉
図面番号		A-09	設計年月	令和8年8月 日	DR.No.	TU-080707	縮 尺		1 / 200		

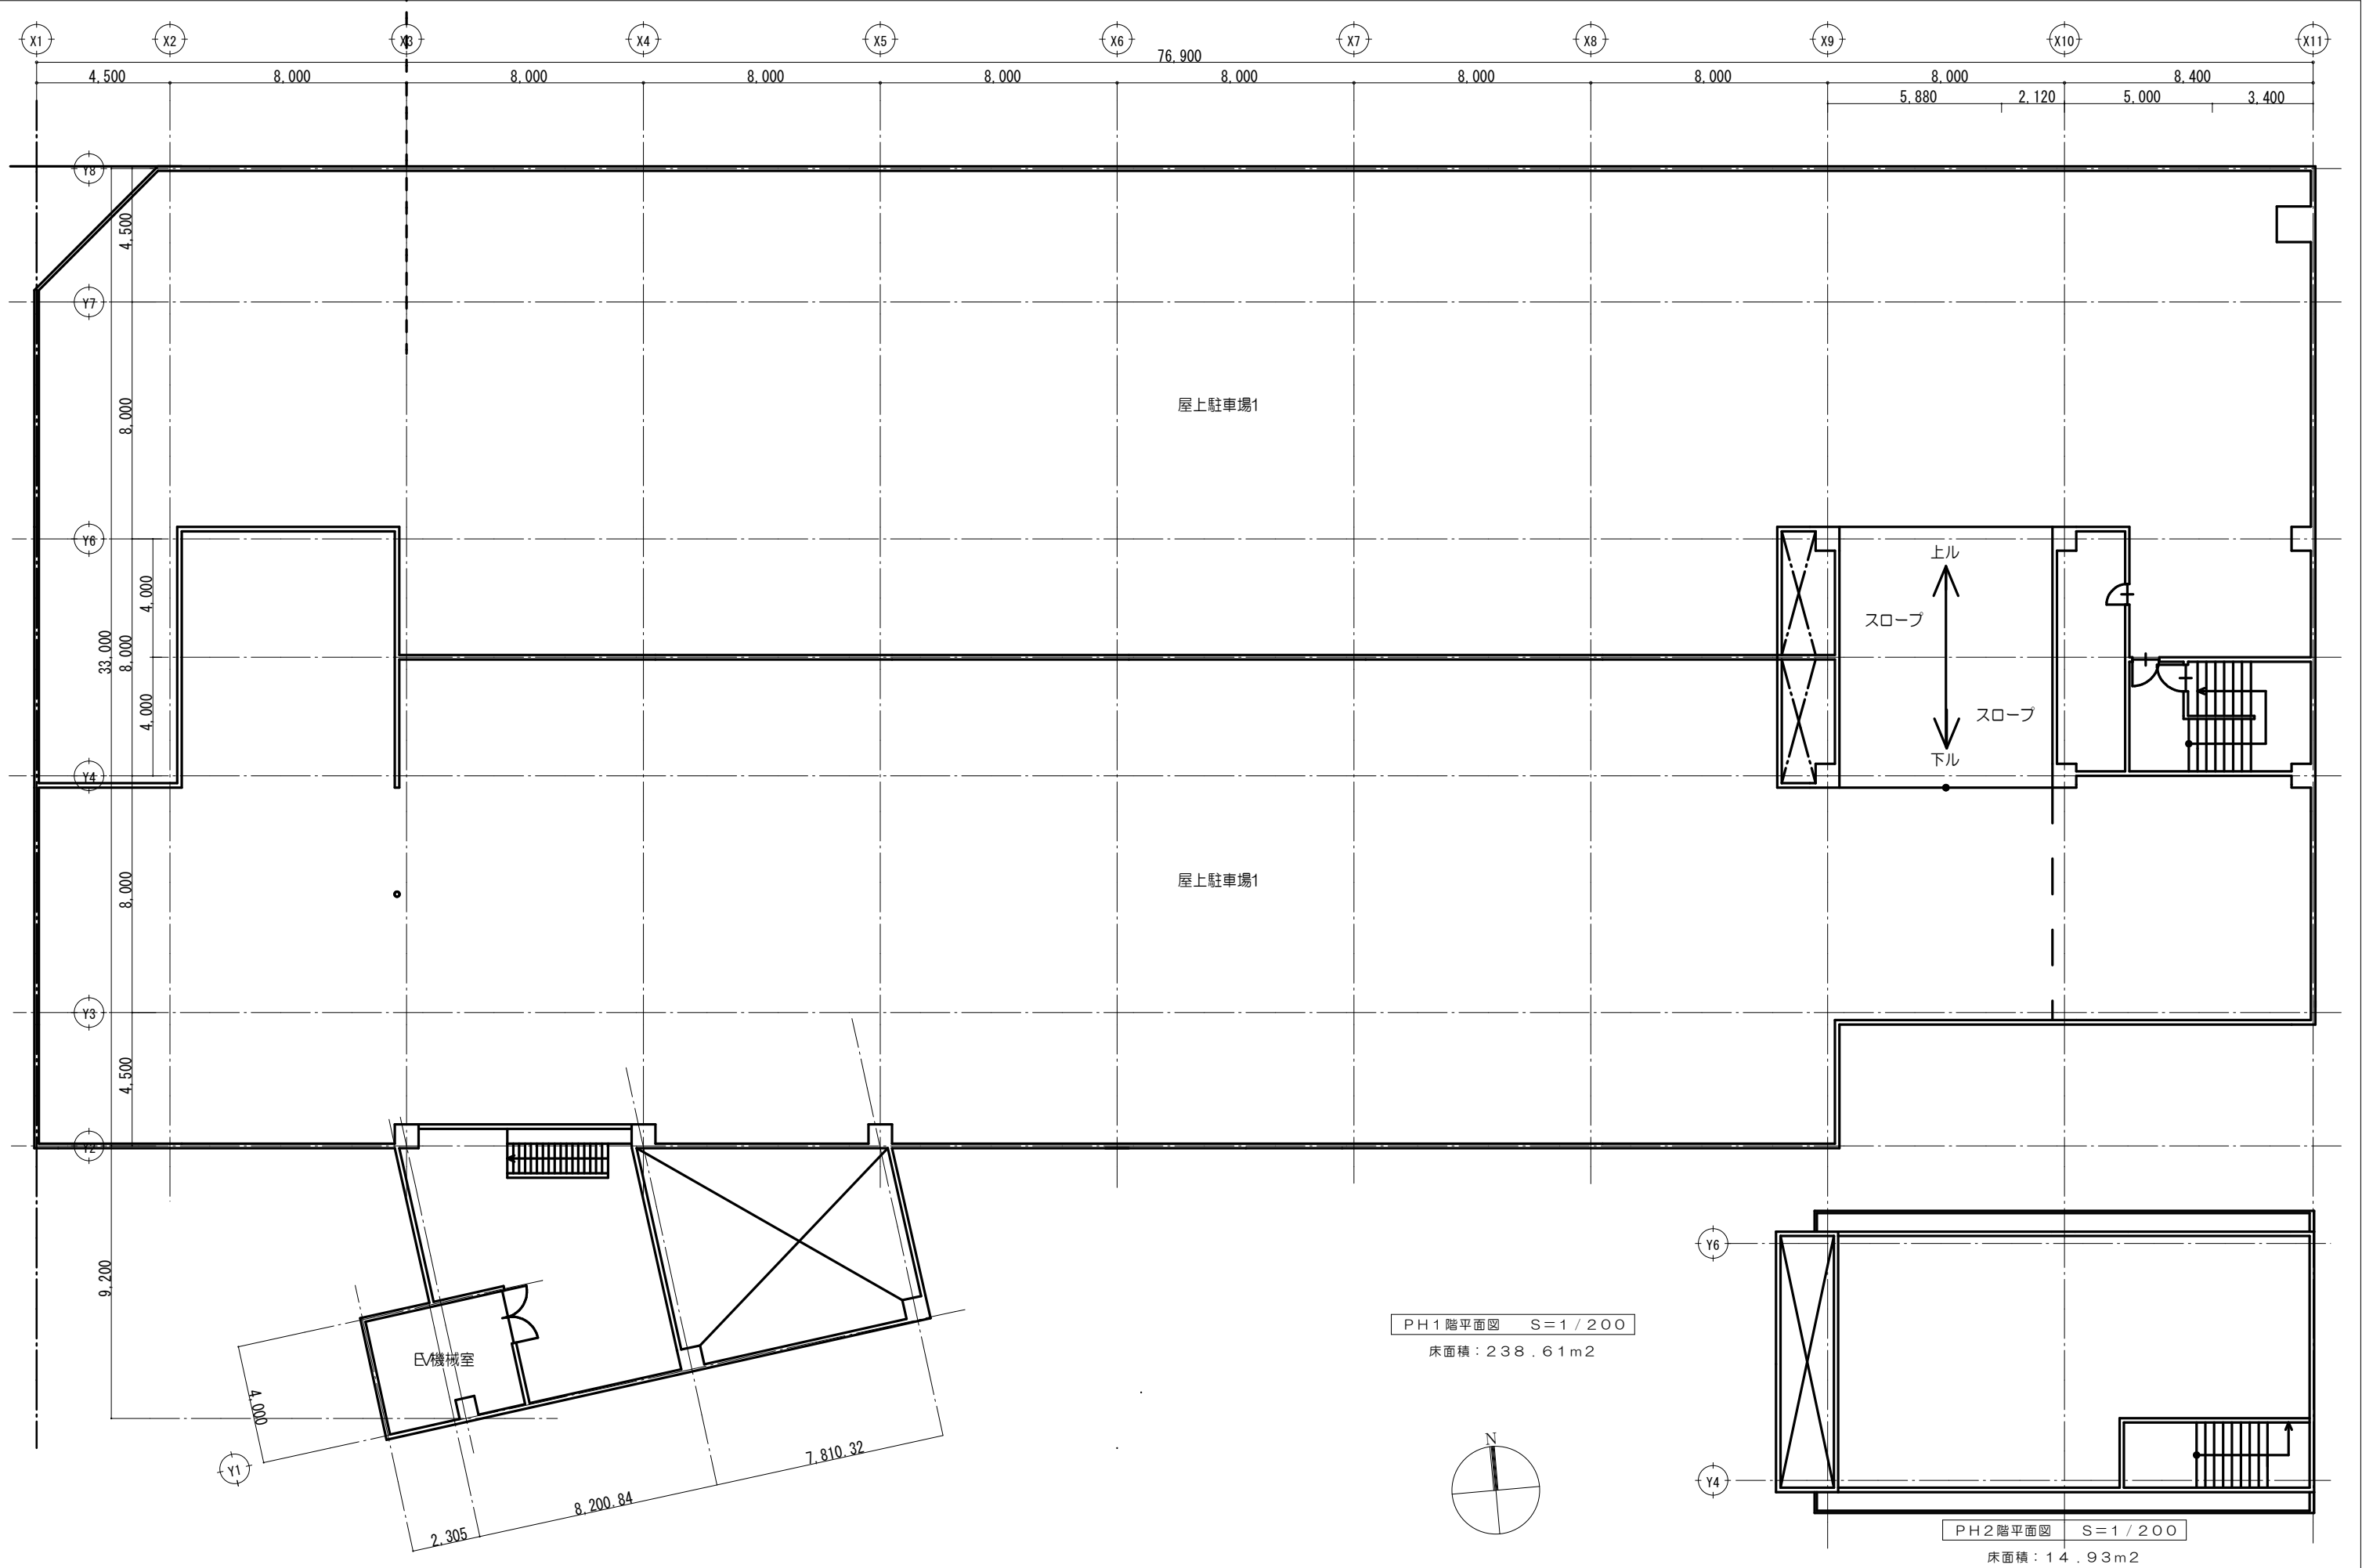



工 事 名		マリカ東館LED照明器具交換工事				図 面 名		PH階平面図		特 記 事 項	 鶴岡市朝陽町16番7号 TEL (0235) 22-7383・FAX22-7367 山形県知事登録(1504)第1479号 一級建築士事務所 SC設計工房 一級建築士・大臣登録 第136274号 斎藤 留吉
図面番号		R-10	設計年月	令和8年8月 日	DR.No.	TU-080707	縮 尺		1 / 200		

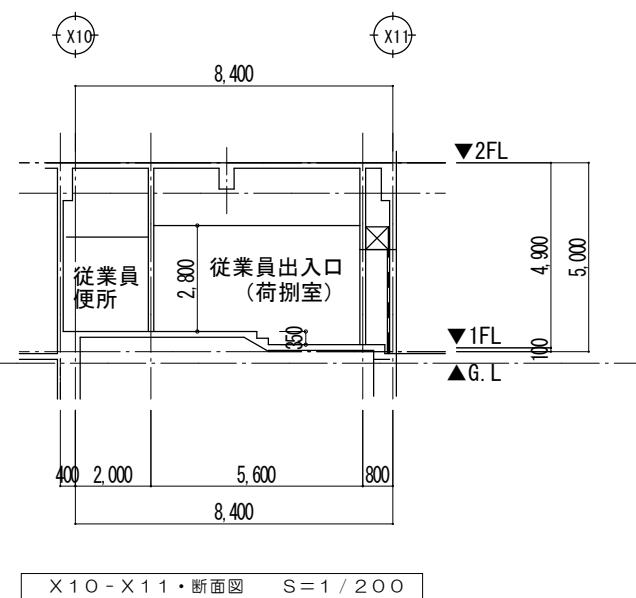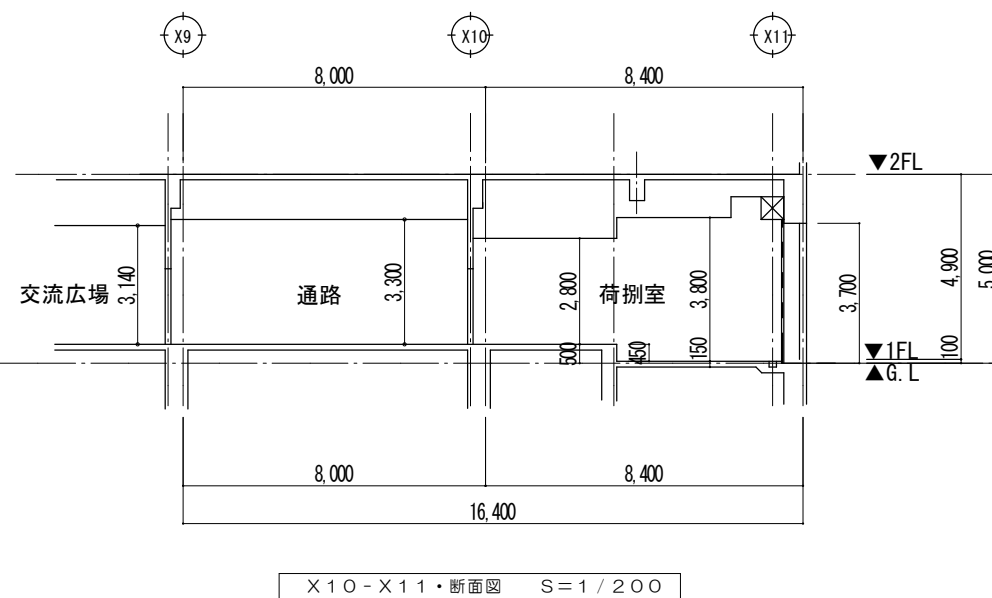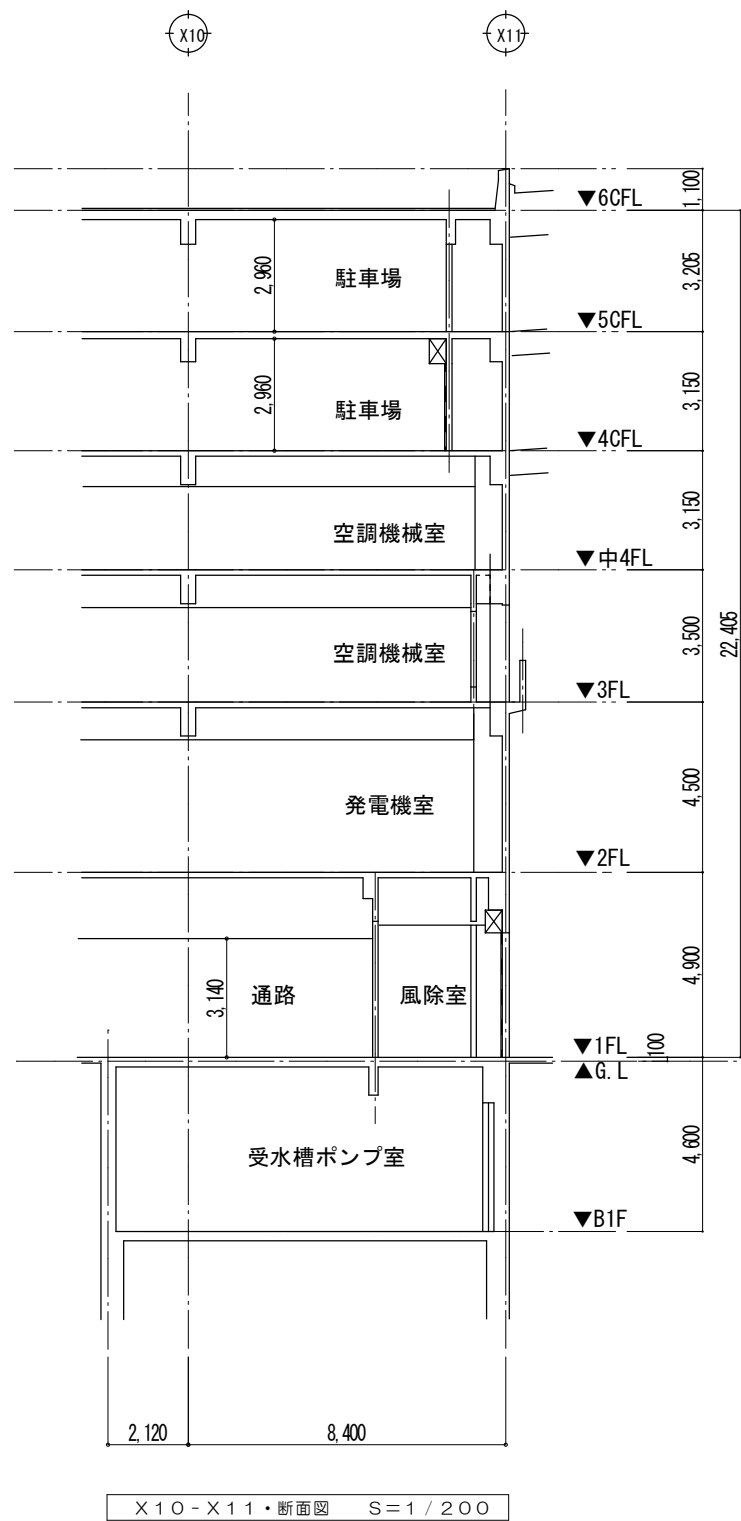

工 事 名		マリカ東館LED照明器具交換工事				図 面 名		断面図（1）		特 記 事 項		鶴岡市朝陽町16番7号 TEL(0235)22-7383・FAX22-7367 山形県知事登録（1504）第1479号 一級建築士事務所 SC設計工房 一級建築士・大臣登録 第136274号 斎藤留吉
図面番号	A-11	設計年月	令和8年8月 日	DR.No.	TU-080707	縮 尺	1 / 200					

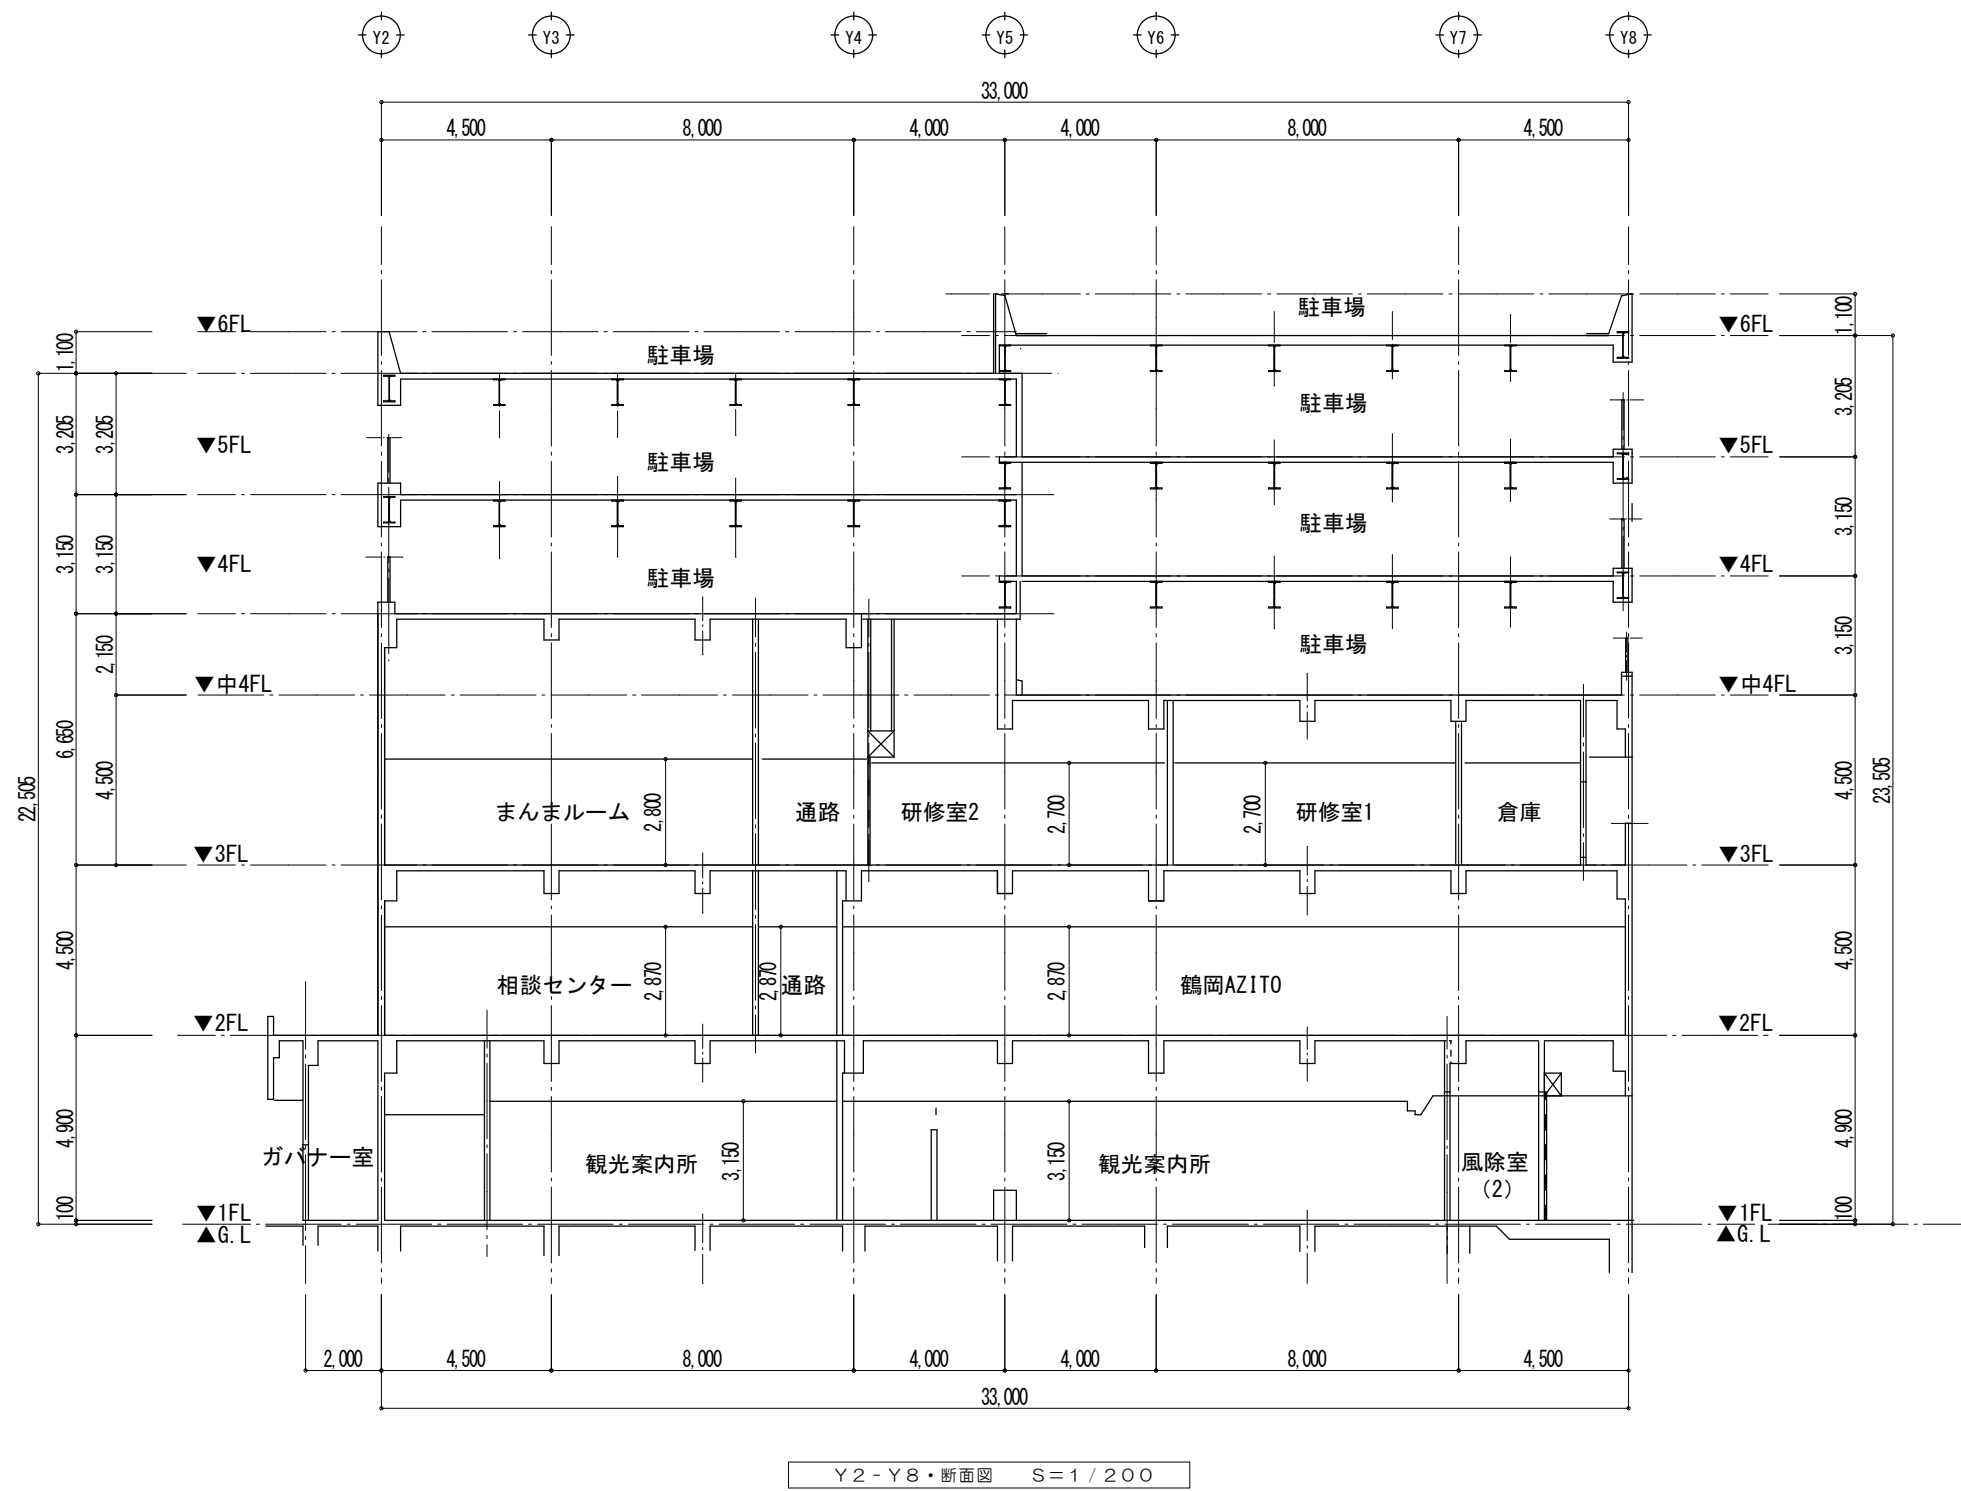

 工 事 名		マリカ東館LED照明器具交換工事				図 面 名		断面図(2)		特記事項	 鶴岡市朝陽町16番7号 TEL(0235)22-7383・FAX22-7367 山形県知事登録(1504)第1479号 一級建築士事務所 SC設計工房 一級建築士・大臣登録 第136274号 斎藤 留吉	
図面番号	A-12	設計年月	令和8年8月 日	DR.No.	TU-080707	縮 尺	1 / 200					

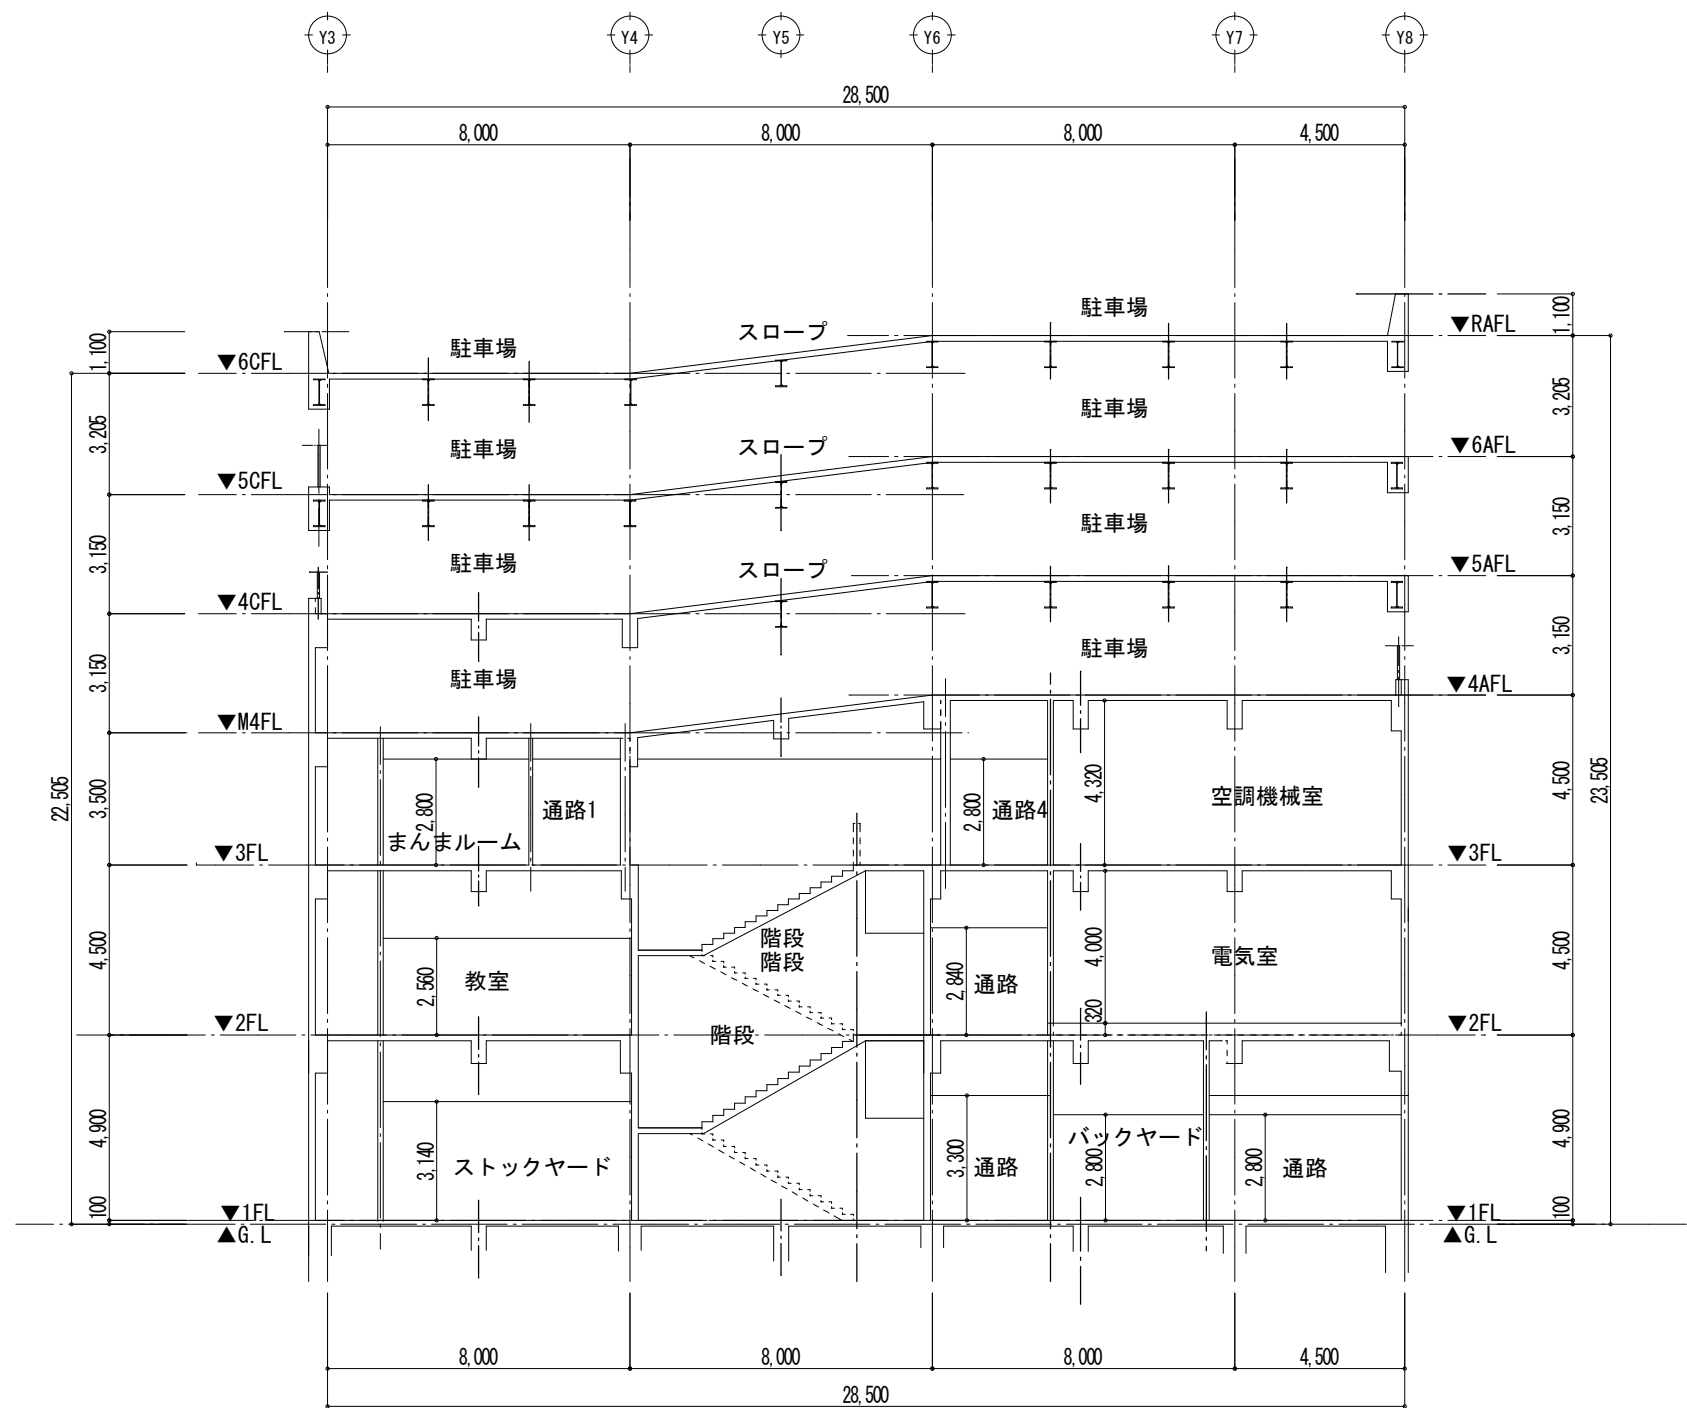

Y3-Y8・断面図 S=1/200

工 事 名		マリカ東館LED照明器具交換工事				図 面 名	断面図 (3)		特 記 事 項	 鶴岡市朝陽町16番7号 TEL (0235) 22-7383・FAX22-7367 山形県知事登録 (1504) 第1479号 一級建築士事務所 SC 設計工房 一級建築士・大臣登録 第136274号 斎 藤 留 吉
図面番号	A-13	設計年月	令和8年8月 日	DR.No.	TU-080707		縮 尺	1 / 200		

「マリカ東館LED照明器具交換工事」電気設備工事（特記仕様書）

I

工事概要

1. 工事場所

山形県鶴岡市末広町3番1号

2. 建物概要

建物名称	構 造	階数			建築基準法上の面積		消防法施行令 別表第1の区分	備 考
		地上	地下	塔屋	建築面積（㎡）	延べ面積（㎡）		
鶴岡市先端研究 産業支援センター	柱：SRC造 梁：SRC造 及びS造 床：RC造	地下1階	地上6階	塔屋2階	2, 684.8m2	15, 149.3m2	第 項	

4. 工事種目（■印の付いたものを適用する。）

工事種目 建物別及び 屋外	工 事 種 別					備 考
	1 F	2 F				
発 変 電 設 備						
□ 発 線 設 備						
□ 動 力 設 備						
□ 換 気 電 源 設 備						
■ 照 明（非常・誘導灯含） 設 備	改設一式	改設一式				
□ コンセント 設 備						
□ 発 電 設 備						
□ 構 内 情 報 通 信 網 設 備						
□ 構 内 交 換 設 備						
□ 拡 声 設 備（電気時計含む）						
□ 非 常 放 送 設 備						
□ 舞 台 音 響 設 備						
□ 誘 導 支 援 設 備						
□ テ レ ビ 共 同 受 信 設 備						
□ 監 視 カ メ ラ 配 管 設 備						
□ 駐 車 場 管 制 設 備						
□ 防 犯 ・ 入 退 室 管 理 設 備						
□ 自 動 火 災 報 知 設 備						
□ 中 央 監 視 制 御 設 備						
□ 昇 降 機 設 備						
□ 警 報 保 障 用 配 管 設 備						
□ 構内配電線路						
□ 構内通信線路						
□ 電波障害調査						

5. 指定部分

※ 無し ・ 有り（工期 平成 年 月 日、 対象： ）

II

工事仕様

1. 共通仕様

（1）図面及び特記仕様に記載されていない事項は、すべて国土交通省大臣官房官庁営繕部監修の「公共建築改修工事標準仕様書（電気設備工事編）（最新版）」（以下「改修標準仕様書」という。）及び国土交通省大臣官房官庁営繕部設備・環境課監修の「公共建築設備工事標準図（電気設備工事編）（最新版）」（以下「標準図」という。）による。ただし、改修標準仕様書に記載されていない事項は国土交通省大臣官房官庁営繕部監修の「公共建築工事標準仕様書（電気設備工事編）（最新版）」（以下「標準仕様書」という。）による。

2. 特記仕様

●印の付いたものを適用し、○印の付いたものは適用しない。

章 項 目 特 記 事 項

● 工 事 写 真

● 適 用 基 準 等

● 施 工 条 件

● 機材の品質・性能証明

● 工事実績情報の登録

● 概 成 工 期

○ 電気保安技術者

● 電気工事士

○ 官公署への手続き

● 発生材の処理等

●営繕工事写真作成標準（東北地方整備局営繕部監修 令和5年版）による。
（完成写真 ●要 ○不要）

●営繕工事電子納品要領（案）（令和3年改訂版）

●下記以外は現場説明書による。

工事車両の駐車場

資機材置場

建設発生土（埋戻し及び盛土用）の仮置場所

○構内

○

●構内

○

○構内

○

設計図書に定める品質及び性能を有することの証明となる資料のうち、「標準仕様書に定める品質及び性能」を有することの証明となる資料は、監督職員の承諾を受けることにより、外部機関が発行する証明資料の写しとすることができる。

● 登録を行う。 ○ 登録を行わない。

工事期限より 日前

工事現場におく電気保安技術者は、監督職員の職務を補佐し、電気工作物の保安の業務を行うものとする。

○ 東北地方整備局制定の営繕工事事業用電気工作物保安規程を適用する。

最大電力500kW以上の場合においても、第1種電気工事士により施工を行う。

工事の着手、施工、完成にあたり、関係官公署その他の関係機関への必要な届出手続き等を遅延なく行う。

● 発生材の分別解体及び再資源化
本工事は「建設工事に係る資材の再資源化等に関する法律」（平成12年5月31日法律第104号）及び施行令又は都道府県条例の対象建設工事であり、分別解体等及び特定建設資材の再資源化等について適切な処理を行う。ただし、工事契約後にやむを得ない事情により予定していた条件により難しい場合は監督職員と協議する。

なお、再利用・減量化等を含め発生材の搬出処理費は今回工事範囲外とする。

分別解体・再資源化の完了時に、以下の事項を書面にて監督職員に報告する。

再資源化等が完了した年月日

再資源化等をした施設の名称及び住所

再資源化等に要した費用

●分別解体の方法

工 程	作 業 内 容	分 別 解 体 の 方 法
○新築 ○修 繕	電気設備工事	●手作業 ○手作業、機械作業併用
○増築 ●模様替	●有 ○無	

○特定建設資材廃棄物の発生材の処理

特定建設資材廃棄物の種類	再資源化等をする施設の名称	住 所（ k m ）

工 事 名	マリカ東館LED照明器具交換工事					図 面 名	特記仕様書（1）		特 記 事 項		鶴岡市朝陽町16番7号 TEL (0235) 22-7383・ FAX22-7367 山形県知事登録（1504）第1479号 一級建築士事務所 SC設計工房 一級建築士・大臣登録 第136274号 斎 藤 留 吉
図面番号	E-01	設計年月	令和8年8月 日	DR.No.	TU-080707	縮 尺	N . S				

● 機材等

● 特定建設資材廃棄物以外の発生材の処理

種類	再資源化	再資源化等をする施設の名称住所（km）
蛍光灯安定器、水銀灯安定器	○する●しない	ウィズ環境 鶴岡市西目字水上沢129-5 9.4km
蛍光管、水銀ランプ	○する●しない	ウィズ環境 鶴岡市西目字水上沢129-5 9.4km
	○する○しない	
	○する○しない	

○ 現場において再利用を図るもの（）

○ 発注者に引渡しを要するもの（○ 金属類○ 盤類○ 電線、ケーブル）

○ 特別管理産業廃棄物（○ PCB使用機器）

○ 既設キュービクルの変圧器、コンデンサの絶縁油微量PCB分析を行うものとする。

（1）本工事に使用する設備機材等は、設計図書（「設備機材等選定表」を含む）に規定するもの、又はこれらと同等のものとする。
ただし、これらと同等のものとする場合は、監督職員の承諾を受ける。

（2）化学物質を発散する建築材料等

本工事に使用する建築材料等は、設計図書に規定する所要の品質及び性能を有するものとし、次の1）から5）を満たすものとする。

1）合板、木質系フローリング、構造用パネル、集成材、単板積層材、MDF、パーティクルボード、その他の木質建材、ユリア樹脂板、仕上塗り材及び壁紙は、ホルムアルデヒドを放散しないか、放散が極めて少ないものとする。

2）保温材、緩衝材、断熱材はホルムアルデヒド及びスチレンを放散しないか、放散が極めて少ないものとする。

3）接着剤はフタル酸ジ-n-ブチル及びフタル酸ジ-2-エチルヘキシルを含有しない難揮発性の可塑剤を使用し、ホルムアルデヒド、アセトアルデヒド、トルエン、キシレン、エチルベンゼンを放散しないか、放散が極めて少ないものとする。

4）塗料はホルムアルデヒド、トルエン、キシレン、エチルベンゼンを放散しないか、放散が極めて少ないものとする。

5）上記1）、3）及び4）の建築材料等を使用して作られた家具、書架、実験台、その他の什器等は、ホルムアルデヒドを放散しないか、放散が極めて少ないものとする。

なお、ホルムアルデヒドを放散しないものとは放散量が規制対象外のもの、ホルムアルデヒドの放散が極めて少ないものとは放散量が第三種のをいい、原則として規制対象外のものを使用するものとするが、該当する材料等がない場合は、第三種のものを使用するものとする。

また、「ホルムアルデヒドの放散量」は、次のとおりとする。

ホルムアルデヒドの放散量	該当する建築材料
規制対象外	JIS及びJASのF☆☆☆☆規格品 建築基準法施行令第20条の5第4項による国土交通大臣認定品 下記表示のあるJAS規格品 a. 非ホルムアルデヒド系接着剤使用 b. 接着剤等不使用 c. 非ホルムアルデヒド系接着剤及びホルムアルデヒドを放散しない材料使用 d. ホルムアルデヒドを放散しない塗料等使用 e. 非ホルムアルデヒド系接着剤及びホルムアルデヒドを放散しない塗料使用 f. 非ホルムアルデヒド系接着剤及びホルムアルデヒドを放散しない塗料等使用
第三種	JIS及びJASのF☆☆☆☆規格品 建築基準法施行令第20条の5第3項による国土交通大臣認定品 旧JISのE○規格品 旧JASのF○○規格品

○ 建設発生土の処理

○ 構内指示の場所に敷きならす。

○ 構内指示の場所にたい積する。

○ 構外指定場所に搬出（搬出時期等を監督職員に提出する。）

受入場所：

構外搬出距離kmを越えkm以下（DID地区・有・無）

受け入れ条件（車両乗入れ）

● 支持金物・固定金具

○ あと施工アンカー

○ 他工事との取合い

○ 火気の使用

● 総合調整

● 耐震施工

○ 本工事は建設発生土情報交換システム（以下「システム」という）の登録対象工事であり
請負者は工事の実施に当たって土量、土工時期に変更があった場合、速やかに当該システムにのデータ変更を行うものとする。なお、これによりがたい場合には監督職員と協議しなければならない。

● イ）屋外機器及び屋外の配管に使用する支持金物（ボルト類）はステンレス製（SUS304）とし、屋外機器のアンカーボルトのナットにはナットキャップ（樹脂製）を取り付ける。

● ロ）振動を伴う機器の支持金物のナットはダブルナットとする。

イ）あと施工アンカー 接着系アンカー（接着剤○有機系）
金属拡張系アンカー（○本体打込み式）

ロ）試験 性能確認試験（○行わない○行う）
施工確認試験（○行わない○行う）

イ）施工範囲 図面に特記なき場合は、「工事区分表」による。

ロ）施工図 建築、設備機器等の総合的な位置、取り合いを検討できる施工図を監督職員に提出し、承諾を受ける。

建築物内での火気の使用は原則として行わない。

各機器の個別運転後に総合調整を行い、機能確認報告書を監督職員に提出する。

設備機器の固定は、「建築設備耐震設計・施工指針 2005年版（国土交通省国土技術政策総合研究所・独立行政法人建築研究所監修）」による。なお、本工事の施設分類は（● 特定の施設○ 一般の施設）とし、設計用標準水平震度（Ks）は下表による。

設置場所	機器種別	特定の施設		一般の施設	
		重要機器	一般機器	重要機器	一般機器
上層階 屋上及び塔屋	機器	2.0	1.5	1.5	1.0
	防振支持の機器	2.0	2.0	2.0	1.5
	水槽類	2.0	1.5	1.5	1.0
中間階	機器	1.5	1.0	1.0	0.6
	防振支持の機器	1.5	1.5	1.5	1.0
	水槽類	1.5	1.0	1.0	0.6
地下・1階	機器	1.0	0.6	0.6	0.4
	防振支持の機器	1.0	1.0	1.0	0.6
	水槽類	1.5	1.0	1.0	0.6

重要度の高い設備機器

○ 自立配電盤○ 発電装置○ 交換機○ UPS○ 直流電源装置○ 防災盤

○ 増幅器（自立形）○ 受信機（自立形）○ 情報通信ラック○ 電灯・動力トランス○ 動力分電盤

施工方法： 建築鉄骨鋼材に専用支持金具を使って固定。
補助設備： 照明器具附設の落下防止ワイヤーにて補助する。

○ A種（）

○ B種（）

○ 保温、結露防止

○ 一種金属線び

○ 電線本数、管路など

○ インサート

○ 呼び線

● フラッシュプレート

外部に面する壁、天井で建築工事でPF板（スタイロホーム等）打ち込み箇所に取付ける位置ボックスなどは保温、結露防止の処理を行う。

MM1-Aを使用する。（位置BOX共）

分電盤、制御盤、端子盤などの2次側以降の配線経路、電線太さ、電線本数、管径などは、監督職員の承諾を受けて、変更してもさしつかえない。

床版で断熱材打込み部分は、断熱材用インサートとする。

長さ1m以上の入線しない管路には、1. 2mm以上の樹脂被覆鉄線を挿入する。

● 金属製（ステンレス、新金属も含む）○ 樹脂製（一部可）

工事名	マリカ東館LED照明器具交換工事					図面名	特記仕様書（2）		特記事項		鶴岡市朝陽町16番7号 TEL (0235) 22-7383・FAX22-7367 山形県知事登録（1504）第1479号 一級建築士事務所 SC設計工房 一級建築士・大臣登録 第136274号 斎藤留吉
図面番号	E-02	設計年月	令和8年8月 日	DR.No.	TU-080707	縮尺	N.S				

○ フロアプレート ○ ○Aフロアー用 配線器具の蓋 ● 電源周波数 ● 完 成 図 等	○ 銅合金製 ● アルミ製 水平調整付プレート（空転防止リング付）とする。 ○ アルミ製 ○ 樹脂製 5 0 H z
	工事完成時に下記の図書を監督職員に提出する。なお、施工図等の著作権に係わる当該建築物に限る使用权は発注者に譲渡する。 設計図C A Dデータの貸与 ○貸与する ●貸与しない ●・・・完成図等 ● C A D で新規作成 ○ 既存完成図の修正（C A D データの提出は不要） 提出物 C A D データー一式（電子データ等に内容の目録を添付する） 原図 A 3 １部（２つ折りケース収納） 陽画複写製本 A 3 ２つ折り製本 １部 ●・・・施工図 提出物 原図（原図が提出できないものは原因にかわる図でよい。）A 3 １部（２つ折りケース収納） 陽画複写製本 A 3 ２つ折り製本 １部 ○・・・保全に関する資料 ○施設保全マニュアル：「施設保全マニュアル作成要領」（監督職員）に基づき作成する。当該施設固有の内容に整合した保全方法を写真等を用い具体的に分かり易い解説をした図書とする。 提出物 A 4判ファイル綴じ込み １部 （関連工事と合本する。） ○ 保全台帳：保全の技術的基準に関する通達及び「施設保全マニュアル作成要領」（監督職員より提示）に基づき作成する。 提出物 A 4判ファイル綴じ込み １部（関連工事と合本する） ● 保全に関する資料：機器取り扱い説明書、機器性能試験成績表、官公署届出書類、総合調整測定表、主要機器一覧表、主要材料等）A 4判ファイル綴じ込み １部 ○ 機器取り扱い説明書 ： 宿舍等で共用部分は除く部分に設置した機器の取扱い説明書をまとめる。 提出物 A 4判ファイル綴じ込み 部（関連工事と合本する） ○ 建設大臣官房官庁営繕部監修「管理者のための建築物保全の手引き 改訂版」 １冊
● 蛍光灯安定器、ランプ	図面に特記なき場合は、表 １「蛍光灯具の安定器の回路方式」による。 蛍光ランプは下記による。 ○ 省エネ形 ○ 一般形 ● L E D
○ 人感センサー用プレート	照明の人感センサー制御を行う部屋には、下記の注意プレートを設置する。 材質：アクリル板 文字：印刷文字（黒及び赤） 参考文例：「人の動きを検知して点灯いたします。一定時間動きがなければ消灯しますのでその際は再度身体を動かしてください。」 注意プレート設置室 （ ○ 便所【男・女・多目的】 ○ ）
○ 動 力 設 備	○ 制御盤等で配管バンドとなる負荷には接地端子を設けない。 ○ ノイズ対策用として絶縁トランスを設置する。
○ 接地極の種類及び位置表示	図面に特記なき場合は、表 ２「接地極一覧表」による。
○ 塗 装 工 事	下記部位に使用する、外面めっき電線管の露出配管には塗装を施す。 （ ○屋外【VEまたは溶融亜鉛メッキ管】 ○ ○ ）

一般共通事項

○電線類

●機器取付高さ

○予備配管

○ピット内配線

国土交通省大臣官房官庁営繕部監修の公共建築工事標準仕様書（電気設備工事編）（平成28年）第6編通信・情報設備工事 第1章 機材 第1節 電線類等 1. 1. 1 電線類等 表 1. 1. 1 電線類に表 3「EMケーブル：環境に配慮した電線」を追加する。

図面に特記なき場合は、表 4「機器取付高さ」による。

埋込形分電盤からの立上り予備配管は、予備の配線用遮断器4個以下の場合（PF22）を1本、5個以上の場合（PF22）を2本、天井まで立上げる。

大ホール床下ピット内配管については木製等クリート台にパイプを固定し、整然と並べて配管を施すこと。

○工事用電力、水、その他

○工事用仮設物

●監督員事務所

○監督員事務所の備品等

●仮設工事

○足場等

本工事に必要な工事用電力、水などの費用は、請負者の負担とする。

構内に作ることが ☐ できる（図示） ☐ できない

● 設けない

○ 設ける（ ☐ 既存建物内の一部を使用する。 ☐ 構内に設置する。 号 ☐ 構外に設置する。 号）
（規模、仕上げの程度及び備品等については現場説明書による。）

現場説明書による。

内部足場 ☐ 脚立 ☐ 足場板 ☐ （建築工事）を無償で使用できる ☐

外部足場 ☐ A種 ☐ B種 ☐ C種 ☐ D種 ☐

仮設間仕切 ☐ A種 ☐ B種 ☐ C種 ☐

○上記の他、別契約の関係請負者が定置した足場、さん橋類は無償で使用できる。

●ローリングタワー3段型（車輪付き）高さ5.5m 1組リース品導入する。

枠組足場を設ける場合は、「手すり先行工法に関するガイドライン（厚生労働省平成15年4月策定）」により、設置については同ガイドラインに基づき働きやすい安心感のある足場とし、二段手すりと幅木の機能を有する部材があらかじめ備えられた手すり先行足場型とするか又は改善措置機材を用いて手すり先行専用足場型と同等の機能を確保するものとする。

工事範囲

表 1 「蛍光灯器具の安定器の回路方式」

※ すべてLED照明に更新する

蛍 光 灯 の 種 類		標準図記号
直管形の ラ ン プ	20形	防雨形器具、防湿形器具、シーリングライト、プルスイッチ付
		電池内蔵形非常用照明器具
		上記以外のもの
高輝度誘導灯		E 15
H f 形のランプ	ルーバー又は照明カバー付、防雨形、防湿形	PHH 5
	ルーバー又は照明カバーが取付け可能な器具	PTH 5
	センサー等と組合せて連続調光を行う器具	PXH 5
	連続調光に使用する器具	PZH 5
	初期照度補正制御を行う器具	PKH 5
	上記以外の露出形及び下面開放形	PNH 5
コンパクト形の ランプ	一般形	18W 27W
	H f 形	P32W P45W
		H16W H24W H32W H42W

注）コンパクト形のランプ（一般形）の光源色は、3波長域発光形（昼光色）とする。

工 事 名	マリカ東館LED照明器具交換工事					図 面 名	特記仕様書（3）	特 記 事 項		 鶴岡市朝陽町16番7号 TEL(0235)22-7383・FAX22-7367 山形県知事登録(1504)第1479号 一級建築士事務所 SC設計工房 一級建築士・大臣登録 第136274号 齋藤 留吉
図面番号	E-03	設計年月	令和8年8月 日	DR.No.	TU-080707	縮 尺	N . S			

表 2 「接地極一覧表」

接地極の種別は下記を標準とし、EBの長さは1, 500mmとする。
ただし、D＝10は1, 000mm、W＝30は1, 200mmとする。
装柱機器及び屋外灯用接地極の埋設標は不要とする。

	接地の種別	記 号	接地抵抗値	接地極の規格、数量
○	避雷設備用接地	E L	10 Ω 以下	EP×1
○	避雷設備用接地	E L	Ω 以下	EB (D＝14又はW＝40) ×3連－組
○	共 同 接 地	E A E D E L H	10 Ω 以下	EB (D＝14又はW＝40) ×3連－2組
○	共 同 接 地	E A E C E D	10 Ω 以下	EB (D＝14又はW＝40) ×3連－2組
○	A 種 接 地	E A	10 Ω 以下	EB (D＝14又はW＝40) ×3連－2組
○	B 種 接 地	E B	66 Ω 以下	EB (D＝14又はW＝40) ×2
○	C 種 接 地	E c	10 Ω 以下	EB (D＝14又はW＝40) ×3連－2組
○	D 種 接 地	E D	100 Ω 以下	EB (D＝14又はW＝40) ×1
○	構内交換機（陽極用）	E t	100 Ω 以下	EB (D＝14又はW＝40) ×3連－組
○	本配線盤の保安装置	E A t	10 Ω 以下	EB (D＝14又はW＝40) ×3連－2組
○	電話引込口の保安器	E D t	100 Ω 以下	EB (D＝14又はW＝40) ×1
○	拡声増幅器	E D a	100 Ω 以下	EB (D＝14又はW＝40) ×1
○	防犯装置用	E s	Ω 以下	EB (D＝14又はW＝40) ×3連－組
○	測 定 用	E o	―――	EB (D＝10又はW＝30) ×1
○	避雷器用（低圧用）	E L L	10 Ω 以下	EB (D＝14又はW＝40) ×3連－2組
○	避雷器用（高圧用）	E L H	10 Ω 以下	EB (D＝14又はW＝40) ×3連－2組
○	避雷器用（モデム用）	E M D	100 Ω 以下	EB (D＝14又はW＝40) ×1

※ マリカ東館共用部LED照明器具交換工事に伴い、下記の項目を改設する。


1. 既設照明器具(蛍光灯)を高効率照明LEDに更新改修を行う。
原則、照明器具機器のみ更新とし、既設配管配線は対象外とする。

表 4 「機器取付高さ」は、下記を標準とする。ただし、これにより高い場合は監督職員と協議する。

	機 器	測 点	取付高 (mm)	機 器	測 点	取付高 (mm)
共通	取引用計器	地上～窓中心	約1, 800	電	引込線引留め高	地上～引込点
	引込線引留め高	地上～引込点			集合保安器箱	天井～上端
					端子盤（廊下、室内）	床上～下端
電					端子盤（EPSなど）	床上～中心
	分 電 盤（壁掛形）	床上～中心	1, 500 (上端2, 000以下)	話		
					壁付アウトレット（一般）	床上～中心
	スイッチ（一般）	床上～中心	1, 300		壁付アウトレット（和室）	床上～中心
	スイッチ（和室）	床上～中心	1, 200	時 計 拡 声	壁掛形親時計	床上～中心
	コンセント（一般）	床上～中心	300		壁付子時計	床上～中心
	コンセント（和室）	床上～中心	200		壁付形スピーカ	床上～中心
	コンセント（台上）	台上～下端	100		壁付アッテネータ	床上～中心
	コンセント（ファン用）	床上～下端	ファン下端	表 示 等	表 示 盤	床上～中心
	コンセント（厨房）	床上～中心	800～1, 000		壁付発信機	床上～中心
	コンセント（車庫）	床上～中心	1, 300		ベル、ブザー、チャイム	床上～中心
	コンセント（機械室）	床上～中心	500～1, 000		壁付押しボタン（一般）	床上～中心
	コンセント（屋外）	地上～中心	1, 000～1, 300	イン ター ホ ン	テレビインターホン（親機）	床上～中心
	ブラケット（一般）	床上～中心	2, 100～2, 300		テレビインターホン（子機）	床上～中心
	ブラケット（踊場）	床上～中心	約2, 500		壁付インターホン（一般）	床上～中心
	ブラケット（鏡上）	鏡上端～中心	150		壁付アウトレット（一般）	床上～中心
動力	避難口誘導灯	床上～下端	1, 500以上	テ レ ビ		
	廊下通路誘導灯	床上～上端	1, 000以下		機器収容箱	天井～上端
					機器収容箱（EPS）	床上～中心
					直列ユニット（一般）	床上～中心
	壁掛形制御盤	床上～中心	1, 500 (上端2, 000以下)	火 災 報 知	直列ユニット（和室）	床上～中心
	開閉器箱	床上～中心	1, 500		受 信 機	床上～操作部
	電磁開閉器用押ボタン	床上～中心	1, 300		副受信機	床上～操作部
	呼出しボタン（便所用）	床上～中心	900		機器収容箱	床上～操作部
身 障 者 用	壁付インターホン（親機）	床上～中心	1, 300	発 信 機	発 信 機	床上～操作部
	壁付インターホン（玄関子機）	床上～中心	1, 100		表 示 灯	床上～中心
	廊下表示灯（復旧ボタン付）	床上～中心	1, 300		警報ベル	床上～中心
	「使用中」「施錠中」表示灯	床上～中心	1, 500		液化石油ガス用検知器	床上～上端
	スイッチ（車椅子用）	床上～中心	1, 100	知	都市ガス用検知器（軽質）	天井～上端
	コンセント（車椅子用）	床上～中心	900		都市ガス用検知器（重質）	床上～上端


注）必要な天井点検口については管理監督者との協議による

工 事 名	マリカ東館LED照明器具交換工事					図 面 名	特記仕様書（4）	特 記 事 項		 鶴岡市朝陽町16番7号 TEL (0235) 22-7383・FAX22-7367 山形県知事登録（1504）第1479号 一級建築士事務所 SC設計工房 一級建築士・大臣登録 第136274号 斎 藤 留 吉
図面番号	E-04	設計年月	令和8年8月 日	DR.No.	TU-080707	縮 尺	N . S			

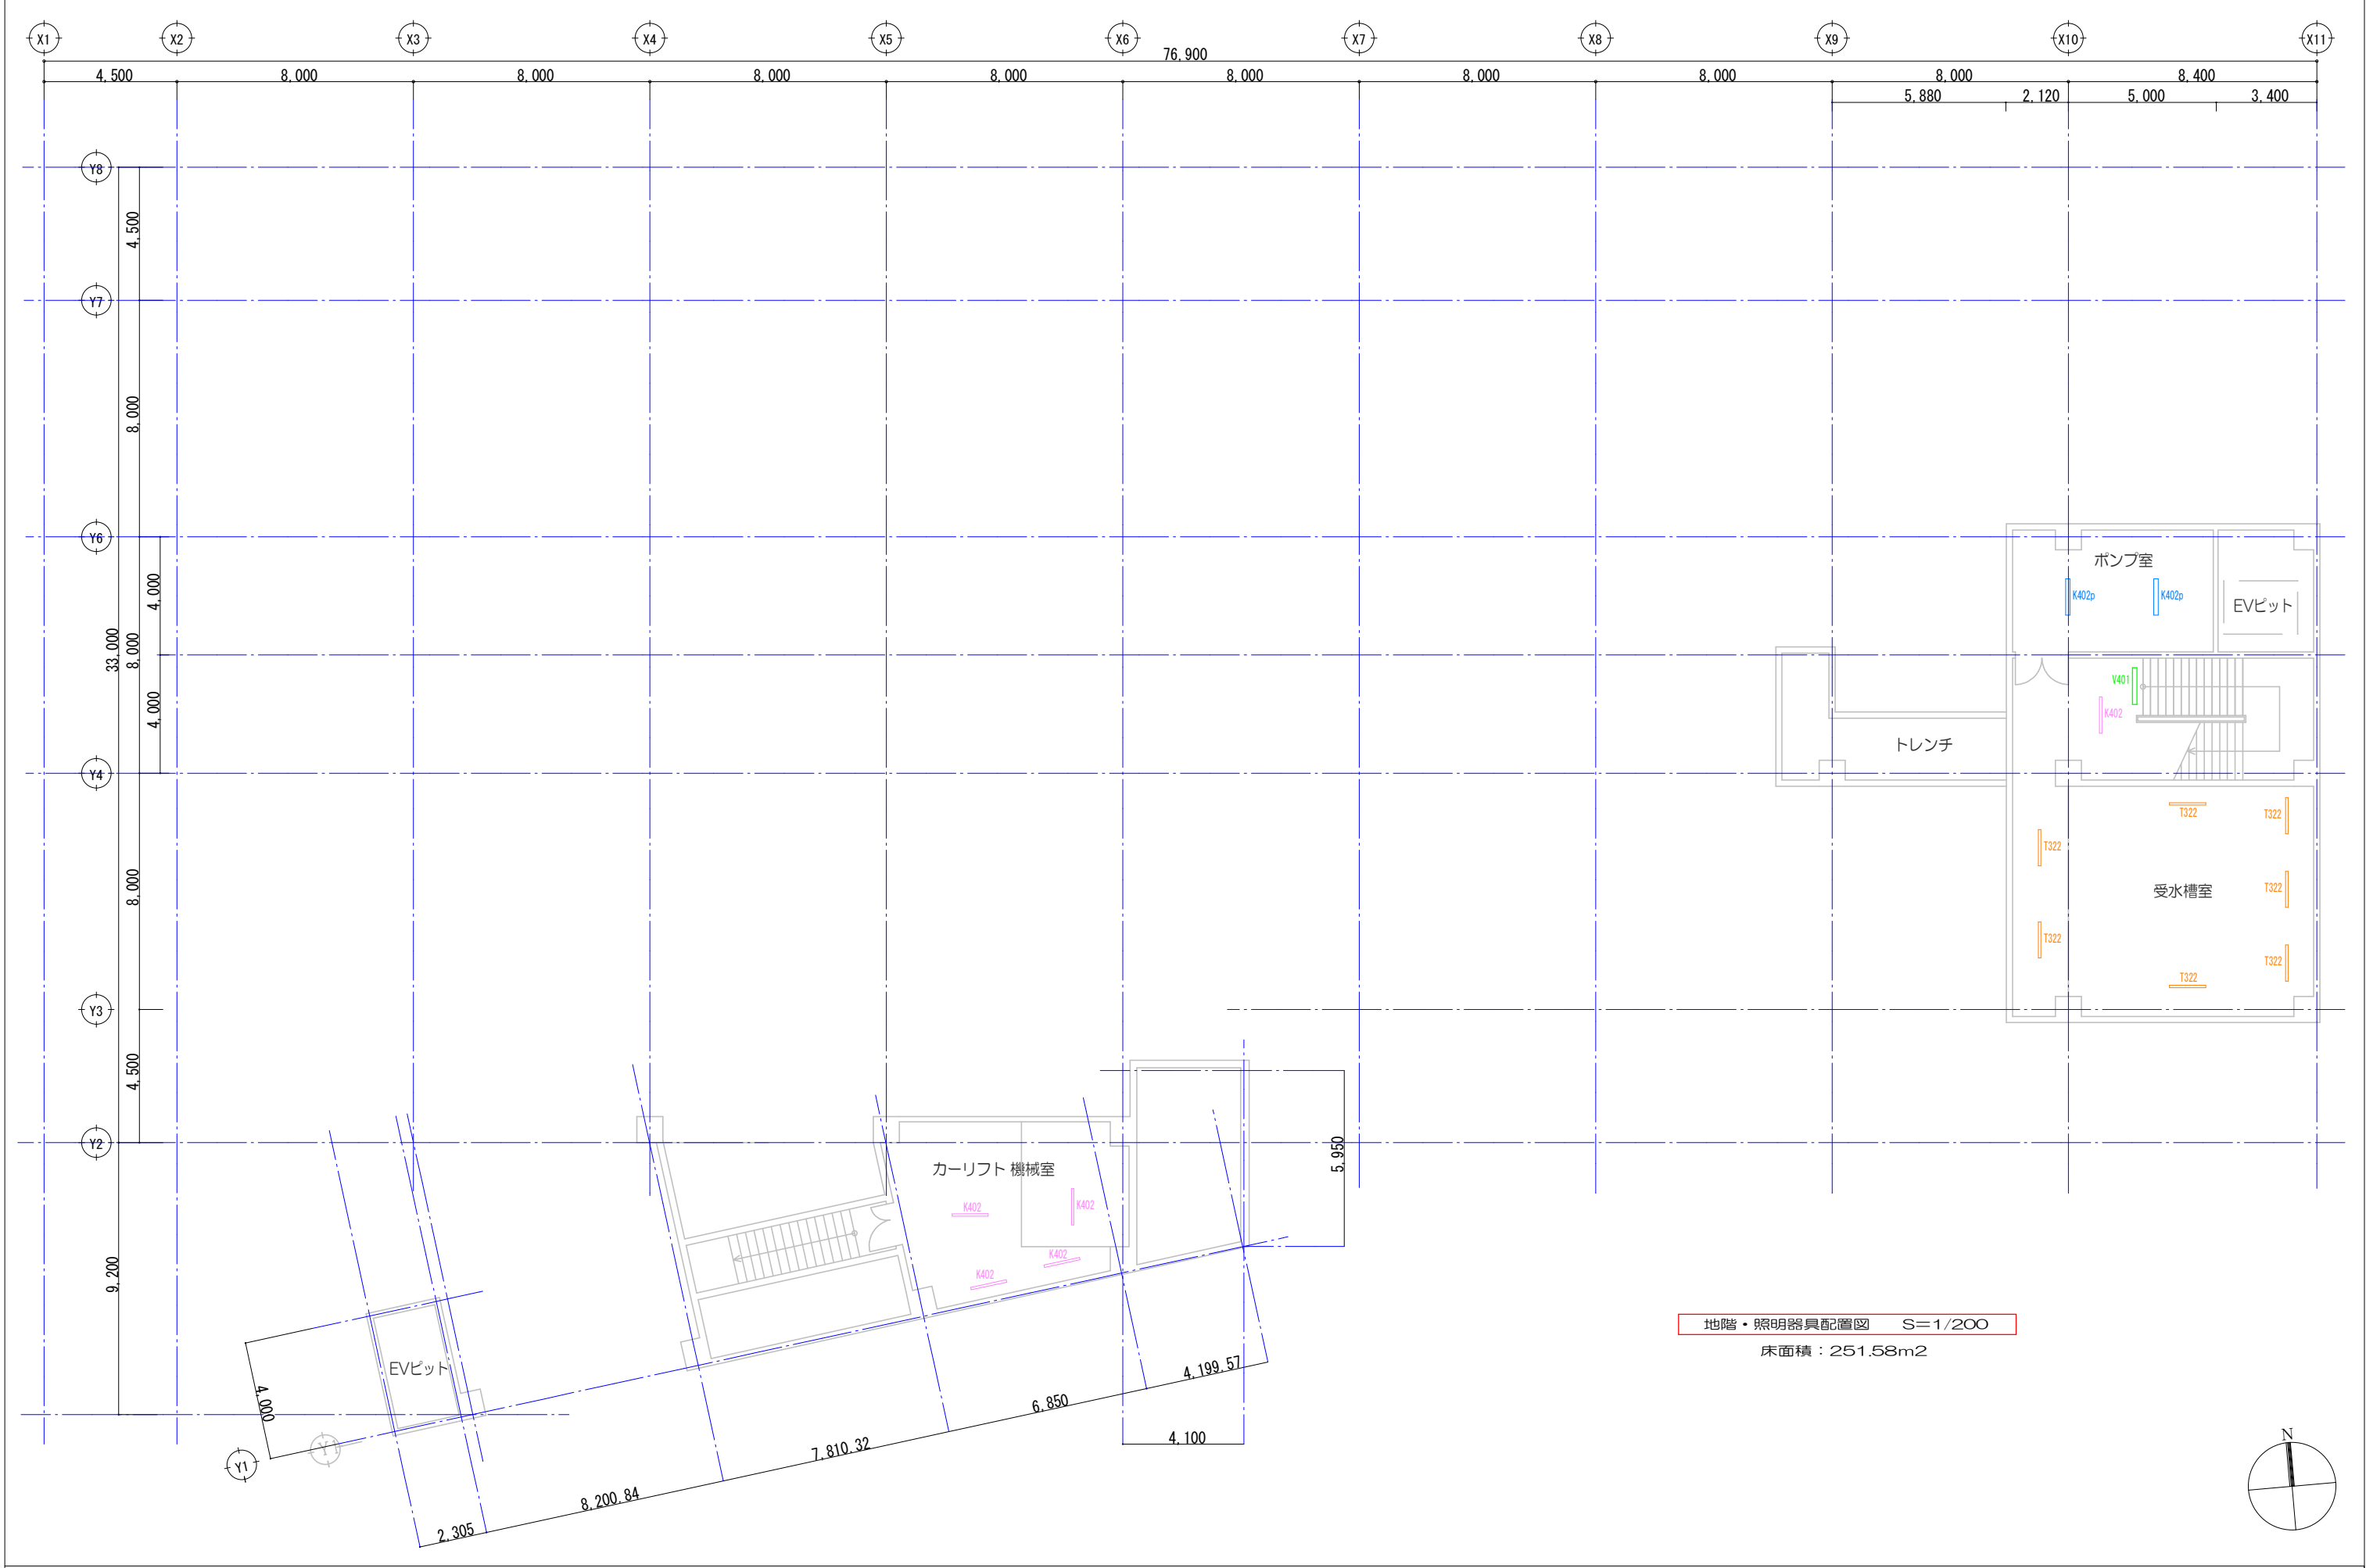


地階・照明器具配置図 S=1/200
床面積：251.58m2


工事名		マリカ東館LED照明器具交換工事				図面名		地階・照明器具配置図		特記事項	 鶴岡市朝陽町16番7号 TEL(0235)22-7383・FAX22-7367 山形県知事登録 (1504) 第1479号 一級建築士事務所 SC 設計工房 一級建築士・大臣登録 第136274号 齋藤留吉	
図面番号		E-05	設計年月		令和8年8月 日	DR.No.	TU-080707	縮 尺				1/200

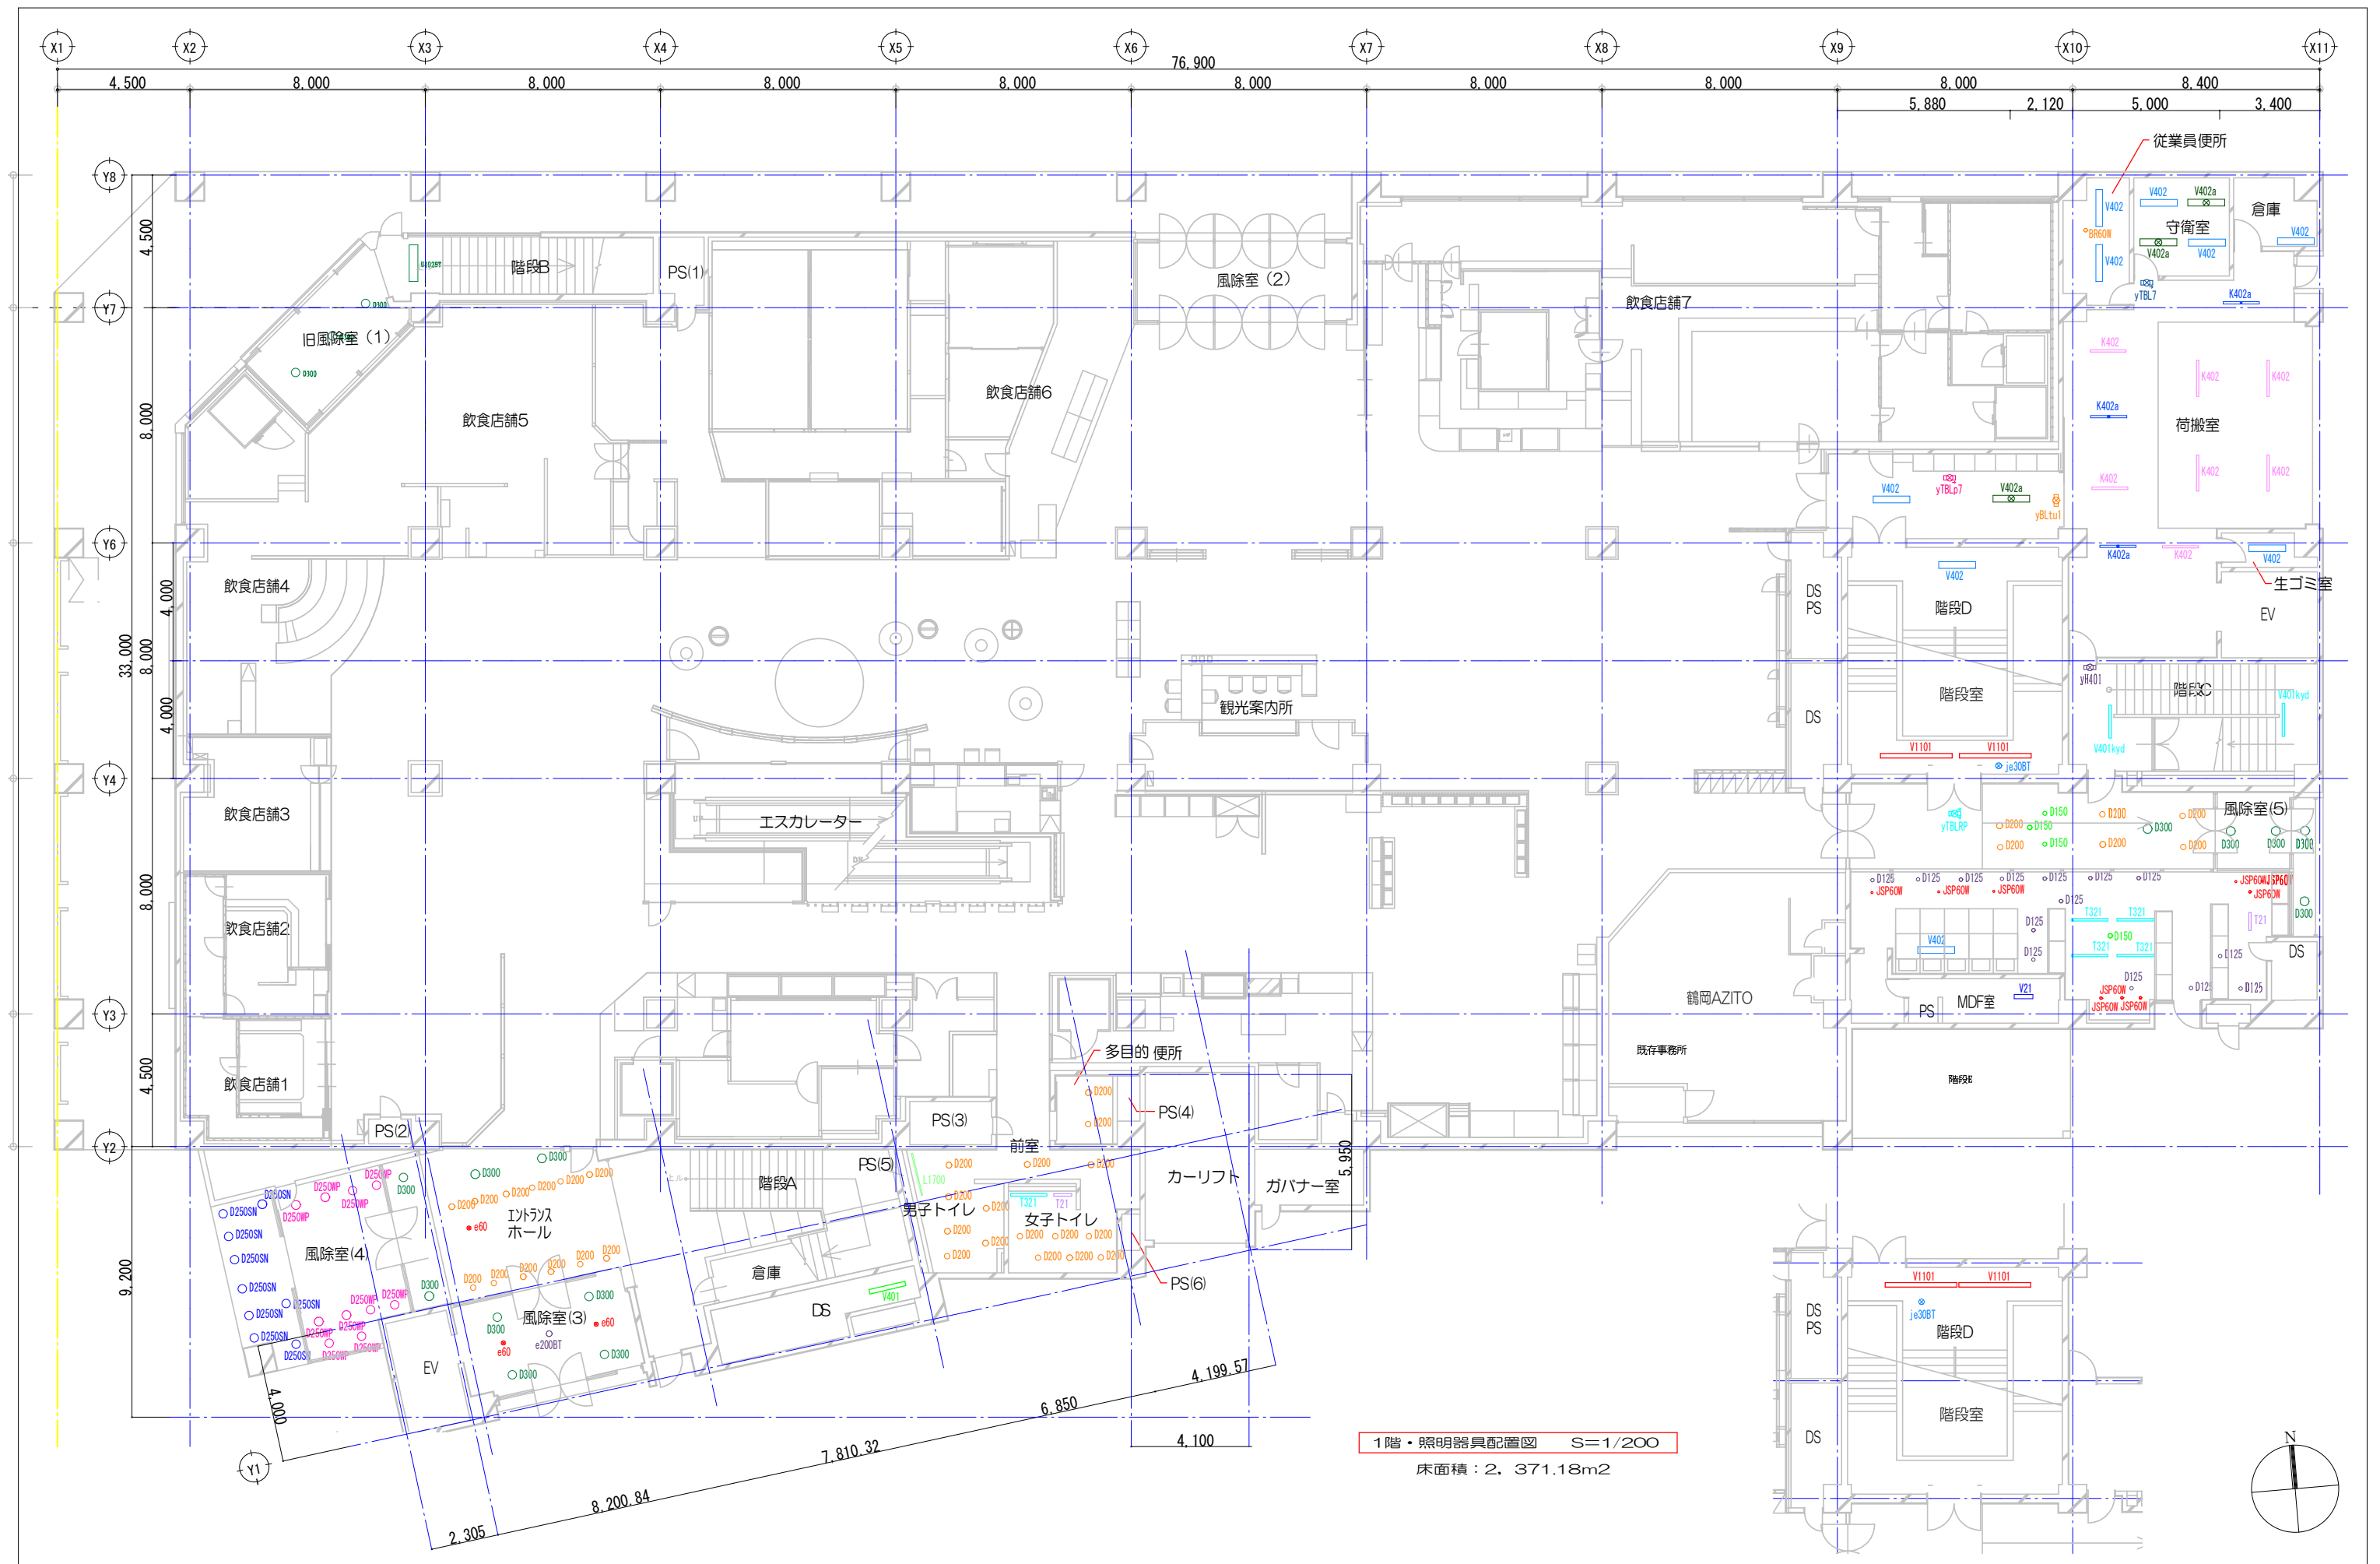


1階・照明器具配置図 S=1/200
床面積：2, 371.18m2

工事名		マリカ東館LED照明器具交換工事			図面名	1階・照明器具配置図		特記事項		 鶴岡市朝陽町16番7号 TEL(0235)22-7383・FAX22-7367 山形県知事登録(1504)第1479号 一級建築士事務所 SC 設計工房 一級建築士・大臣登録 第136274号 齋藤留吉
図面番号	E-06	設計年月	令和8年8月 日	DR.No.		縮尺	1/200			

 

 


一級建築士・大臣登録 第136274号 齋藤留吉

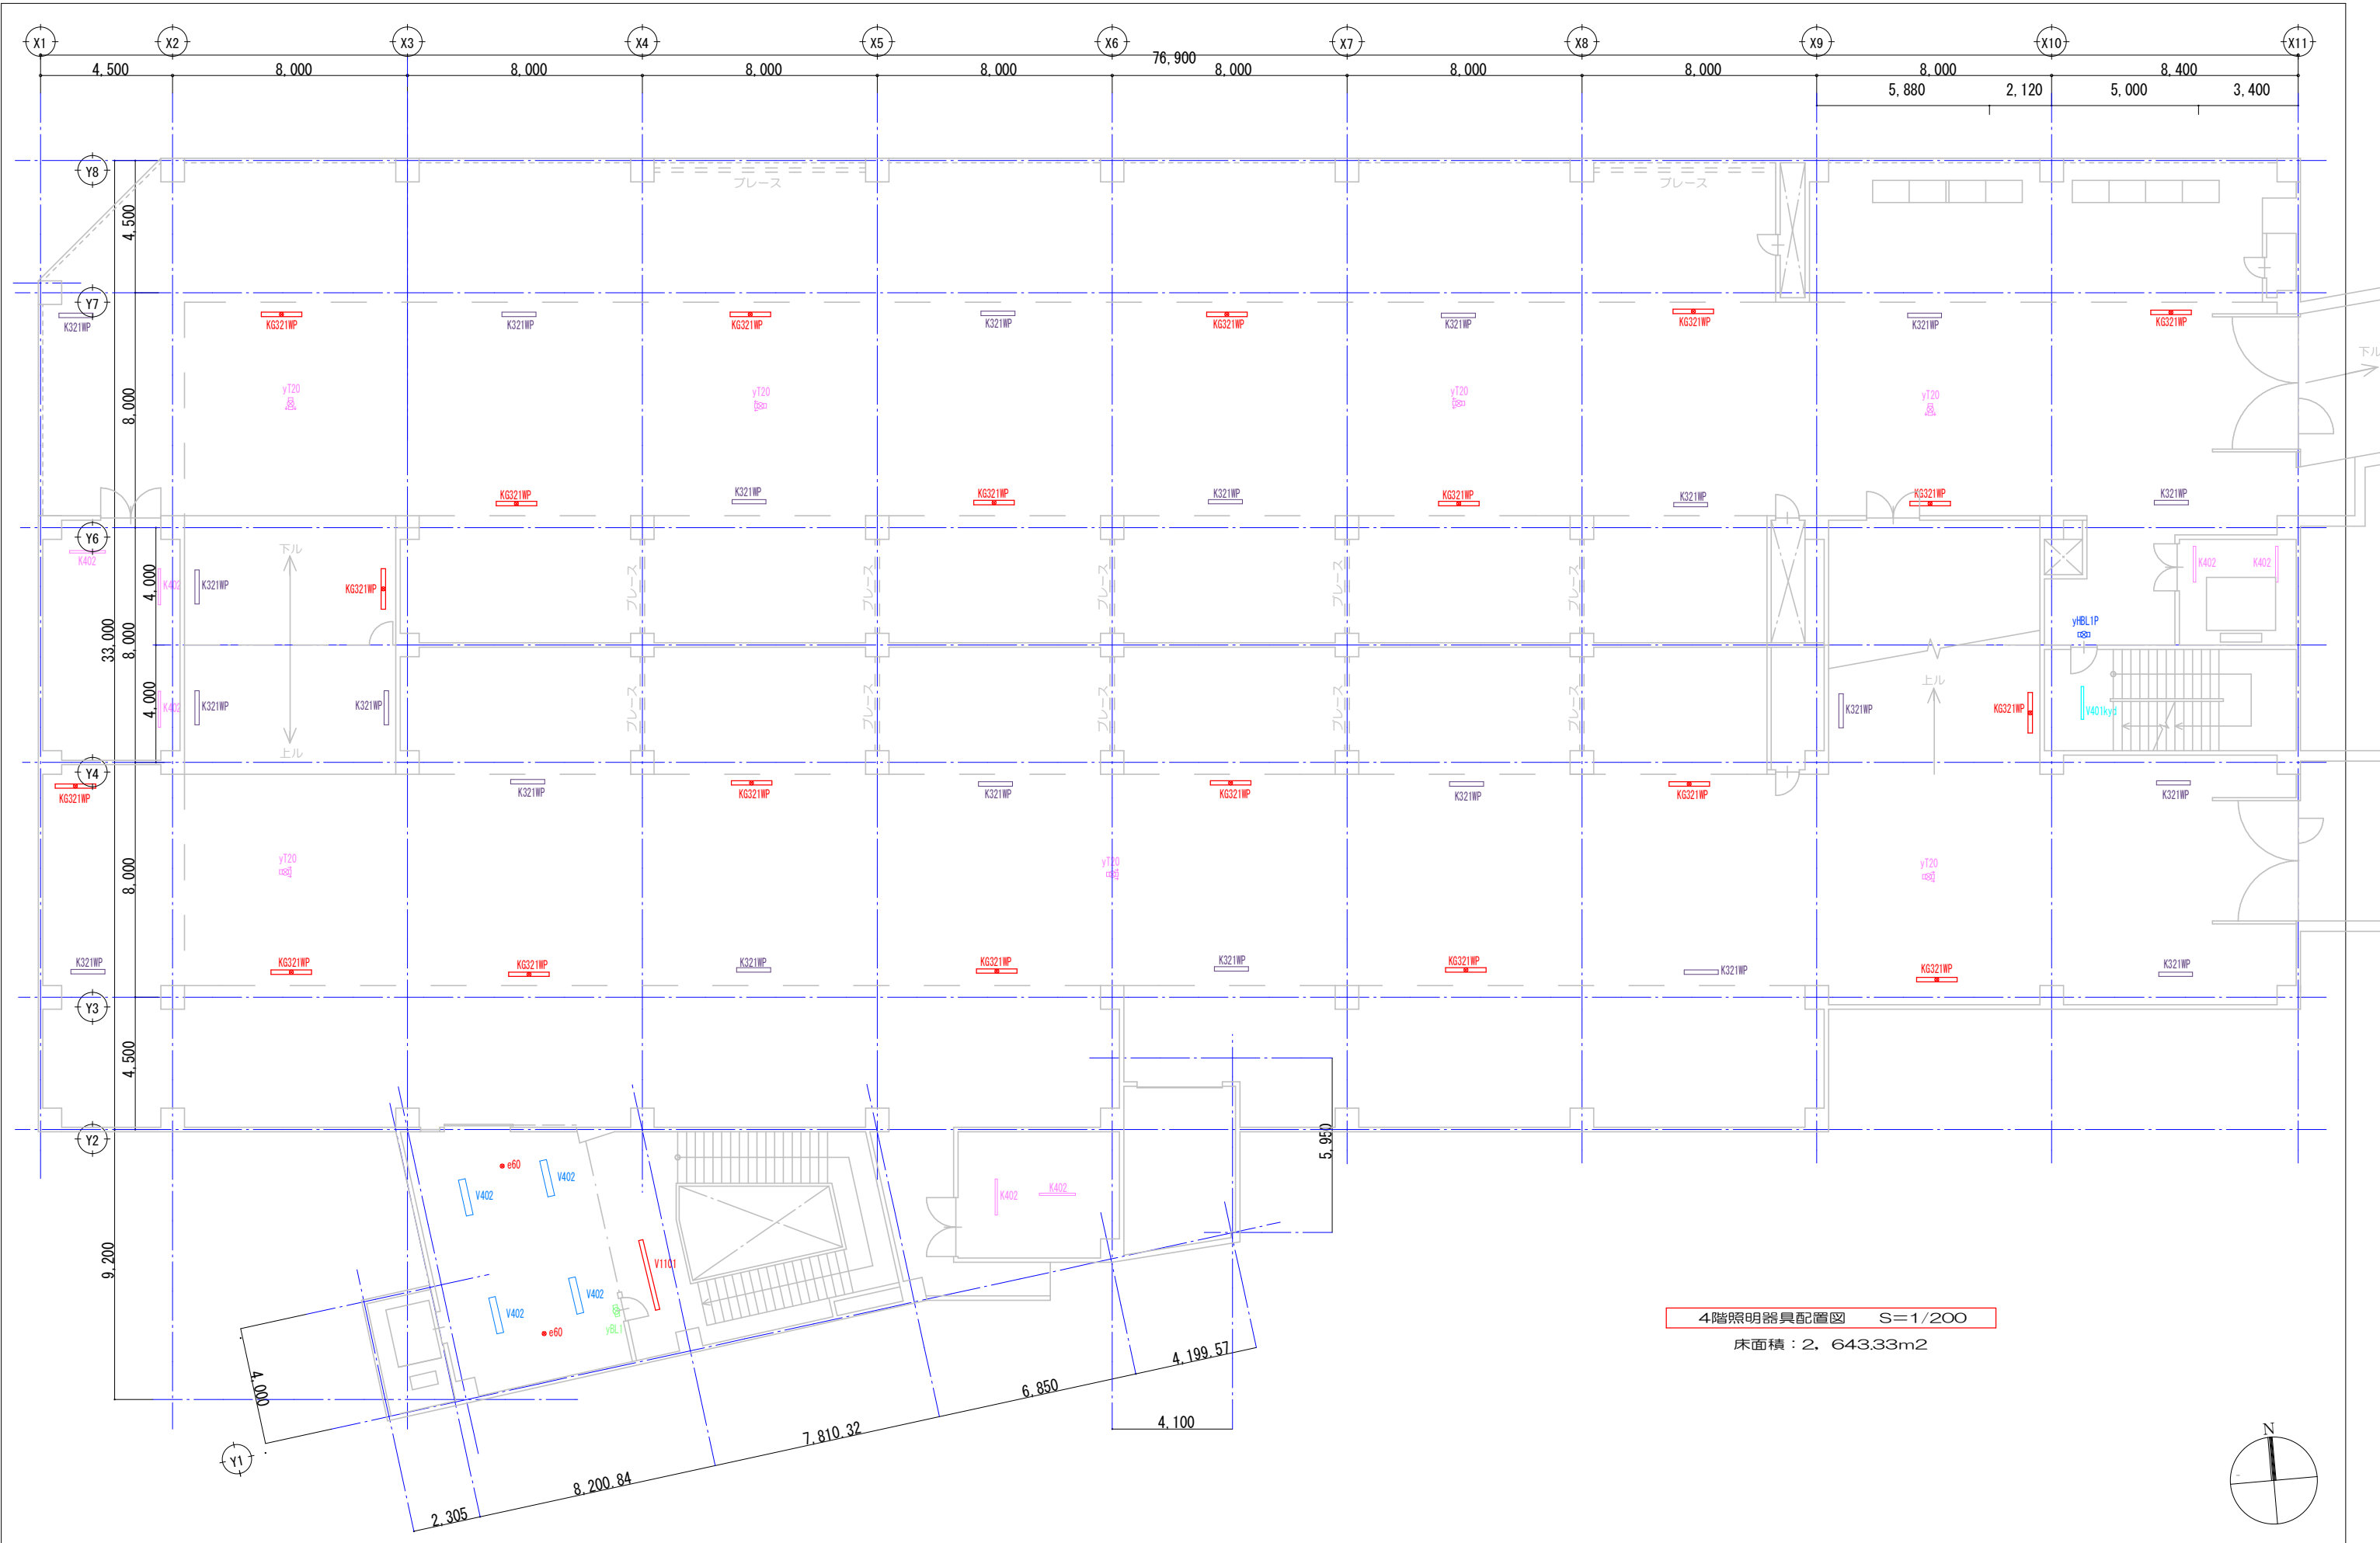


4階照明器具配置図 S=1/200
床面積：2, 643.33m2

工事名		マリカ東館LED照明器具交換工事				図面名	4階・照明器具配置図		特記事項	 鶴岡市朝陽町16番7号 TEL(0235)22-7383・FAX22-7367 山形県知事登録 (1504) 第1479号 一級建築士事務所 SC 設計工房 一級建築士・大臣登録 第136274号 齋藤留吉
図面番号	E-09	設計年月	令和8年8月 日	DR.No.	TU-080707	縮 尺	1/200			

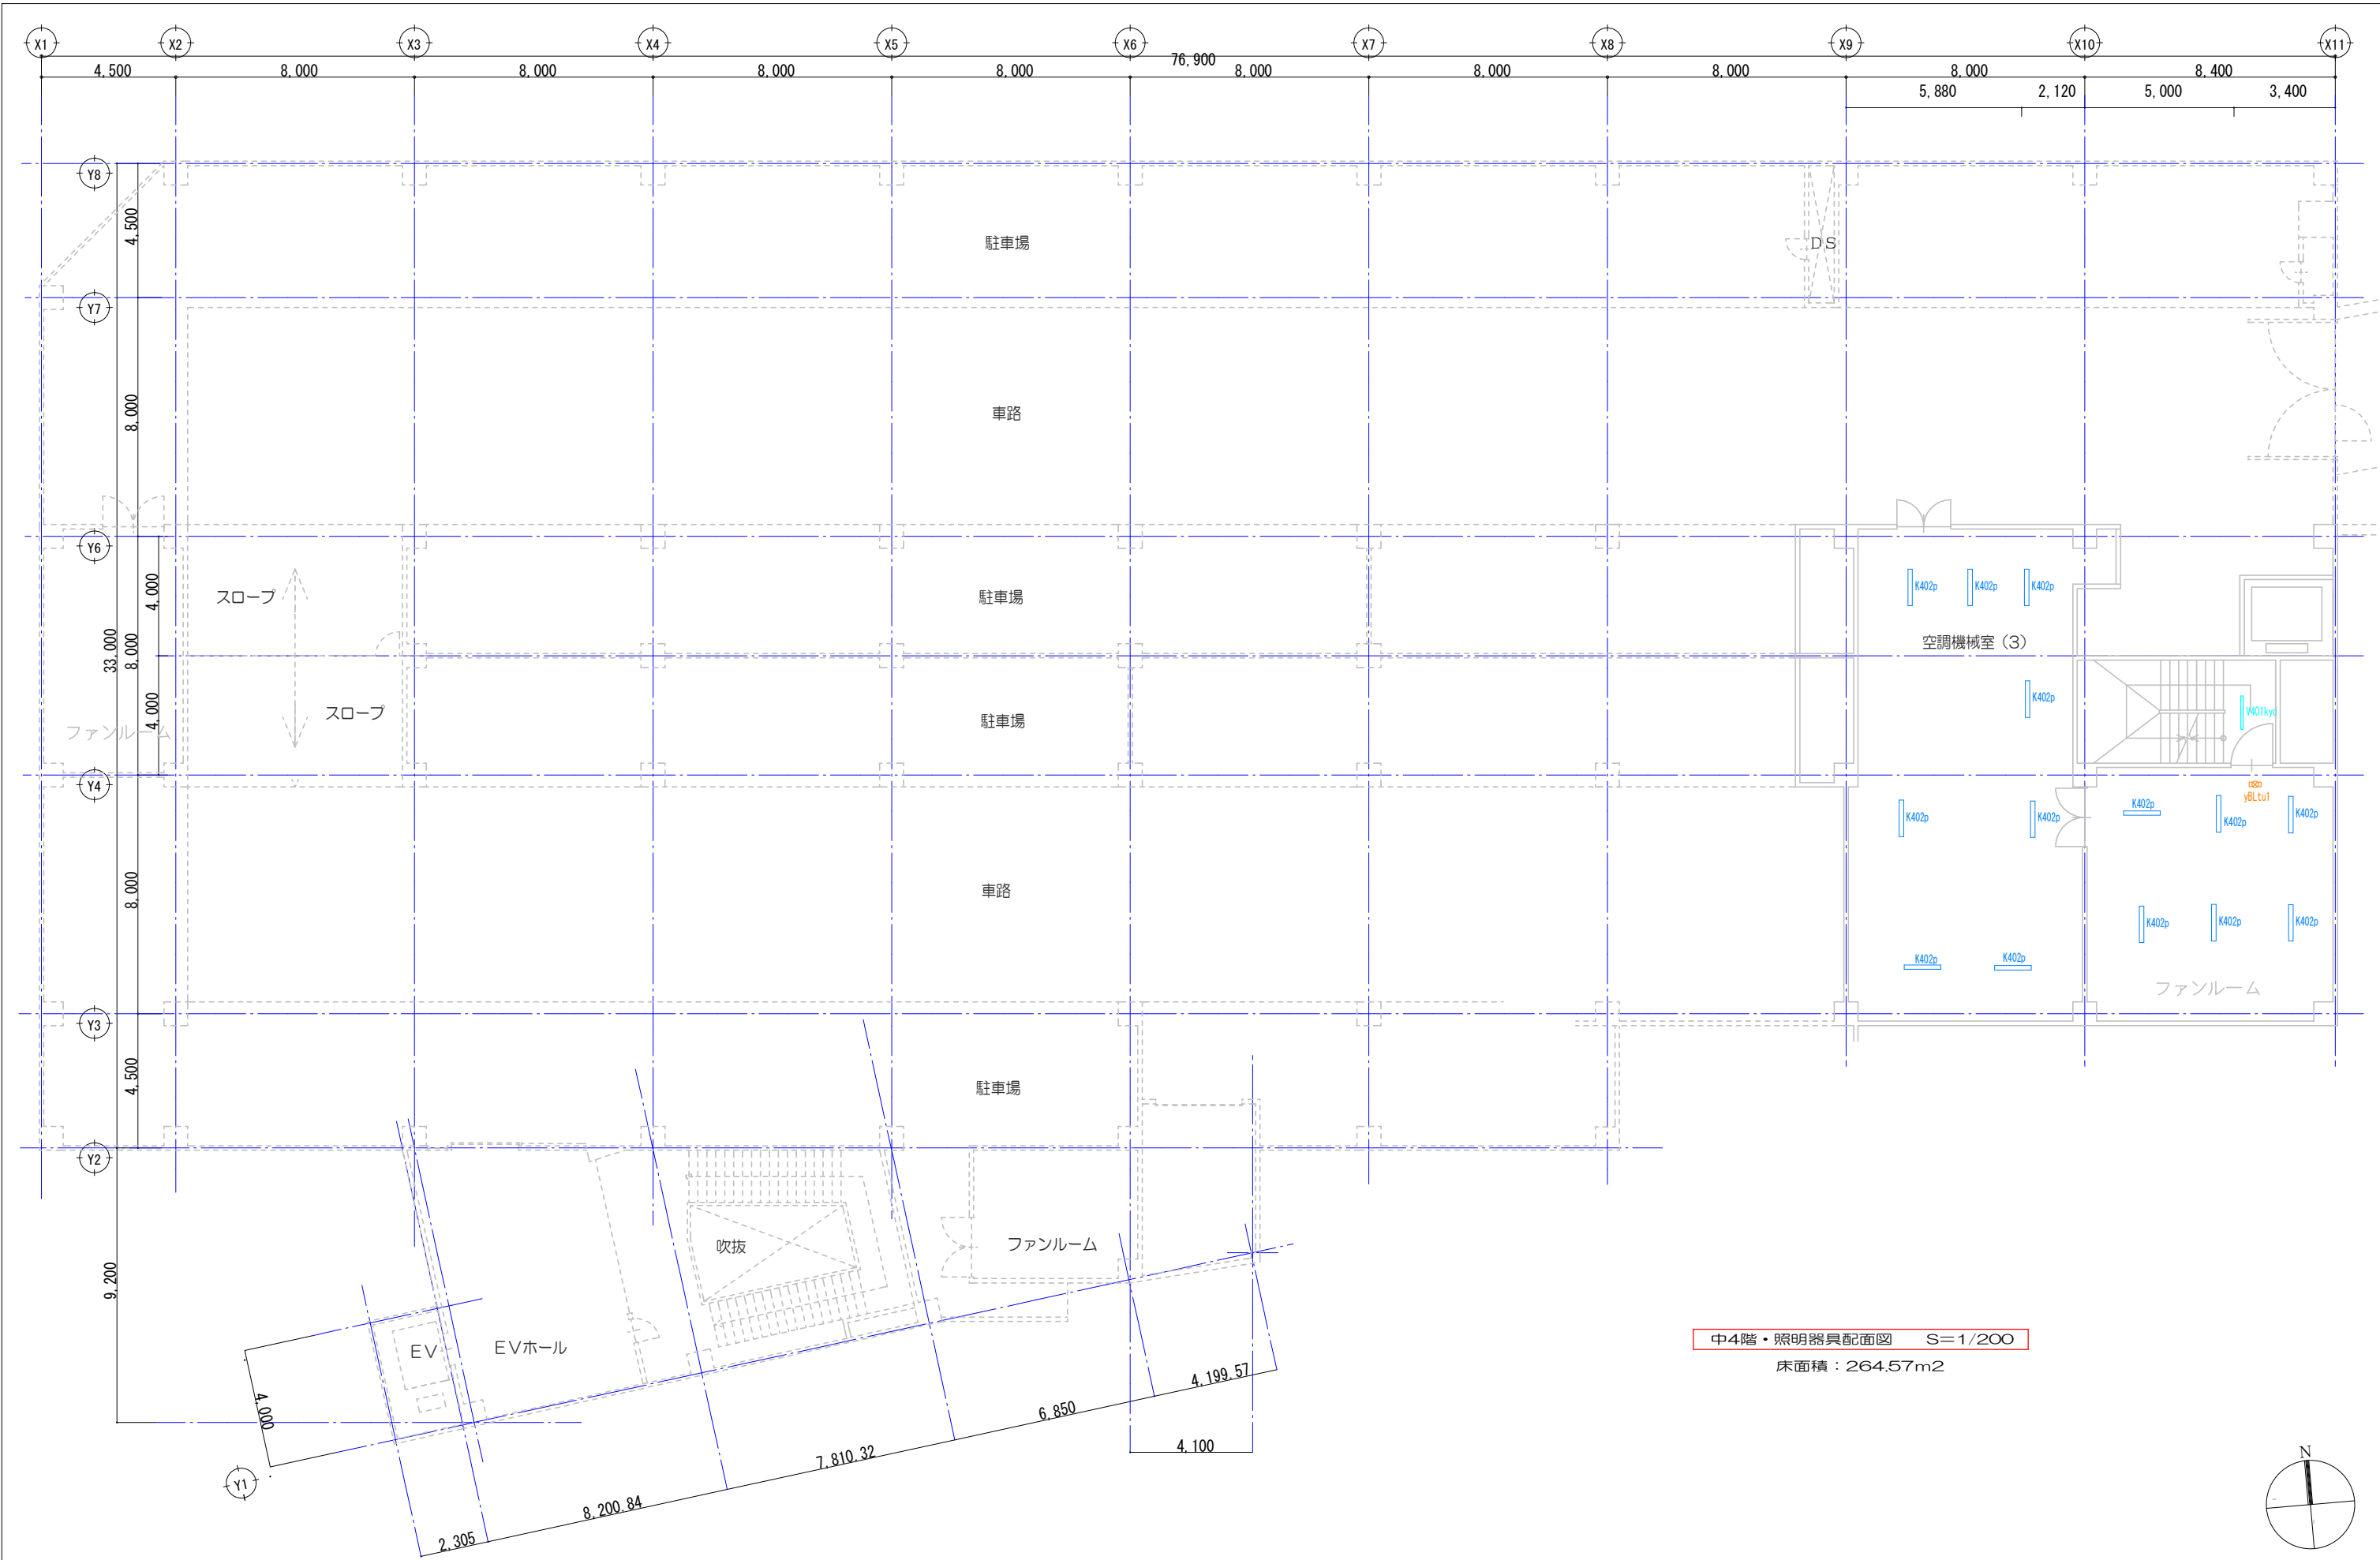


工事名		マリカ東館LED照明器具交換工事				図面名		中4階・照明器具配置図		特記事項		鶴岡市朝陽町16番7号 TEL(0235)22-7383・FAX22-7367	
図面番号		E-10	設計年月	令和8年8月 日	DR.No.	TU-080707	縮 尺		1/200			山形県知事登録 (1504) 第1479号	
												一級建築士事務所 S C 設計工房	
												一級建築士・大臣登録 第136274号 斎藤留吉	

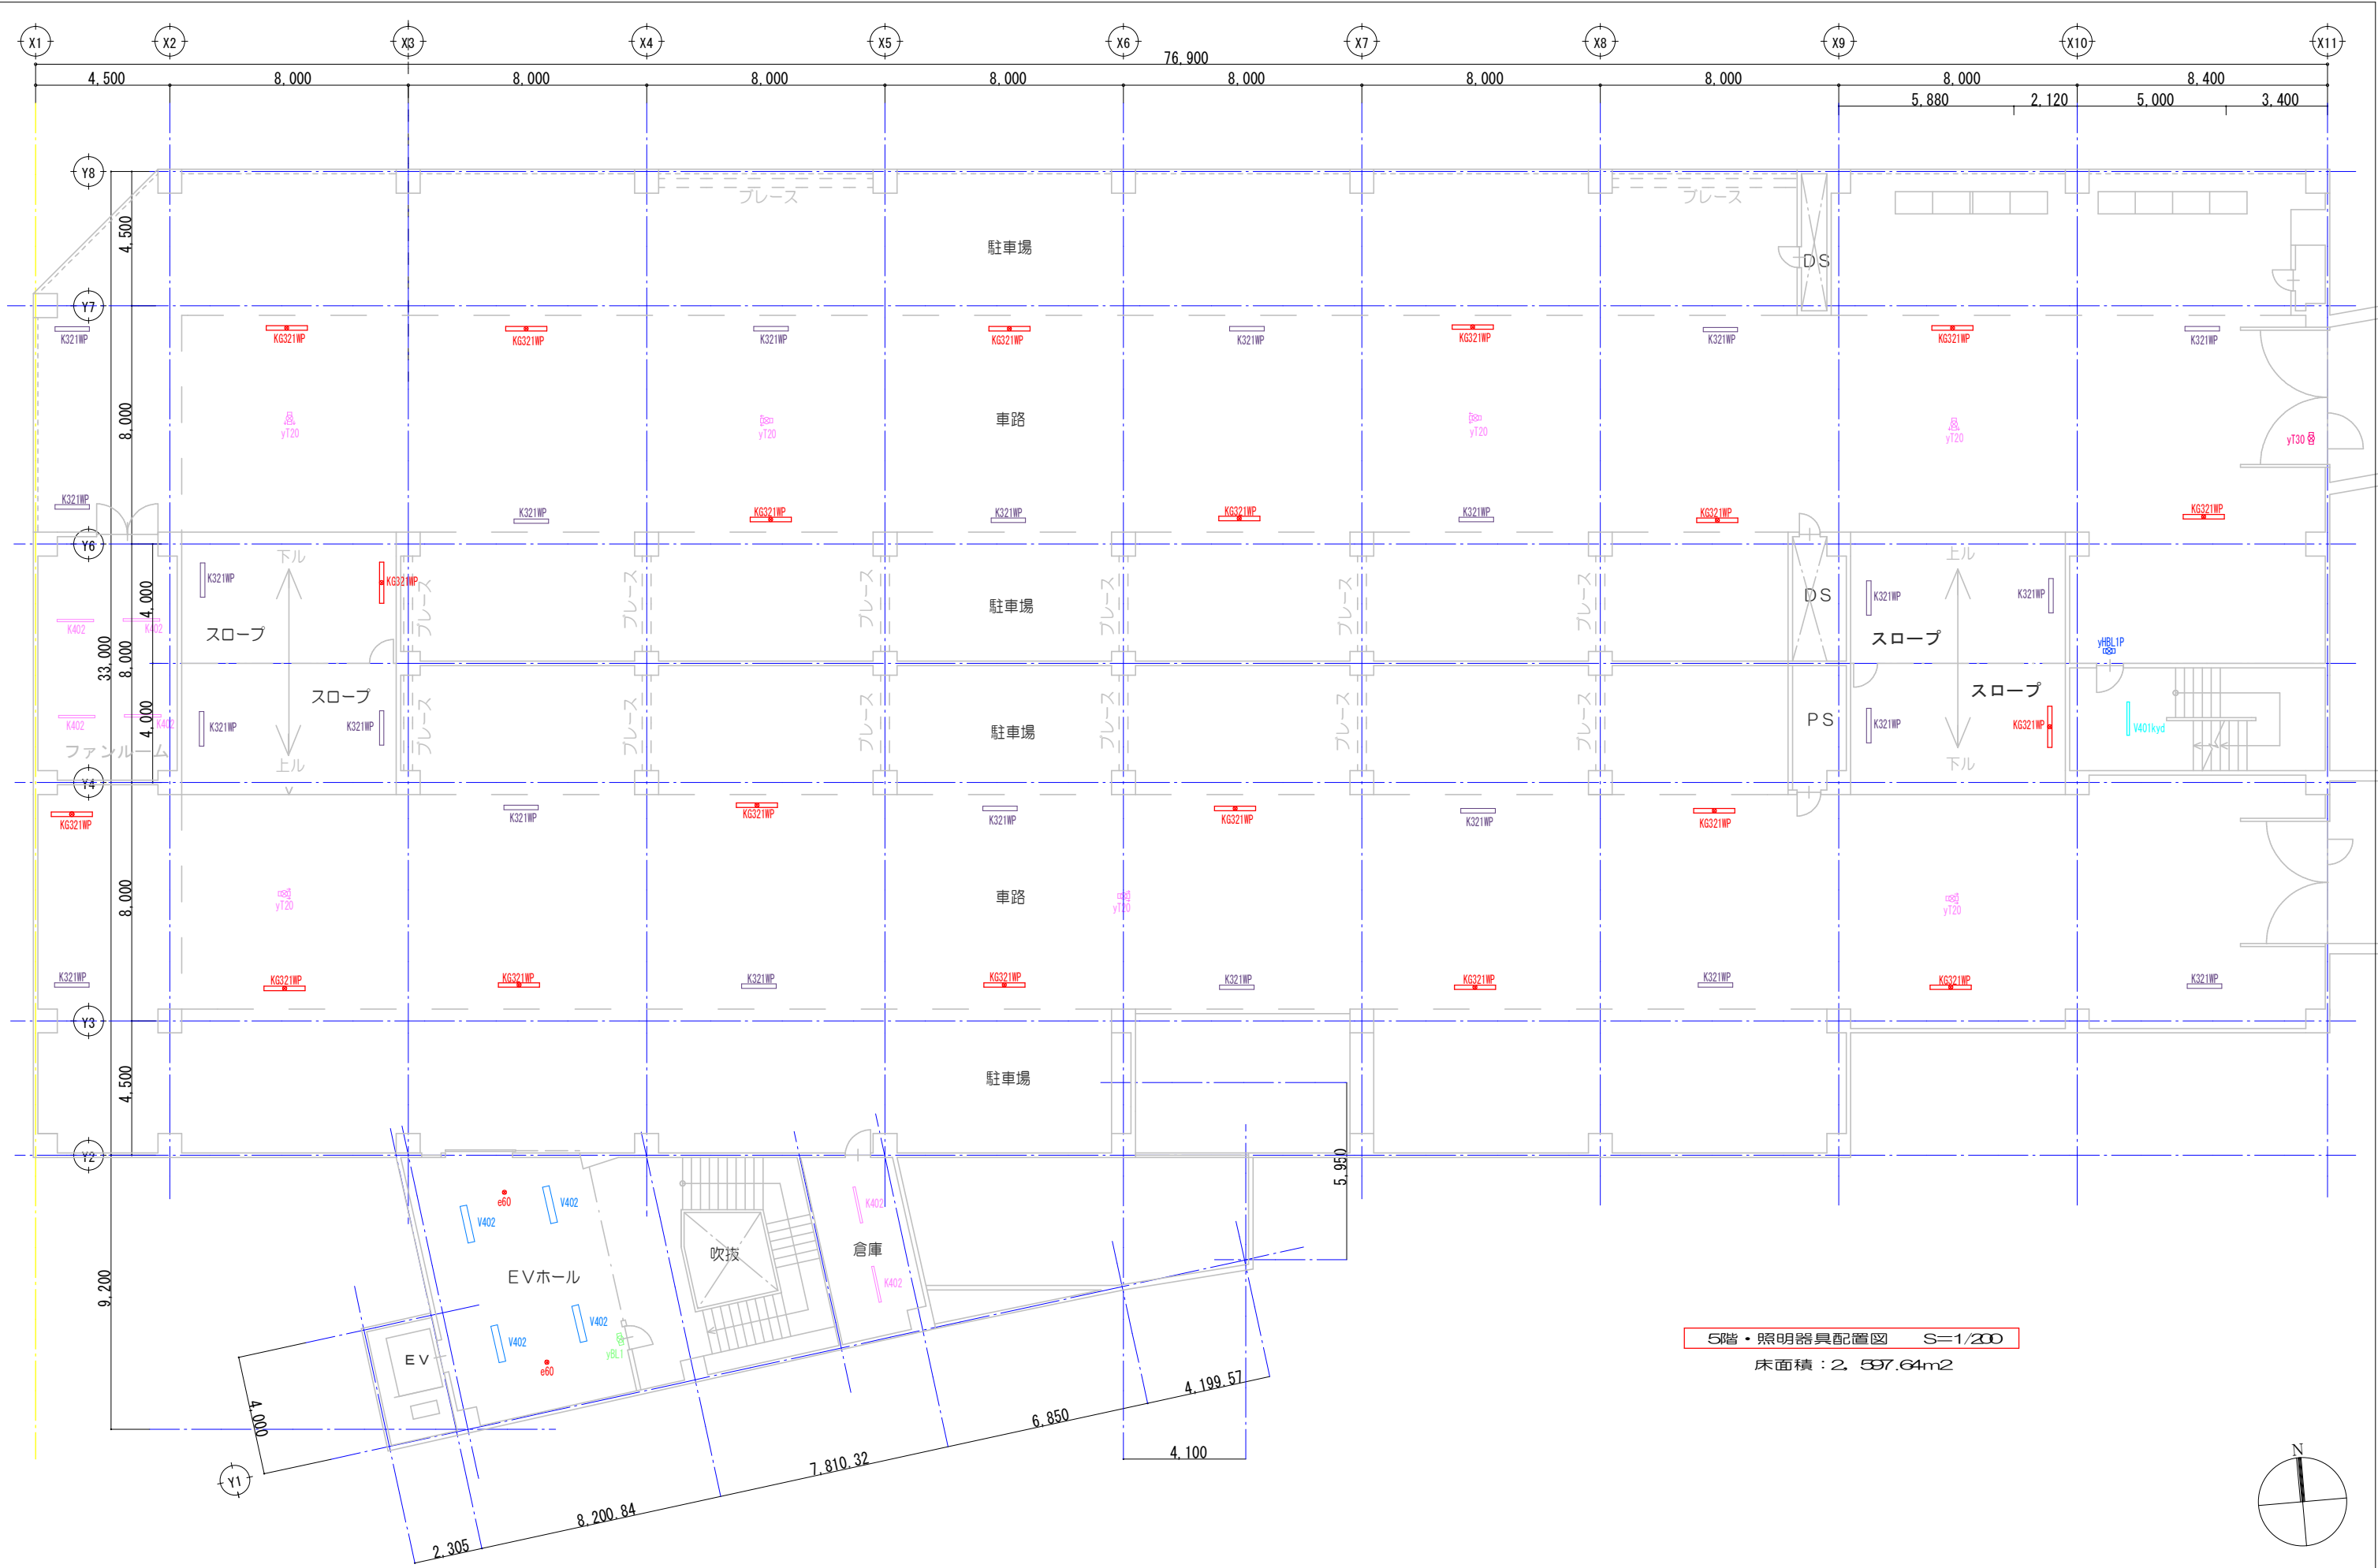


5階・照明器具配置図 S=1/200
床面積：2,597.64m²

工事名		マリカ東館LED照明器具交換工事			図面名	5階・照明器具配置図		特記事項	 鶴岡市朝陽町16番7号 TEL (0235) 22-7388・FAX 22-7367 山形県知事登録 (1504) 第1479号 一級建築士事務所 SC 設計工房 一級建築士・大臣登録 第136274号 斎藤留吉
図面番号	E-11	設計年月	令和8年8月 日	DR.No.		TU-080707	縮尺	1/200	



















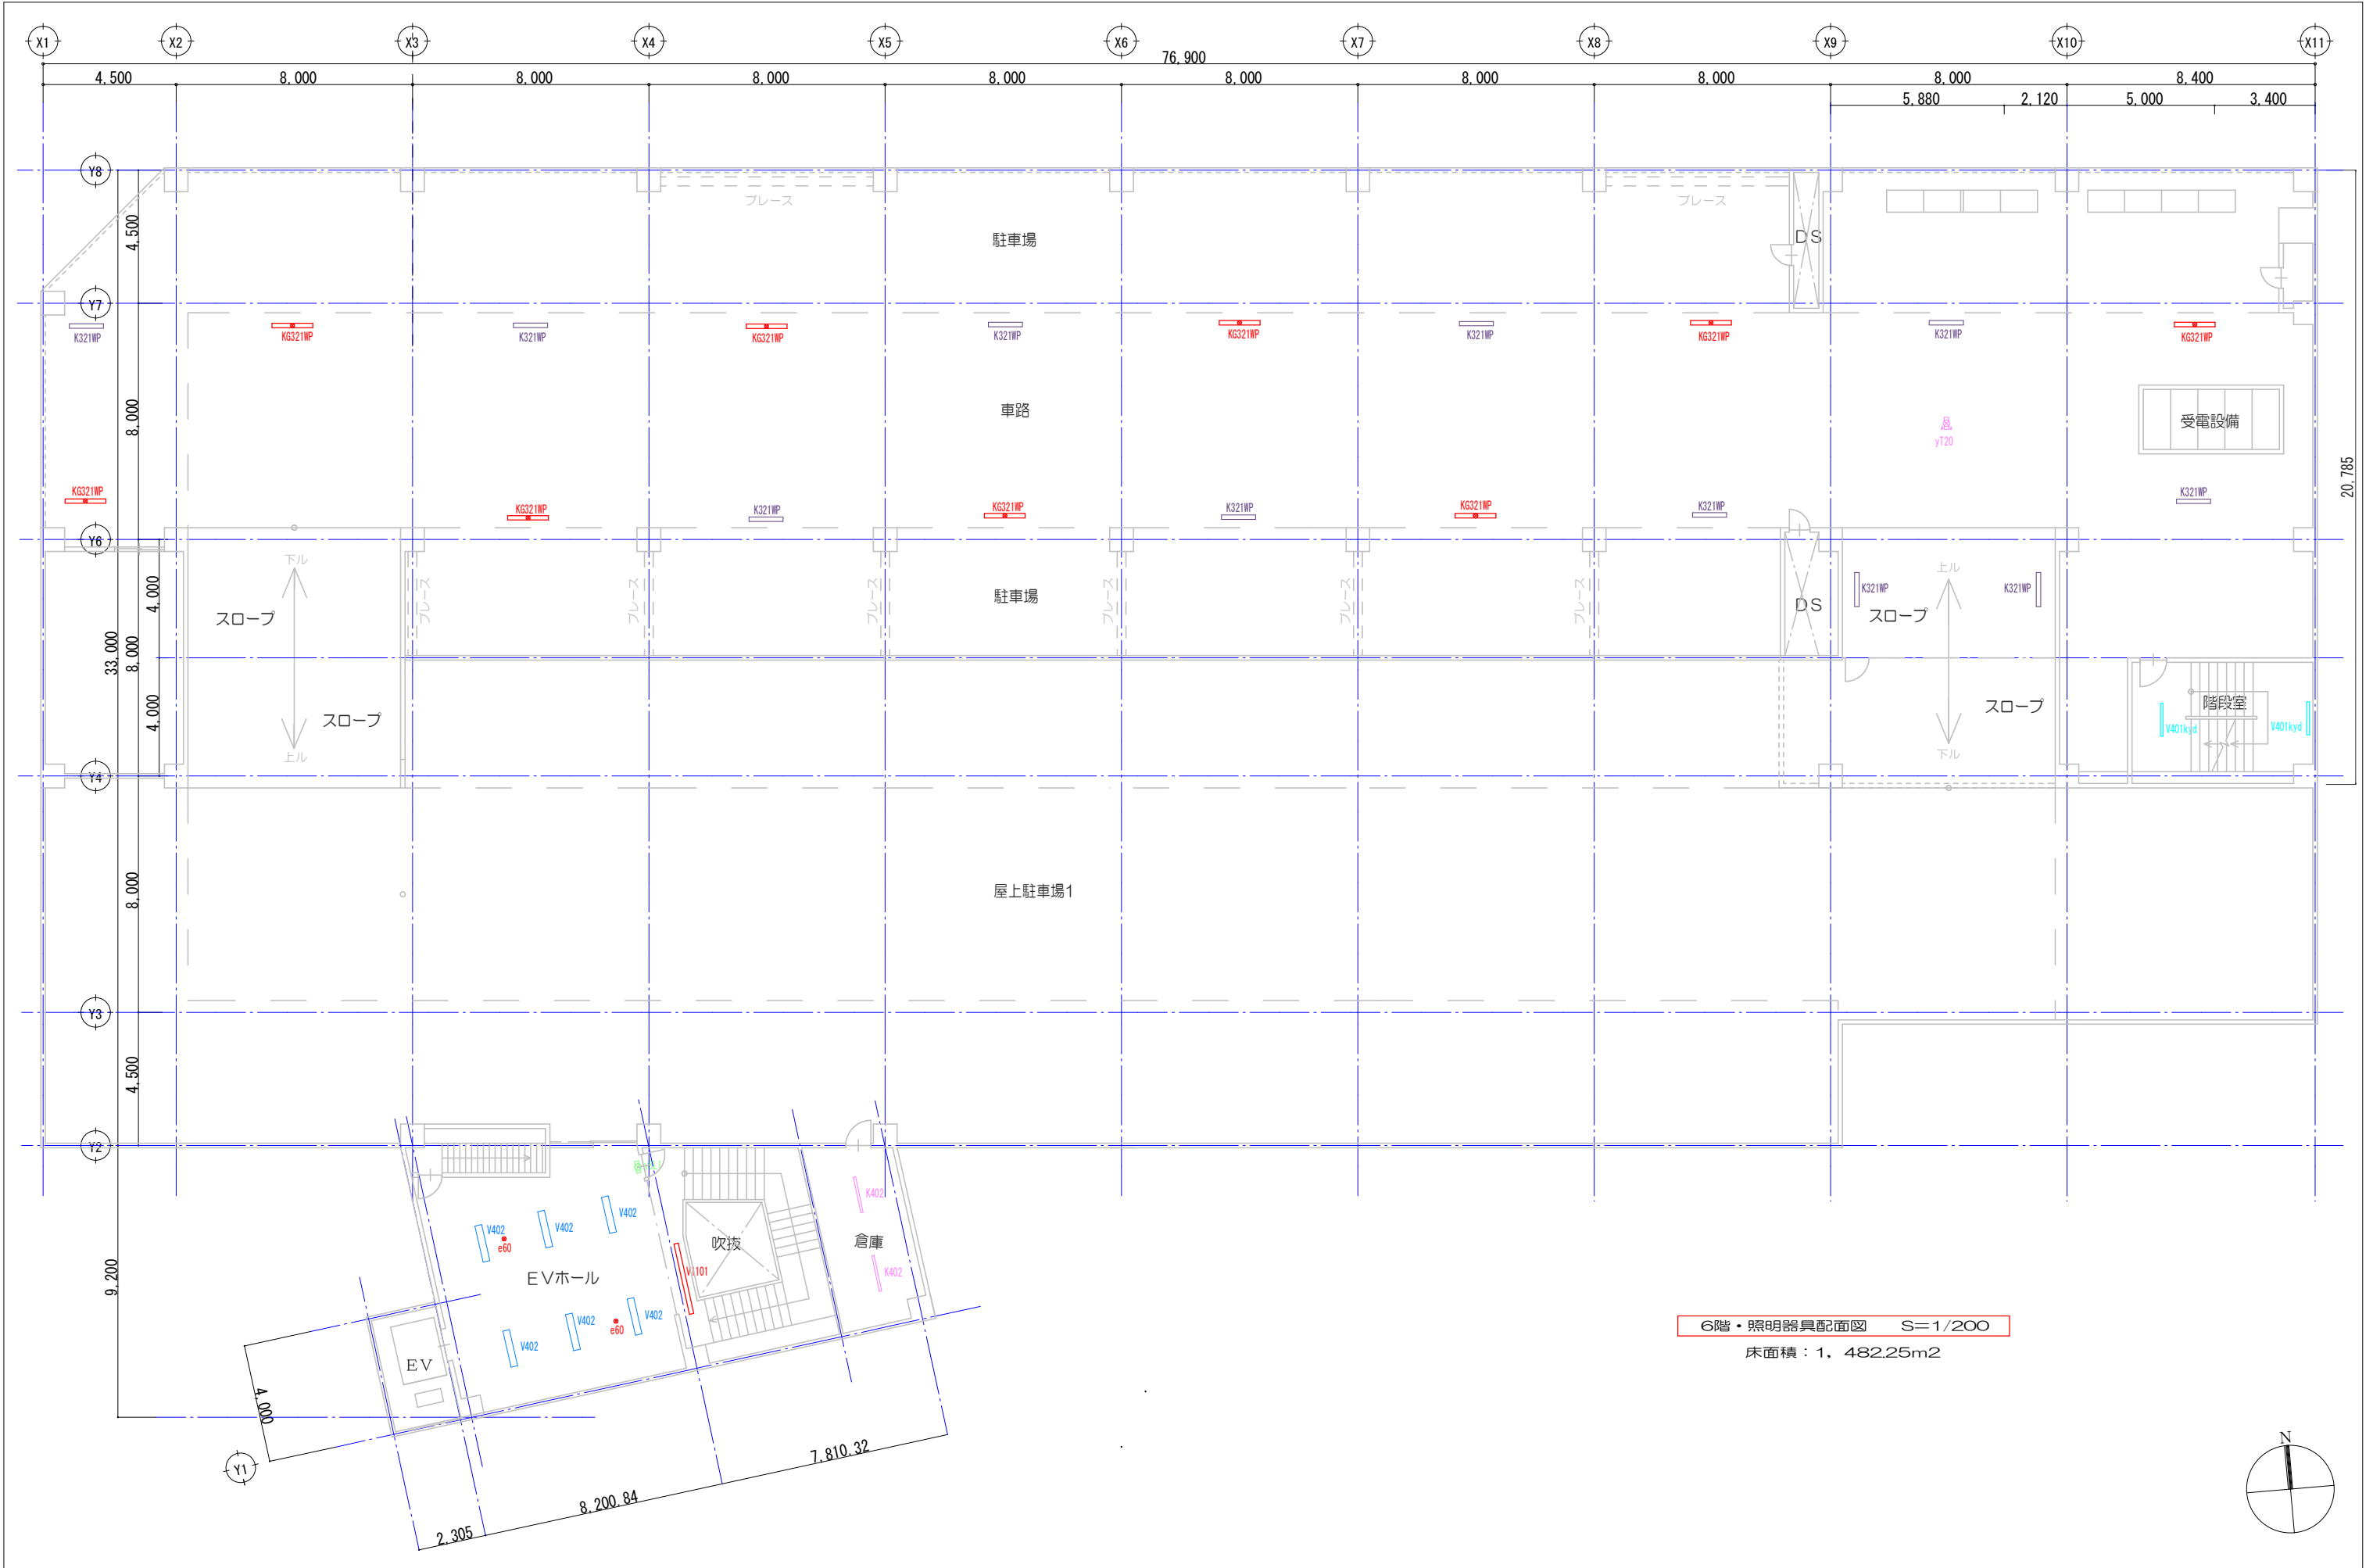


6階・照明器具配面図 S=1/200
床面積：1, 482.25m2

工事名		マリカ東館LED照明器具交換工事				図面名		6階平面図		特記事項	 鶴岡市朝陽町16番7号 TEL(0235)22-7383・FAX22-7367 山形県知事登録 (1504) 第1479号 一級建築士事務所 SC 設計工房 一級建築士・大臣登録 第136274号 齋藤留吉
図面番号		E-12	設計年月	令和8年8月 日	DR.No.	TU-080707	縮 尺		1/200		














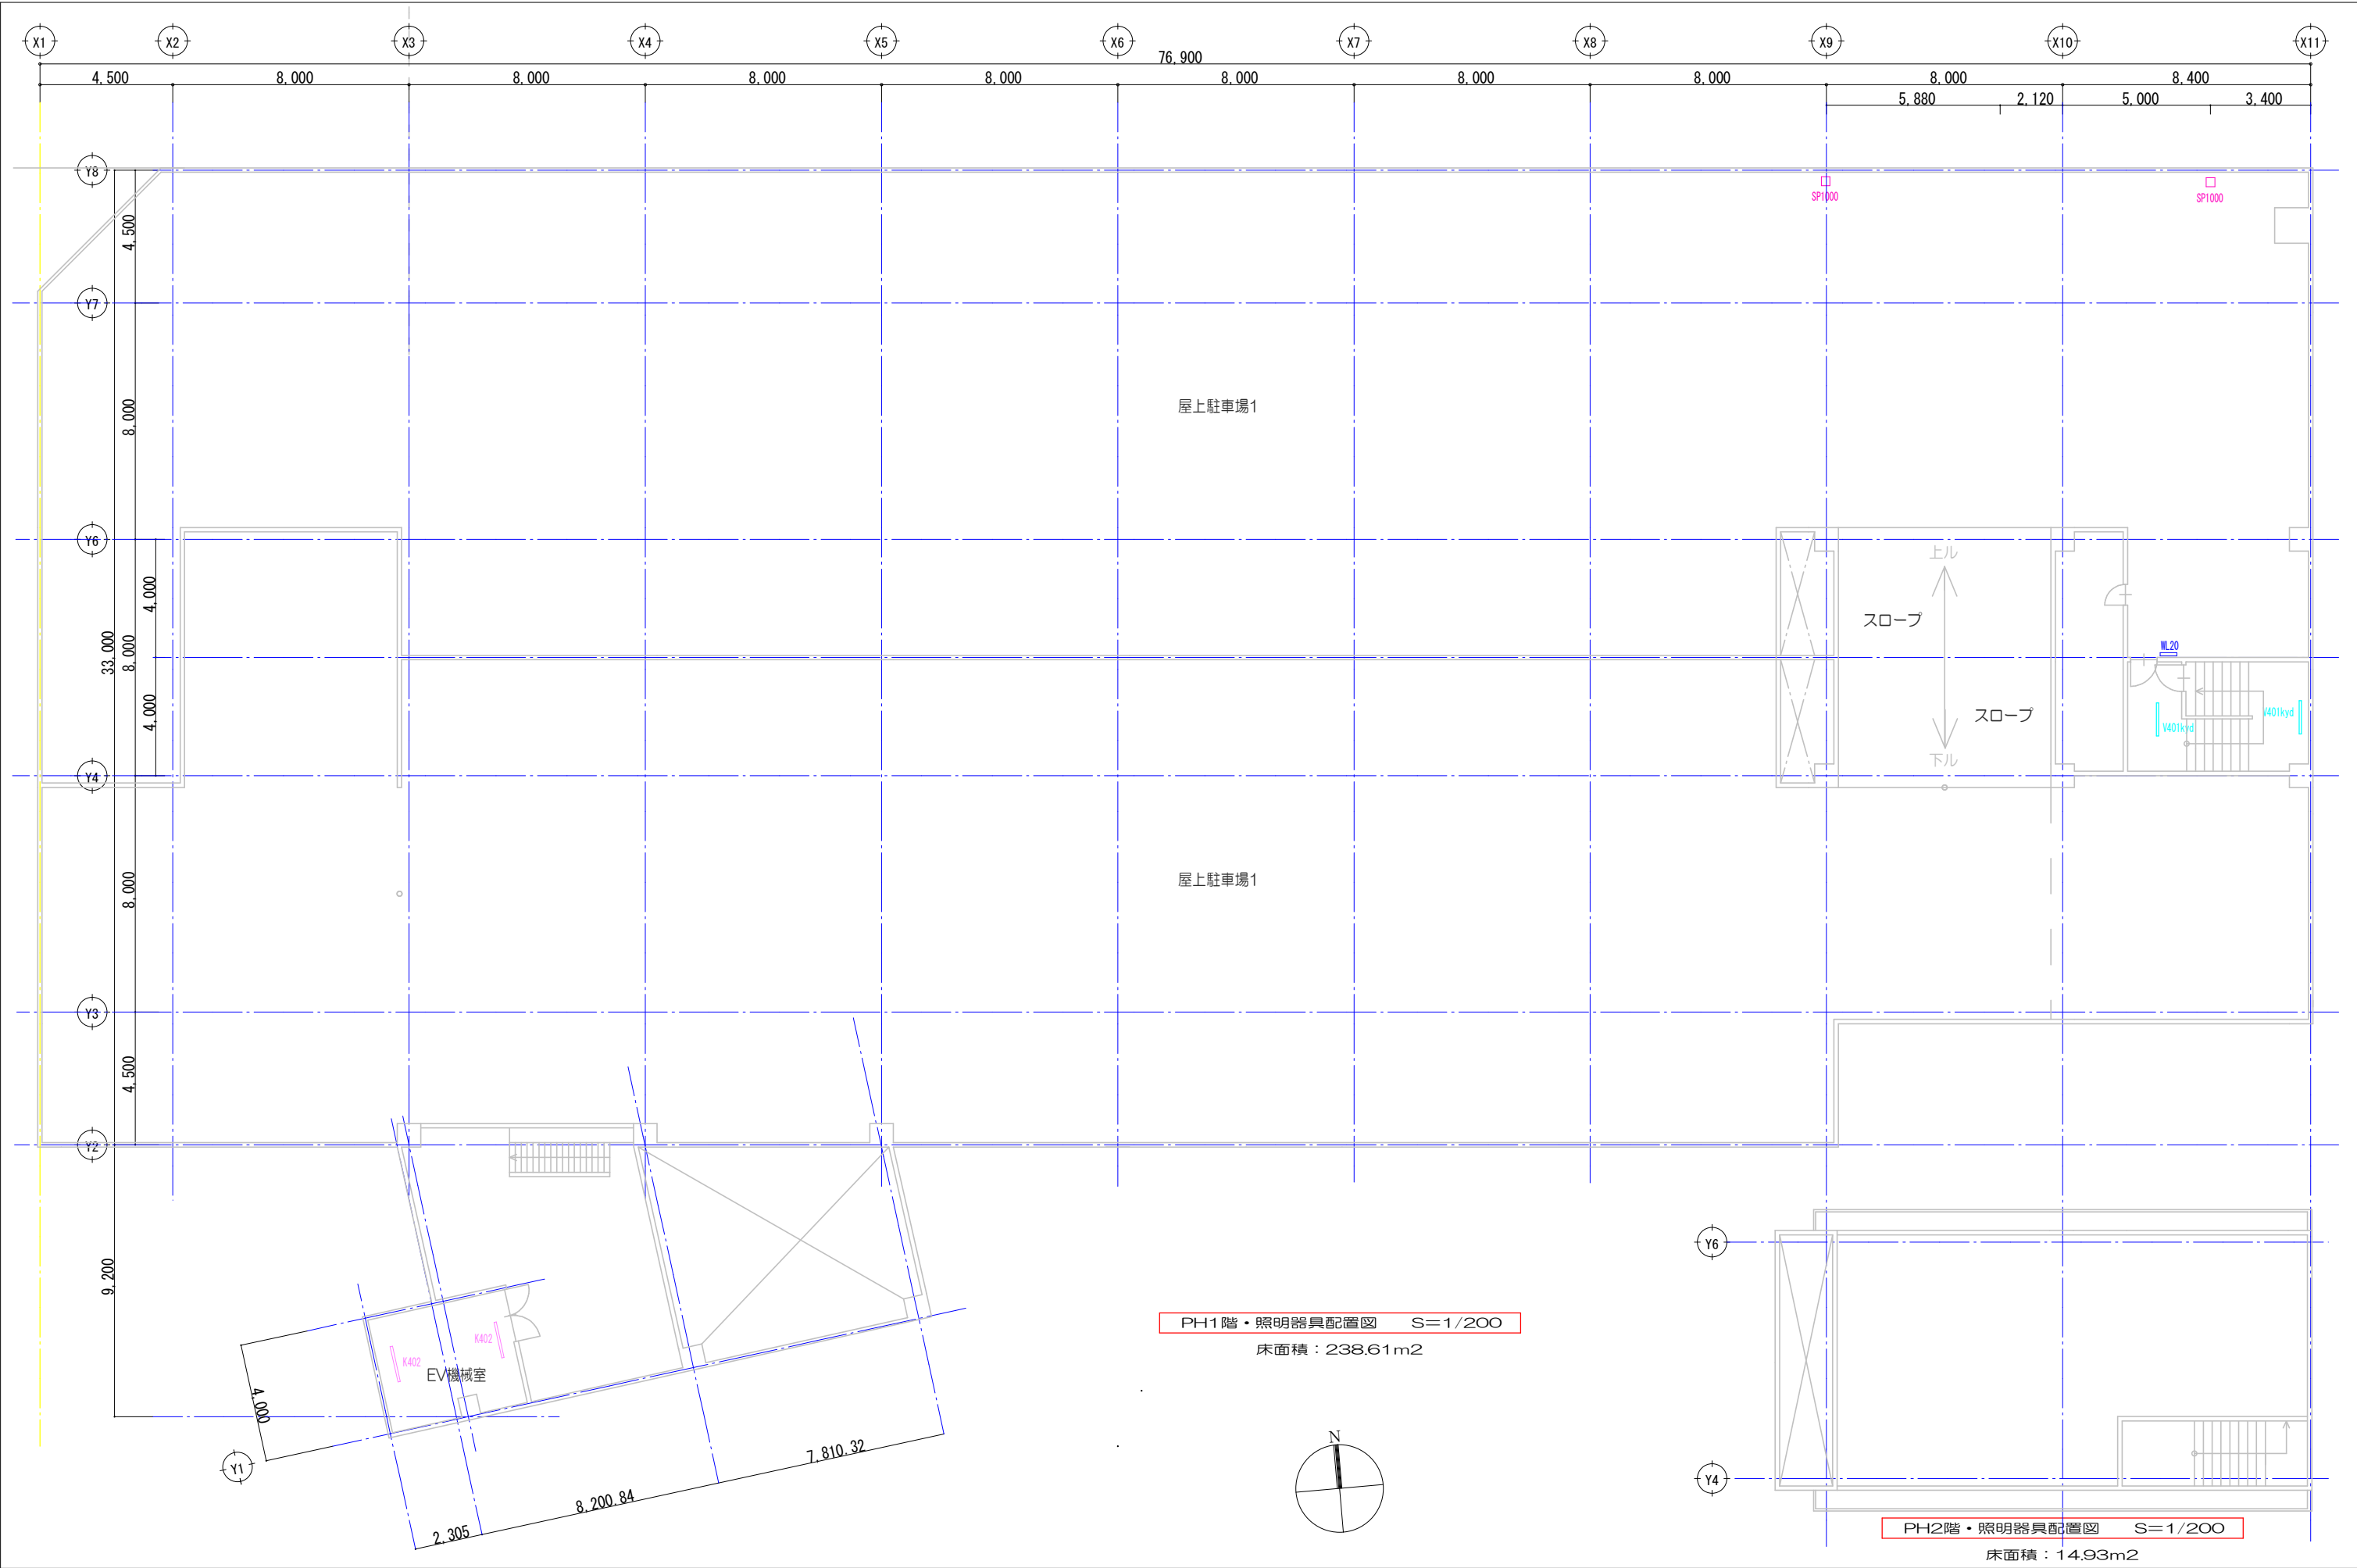


工事名		マリカ東館LED照明器具交換工事				図面名		PH階・照明器具配置図		特記事項	 鶴岡市朝陽町16番7号 TEL(0235)22-7383・FAX22-7367 山形県知事登録（1504）第1479号 一級建築士事務所 SC 設計工房 一級建築士・大臣登録 第136274号 斎藤留吉
図面番号		E-13	設計年月	令和8年8月 日	DR.No.	TU-080707	縮 尺		1/200		

    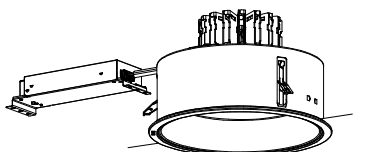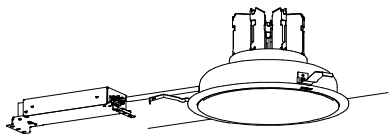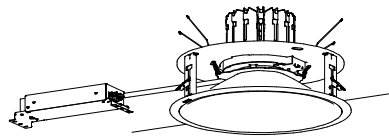         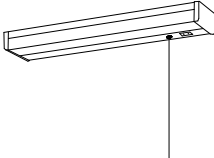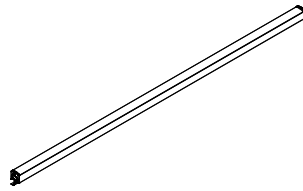 BR60W		LEDシーリングライト 60形電球1灯器具相当		D100	ダウンライト 100形	D125	ダウンライト 100形	D150	ダウンライト 100形	D200	ダウンライト 100形	D250SN	軒下用ダウンライト 750形																																				
1台		 電球色（2700K）、Ra83 器具光束460lm、消費電力4.6、電圧100V 天井面・壁面取付専用 （ブラック）、セード：プラスチック（乳白つや消し） パナソニック LGB51568BCE1		17台	 LED内蔵、電源ユニット内蔵、拡散タイプ、一般光色タイプ 光源光束15度、光束維持時間40000時間（光束維持率85%） 5000K、Ra85 器具光束1015lm、消費電力7W、電圧100～242V 反射板（上部）：プラスチック（ホワイト） 反射板（下部）：銅板（銀色鏡面仕上） 枠：銅板（ホワイトつや消し仕上）、埋込穴φ100 パナソニック ダウンライトXND1039SNKLE9	14台	 LED内蔵、電源ユニット内蔵、拡散タイプ、一般光色タイプ 光源光束15度、光束維持時間40000時間（光束維持率85%） 5000K、Ra85 器具光束1015lm、消費電力7W、電圧100～242V 反射板（上部）：プラスチック（ホワイト） 反射板（下部）：銅板（銀色鏡面仕上） 枠：銅板（ホワイトつや消し仕上）、埋込穴φ125 パナソニック ダウンライトXND1059SNKLE9	100台	 LED内蔵、電源ユニット内蔵、拡散タイプ、一般光色タイプ 光源光束15度、光束維持時間40000時間（光束維持率85%） 5000K、Ra85 器具光束1025lm、消費電力7W、電圧100～242V 反射板（上部）：プラスチック（ホワイト） 反射板（下部）：銅板（銀色鏡面仕上） 枠：銅板（ホワイトつや消し仕上）、埋込穴φ150 パナソニック ダウンライトXND1069SNKLE9	231台	 LED内蔵、電源ユニット内蔵、拡散タイプ、一般光色タイプ 光源光束15度、光束維持時間40000時間（光束維持率85%） 5000K、Ra85 器具光束1025lm、消費電力7W、電圧100～242V 反射板（上部）：プラスチック（ホワイト） 反射板（下部）：銅板（銀色鏡面仕上） 枠：銅板（ホワイトつや消し仕上）、埋込穴φ150 パナソニック ダウンライトXND1069SNKLE9	9台	 LED内蔵くワコンコア（ひと粒）タイプ、電源ユニット内蔵、軒下用（防雨型） 5000K、Ra85、広角タイプ、一般光色タイプ、光源光束15度 器具光束：7235lm、消費電力：59.1W、電圧：100～242V 光束維持時間60000時間（光束維持率80%）、透光可能範囲（約5%～100%） 反射板（上部）：アルミ（銀色鏡面仕上） 枠：銅板（ホワイトつや消し仕上） パネル：ガラス（透明）、埋込穴：φ250 パナソニック ダウンライトXNW7590WNLZ9																																				
D250WP		ダウンライト 750形		D300	ダウンライト 1000形	JKB	iDシリーズ直付型40形 黒板灯	JSP60W	LEDスポットライト 60形電球1灯器具相当	JSG	LEDスクエアベースライト FHP23形×3灯相当タイプ 直付型	K321WP	iDシリーズ直付型40形 反射型付型 防湿型・防雨型																																				
10台		 LEDくワコンコア（ひと粒）タイプ、電源ユニット内蔵、一般タイプ 透光可能範囲（約1%～100%）、光源光束15度 光束維持時間：60000時間（光束維持率80%）、5000K、Ra85、拡散タイプ 器具光束：8155lm、消費電力：56.6W、電圧：100～242V 反射板（上部）：プラスチック（ホワイト） 反射板（下部）：銅板（銀色鏡面仕上） 枠：銅板（ホワイトつや消し仕上）、埋込穴φ250 パナソニック ダウンライトXND7597SNLJ9		41台	 LEDくワコンコア（ひと粒）タイプ、電源ユニット内蔵、一般タイプ 透光可能範囲（約1%～100%）、光源光束15度 光束維持時間：60000時間（光束維持率80%）、5000K、Ra85、拡散タイプ 器具光束：10900lm、消費電力：69.8W、電圧：100～242V 反射板（上部）：プラスチック（ホワイト） 反射板（下部）：アルミ（銀色鏡面仕上） 枠：銅板（ホワイトつや消し仕上）、埋込穴φ300 パナソニック ダウンライトXND9099SNLJ9	2台	 集光プリズムタイプ・一般タイプ、5200lmタイプ 消費電力31.9W、定格出力型、電圧100～242V 本体：銅板（高反射白色粉体塗装） ライトバー（カバー）：ポリカーボネート（プリズム） 光束維持時間40000時間（光束維持率85%） 昼白色（5000K）、Ra83 電源装置はライトバー側に内蔵 パナソニック NEL4500SNLE9+NNLKH41518	9台	 LEDフラットランプφ70 シンクロ調色クラス500 1灯（口金GX53-1） 電球色（2700K）、Ra80／昼光色（6200K）、Ra80 6200K：器具光束430lm、消費電力6W、電圧100V 2700K：器具光束370lm、消費電力5.9W、電圧100V 拡散タイプ、位相制御式（2線式） セード：プラスチック（ブラック） 可動範囲上下92度、回転方向360度 パナソニック スポットライトXAS1003CU1	8台	 口400、乳白パネル、透光可能タイプ（約10～100%） 電圧：100～242V 光束維持時間：40000時間（光束維持率85%）、Ra：83 本体：銅板（高反射白色粉体塗装） 枠：銅板（高反射白色粉体塗装） パネル：アクリル（乳白） 昼白色（5000K） パナソニック 直付XL663PFVJLA9	56台	 一般タイプ、2500lmタイプ 消費電力16.3W、定格出力型、電圧100～242V 本体：亜鉛鋼板（クロムフリー・高反射白色粉体塗装） 防湿型：防湿型ライトバー・ポリカーボネート（乳白）＋アクリルコーティング 光束寿命40000時間（光束維持率85%） IP23防湿型、昼白色（5000K）、Ra83 電源装置はライトバー側に内蔵 パナソニック 直付XLW422KENZLE9																																				
K402		iDシリーズ直付型40形 iスタイル		K402a	iDシリーズ非常灯 40形 iスタイル W80 リモコン自己点検機能付	K402p	iDシリーズ直付型40形 反射型付型	KB402	iDシリーズ埋込型40形 黒板灯	KG321WP	iDシリーズ非常灯 防湿型・防雨型 40形 反射型付 W150 リモコン自己点検	KK21	iDシリーズ直付型20形 iスタイル																																				
42台		 赤外線調光（ワイズリモ2）、一般タイプ、6900lmタイプ 消費電力43.1W、定格出力型、電圧100～242V 赤外線送信、初期照度補正機能付、約5～100%連続調光型 本体：銅板（白色粉体塗装） ライトバー（カバー）：ポリカーボネート（乳白） 光束維持時間40000時間（光束維持率85%） 昼白色（5000K）、Ra83、電源装置はライトバー側に内蔵 パナソニック 直付XF460NENRD9		4台	 非常灯タイプ、赤外線調光（ワイズリモ2）、6900lmタイプ 常時：ライトバー点灯、非常時：本体組込LED（一般出力型）点灯 電圧：100～242V対応、蓄電池：ニッケル水素電池、初期照度補正機能付 赤外線送信、約5～100%連続調光型、非常灯許定番号：LAL E-027 非常用LEDレンズ：ガラス、常用ライトバー：ポリカーボネート（乳白） 常用光源部：光束維持時間40000時間（光束維持率85%）、点検スイッチ付 自己点検スイッチ付、充電モニタ（緑）付、リモコン：FSK90910K（別売） パナソニック 直付XDL461NGNRD9 <table><tr><td>保守率：0.93</td><td>K0176557</td></tr><tr><td>器具取付高さ</td><td>2.1m 2.4m 2.6m 3.0m 4.0m</td></tr><tr><td>A1</td><td>5.4 5.6 5.8 6.0 4.7</td></tr><tr><td>B1</td><td>5.8 6.1 6.2 6.4 5.6</td></tr><tr><td>B'1</td><td>4.7 4.9 5.1 5.2 4.2</td></tr><tr><td>直線配置</td><td>A2 12.5 13.5 14.0 15.0 16.5</td></tr><tr><td>B2</td><td>12.1 13.1 13.7 14.7 16.1</td></tr><tr><td>A4</td><td>11.2 11.8 12.3 13.1 14.6</td></tr><tr><td>四角配置</td><td>B4 10.6 11.5 12.0 12.9 14.8</td></tr></table>	保守率：0.93	K0176557	器具取付高さ	2.1m 2.4m 2.6m 3.0m 4.0m	A1	5.4 5.6 5.8 6.0 4.7	B1	5.8 6.1 6.2 6.4 5.6	B'1	4.7 4.9 5.1 5.2 4.2	直線配置	A2 12.5 13.5 14.0 15.0 16.5	B2	12.1 13.1 13.7 14.7 16.1	A4	11.2 11.8 12.3 13.1 14.6	四角配置	B4 10.6 11.5 12.0 12.9 14.8	23台	 一般タイプ、5200lmタイプ 消費電力31.9W、定格出力型、電圧100～242V 本体：銅板（白色粉体塗装） ライトバー（カバー）：ポリカーボネート（乳白） 光束維持時間40000時間（光束維持率85%） 昼白色（5000K）、Ra83 電源装置はライトバー側に内蔵 パナソニック 直付XF450KENLE9	6台	 集光プリズムタイプ・一般タイプ、5200lmタイプ 消費電力31.9W、定格出力型、電圧100～242V 本体：銅板（高反射白色粉体塗装） ライトバー（カバー）：ポリカーボネート（プリズム） 光束維持時間40000時間（光束維持率85%） 昼白色（5000K）、Ra83 電源装置はライトバー側に内蔵 パナソニック NEL4500SNLE9+NNLKH41728	49台	 非常灯タイプ、2500lm（H132形定格出力×1灯器具相当） 常時：非常用ライトバー点灯、非常時：非常灯本体組込LED（高出力型）点灯 電圧：100～242V対応、蓄電池：ニッケル水素電池 非常灯許定番号：LAL E-020、非常用LEDレンズ：ガラス 常用ライトバー：ポリカーボネート（乳白）＋アクリルコーティング 光源寿命（階段灯専用ライトバー）40000時間、IP23防湿、点検スイッチ付 自己点検モニタ（緑）付、リモコン：FSK90910K（別売） パナソニック 直付XWG422KGNJLE9 <table><tr><td>保守率：0.88</td><td>K0176209</td></tr><tr><td>器具取付高さ</td><td>2.1m 2.4m 2.6m 3.0m 4.0m</td></tr><tr><td>A1</td><td>5.9 6.3 6.6 6.8 6.9</td></tr><tr><td>B1</td><td>6.1 6.4 6.6 6.9 7.1</td></tr><tr><td>B'1</td><td>4.9 5.2 5.4 5.7 5.7</td></tr><tr><td>直線配置</td><td>A2 13.1 14.4 15.2 16.6 18.8</td></tr><tr><td>B2</td><td>12.9 13.8 14.4 15.4 17.4</td></tr><tr><td>A4</td><td>12.9 12.9 13.6 15.4 17.6</td></tr><tr><td>四角配置</td><td>B4 11.4 12.4 12.9 13.4 15.5</td></tr></table>	保守率：0.88	K0176209	器具取付高さ	2.1m 2.4m 2.6m 3.0m 4.0m	A1	5.9 6.3 6.6 6.8 6.9	B1	6.1 6.4 6.6 6.9 7.1	B'1	4.9 5.2 5.4 5.7 5.7	直線配置	A2 13.1 14.4 15.2 16.6 18.8	B2	12.9 13.8 14.4 15.4 17.4	A4	12.9 12.9 13.6 15.4 17.6	四角配置	B4 11.4 12.4 12.9 13.4 15.5	1台	 一般タイプ、800lmタイプ 消費電力5.9W、定格出力型、電圧100～242V 本体：銅板（白色粉体塗装） ライトバー（カバー）：ポリカーボネート（乳白） 光束維持時間40000時間（光束維持率85%） 昼白色（5000K）、Ra83 電源装置はライトバー側に内蔵 パナソニック 直付XF4200NENLE9
保守率：0.93	K0176557																																																
器具取付高さ	2.1m 2.4m 2.6m 3.0m 4.0m																																																
A1	5.4 5.6 5.8 6.0 4.7																																																
B1	5.8 6.1 6.2 6.4 5.6																																																
B'1	4.7 4.9 5.1 5.2 4.2																																																
直線配置	A2 12.5 13.5 14.0 15.0 16.5																																																
B2	12.1 13.1 13.7 14.7 16.1																																																
A4	11.2 11.8 12.3 13.1 14.6																																																
四角配置	B4 10.6 11.5 12.0 12.9 14.8																																																
保守率：0.88	K0176209																																																
器具取付高さ	2.1m 2.4m 2.6m 3.0m 4.0m																																																
A1	5.9 6.3 6.6 6.8 6.9																																																
B1	6.1 6.4 6.6 6.9 7.1																																																
B'1	4.9 5.2 5.4 5.7 5.7																																																
直線配置	A2 13.1 14.4 15.2 16.6 18.8																																																
B2	12.9 13.8 14.4 15.4 17.4																																																
A4	12.9 12.9 13.6 15.4 17.6																																																
四角配置	B4 11.4 12.4 12.9 13.4 15.5																																																
KK401		iDシリーズ直付型40形 iスタイル		KL21	LEDキッチンライト 20形直管蛍光灯1灯器具相当	L1700	建築化照明	ML	LED高演色ミラーライト W620	SB202	iDシリーズ直付型20形 スリムベース	SB322	iDシリーズ直付型40形 スリムベース																																				
3台		 一般タイプ、2500lmタイプ 消費電力16.3W、定格出力型、電圧100～242V 本体：銅板（白色粉体塗装） ライトバー（カバー）：ポリカーボネート（乳白） 光束維持時間40000時間（光束維持率85%） 昼白色（5000K）、Ra83 電源装置はライトバー側に内蔵 パナソニック 直付XF420NENLE9		2台	 昼白色（5000K）、Ra83 器具光束980lm、消費電力12W、電圧100V 拡散タイプ、壁面付型・棚下直付型、コンセント付、プルスイッチ付 カバー：プラスチック（乳白） パナソニック LGB52095LE1	4台	 LED内蔵、電源ユニット内蔵2個、ハイパワータイプ（高光束） 拡散タイプ、天井直付型・壁面付型・据置取付型 光束維持時間40000時間（光束維持率70%） 昼白色（5000K）、Ra83 器具光束5100lm、消費電力44.5W、電圧100V （ホワイト）、カバー（乳白つや消し）付 送り用端子台付、位相制御式（2線式）、L1500タイプ パナソニック LGB50292XB1	1台	 標準タイプ、5000K、高演色Ra93、高演色タイプ クラス2 器具光束1350lm、消費電力11.7W、電圧100V カバー：プラスチック（乳白） サイドカバー：プラスチック（ホワイトつや消し） 壁面（横向け）取付専用 幅620・高さ87・出し110 パナソニック NNN13510LE1	1台	 一般タイプ、1600lmタイプ 消費電力11.6W、定格出力型、電圧100～242V 本体：亜鉛鋼板 反射板：銅板（高反射白色粉体塗装） ライトバー（カバー）：ポリカーボネート（乳白） 光束維持時間40000時間（光束維持率85%） 昼白色（5000K）、Ra83、電源装置はライトバー側に内蔵 パナソニック 直付XF4210SENLE9	206台	 赤外線調光（ワイズリモ2）、一般タイプ、6900lmタイプ 消費電力43.1W、定格出力型、電圧100～242V 赤外線送信、初期照度補正機能付、約5～100%連続調光型 本体：亜鉛鋼板、反射板：銅板（高反射白色粉体塗装） ライトバー（カバー）：ポリカーボネート（乳白） 光束維持時間40000時間（光束維持率85%） 昼白色（5000K）、Ra83、電源装置はライトバー側に内蔵 パナソニック 直付XF4460SENDR9																																				

工 事 名		マリカ東館LED照明器具交換工事				図 面 名		照明器具姿図（1）		特記事項	 鶴岡市朝陽町16番7号 TEL0252-733-7727-737 山形県知事登録（1504）第1479号 一級建築士事務所 SC設計工房 一級建築士・大臣登録 第136274号 斎 藤 留 吉
図面番号		E-14	設計年月	令和8年8月 日	DRN.	TU080707	縮 尺		N.S		

工 事 名		マリカ東館LED照明器具交換工事				図 面 名		照明器具姿図 (2)		特記事項	 鶴岡市朝陽町16番7号 TEL.035-22-383・FAX-2-767 山形県知事登録 (1504) 第1479号 一級建築士事務所 SC設計工房 一級建築士・大臣登録 第136274号 斎藤 留吉
図面番号		E-15	設計年月	令和8年8月 日	DRNo.	TU-080707	縮 尺	N.S			

 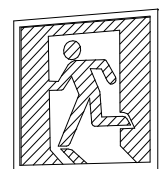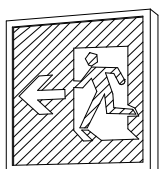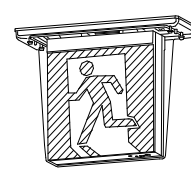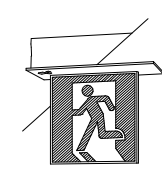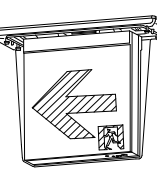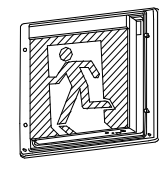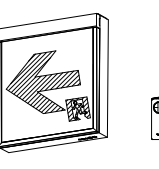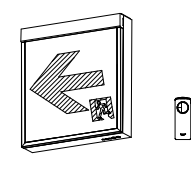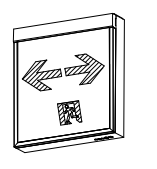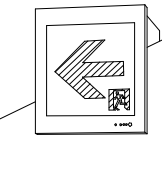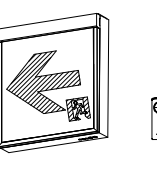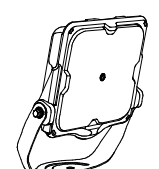 e 2 0 0 B T		非常灯ダウナイト 250形		e 1 0 3 0 W		LED非常灯専用型リモコン自己点検機能付		e 1 5 1 3 W		LED非常灯電源別置形		j e 3 0 B T		LED非常灯専用型リモコン自己点検機能付		y B L 1		B級・B L形 避難口誘導灯片面型		y B L t u 1		B級・B L形 避難口誘導灯片面型																																																																			
1台		リニューアルプレート：NNN80006K		2台		 φ100中天并用（～6m）、30分間タイプ LED内蔵、非常時・非常灯用LED点灯／常時消灯 非常灯評定番号：L A L E - 0 0 6 レンズ：ガラス、カバー：鋼板（クールホワイトつや消し仕上） 電圧：100～242V、蓄電池：ニッケル水素電池 点検スイッチ付、自己点検スイッチ付 充電モニタ（緑）付、リモコン：FSK90910K（別売） パナソニック N N F B 9 3 6 0 5 C <table><tr><td>器具取付高さ</td><td>2.5m</td><td>2.6m</td><td>2.8m</td><td>3.0m</td><td>4.0m</td><td>5.0m</td><td>6.0m</td></tr><tr><td>器具配置</td><td>A.1</td><td>5.4</td><td>5.9</td><td>6.3</td><td>6.9</td><td>7.9</td><td>8.4</td></tr><tr><td>器具配置</td><td>A.2</td><td>11.3</td><td>12.7</td><td>13.5</td><td>15.2</td><td>18.4</td><td>21.0</td></tr><tr><td>器具配置</td><td>A.4</td><td>8.5</td><td>8.8</td><td>10.2</td><td>11.4</td><td>14.6</td><td>17.4</td></tr></table>		器具取付高さ	2.5m	2.6m	2.8m	3.0m	4.0m	5.0m	6.0m	器具配置	A.1	5.4	5.9	6.3	6.9	7.9	8.4	器具配置	A.2	11.3	12.7	13.5	15.2	18.4	21.0	器具配置	A.4	8.5	8.8	10.2	11.4	14.6	17.4	1台		リニューアルプレート：FK80000		8台		 直付中天并用（～6m）、30分間タイプ LED内蔵、非常時・非常灯用LED点灯／常時消灯 非常灯評定番号：L A L E - 0 0 6 レンズ：ガラス、カバー：鋼板（クールホワイトつや消し仕上） 電圧：100～242V、蓄電池：ニッケル水素電池 点検スイッチ付、自己点検スイッチ付 充電モニタ（緑）付、リモコン：FSK90910K（別売） パナソニック N N F B 9 3 0 0 5 C <table><tr><td>器具取付高さ</td><td>2.5m</td><td>2.6m</td><td>2.8m</td><td>3.0m</td><td>4.0m</td><td>5.0m</td><td>6.0m</td></tr><tr><td>器具配置</td><td>A.1</td><td>5.4</td><td>5.9</td><td>6.3</td><td>6.9</td><td>7.9</td><td>8.4</td></tr><tr><td>器具配置</td><td>A.2</td><td>11.3</td><td>12.7</td><td>13.5</td><td>15.2</td><td>18.4</td><td>21.0</td></tr><tr><td>器具配置</td><td>A.4</td><td>8.5</td><td>8.8</td><td>10.2</td><td>11.4</td><td>14.6</td><td>17.4</td></tr></table>		器具取付高さ	2.5m	2.6m	2.8m	3.0m	4.0m	5.0m	6.0m	器具配置	A.1	5.4	5.9	6.3	6.9	7.9	8.4	器具配置	A.2	11.3	12.7	13.5	15.2	18.4	21.0	器具配置	A.4	8.5	8.8	10.2	11.4	14.6	17.4	5台		 LED誘導灯コンパクトスクエア B級・B L形 片面型 壁・天井直付・吊下型 一般型（20分間） ニッケル水素蓄電池 リモコン自己点検機能付、みるだけバッテリーチェック機能付 型式認定番号：1 A M 1 1 1 - 3 7 1 3 パナソニック N N F A 2 0 3 1 2 L E 1 + F K 2 0 3 0 0		2台		リニューアルプレート：FK21727C		 LED誘導灯コンパクトスクエア B級・B L形 片面型 壁・天井直付・吊下型 一般型（20分間） ニッケル水素蓄電池 リモコン自己点検機能付、みるだけバッテリーチェック機能付 型式認定番号：1 A M 1 1 1 - 3 7 1 3 パナソニック N N F A 2 0 3 1 2 L E 1 + F K 2 0 3 0 0	
器具取付高さ	2.5m	2.6m	2.8m	3.0m	4.0m	5.0m	6.0m																																																																																		
器具配置	A.1	5.4	5.9	6.3	6.9	7.9	8.4																																																																																		
器具配置	A.2	11.3	12.7	13.5	15.2	18.4	21.0																																																																																		
器具配置	A.4	8.5	8.8	10.2	11.4	14.6	17.4																																																																																		
器具取付高さ	2.5m	2.6m	2.8m	3.0m	4.0m	5.0m	6.0m																																																																																		
器具配置	A.1	5.4	5.9	6.3	6.9	7.9	8.4																																																																																		
器具配置	A.2	11.3	12.7	13.5	15.2	18.4	21.0																																																																																		
器具配置	A.4	8.5	8.8	10.2	11.4	14.6	17.4																																																																																		
y H 4 0 1		LED A級 避難口誘導灯片面型		y H 4 0 1 a		LED A級 避難口誘導灯片面型		y H B L 1 P		LED B級・B L形 防湿型防雨型避難口誘導灯片面型		y H B L k 1		B級・B L形 避難口誘導灯片面型		y H B L t u 1		LED B級・B L形 避難口誘導灯片面型		y T 2 0		LED B級・B L形 防湿型防雨型通路誘導灯片面型																																																																			
10台		 LED誘導灯コンパクトスクエア A級 片面型 壁・天井直付・吊下型、電池内蔵形 一般型（20分間） ニッケル水素蓄電池 リモコン自己点検機能付 型式認定番号：1 A K 1 3 1 - 3 6 5 7 パナソニック F A 4 4 3 1 2 K L E 1 + F K 0 4 5 0 0 J		1台		 LED誘導灯コンパクトスクエア A級 片面型 壁・天井直付・吊下型、電池内蔵形 一般型（20分間） ニッケル水素蓄電池 リモコン自己点検機能付 型式認定番号：1 A K 1 3 1 - 3 6 5 7 パナソニック F A 4 4 3 1 2 K L E 1 + F K 0 4 5 0 6		2台		 LED誘導灯コンパクトスクエア B級・B L形 片面型 天井直付型（防雨型） 一般型（20分間） ニッケル水素蓄電池 リモコン自己点検機能付 型式認定番号：1 A M 1 1 1 - 3 4 0 2 パナソニック F W 2 1 3 1 7 C L E 1 + F K 2 0 3 0 0		2台		リニューアルプレート：FK21747C		 LED誘導灯コンパクトスクエア B級・B L形 片面型 壁・天井直付・吊下型 一般型（20分間） ニッケル水素蓄電池 リモコン自己点検機能付、みるだけバッテリーチェック機能付 型式認定番号：1 A M 1 1 1 - 3 7 1 3 パナソニック N N F A 2 0 3 1 2 L E 1 + F K 2 0 3 0 0		1台		 LED誘導灯コンパクトスクエア B級・B L形 片面型 天井直付型（防雨型） 一般型（20分間） ニッケル水素蓄電池 リモコン自己点検機能付 型式認定番号：1 A M 1 1 1 - 3 4 9 2 パナソニック F A 2 0 3 5 2 C L E 1 + F K 2 0 3 5 0		15台		 LED誘導灯コンパクトスクエア B級・B L形 片面型 天井直付型（防雨型） 一般型（20分間） ニッケル水素蓄電池 リモコン自己点検機能付 型式認定番号：1 A M 2 2 1 - 3 6 3 0 パナソニック F W 2 1 3 2 7 C L E 1 + F K 2 0 3 1 6 + F K 2 0 3 1 7																																																																	
y T 3 0		LED B級・B L形 防湿型防雨型避難口誘導灯片面型		y T B L 7		B級・B L形 通路誘導灯片面型		y T B L R P		B級・B L形 通路誘導灯片面型		y T B L T P		B級・B L形 通路誘導灯片面型		y T B L k 6		LED B級・B L形 通路誘導灯片面型		y T B L p 7		B級・B L形 通路誘導灯片面型																																																																			
1台		 LED誘導灯コンパクトスクエア B級・B L形 片面型 壁直付型（防雨型） 一般型（20分間） ニッケル水素蓄電池 リモコン自己点検機能付 型式認定番号：1 A M 1 1 1 - 3 4 7 9 パナソニック F W 2 1 3 3 7 C L E 1 + F K 2 0 3 0 0		1台		リニューアルプレート：FK21747C		 LED誘導灯コンパクトスクエア B級・B L形 片面型 壁・天井直付・吊下型 一般型（20分間） ニッケル水素蓄電池 リモコン自己点検機能付、みるだけバッテリーチェック機能付 型式認定番号：1 A M 1 1 1 - 3 7 1 3 パナソニック N N F A 2 0 3 1 2 L E 1 + F K 2 0 3 1 7		1台		吊具：FP01550C		 LED誘導灯コンパクトスクエア B級・B L形 片面型 壁・天井直付・吊下型 一般型（20分間） ニッケル水素蓄電池 リモコン自己点検機能付、みるだけバッテリーチェック機能付 型式認定番号：1 A M 1 1 1 - 3 7 1 3 パナソニック N N F A 2 0 3 1 2 L E 1 + F K 2 0 3 1 6		1台		吊具：FP01525C		 LED誘導灯コンパクトスクエア B級・B L形 片面型 壁・天井直付・吊下型 一般型（20分間） ニッケル水素蓄電池 リモコン自己点検機能付、みるだけバッテリーチェック機能付 型式認定番号：1 A M 1 1 1 - 3 7 1 3 パナソニック N N F A 2 0 3 1 2 L E 1 + F K 2 0 3 1 8		1台		リニューアルプレート：FK21724C		 LED誘導灯コンパクトスクエア B級・B L形 片面型 壁・天井直付・吊下型 一般型（20分間） ニッケル水素蓄電池 リモコン自己点検機能付 型式認定番号：1 A M 1 1 1 - 3 3 0 4 パナソニック F A 2 0 3 0 3 C L E 1 + F K 2 0 3 1 6		1台		吊具：FP01550C		 LED誘導灯コンパクトスクエア B級・B L形 片面型 壁・天井直付・吊下型 一般型（20分間） ニッケル水素蓄電池 リモコン自己点検機能付、みるだけバッテリーチェック機能付 型式認定番号：1 A M 1 1 1 - 3 7 1 3 パナソニック N N F A 2 0 3 1 2 L E 1 + F K 2 0 3 1 7																																																									
y T C k 6		LED C級 通路誘導灯片面型		S P 1 0 0 0		投光器 水銀灯700形相当		リモコン		ウィズリモ2／高天井とセンサ兼用送信器																																																																															
1台		リニューアルプレート：FK11724C		2台		 LED内蔵、電源ユニット内蔵、防雨型・重耐塩害仕様、中角タイプ 天井直付型・壁直付型・据置取付型、保護等級：I P 6 5 光束維持時間60000時間（光束維持率85%）、昼白色、5000K、Ra70 光束25300lm、消費電力14.3W、電圧200～242V 本体：アルミ、前面ガラス、ポリカーボネート（透明） アーム：鋼材（防錆亜鉛メッキ） 耐風速60m/s、落下防止ワイヤー付、耐雷サージ：15KV、質量：4.5kg パナソニック F A 1 0 3 0 3 C L E 1 + F K 1 0 3 1 7		10台		 単3マンガン乾電池×2本同梱 専用ホルダ同梱（取付用ネジ×2本付き） 対応機種：ウィズリモ2ライトバー、高天井用Dとセンサ付ライトバー ウィズリモ2スクエア光源ユニット ウィズリモ2リニューアルダウナイト パナソニック N Q 5 5 1 0 0																																																																															

工 事 名		マリカ東館LED照明器具交換工事					図 面 名		照明器具姿図 (3)		特記事項	 鶴岡市朝陽町16番7号 TEL0252-733・72737 山形県知事登録 (R4) 第1479号 一級建築士事務所 SC設計工房 一級建築士・大臣登録 第136274号 斎 藤 留 吉
図面番号		E-16	設計年月	令和8年8月 日	DRNo.	TU080707	縮 尺		N.S			

照明器具リスト

番号	器具符号	仕 様	参考品番	数量	数 量 (内 訳)								
			(パナソニック)		地階	1階	2階	3階	4階	中4階	5階	6階	塔屋
1	BR60W	LEDシーリングライト60形電球色	LGB51568BCE1	1		1							
2	D100	DL100形Φ100拡散50K銀	XND1039SNKLE9	17			3	14					
3	D125	DL100形Φ125拡散50K銀	XND1059SNKLE9	14		14							
4	D150	DL100形Φ150拡散50K銀	XND1069SNKLE9	100		4	32	64					
5	D200	DL100形Φ150拡散50K銀	XND1069SNKLE9	231		34	69	128					
6	D200	リニューアルPΦ150器具→Φ200穴	NNN80006K	231									
7	D250SN	軒下DL750形Φ250広角50K	XNW7590WNLZ9	9		9							
8	D250WP	DL750形Φ250拡散50K	XNW7597SNLJ9	10		10							
9	D300	DL1000形Φ300拡散50K	XND9099SNLJ9	41		15	12	10					
10	JKB	LB40形5200lm集光昼白色	NEL4500SNLE9	2			2						
11	JKB	パイプ吊りP=500	加工NNLK41518	2									
12	JKB	ロックナット式	加工FK70502W	2									
13	JKB	吊具用フナ型フランジ	FP22008W	2									
14	JSP60W	スポット直付黒60形拡散シンクロ調色	XAS1003CU1	9		9							
15	JSQ	LED□400直付乳白パネル昼白色	XL663PFVJLA9	8			8						
16	K321WP	iD2500 笠付防湿防雨 昼白色	XLW422KENZLE9	56					22		23	11	
17	K402	iD6900iスタイル・ウィ2昼白色	XFK460NENRD9	42	5	7	2	11	7		6	2	2
18	K402a	iD非常灯69i80ウィ2白色一般出力	XDL461NGNRD9	4		3	1						
19	K402p	iD5200反射笠付型昼白色	XFX450KENLE9	23	2		2	5		14			
20	K402p	パイプ吊具 フナ型500mmタイプ	XFP500FW	23									
21	KB402	LB40形5200lm集光昼白色	NEL4500SNLE9	6			3	3					
22	KB402	本体 埋込穴：250×1257	加工NNLK41728	6									
23	KG321WP	iD非常灯40形笠150防湿防雨N高出力	XWG422KGNUJLE9	49					20		20	9	
24	KK21	iD800iスタイル昼白色	XFX200NENLE9	1				1					
25	KK21	iD20形iスタイル用片反射笠反射板	FSK21020	1									
26	KK401	iD2500iスタイル昼白色	XFX420NENLE9	3			3						
27	KK401	iD40形iスタイル用片反射笠反射板	FSK41020	3									
28	KL21	LEDキッチンライト直管20形昼白色	LGB52095LE1	2				2					
29	L1700	ベーシックラインライトL1500昼白色	LGB52092XB1	4		1	1	1	1				
30	ML	高演色ミラーライト50K W620	NNN13510LE1	1				1					
小 計				629	7	107	138	240	50	14	49	22	2
					地階	1階	2階	3階	4階	中4階	5階	6階	塔屋

照明器具リスト


番号	器具符号	仕 様	参考品番	数量	数 量 (内 訳)								
			(パナソニック)		地階	1階	2階	3階	4階	中4階	5階	6階	塔屋
31	SB202	iD1600スリム昼白色	XFX210SENLE9	1			1						
32	SB322	iD6900スリム・ウィ2昼白色	XFX460SENRD9	206			206						
33	SP1000	LED投光器角型HF1kw相当中角	NYS35235KLE2	2									2
34	T21	iD800 iスタイル昼白色	XFX200NENLE9	14		2	4	8					
35	T321	iD2500 iスタイル昼白色	XFX420NENLE9	13		5	8						
36	T322	iD5200 iスタイル昼白色	XFX450NENLE9	10	7		3						
37	U322ch	iD5200 i埋込薄型昼白色	XFX450TENLE9	13			9	2	2				
38	U322gs	iD6900 i埋込W220マルコン昼白色	XFX460UKNLE9	105				105					
39	U402	iD5200埋込W300昼白色	XFX450VENLE9	35				35					
40	U402BT	iD非常灯40形5200埋300N一般	XDL451VGNLE9	5		1	2	2					
41	U402R	iD6900 i埋込W300ウィ2昼白色	XFX460VENRD9	11			11						
42	U402w	iD5200埋込W300白色	XFX450VEWLE9	27				27					
43	U1102	iD13400埋込W220昼白色	XFX830UENLE2	5			2	3					
44	USQ639	LED□640埋込乳白パネル昼白色	NNF57500CLT9	3				3					
45	V21	iD800D-W150昼白色	XFX200AENLE9	1		1							
46	V322	iD6900D-W230ウィ2昼白色	XFX460DENRD9	7			7						
47	V401	iD2500D-W150昼白色	XFX420AENLE9	2	1	1							
48	V401kyd	一体型階段灯40形低光束30分NTワイド	NNCF43135JLE9	13		2	2	2	1	1	1	2	2
49	V402	iD520D-W230昼白色	XFX4500DENLE9	38		9	1	14	4		4	6	
50	V402R	iD6900D-W230ウィ2昼白色	XFX460DENRD9	21			21						
51	V402a	iD非常灯69D23ウィ2白色一般出力	XDL461DGNRD9	16		3	4	9					
52	V402js	一体型階段灯40形高光束30分Nワイド	NNCF43255JLE9	1					1				
53	V402js	40形階段灯用リニューアルプレート	FK14000	1									
54	V1101	iD6400D-W150昼白色	XFX860AENLE9	13		4	3	4	1			1	
55	WCL	シーリングライト8畳用調色	LGC35820	1			1						1
56	WL20	LED20形ウォール防雨防湿昼白定格出力	NNFW21800KLE9	1									
57	e13	LED非常灯専用型低天φ100自己点	NNFB91605C	6			5	1					
58	e60	LED非常灯電源別置形低～中天φ60	NNFB84665	26		3	5	12	2		2	2	
59	e200BT	非常灯DL250形型φ150拡散50K	XNG2561SNKLE9	1		1							
60	e200BT	リニューアルPφ150器具→φ200穴	NNN80006K	1									
小 計				596	8	32	295	227	11	1	7	11	4
					地階	1階	2階	3階	4階	中4階	5階	6階	塔屋

工 事 名		マリカ東館LED照明器具交換工事				図 面 名		照明器具リスト（1）		特 記 事 項			 鶴岡市朝陽町16番7号 TEL (0235) 22-7383・FAX22-7367 山形県知事登録（1504）第1479号 一級建築士事務所 SC設計工房 一級建築士・大臣登録 第136274号 齋 藤 留 吉	
図面番号		E-17	設計年月	令和8年8月 日	DR.No.	TU-080707	縮 尺		N . S					


照明器具リスト													
番号	器具符号	仕 様	参考品番	数量	数 量 (内 訳)								
			(パナソニック)		地階	1階	2階	3階	4階	中4階	5階	6階	塔屋
61	e1030W	LED非常灯専用型中天~6φ100自己点	NNFB93605C	2			2						
62	e1513W	LED非常灯電源別置形低~中天φ100	NNFB84605	1				1					
63	e1513W	リニューアルプレートφ150	FK80000	1									
64	je30BT	LED非常灯専用型中天~6直付自己点	NNFB93005C	8		2	2	4					
65	yBL1	誘導灯B級BL片面直付 みるだけ	NNFA20312LE1	5			1	1	1		1	1	
66	yBL1	避難口表示板左 B級BL・BH兼用直付用	FK20300	5									
67	yBL1	B級用天井直付型リニューアルプレート	FK21727C	5									
68	yBLtu1	誘導灯B級BL片面直付 みるだけ	NNFA20312LE1	2		1				1			
69	yBLtu1	避難口表示板左 B級BL・BH兼用直付用	FK20300	2									
70	yBLtu1	誘導灯用吊具 フナ型 L=500	FP22350C	2									
71	yH401	LED誘導灯A級 片面天井壁直付兼用	FA44312KLE1	10		1	2	7					
72	yH401	環境配慮表示板A級避難口	FK04500J	10									
73	yH401a	LED誘導灯A級 片面天井壁直付兼用	FA44312KLE1	1				1					
74	yH401a	環境配慮表示板A級避難口	FK04506	1									
75	yHBL1P	防水・HACCP兼用B級BL片面天井直付	FW21317CLE1	2				1	1				
76	yHBL1P	避難口表示板左 B級BL・BH兼用直付用	FK20300	2									
77	yHBL1P	LED防水誘導灯用フナ型吊具（B級用）	加工FP01550C	2									
78	yHBLk1	誘導灯B級BL片面直付 みるだけ	NNFA20312LE1	2				2					
79	yHBLk1	避難口表示板 左B級BL・BH兼用直付用	FK20300	2									
80	yHBLk1	B級用壁直付型リニューアルプレート	FK21747C	2									
81	yHBLtu1	LED誘導灯B級BL型片面天井埋込	FA20352CLE1	1				1					
82	yHBLtu1	避難口表示板 左B級 天井埋込片面	FK20350	1									
83	yT20	防水・HACCP兼用B級BL両面天井直付	FW21317CLE1	15					7		7	1	
84	yT20	通路表示板左 B級BL・BH兼用 直付用	FK20316	15									
85	yT20	通路表示板左 B級BL・BH兼用 直付用	FK20317	15									
86	yT20	LED防水誘導灯用吊具（B級用）	加工FP01550C	15									
87	yT30	防水・HACCP兼用B級BL壁付	FW21317CLE1	1							1		
88	yT30	避難口表示板左 B級BLBH兼用直付用	FK20300	1									
89	yTBL7	誘導灯B級 BL片面直付 みるだけ	NNFA20312LE1	1		1							
90	yTBL7	通路表示板右 B級BL・BH兼用 直付用	FK20317	1									

照明器具リスト													
番号	器具符号	仕 様	参考品番	数量	数 量 (内 訳)								
			(パナソニック)		地階	1階	2階	3階	4階	中4階	5階	6階	塔屋
91	yTBL7	B級用壁直付型リニューアルプレート	FK21747C	1									
92	yTBLRP	誘導灯B級BL片面直付 みるだけ	NNFA20312LE1	1		1							
93	yTBLRP	通路表示板左 B級BL・BH兼用 直付用	FK20316	1									
94	yTBLRP	通路表示板左 B級BL・BH兼用 直付用	FK20										

工 事 名		マリカ東館LED照明器具交換工事				図 面 名		照明器具リスト(2)		特記事項	 鶴岡市朝陽町1 6番7号 TEL (0235) 22-7383・FAX22-7367 山形県知事登録 (1504) 第1479号 一級建築士事務所 SC 設計工房 一級建築士・大臣登録 第136274号 斎藤 留吉
図面番号		E-18	設計年月	令和8年8月 日	DR.No.	TU-080707	縮 尺	N . S			

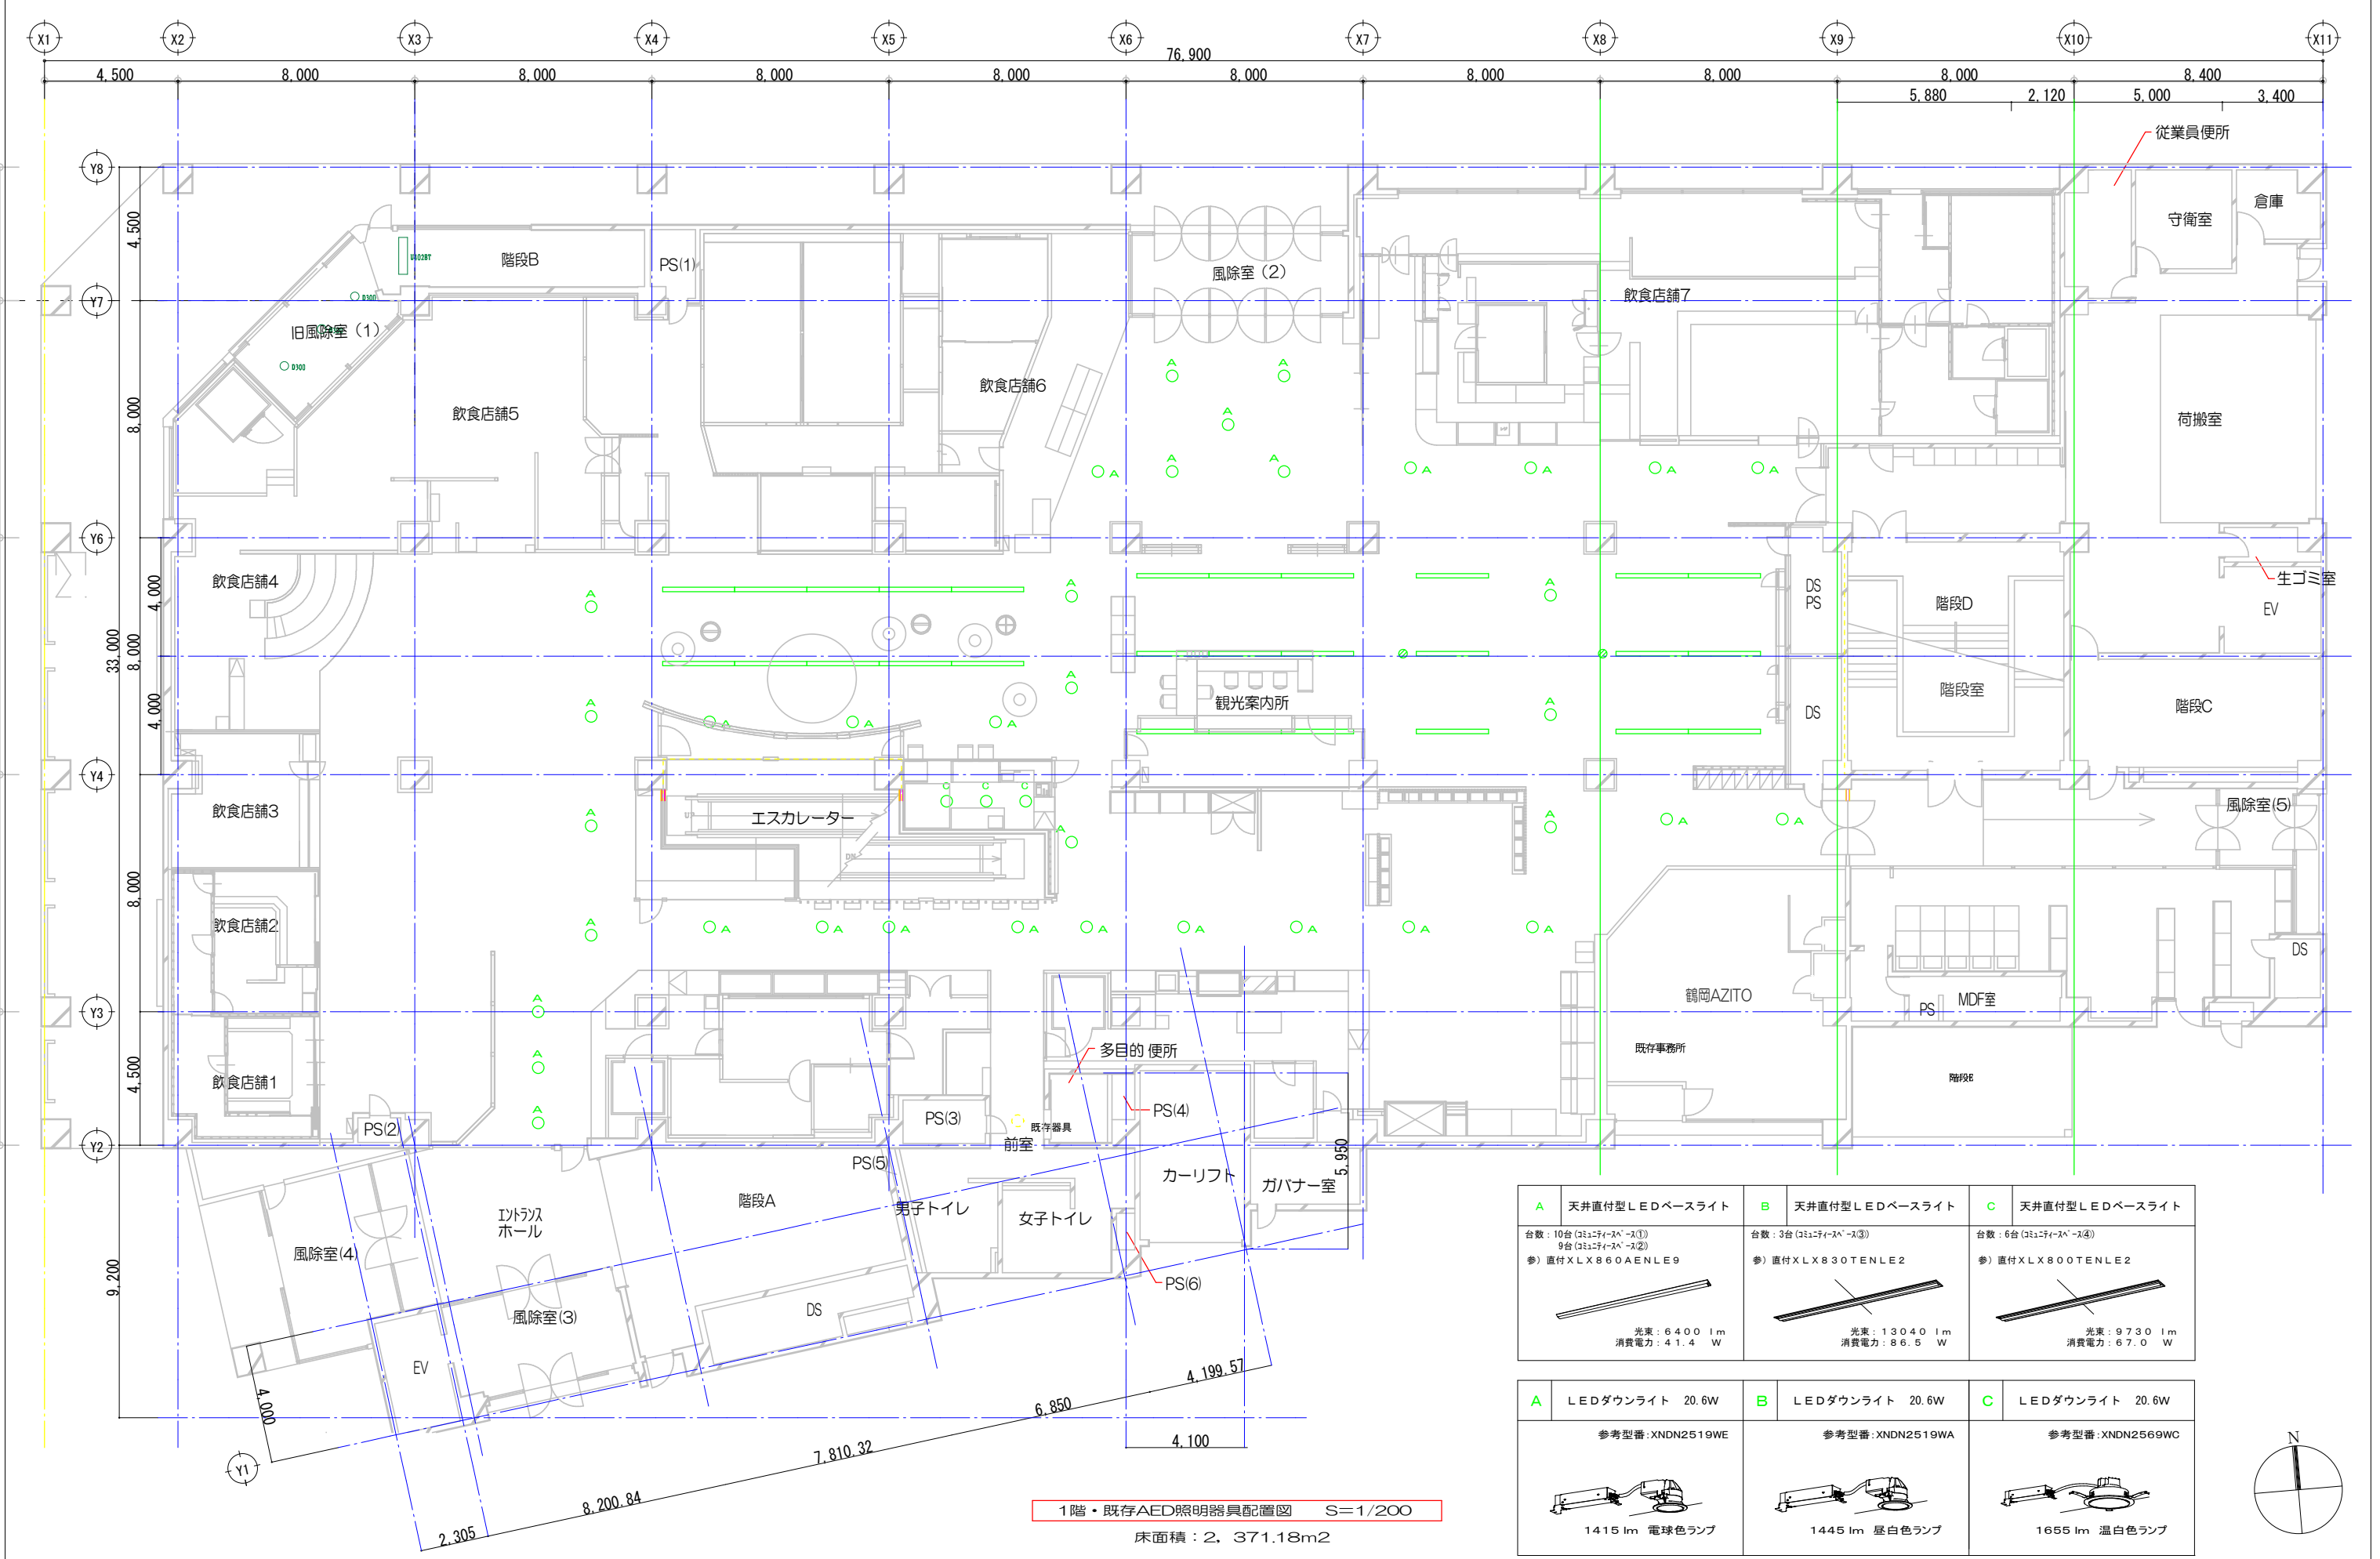

工事名		マリカ東館LED照明器具交換工事				図面名		1階・LED照明器具配置図（1） 参考図（既存・一般照明）		特記事項	 鶴岡市朝陽町16番7号 TEL(0235)22-7383・FAX22-7367 山形県知事登録（1504）第1479号 一級建築士事務所 SC 設計工房 一級建築士・大臣登録 第136274号 齋藤留吉
図面番号		E-19	設計年月	令和8年8月 日	DR.No.	TU-080707	縮 尺		1/200		

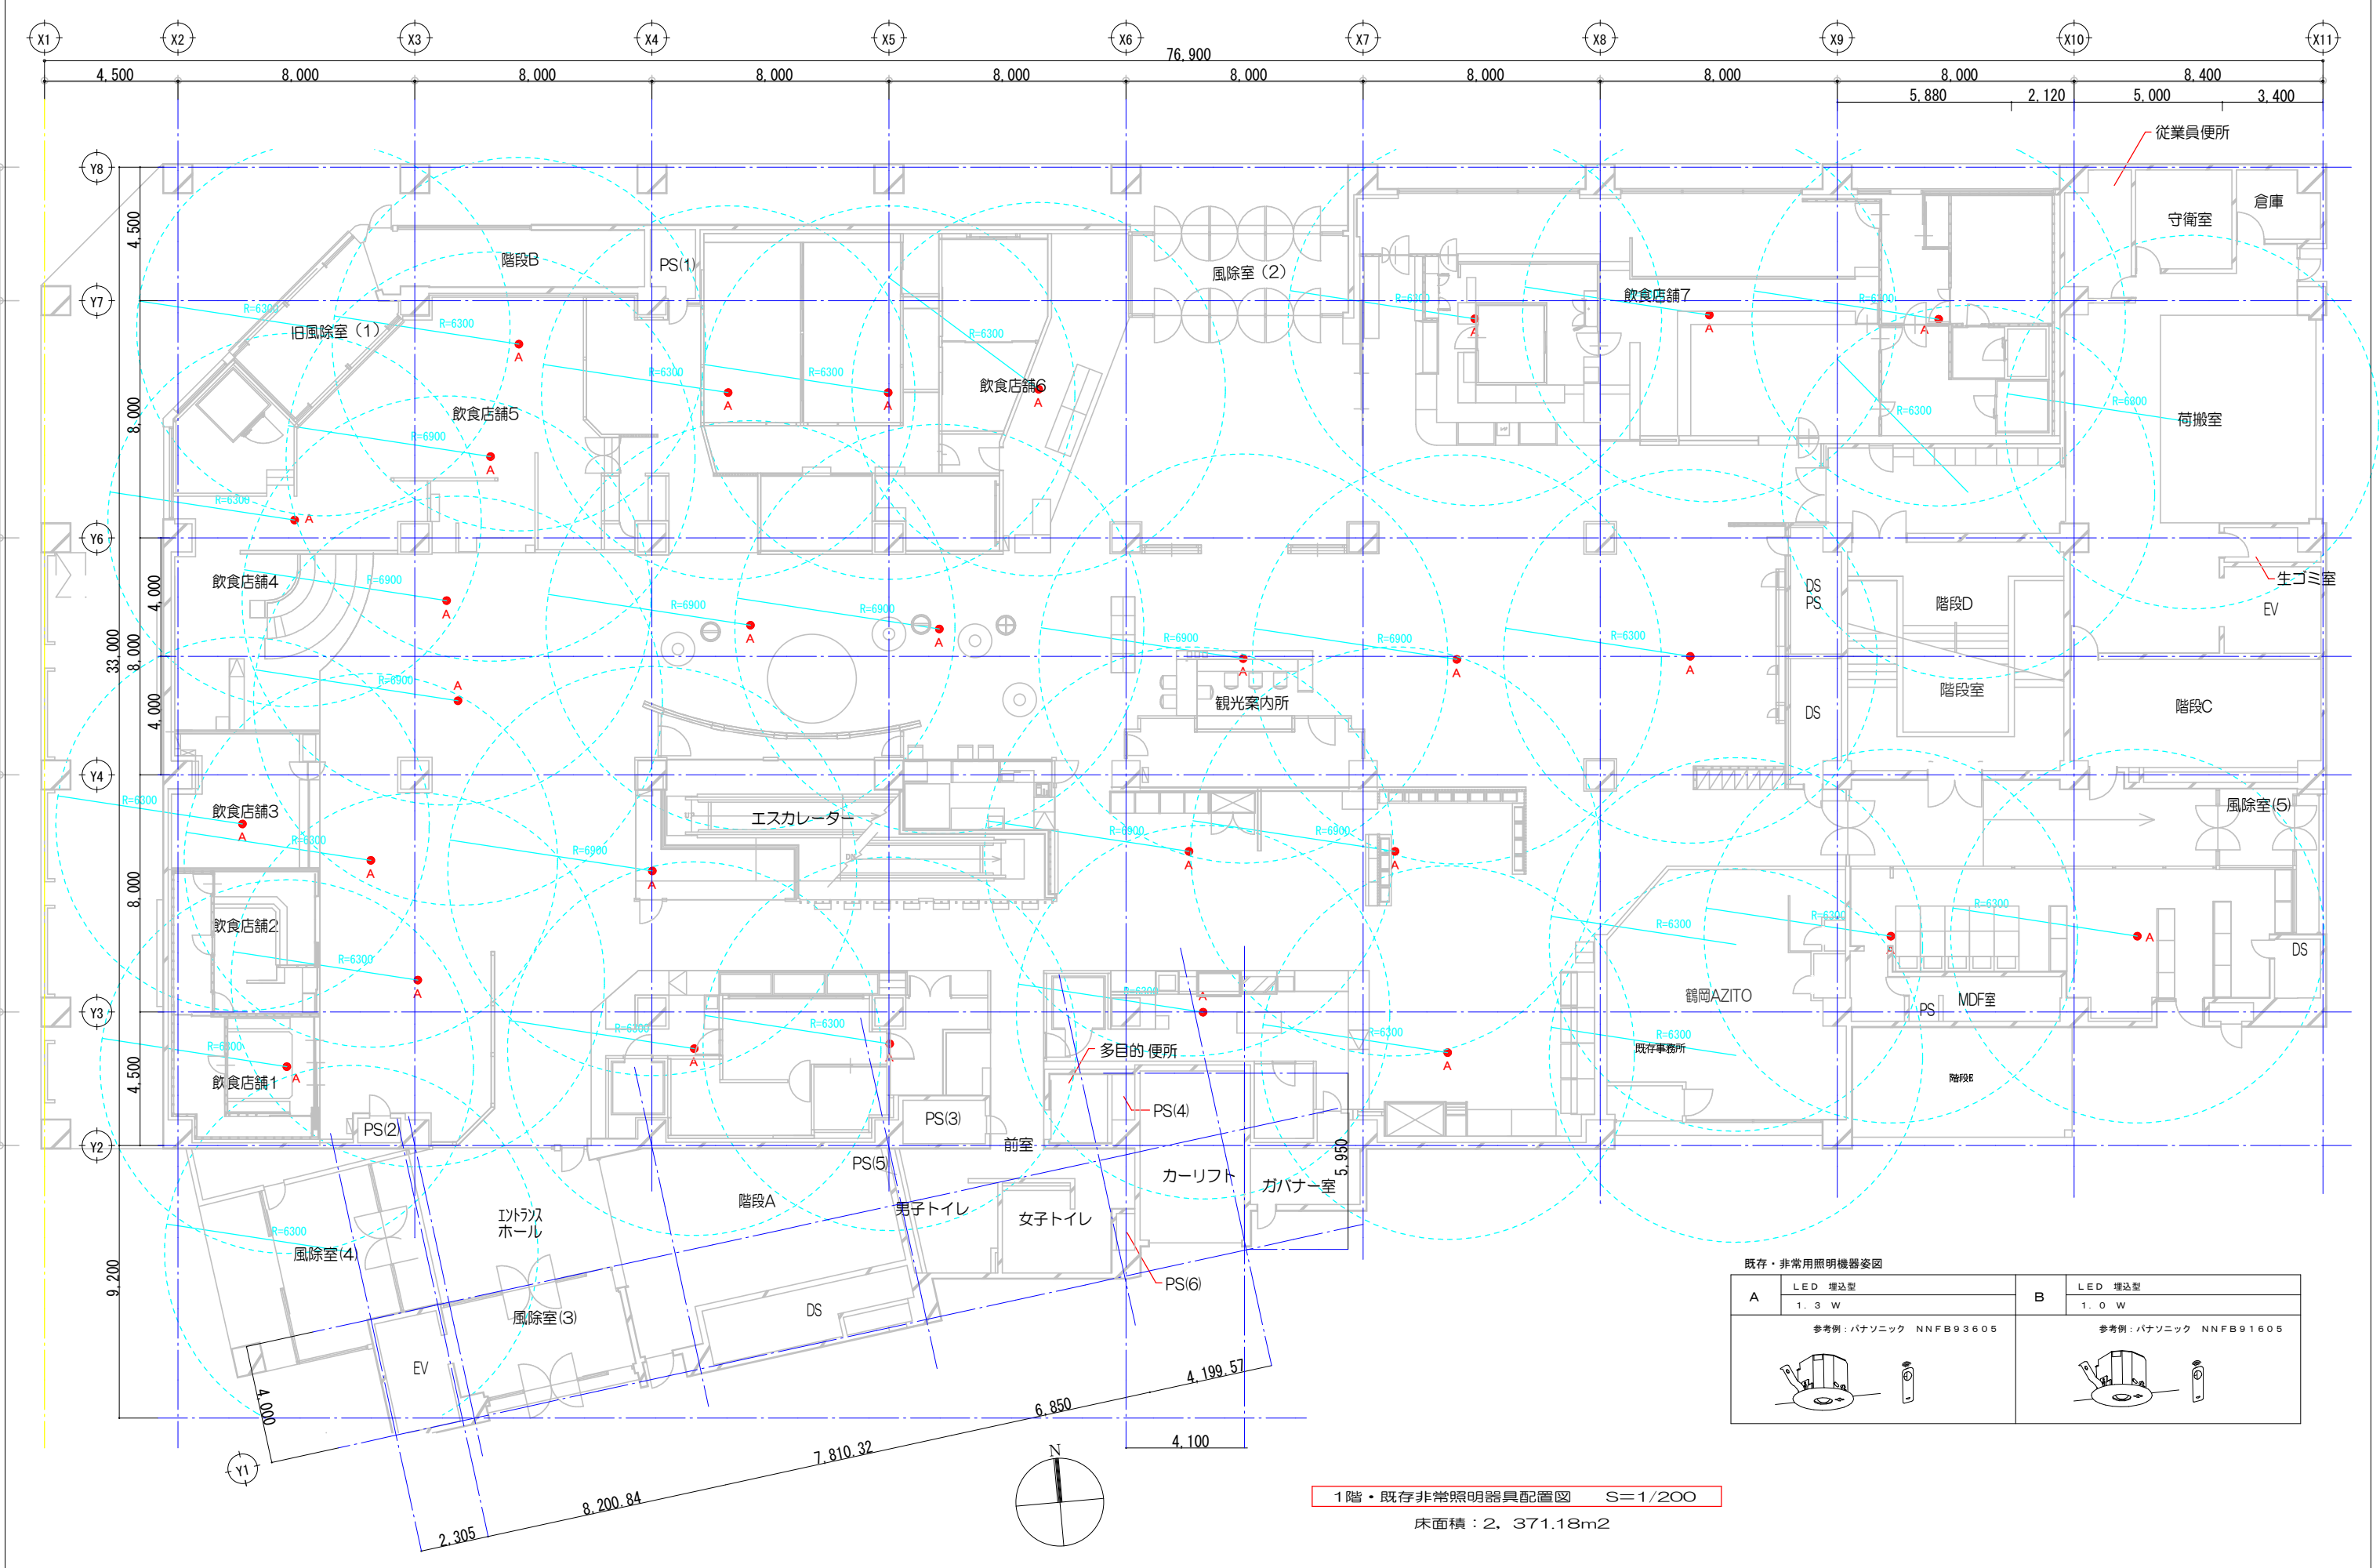


1階・既存非常照明器具配置図 S=1/200

床面積：2,371.18m²

既存・非常用照明機器姿図	
A	B
LED 埋込型 1.3W	LED 埋込型 1.0W
参考例：パナソニック NNFB93605	参考例：パナソニック NNFB91605

工事名	マリカ東館LED照明器具交換工事				図面名	1階・LED照明器具配置図(2) 参考図 (既存・非常照明)	特記事項	 鶴岡市朝陽町16番7号 TEL(0235)22-7383・FAX22-7367 山形県知事登録 (1504) 第1479号 一級建築士事務所 SC 設計工房 一級建築士・大臣登録 第136274号 斎藤留吉
図面番号	E-20	設計年月	令和8年8月 日	DR.No.	TU-080707	縮尺	1/200	

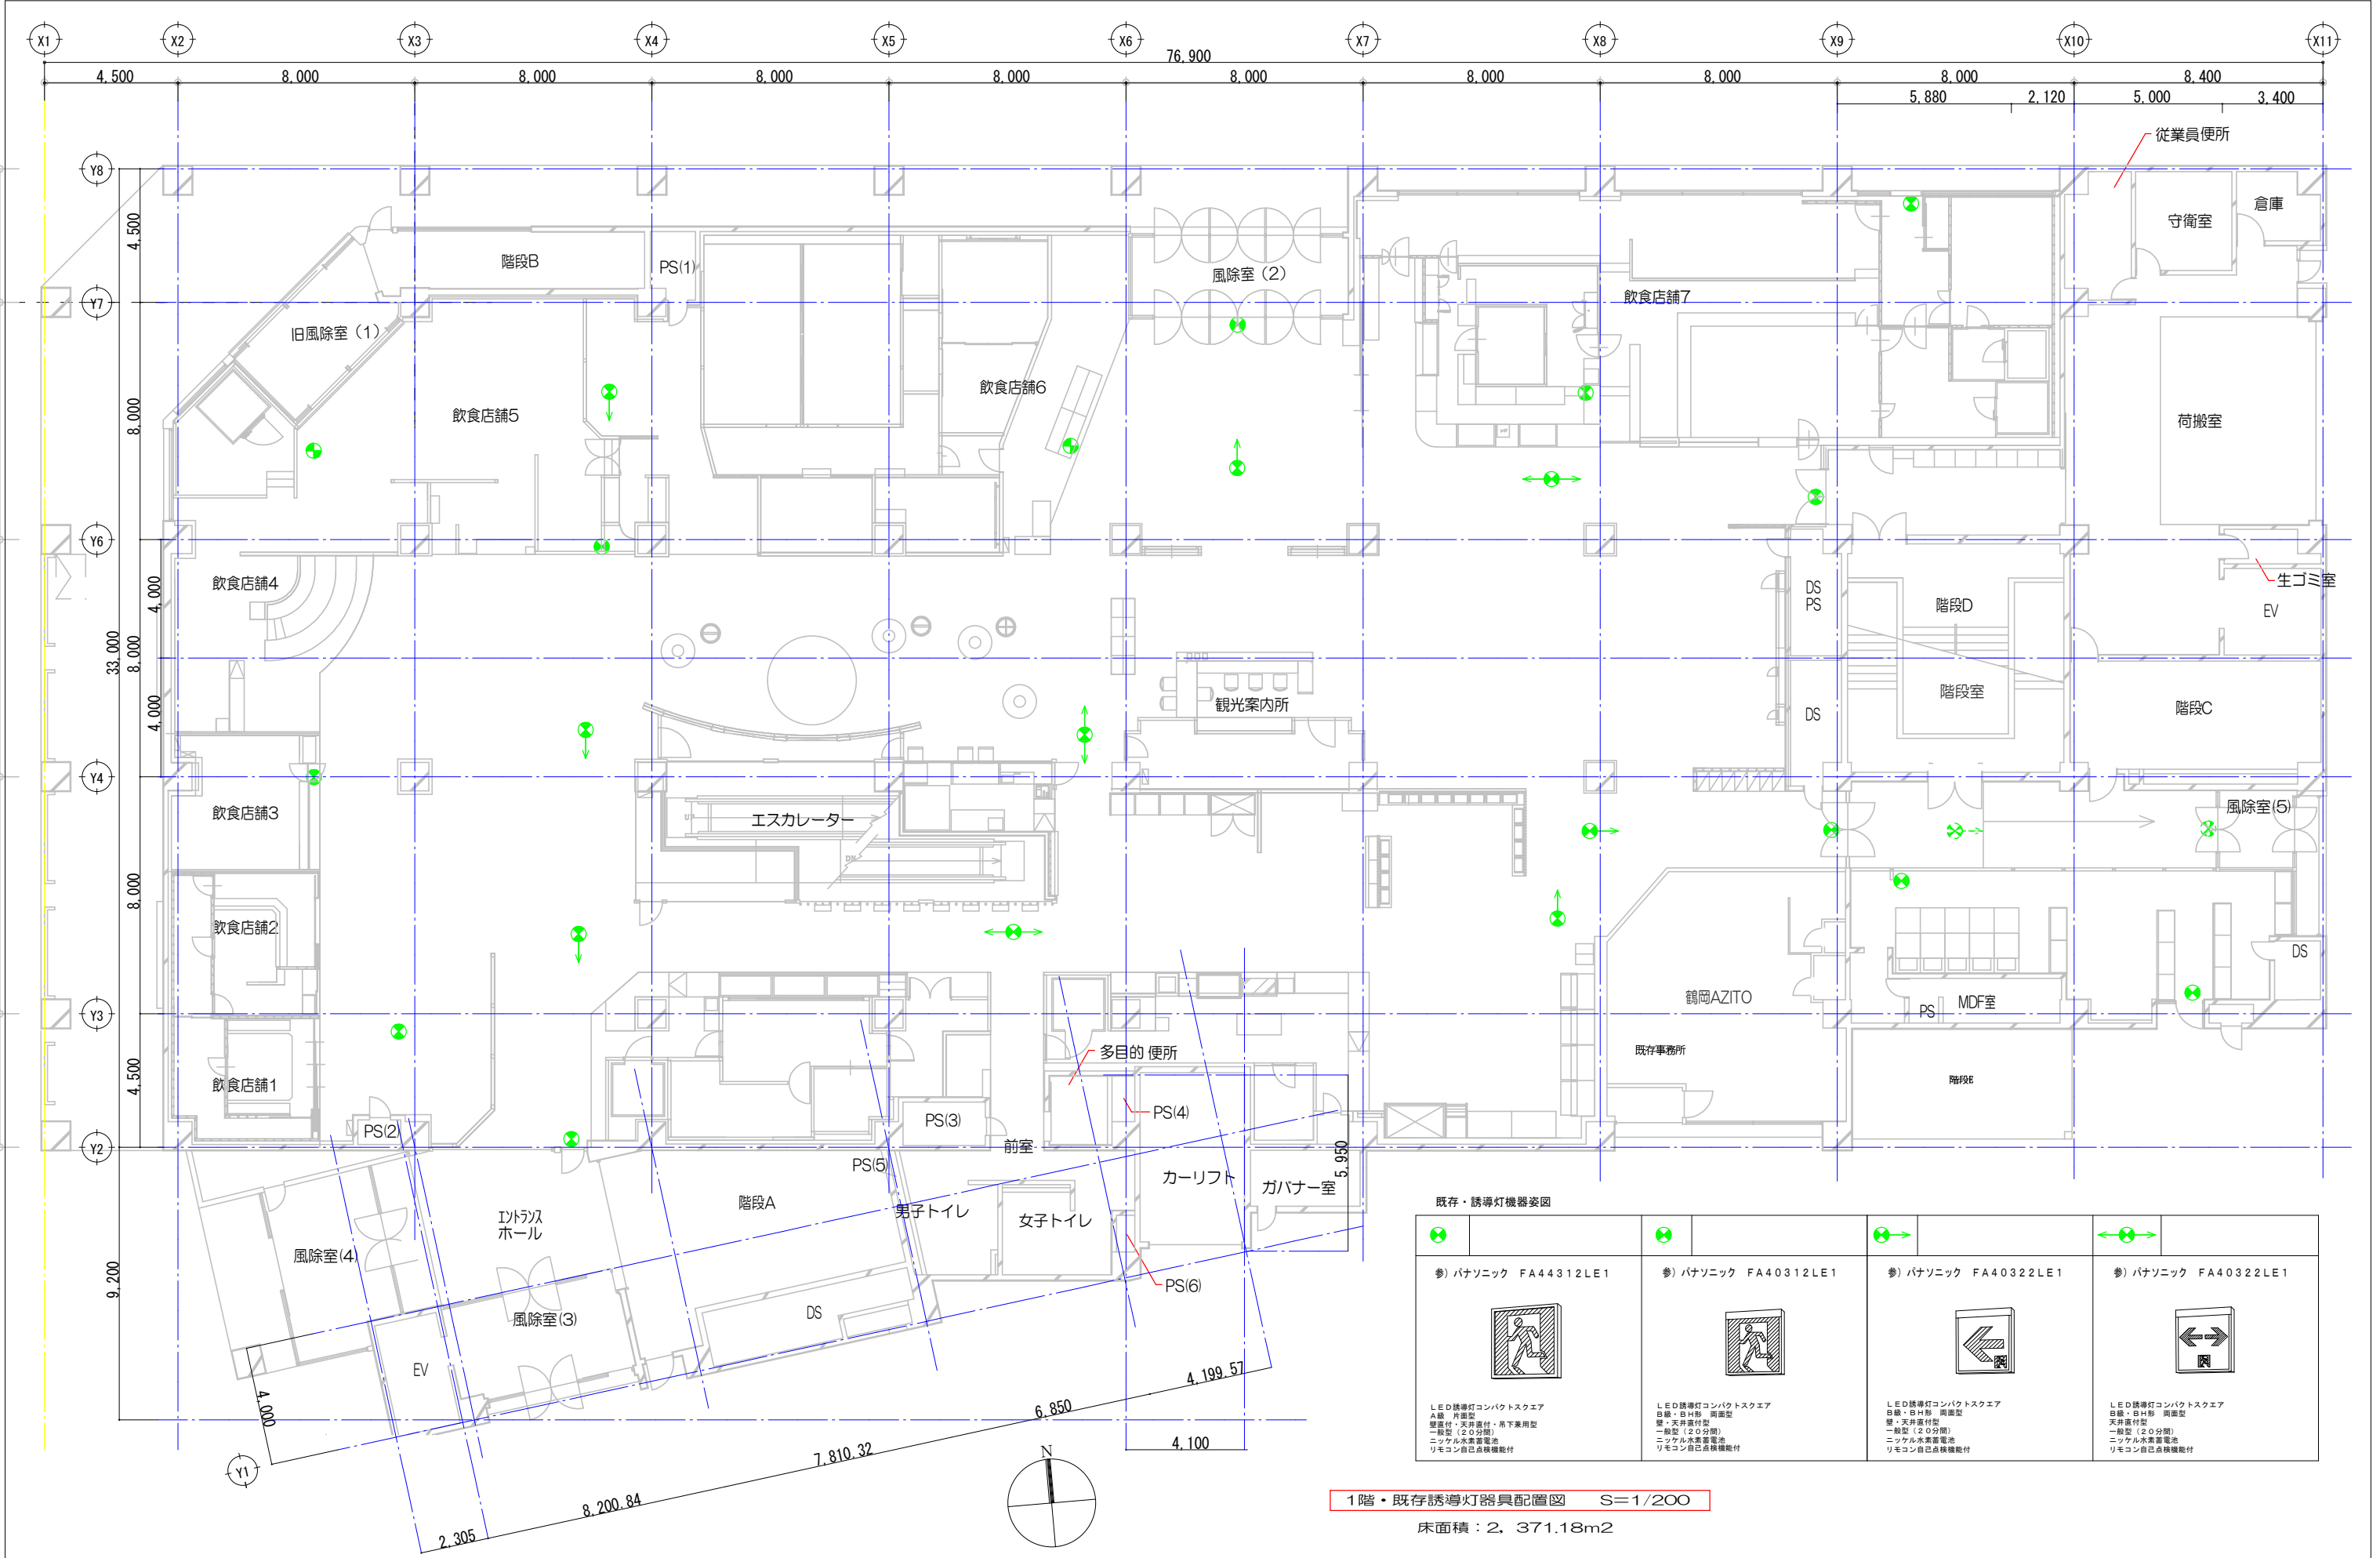

1階・既存誘導灯器具配置図 S=1/200

床面積：2, 371.18m2

工事名 マリカ東館LED照明器具交換工事					図面名 1階・LED照明器具配置図 (3) 参考図 (既存・誘導灯)	特記事項	 鶴岡市朝陽町16番7号 TEL(0235)22-7383・FAX22-7367 山形県知事登録 (1504) 第1479号 一級建築士事務所 SC 設計工房 一級建築士・大臣登録 第136274号 斎藤留吉
図面番号	E-21	設計年月	令和8年8月 日	DR.No. TU-080707			
縮 尺 1/200							