

特記なき配線配管は下記による(既存設備)

㊦	埋込コンセント 2P15A×1	金属プレート付
㊦2	埋込コンセント 2P15A×2	金属プレート付
㊦3E	埋込コンセント 2P15A×3E付	金属プレート付
㊦	埋込コンセント 3P15A×1 抜止メ式	金属プレート付
㊦	弱電用 ショックシボックス	金属プレート付
㊦	弱電用 ショックシボックス	金属プレート付
㊦	弱電用(TEL) ショックシボックス	メタル金属プレート付
㊦	弱電用(情報) cat5	金属プレート付
㊦2	707埋込コンセント 2P15A×2	
㊦	707弱電用ショックシボックス(TEL)	
㊦	707弱電用ショックシボックス(インターホン)	
㊦	707707埋込コンセント(コンセット及び電話)	
㊦	707埋込PBOX(柱内銀行エリア)	
㊦	ファンコイル(機械設備) 電源立上げ OB102×44C付	
㊦	金属モール A型 コーナ-BOX付 露出モールBOX1P付	
㊦	金属モール B型 コーナ-BOX付 露出モールBOX1P付	
㊦	金属モール A型 コーナ-BOX付 露出モールBOX1P付	

特記なき配線配管は下記による(既存設備)


-----	コンセント	2.0×2(19) 床いんべい
-----	コンセント	2.0×2(19) 床いんべい
-----	コンセント	2.0×3(19) 床いんべい
-----	コンセント	2.0×5(25) 床いんべい
-----	弱電	床いんべい
-----	弱電	床いんべい
-----	弱電	床いんべい

※ (A)	
ta	CPEV0.65-5P (25)
th	1.2×4 (19)
ITV	19×1, (25)×1

※ (B)		
S	HIV1.2×2 (19)	SP～T-A
	CPEV0.65-7P (25)	職員出席表示～T-A
	IV1.6×2 (19)	職員出席表示～T-A
ITV	5C-2V×2 (25)	ITV ～T-A
ITV	3C-2V×2 (25)	ITV ～T-A
ITV	IV1.6×2 (19)	ITV ～T-A
	4E5 ×2 (25)	エアーモーター ～T-A
ITV	5C-2V×2 (25)	ITV ～T-A
ITV	3C-2V×2 (25)	ITV ～T-A
ITV	IV1.6×2 (19)	ITV ～T-A
S	HIV1.2×4 (19)	傍聴席SP ～T-A
ITV	— (25)	傍聴者席～ ～T-A
ITV	— (19)	傍聴者席～ ～T-A
t	CPEV0.65-5P (19)	傍聴者席～ ～T-A

立下げ配管部分 水平スリット施工にて切断する恐れ有り。
スリット配管交差部分は、手はつとす。


改修後

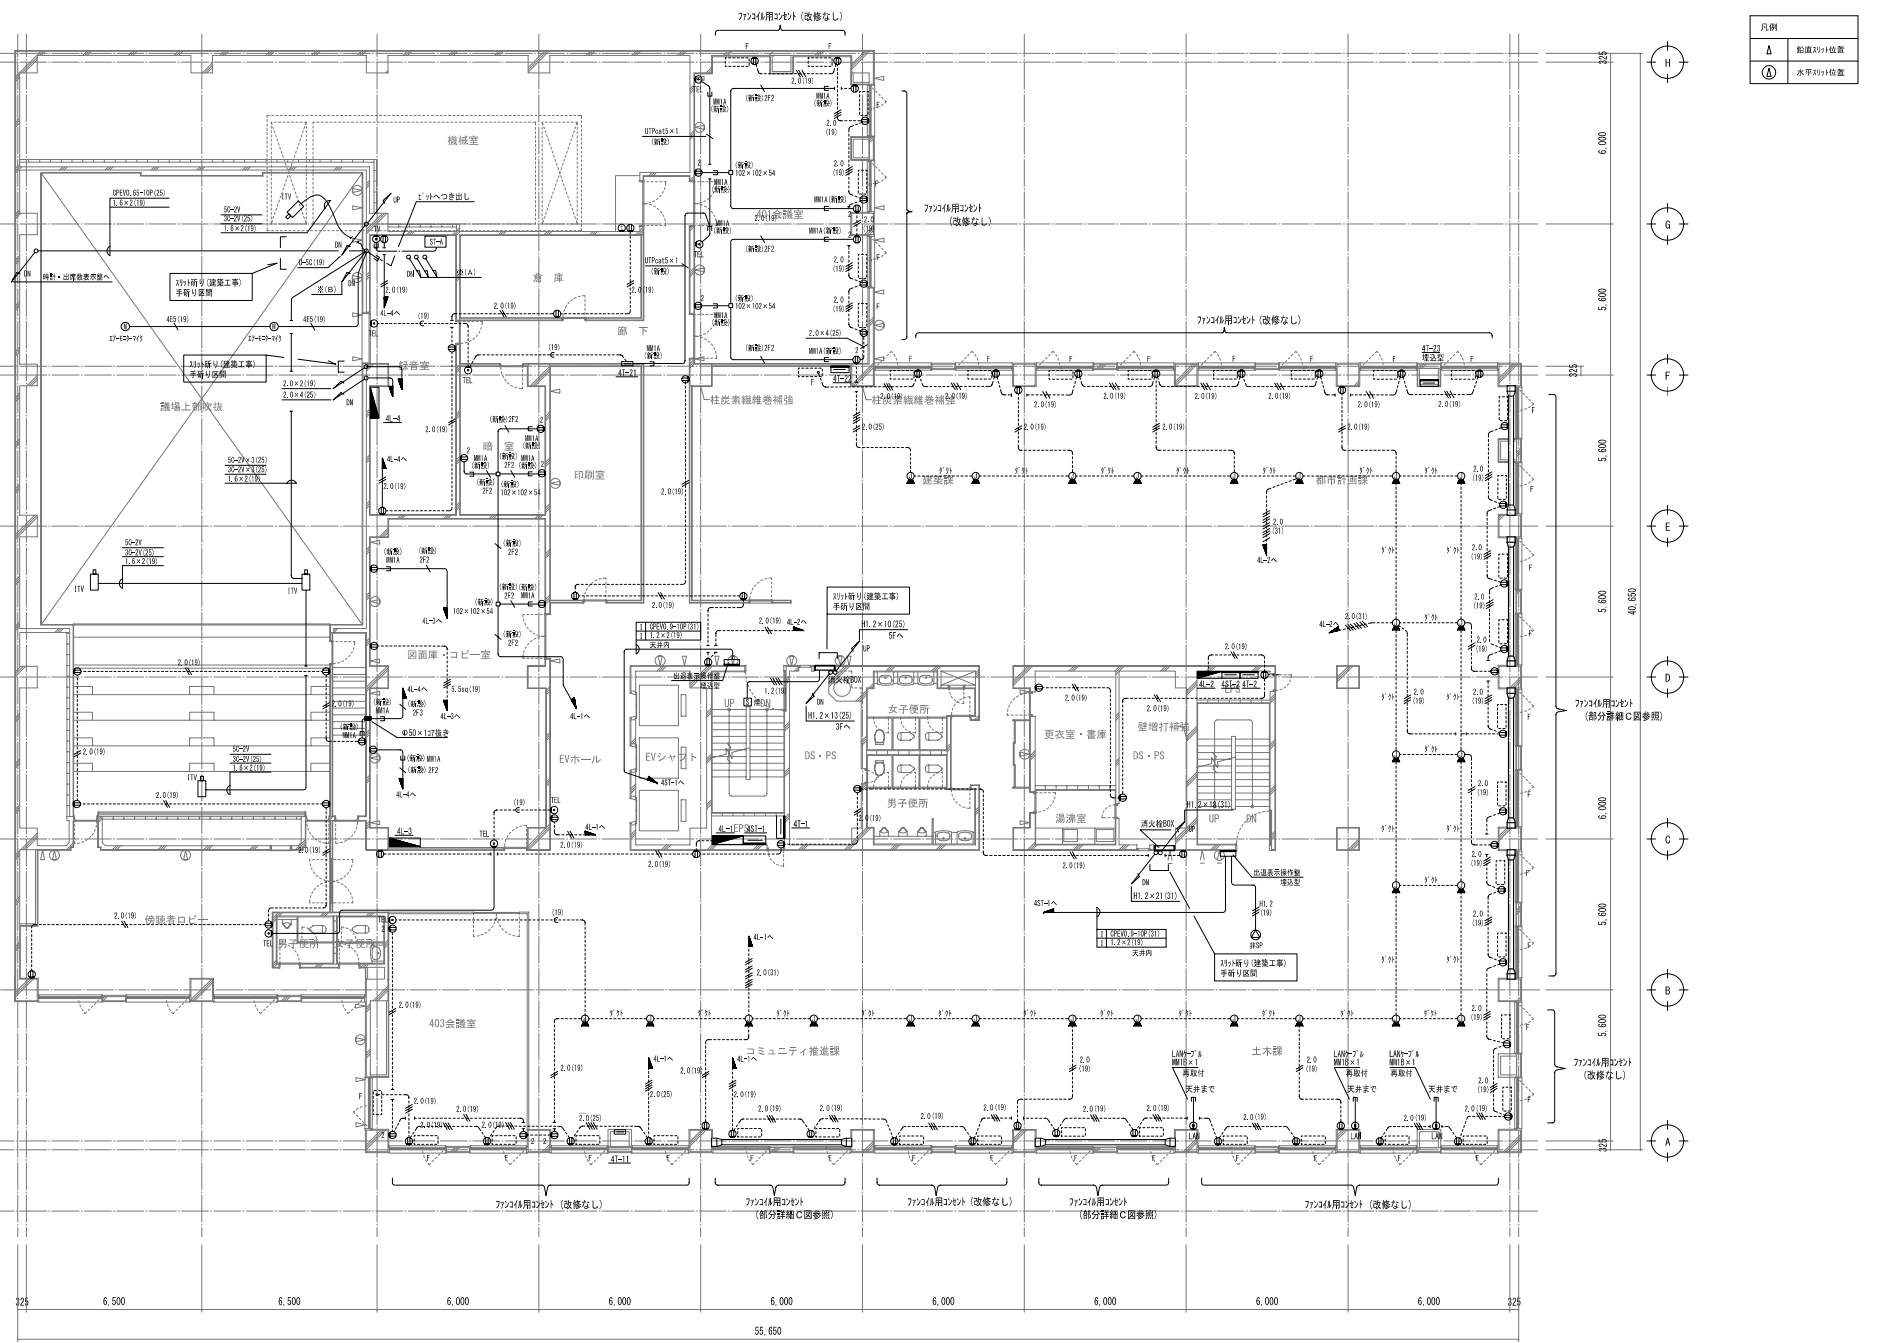

凡例	
	鉛直スリット位置
	水平スリット位置

特記なき配線配管は下記による(既存設備)	
㊦	埋込コンセント 2P15A×1 金属プレート付
㊦2	埋込コンセント 2P15A×2 金属プレート付
㊦E	埋込コンセント 2P15A×3E付 金属プレート付
㊦	埋込コンセント 3P15A×1 抜止メ式 金属プレート付
㊦	弱電用 ジャンクションボックス 金属プレート付
㊦	弱電用 ジャンクションボックス 金属プレート付
㊦	弱電用(TEL)ジャンクションボックス /スル金属プレート付
㊦	弱電用(情報) cat5 金属プレート付
㊦2	フロアコンセント 2P15A×2
㊦	フロア弱電用ジャンクションボックス (TEL)
㊦	フロア弱電用ジャンクションボックス (インターホン)
㊦	フロアダクト用ジャンクションボックス (コンセント及び電話)
㊦	フロア埋込P.BOX (床内配線用)
㊦	フロッグ (機械設備) 電源立上げ OB102×44C付
㊦	金属モール A型 コーナ-BOX付 露出モールBOX1P付
㊦	金属モール B型 コーナ-BOX付 露出モールBOX1P付
㊦	金属モール A型 コーナ-BOX付 露出モールBOX1P付



特記なき配線配管は下記による(既存設備)	
.....	コンセント 2.0×2(19) 床いんべい
.....	コンセント 2.0×2(19) 床いんべい
.....	コンセント 2.0×3(19) 床いんべい
.....	コンセント 2.0×5(25) 床いんべい
.....	弱電 床いんべい
.....	弱電 床いんべい
.....	弱電 床いんべい

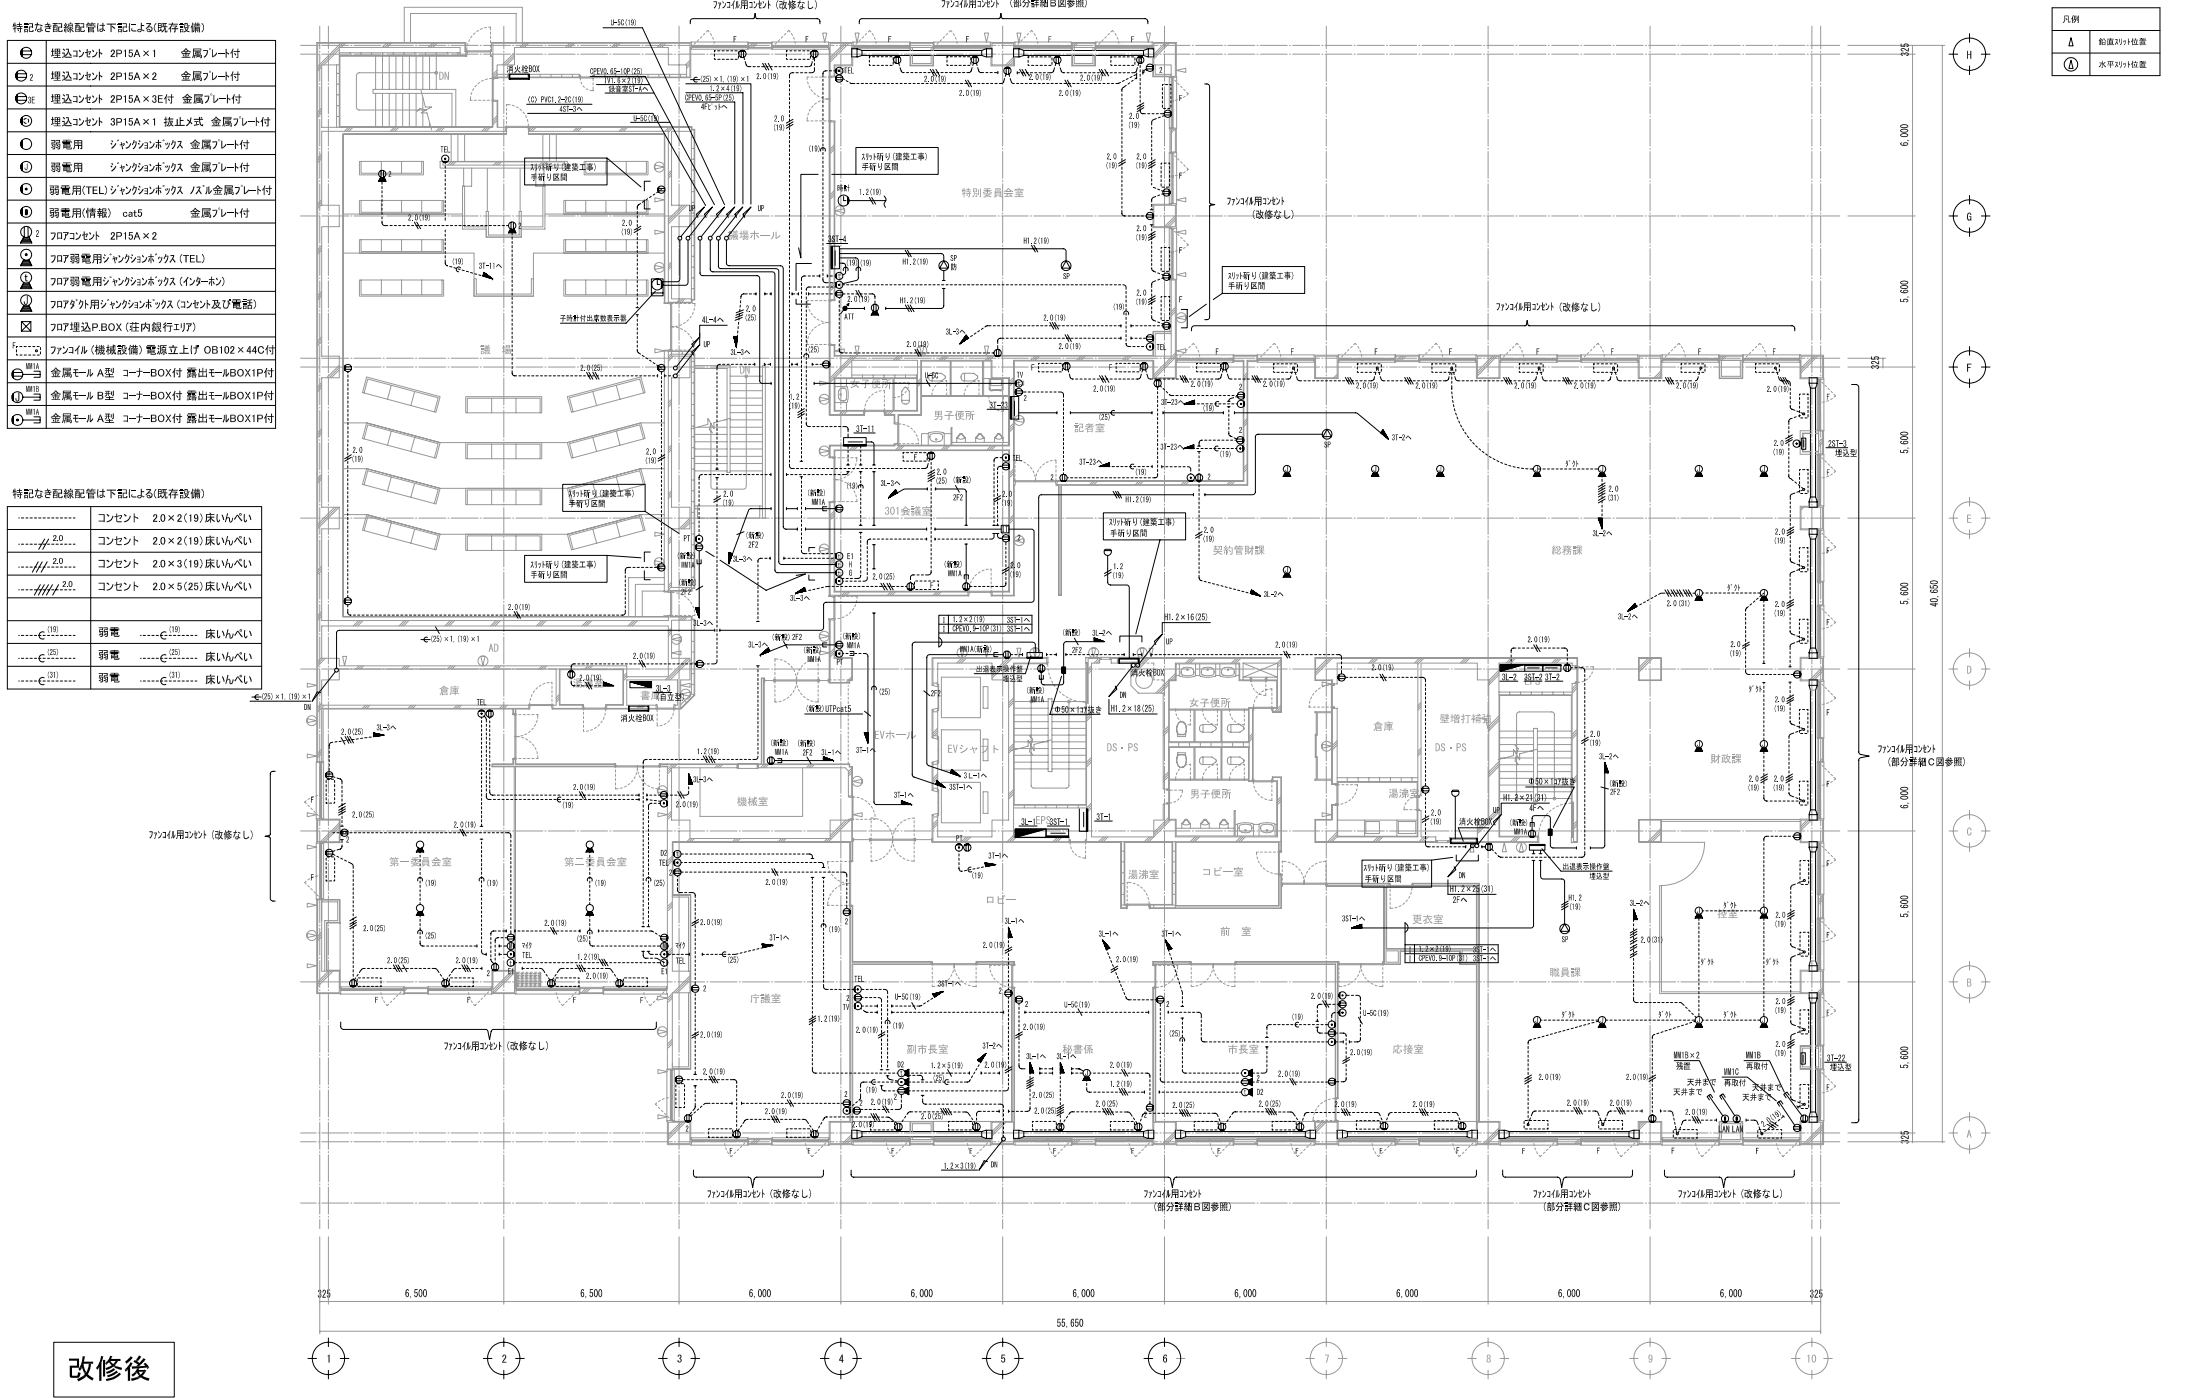


改修後

竣工年月日		設計者		年月日		担当		主査		監査補佐		監査		総務責任者 主任技術者		DATE		FROM NO		FROM TITLE	
竣工年月日		設計者		年月日		担当		主査		監査補佐		監査		総務責任者 主任技術者		2017 . 2				新潟市本庁舎耐震補強工事 (電気設備)	
監修者		設計承認者		年月日		担当		主査		監査補佐		監査		総務責任者 主任技術者		CHECK				DWC TITLE	
監修者		設計承認者		年月日		担当		主査		監査補佐		監査		総務責任者 主任技術者						改修後 3階コンセント・電話配管・自動火災報知	
竣工年月日		設計者		年月日		担当		主査		監査補佐		監査		総務責任者 主任技術者						・放送設備平面図	
																				A1:1/100 SCALE A3:1/200	
																				E 21	




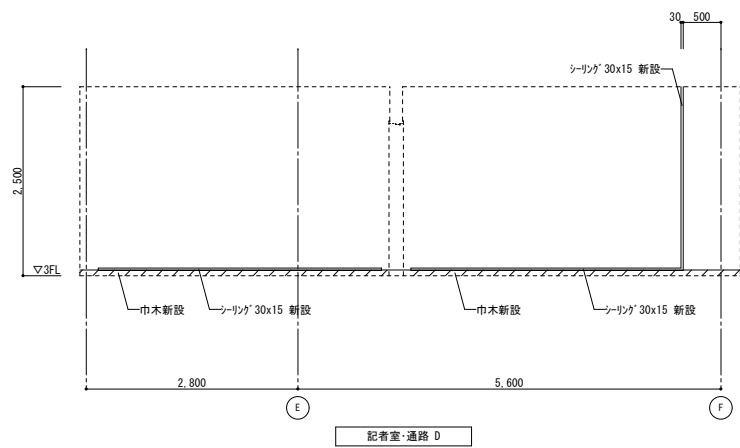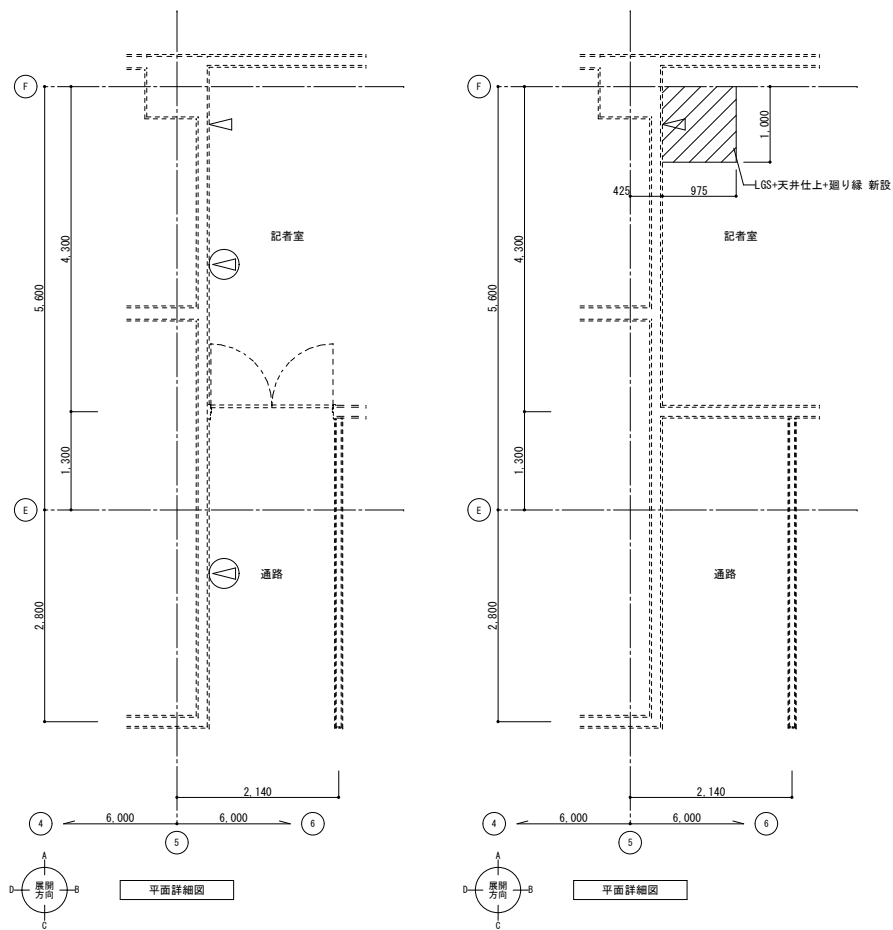

室 名	3階通路	室 名	3階記者室
床	長尺塩ビシート t2.0	床	長尺塩ビシート t2.0
巾 木	77巾木 H-75	巾 木	77巾木 H-75
壁	タタミ t25+EP	壁	タタミ t25+EP
天 井	石膏板・f・t9.0+岩綿吸音板 t9.0	天 井	石膏板・f・t9.0+岩綿吸音板 t9.0
廻り縁	塩ビ	廻り縁	塩ビ
備 考		備 考	

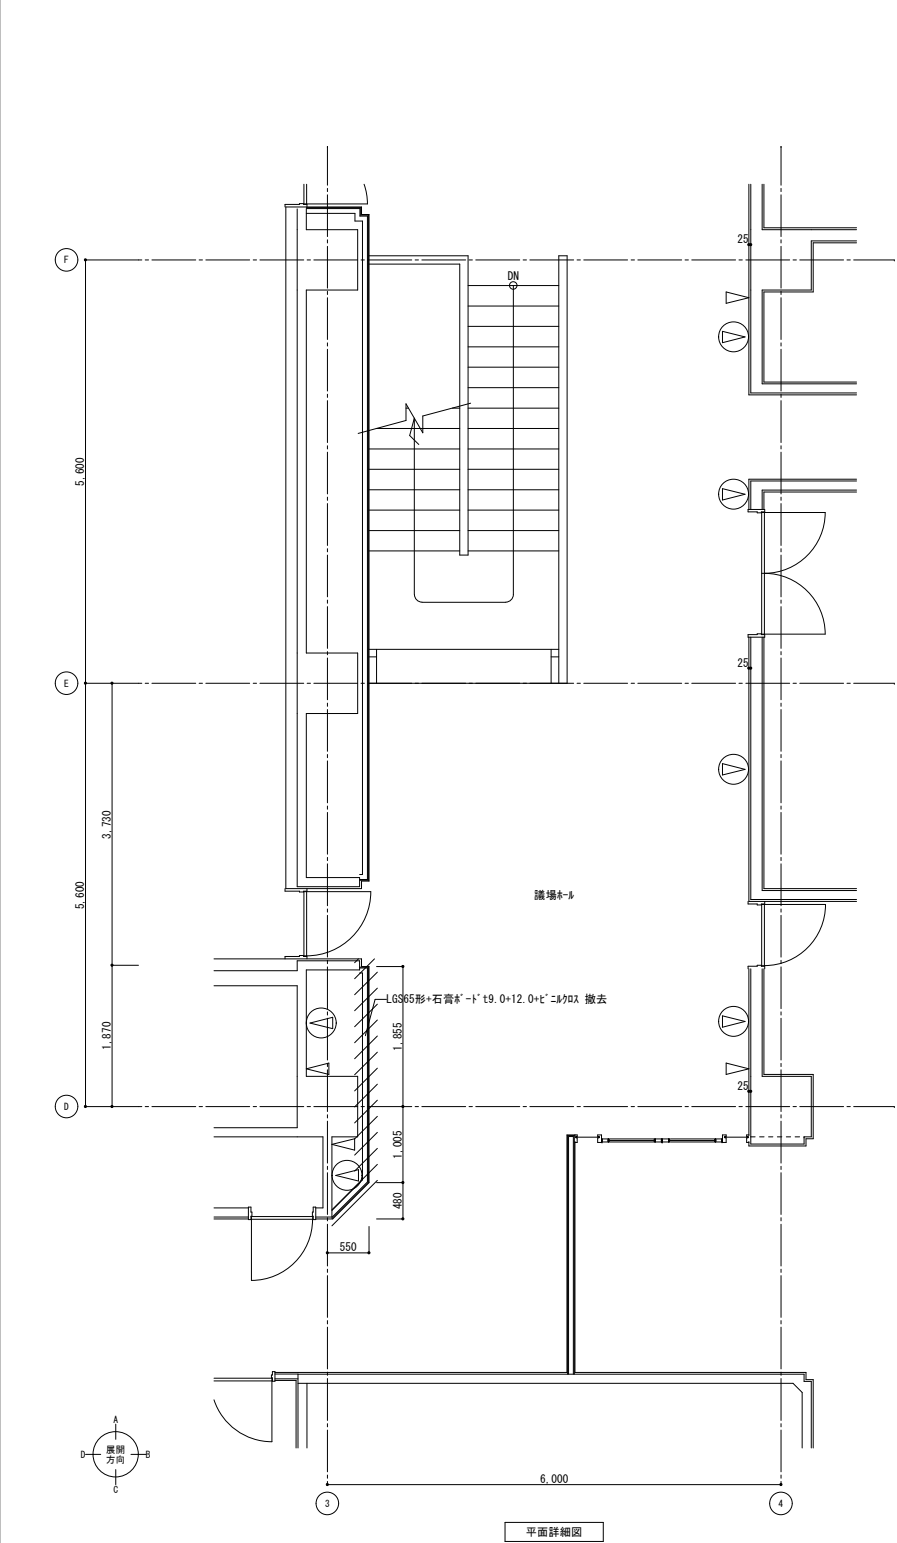


平面詳細図

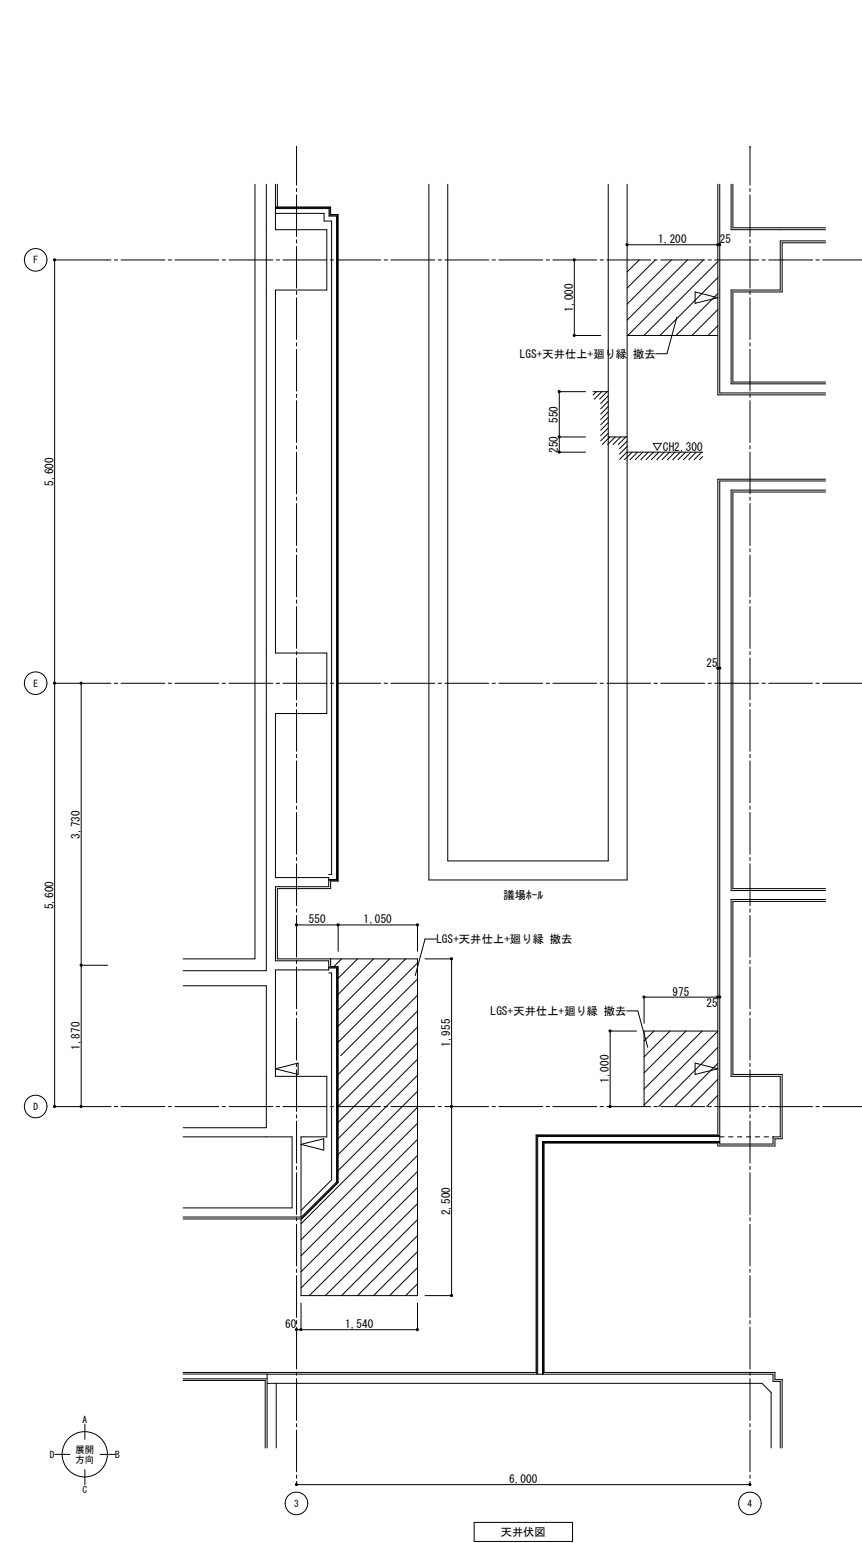


天井伏図

室 名	3階講義ホール
床	杉材 t20+3ベイト敷き
巾 木	硬質ビニル巾木 H=75
壁	柱・壁 杉材 t25+ビニル貼付 LGS65形+石膏板 t19.0+t12.0+t12.0+石膏板
天 井	石膏板 t19.0+特殊岩綿吸音板 t19.0
廻り縁	塩ビ
備 考	

凡例	
C	コンクリート
M	モルタル
Δ	スリット位置
Ⓐ	水平スリット位置

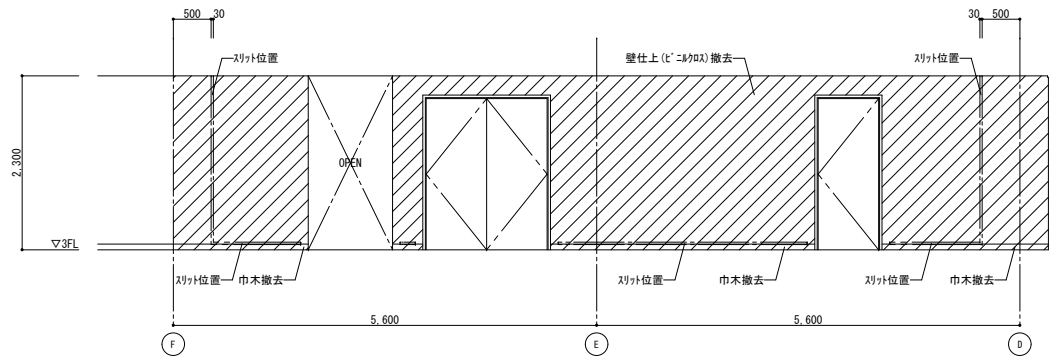

講義ホール B

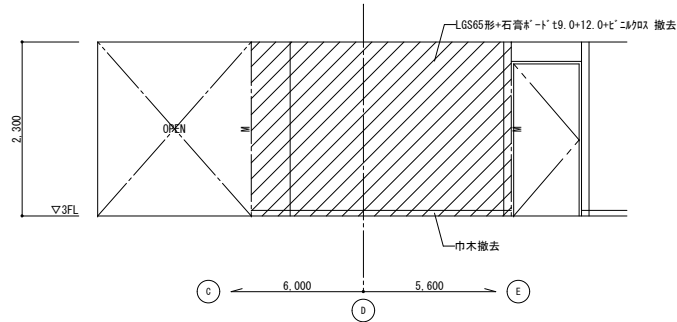

講義ホール D

竣工年月日	..	..	
竣工年月日	..	..	
監理者印	..	..	
施工者印	..	..	

年	月	日	担当	主査	課長補佐	課長

総括責任者	主任技術者



ブレinstaff株式会社
〒997-0861 山形県鶴岡市桜新町8-33 TEL. 0235-24-5510 FAX. 0235-23-9565
一級建築士事務所山形県登録(1105)第1110号 一級建築士登録 第193752号 後藤 正

DATE	2017. 2.
CHECK	

PROJ. NO	
PROJ. TITLE	鶴岡市本庁舎耐震補強工事
DWG. TITLE	既存平面詳細図、展開図(4/2)

A	95
---	----

凡例	
C	コンクリートカッター
M	モルタルカッター
△	スリット位置
⊙	水平スリット位置

  


年 月 日	担当	主査		課長補佐	課長
鶴岡市建設部建築課 設計承認済					


総括責任者	主任技術者

〒997-0861 山形県鶴岡市桜新町8-33 一級建築士事務所山形県登録(1105)第1110号
TEL. 0235-24-5510 FAX. 0235-23-9565 一級建築士登録 第193752号 後藤 正



A / 96

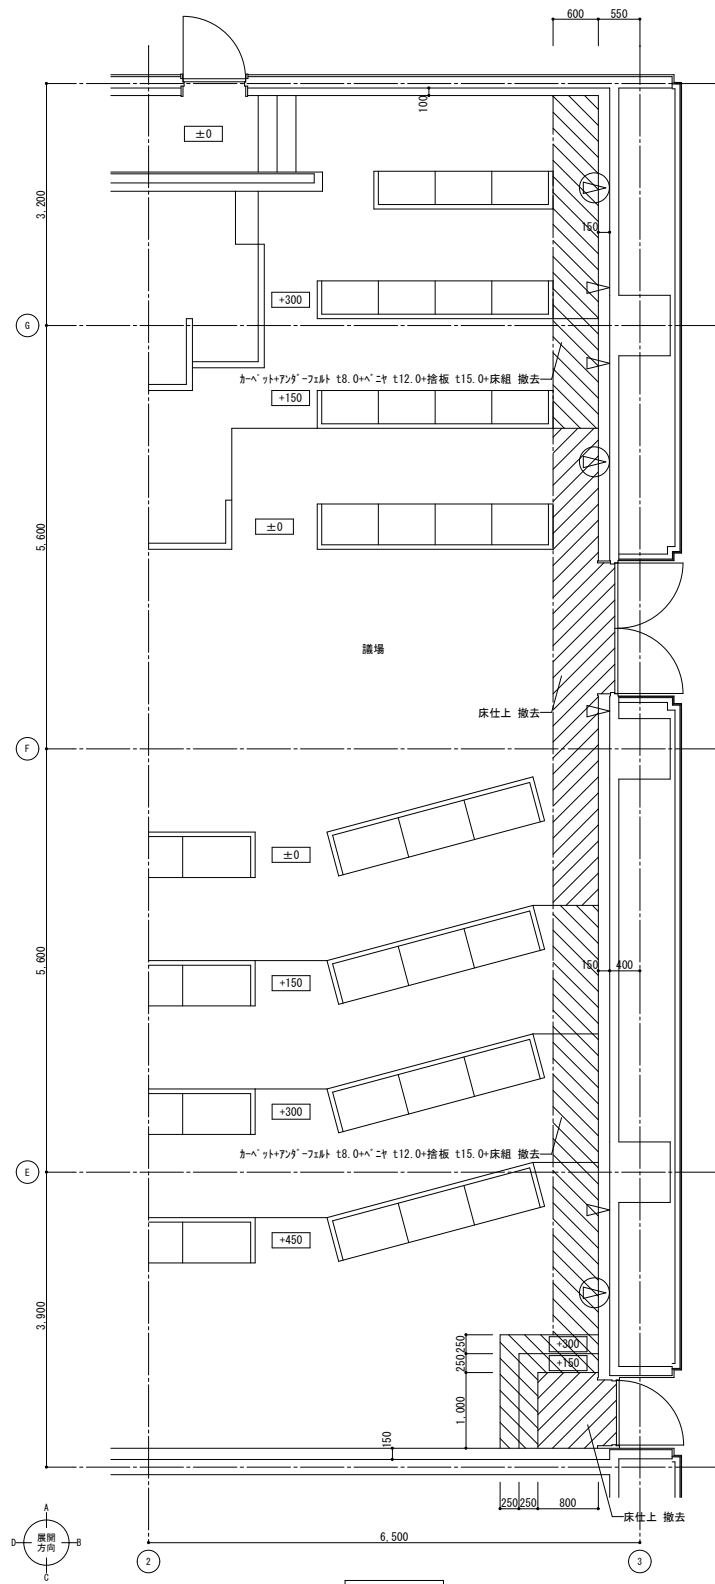

平面詳細図

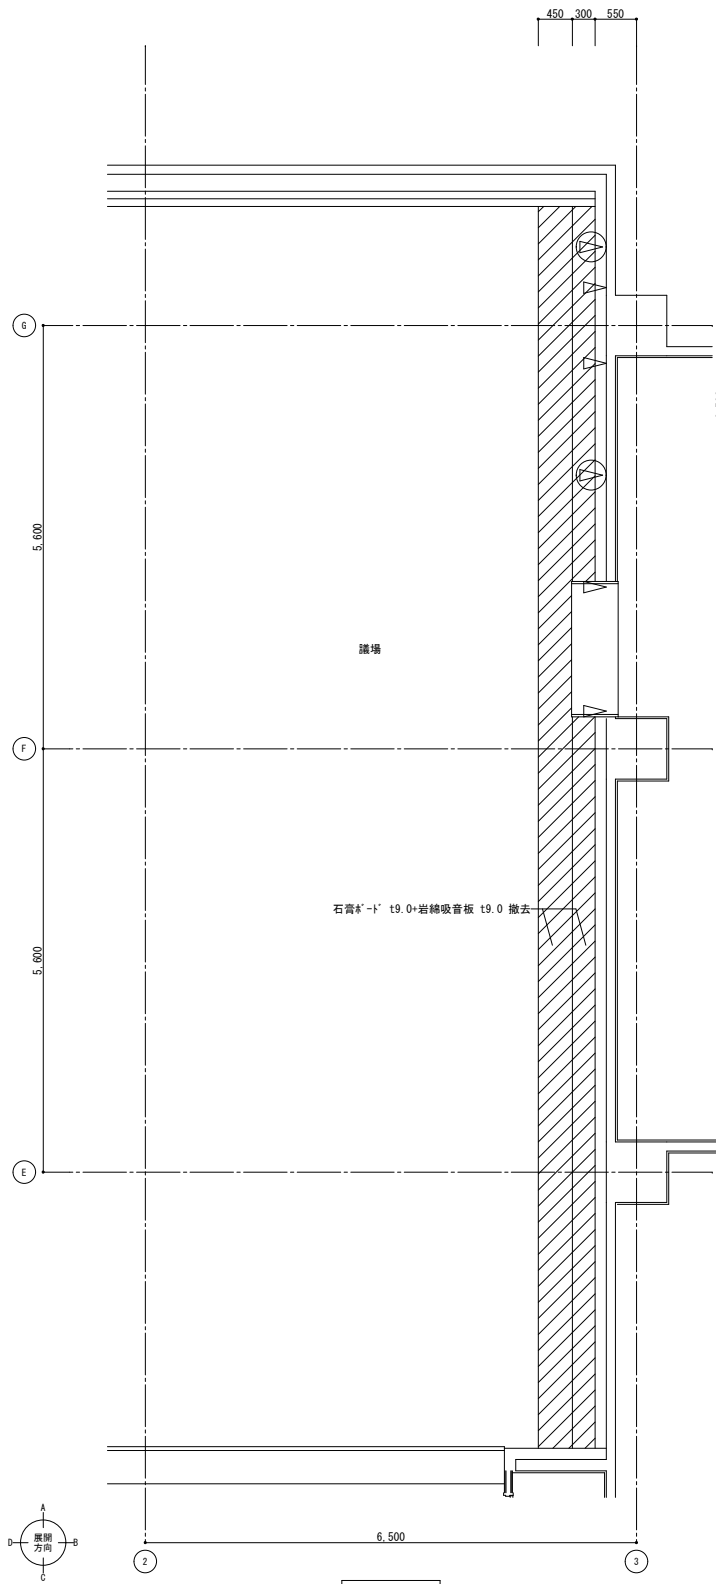

平面詳細図

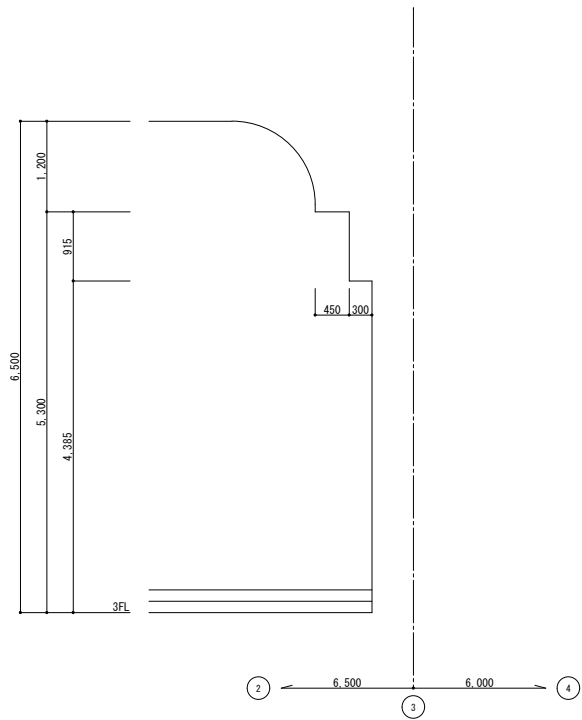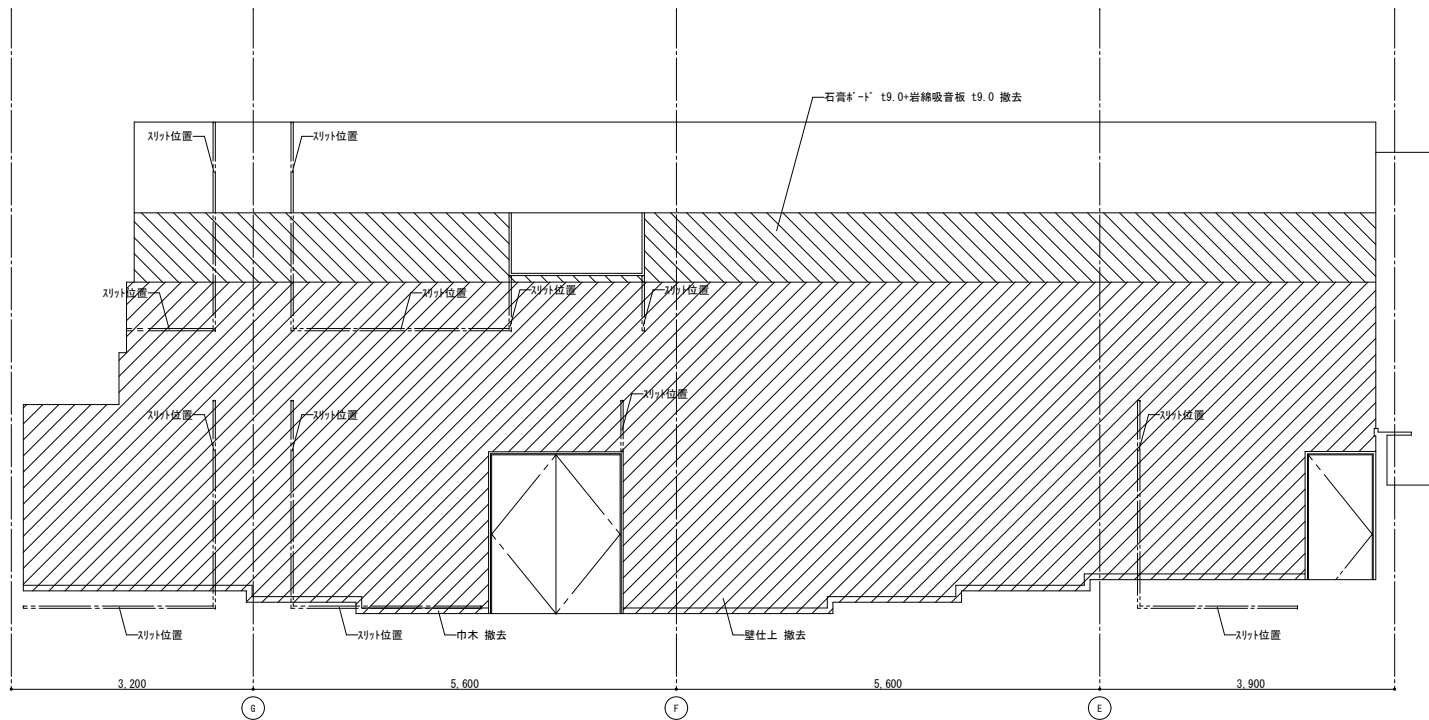

凡例	
C	コンクリート
M	砂利
△	スリット位置
①	水平スリット位置

室名	3階ラウンジ
床	杉板 t20+カーペット敷き
巾木	木製巾木 H=75
壁	石膏ボード t9.0+t12.0+天然木目シート貼り
天井	石膏ボード t9.0+特殊岩綿吸音板 t19.0
廻り縁	塩ビ
備考	

竣工年月日	..	..	
竣工年月日	..	..	
監理者印	..	..	
施工者印	..	..	

年	月	日	担当	主査	課長補佐	課長
			鶴岡市建設部建築課			
			設計承認済			

総括責任者	主任技術者




 プレンスタッフ株式会社

〒997-0861 山形県鶴岡市桜新町8-33 一級建築士事務所山形県登録(1105)第1110号
TEL. 0235-24-5510 FAX. 0235-23-9565 一級建築士登録 第193752号 後藤 正

DATE	PROJ. NO
2017 . 2 .	
CHECK	
..	..

PROJ. TITLE	鶴岡市本庁舎耐震補強工事
DWG. TITLE	既存平面詳細図、展開図(4/3)

A1:50
SCALE A3:100

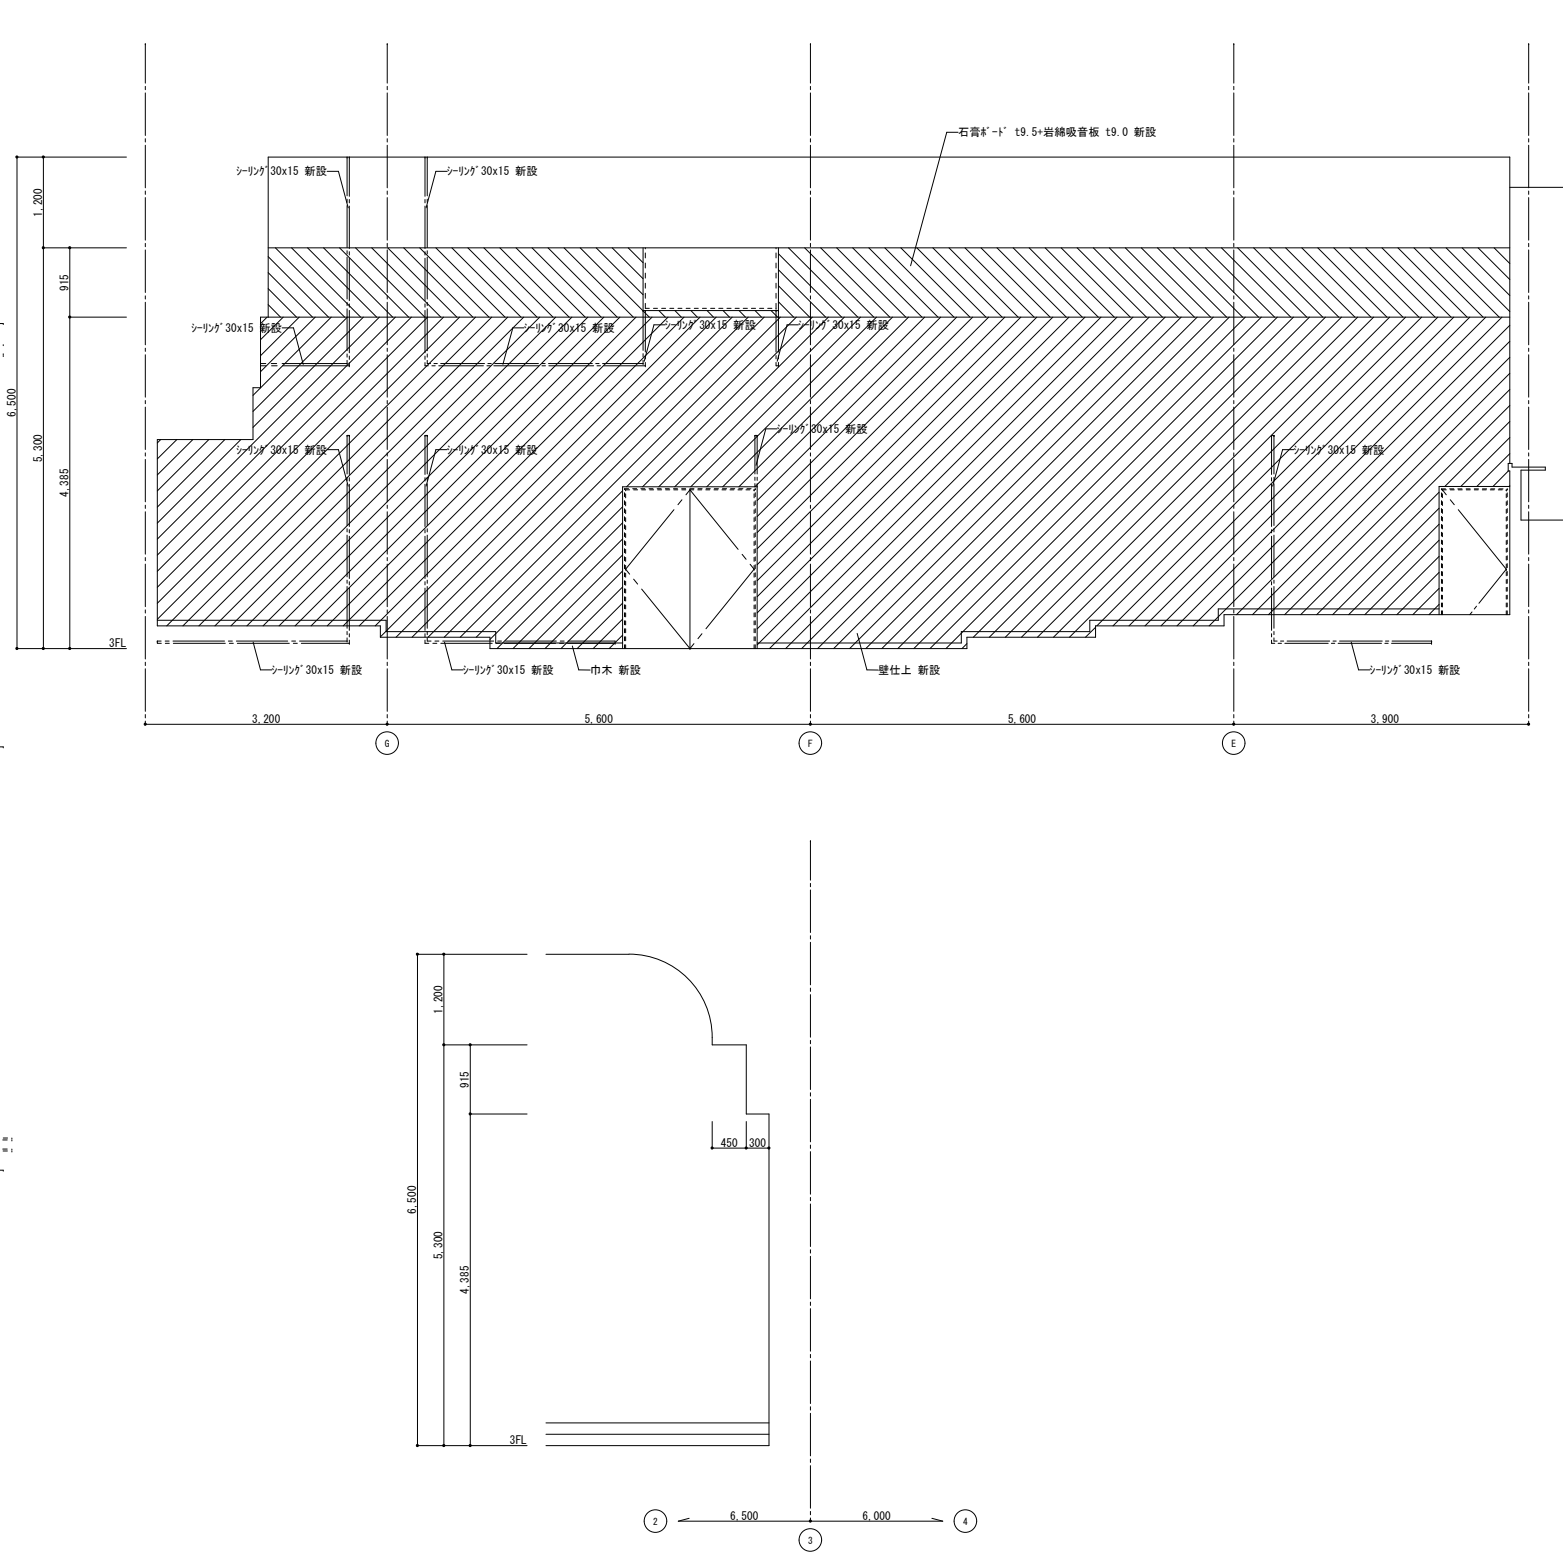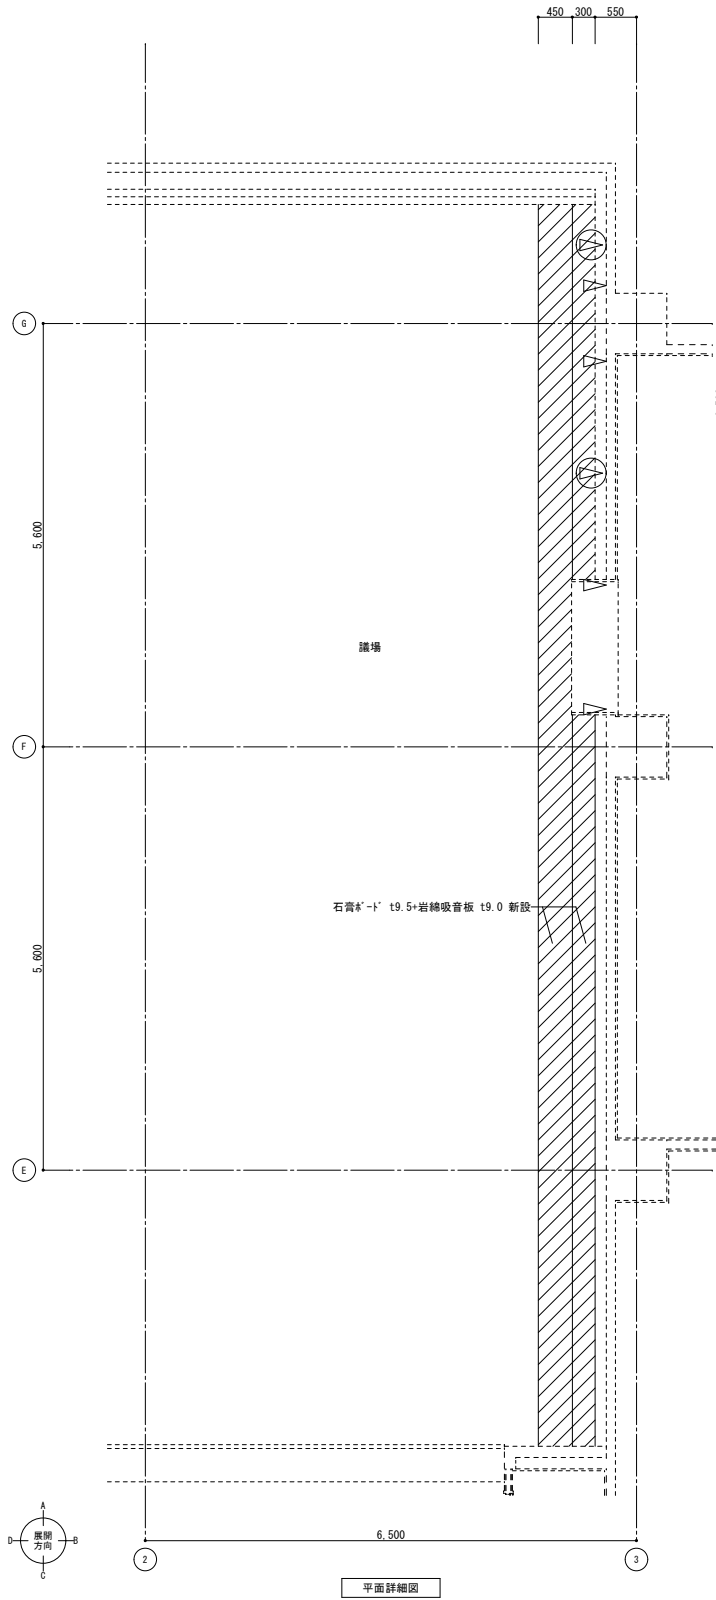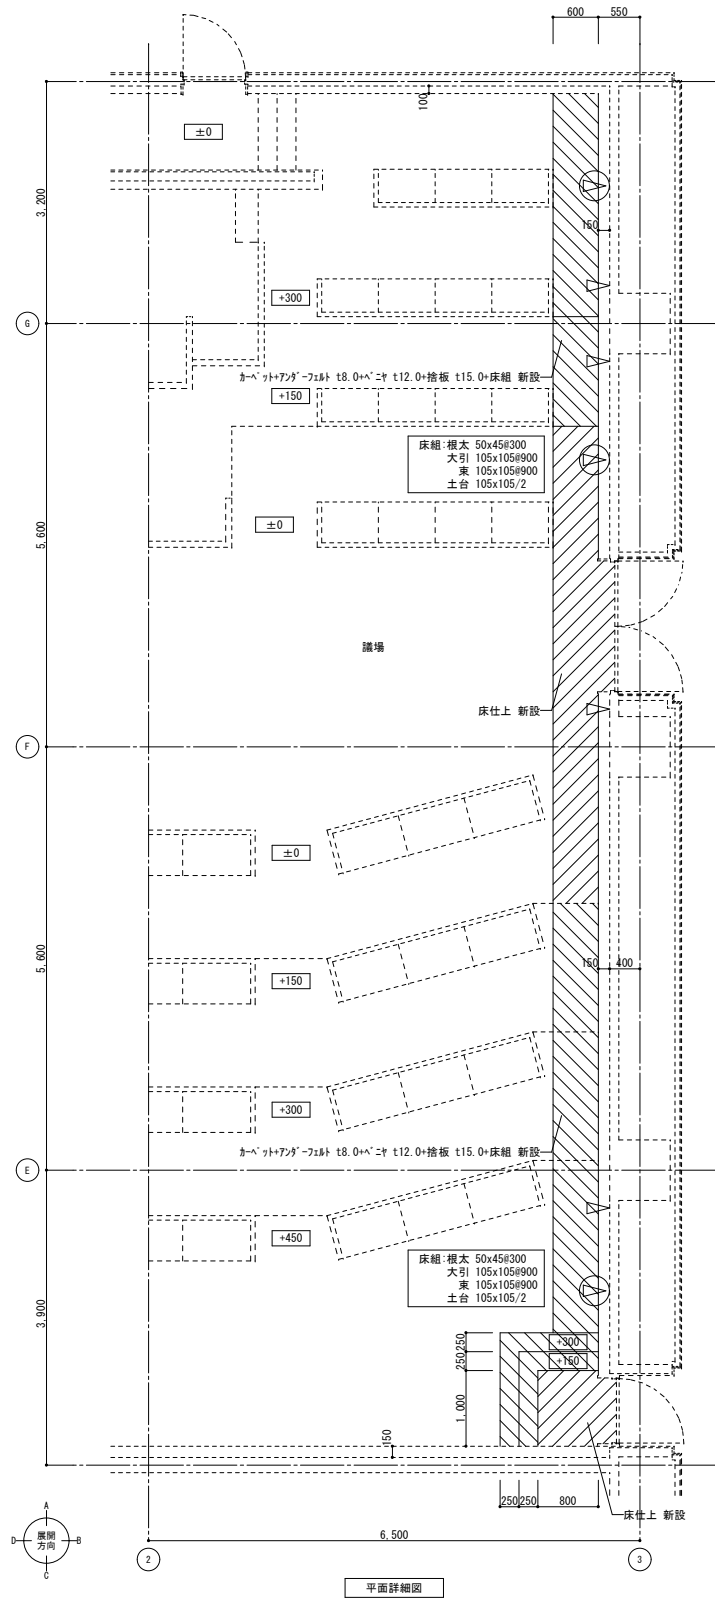

凡例	
C	コンクリート
M	モルタル
△	スリット位置
Ⓐ	水平スリット位置

室名	3階リビング
床	杉材 t20+タタミ t13.0
巾木	木製巾木 H=75+CL
壁	石膏ボード t9.0+t12.0+印刷化粧紙
天井	石膏ボード t9.0+岩綿吸音板 t19.0
廻り縁	塩ビ
備考	

竣工年月日	..	..	
竣工年月日	..	..	
監理者印	..	..	
監理者印	..	..	
監理者印	..	..	

年	月	日	担当	主査	課長補佐	課長

総括責任者	主任技術者

 ブレンスタッフ株式会社	
〒997-0861 山形県鶴岡市桜新町8-33	一級建築士事務所山形県登録(1105)第1110号
TEL. 0235-24-5510 FAX. 0235-23-9565	一級建築士登録 第193752号 後藤 正

DATE	PROJ. NO
2017 . 2 .	
CHECK	
..	..

PROJ. TITLE	鶴岡市本庁舎耐震補強工事
DWG. TITLE	改修平面詳細図、展開図 (4/3)

A1:50
SCALE A3:100